


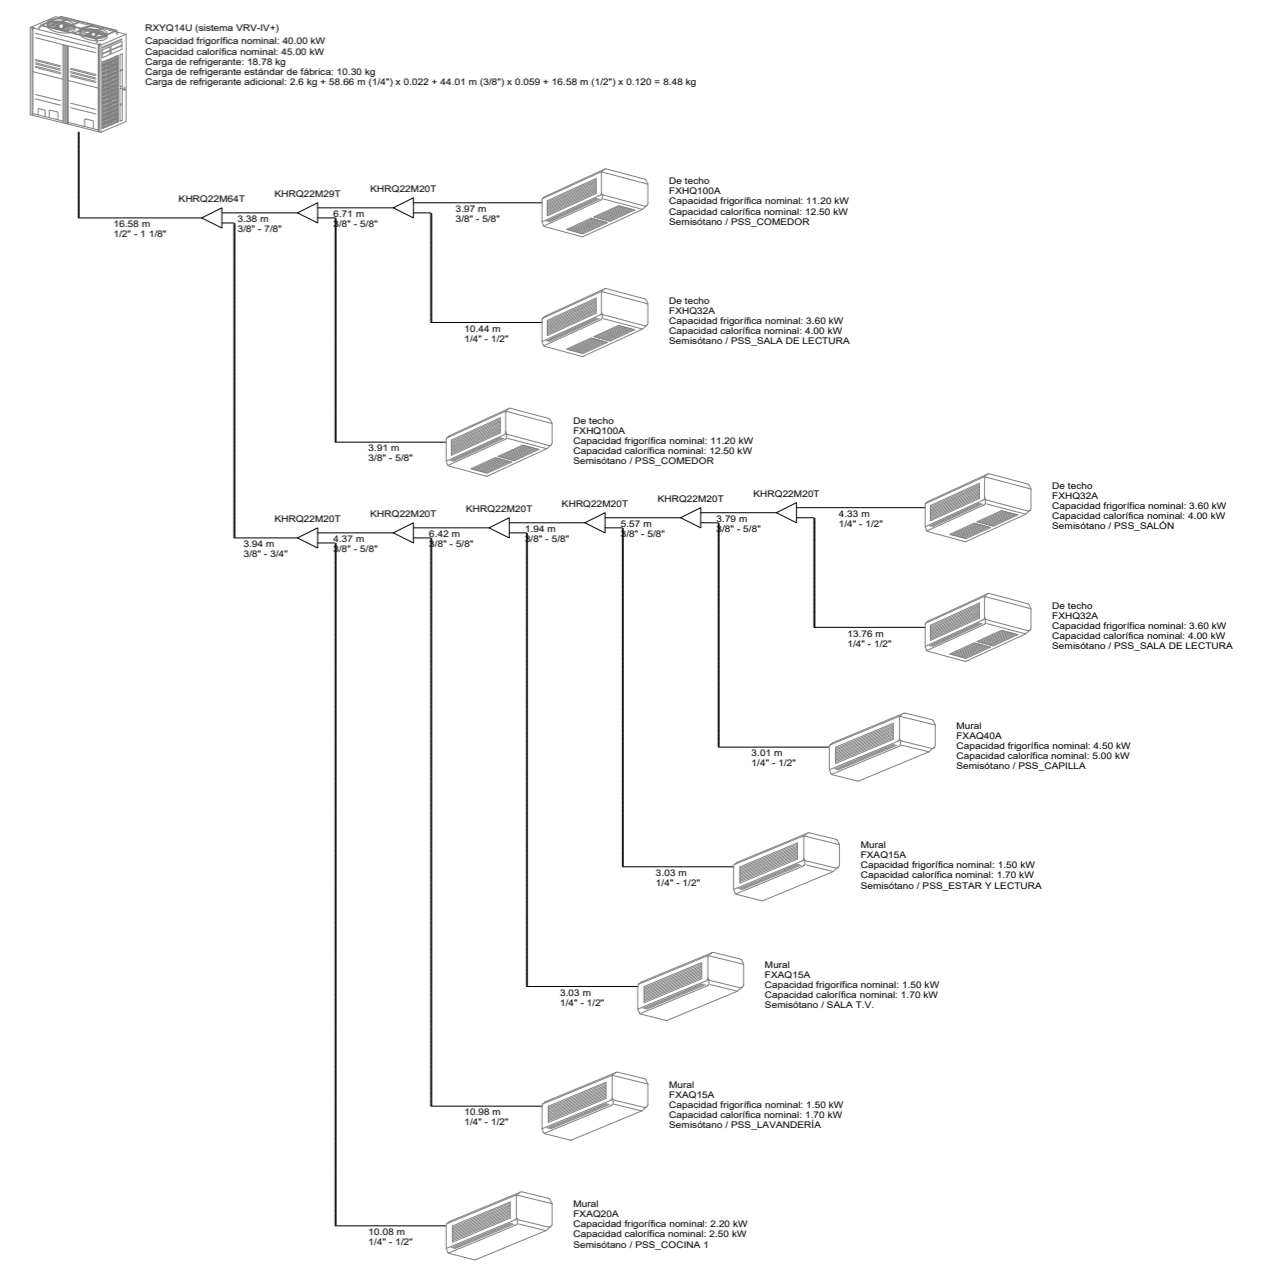

**ESQUEMA SISTEMA VRV
PLANTA SEMISÓTANO**



Leyenda	
	Línea frigorífica, tramo horizontal
	Línea frigorífica, tramo vertical
	Tubería red de condensados. Material PVC
	Sistema VRV Unidad interior, split de pared
	Sistema VRV Unidad interior, split de techo
	Sistema VRV Unidad exterior

HERMANDAD DE SACERDOTES OPERARIOS DIOCESANOS

ACTUACIONES DE REPARACIONES Y MEJORAS EN EL CENTRO DE FORMACION DE SACERDOTES EN C/ SAN AMBROSIO C/V CUESTA DE LA ENCARNACION. SALAMANCA

PLANO:
INSTALACION DE CLIMATIZACION. REFRIGERACION
PLANTA SEMISOTANO

Nº:
I-CLI 01

ESCALA: 1/100

FECHA: SEPTIEMBRE-2021


HERMANDAD DE SACERDOTES OPERARIOS DIOCESANOS

JUAN DE DIOS DE LA HOZ MARTINEZ


PROPIEDAD

ARQUITECTO

EL PRESENTE DOCUMENTO ES COPIA DE SU ORIGINAL DEL QUE ES AUTOR D. JUAN DE DIOS DE LA HOZ MARTINEZ Y LA PROPIEDAD INTELECTUAL DEL MISMO ES ÚNICA Y EXCLUSIVA DE SU AUTOR. SU UTILIZACION O CESION A TERCEROS, REQUERIRÁ LA PREVIA AUTORIZACION EXPRESA DE SU AUTOR. SE PROHIBE CUALQUIER COPIA O MODIFICACION DEL MISMO, ASÍ COMO SU REPRODUCCION, DUPLICACION, DISTRIBUCION, VENTA O CUALQUIER EXPLOTACION CON FINES COMERCIALES O NO. IGUALMENTE, TODOS LOS CONTENIDOS DEL DOCUMENTO ESTAN PROTEGIDOS POR LAS LEYES NACIONALES O INTERNACIONALES DE PROPIEDAD INTELECTUAL.

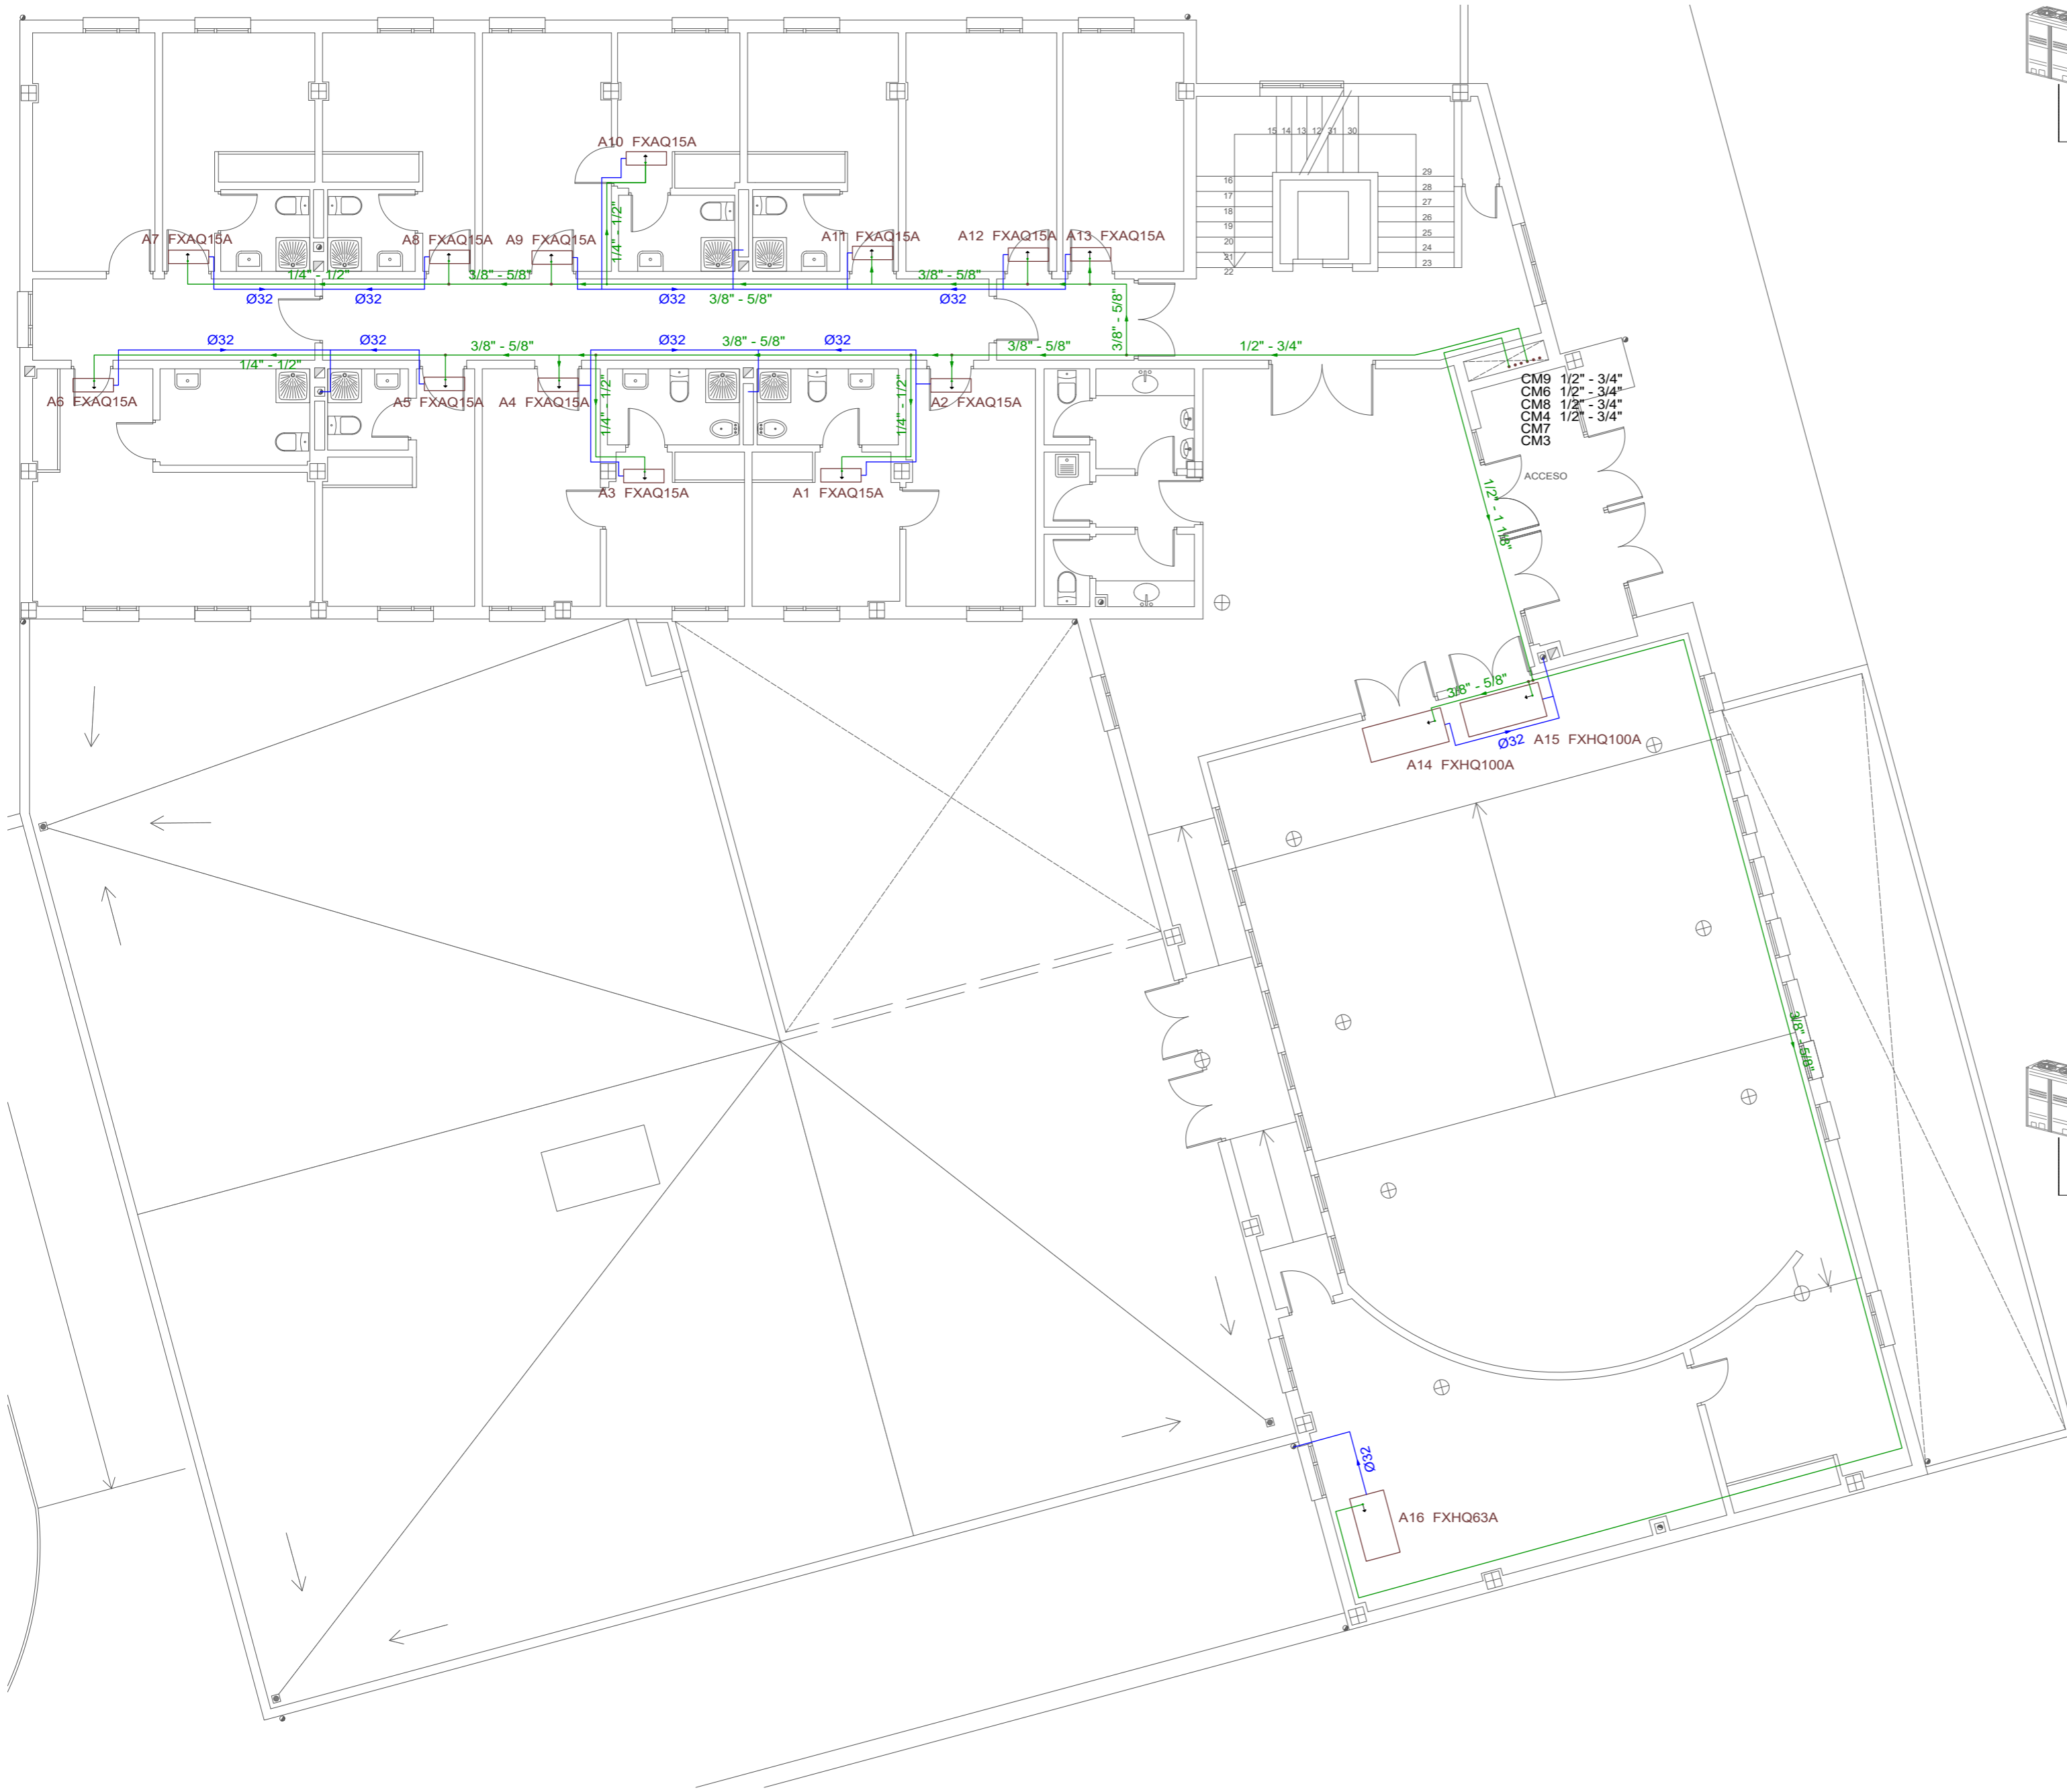

**ESQUEMA SISTEMA VRV
PLANTA BAJA**

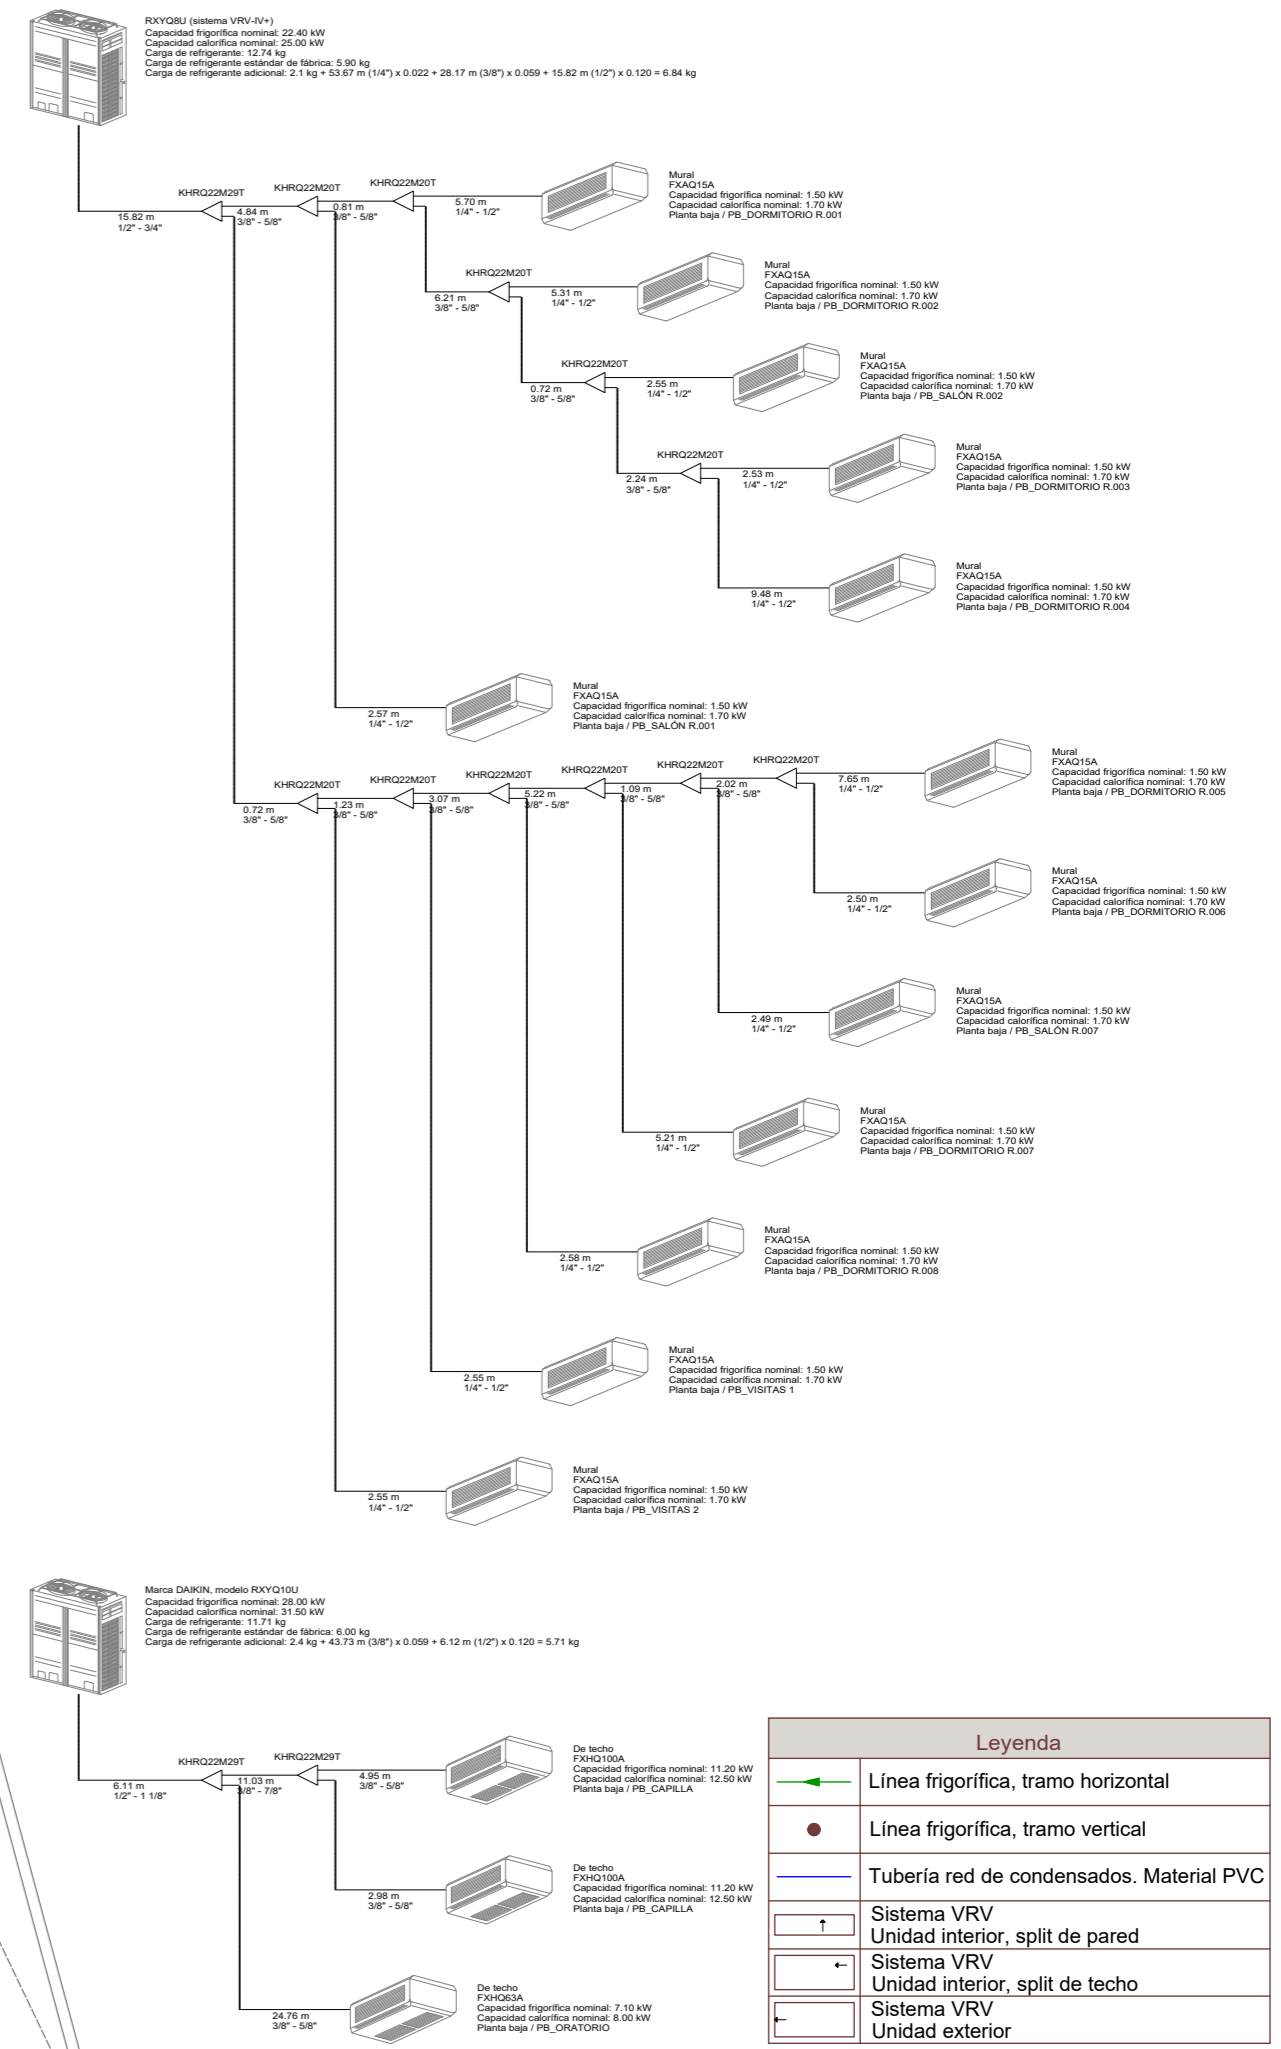

Leyenda	
	Línea frigorífica, tramo horizontal
	Línea frigorífica, tramo vertical
	Tubería red de condensados. Material PVC
	Sistema VRV Unidad interior, split de pared
	Sistema VRV Unidad interior, split de techo
	Sistema VRV Unidad exterior

**ACTUACIONES DE REPARACIONES Y MEJORAS EN EL CENTRO
DE FORMACION DE SACERDOTES EN C/ SAN AMBROSIO
C/V CUESTA DE LA ENCARNACION. SALAMANCA**

PLANO:
INSTALACION DE CLIMATIZACION. REFRIGERACION
PLANTA BAJA

ESCALA: 1/100

HERMANDAD DE SACERDOTES OPERARIOS DIOCESANOS

JUAN DE DIOS DE LA HOZ MARTINEZ


Nº:
I-CLI 02

FECHA: SEPTIEMBRE-2021

PROPIEDAD


ARQUITECTO

EL PRESENTE DOCUMENTO ES COPIA DE SU ORIGINAL DEL QUE ES AUTOR D. JUAN DE DIOS DE LA HOZ MARTINEZ Y LA PROPIEDAD INTELECTUAL DEL MISMO ES ÚNICA Y EXCLUSIVA DE SU AUTOR. SU UTILIZACION O CESION A TERCEROS, REQUERIRA LA PREVIA AUTORIZACION EXPRESA DE SU AUTOR. SE PROHIBE CUALQUIER COPIA O MODIFICACION DEL MISMO, ASI COMO SU REPRODUCCION, DUPLICACION, DISTRIBUCION, VENTA O CUALQUIER EXPLOTACION CON FINES COMERCIALES O NO. IGUALMENTE, TODOS LOS CONTENIDOS DEL DOCUMENTO ESTAN PROTEGIDOS POR LAS LEYES NACIONALES O INTERNACIONALES DE PROPIEDAD INTELECTUAL.

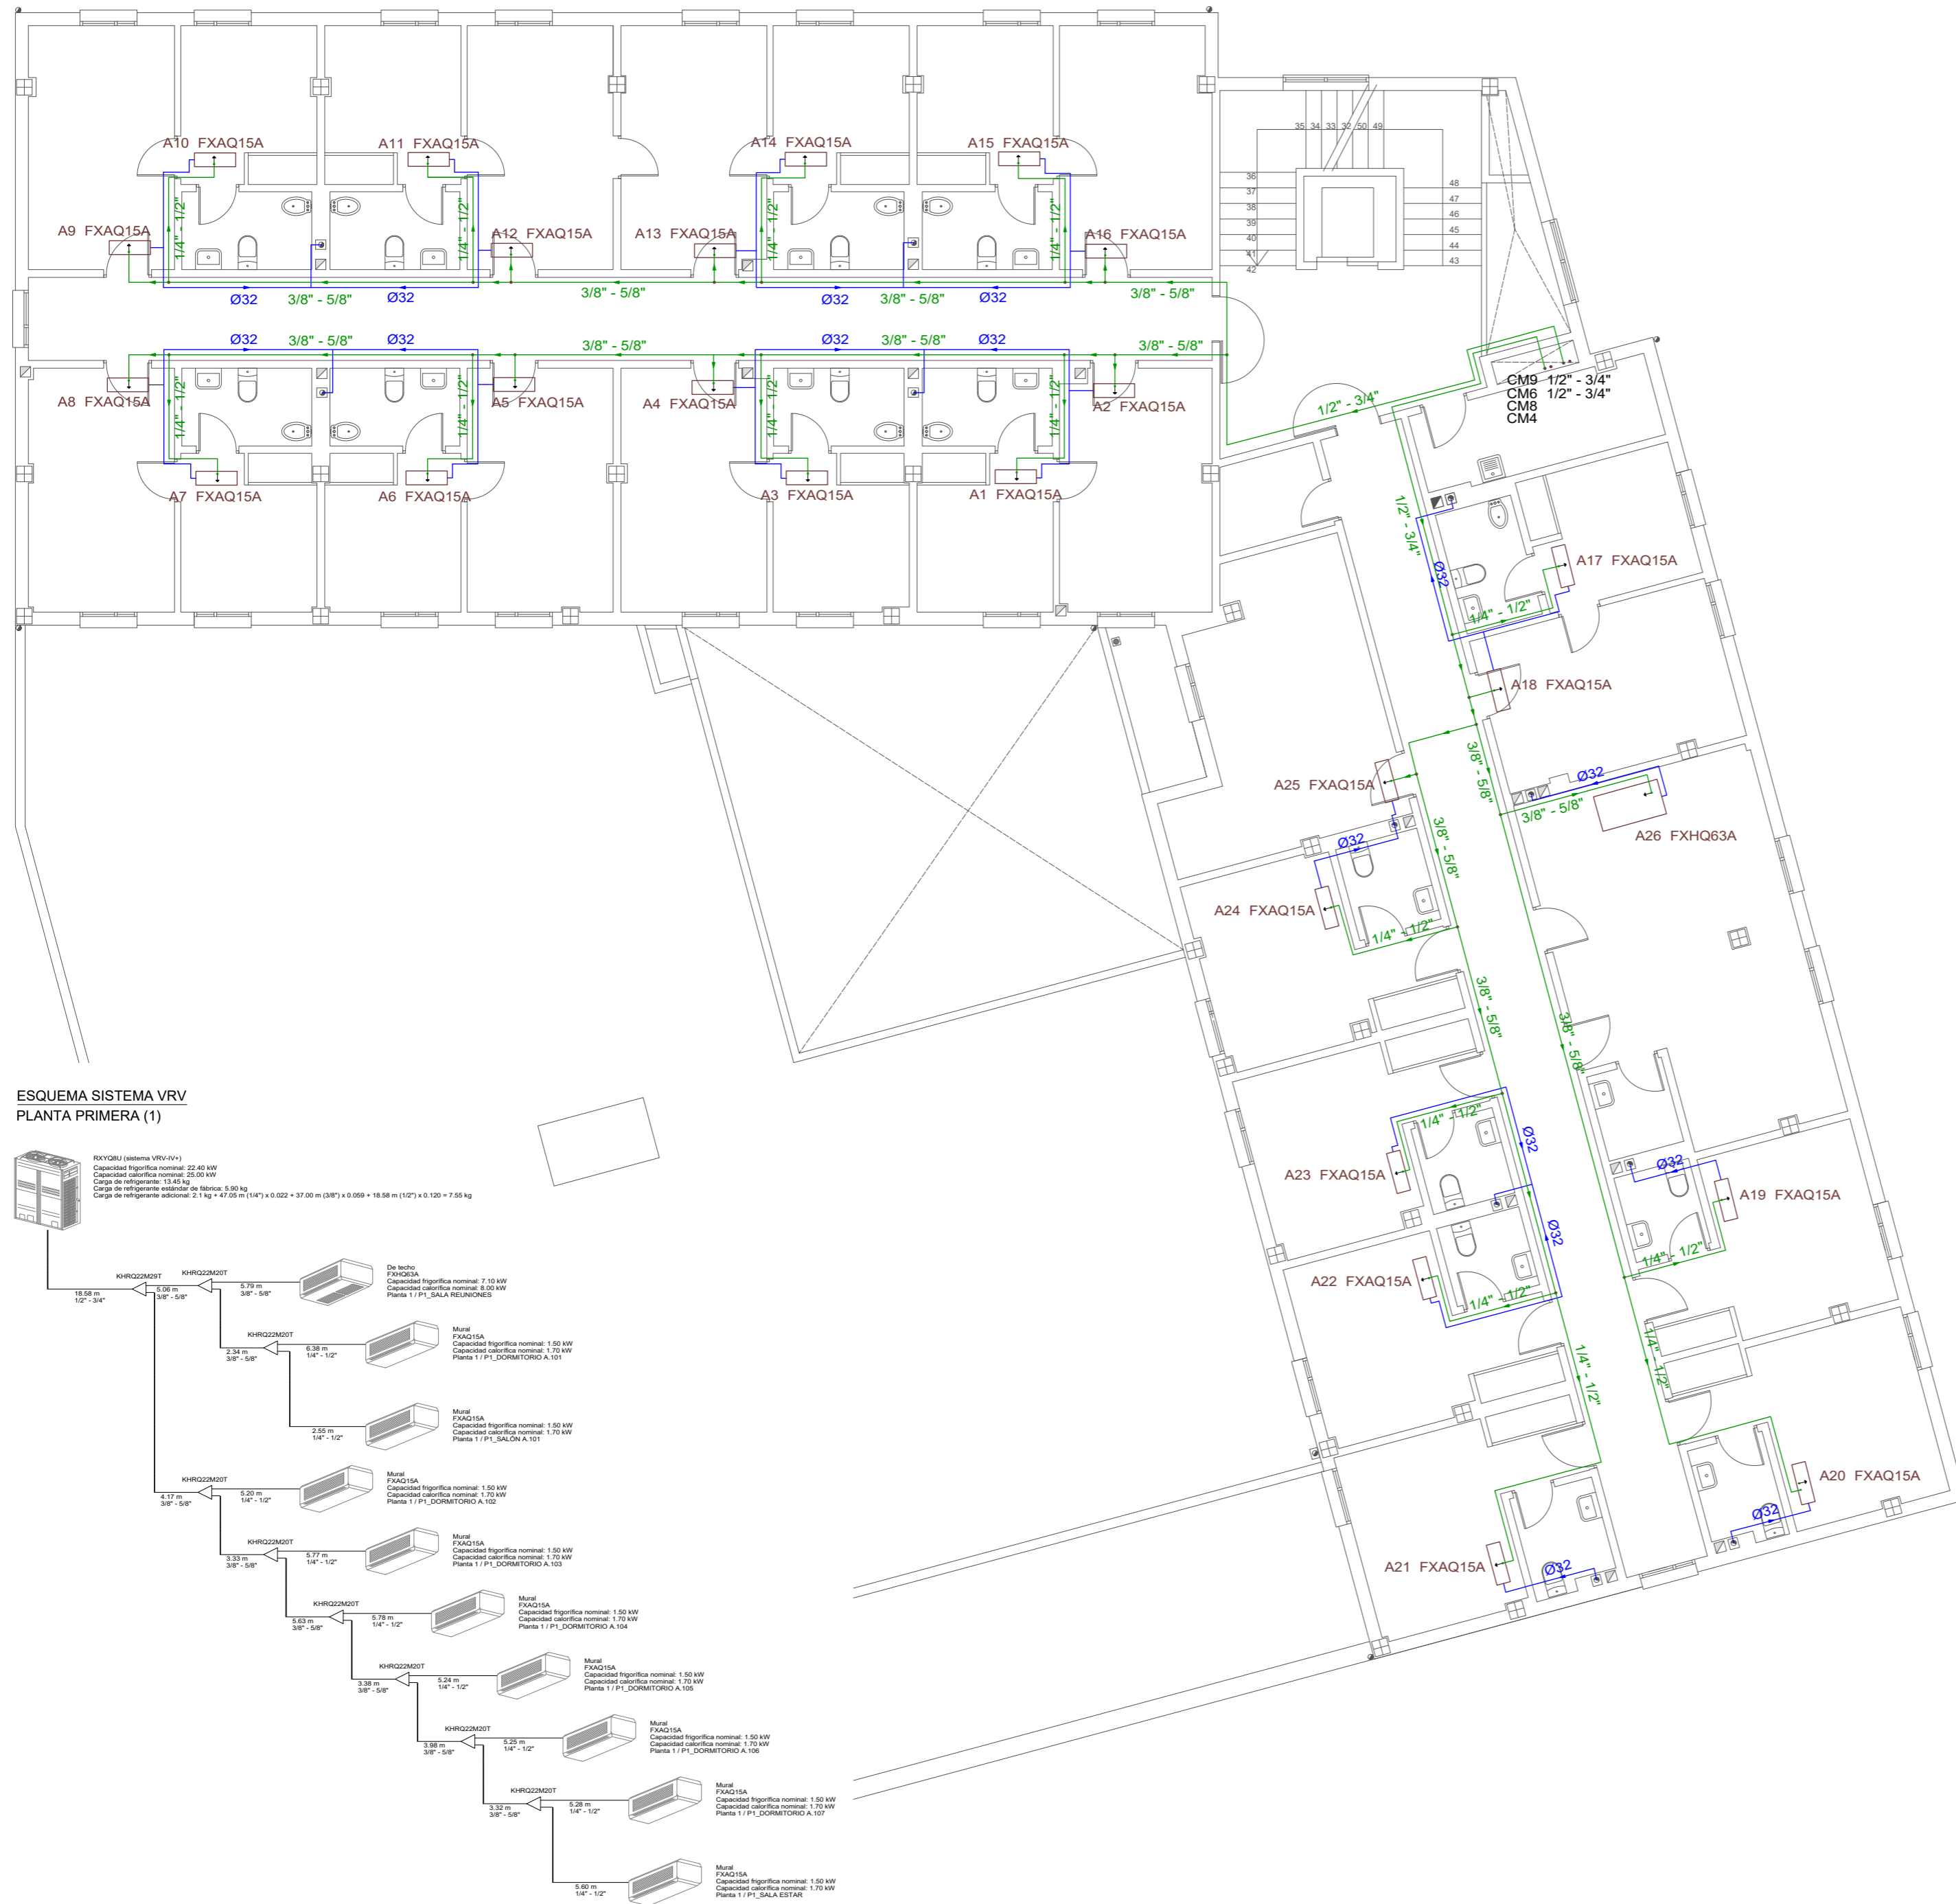


ESQUEMA SISTEMA VRV
PLANTA PRIMERA (1)

RYOGBU (sistema VRV-V)
Capacidad frigorífica nominal: 22.40 kW
Capacidad calorífica nominal: 25.00 kW
Carga de refrigerante: 13.45 kg
Carga de refrigerante adicional: 2.1 kg = 47.05 m (14") x 0.022 + 42.14 m (38") x 0.059 + 18.58 m (12") x 0.120 = 7.56 kg

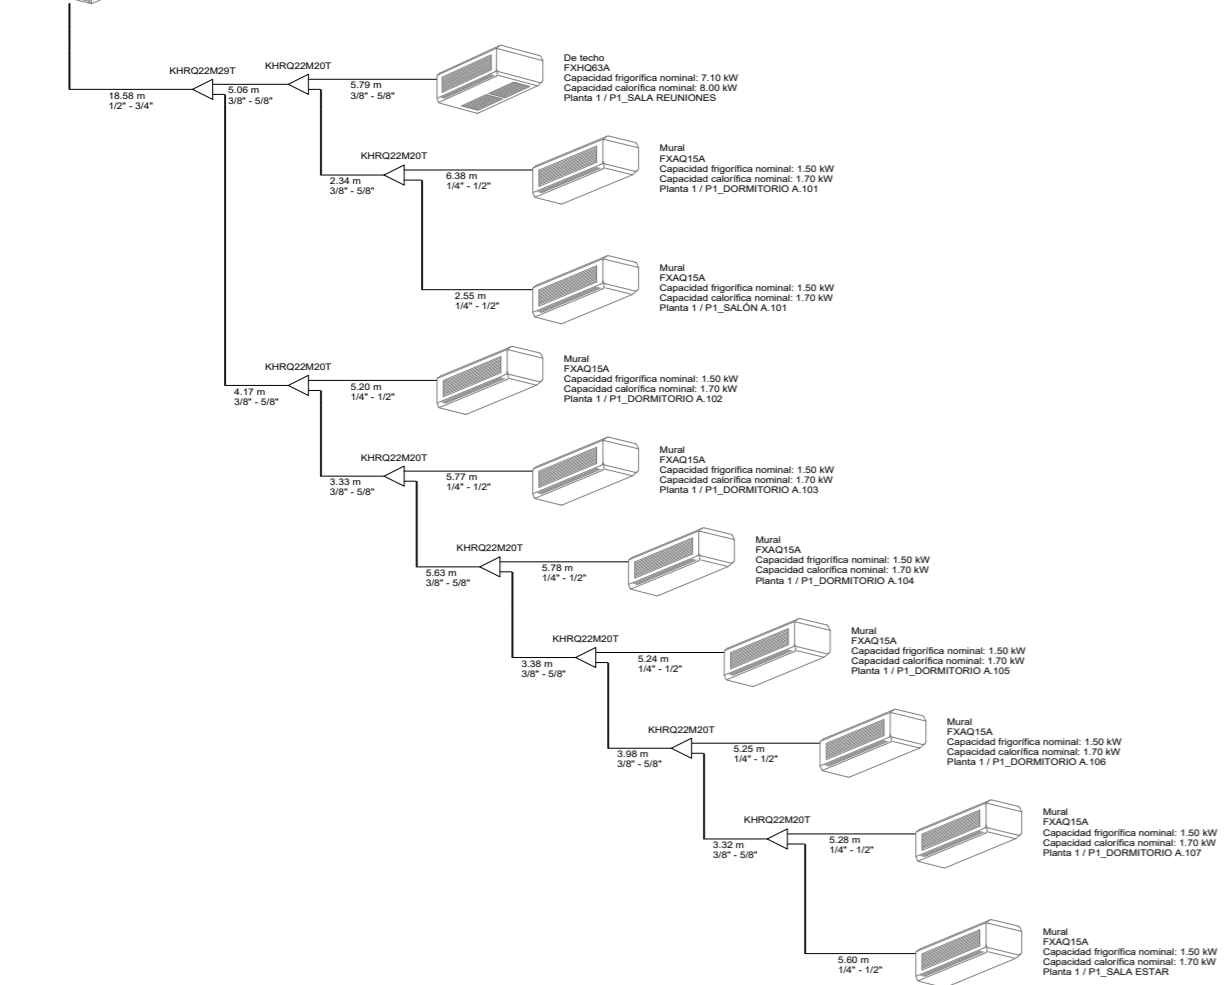

ESQUEMA SISTEMA VRV
PLANTA PRIMERA (2)

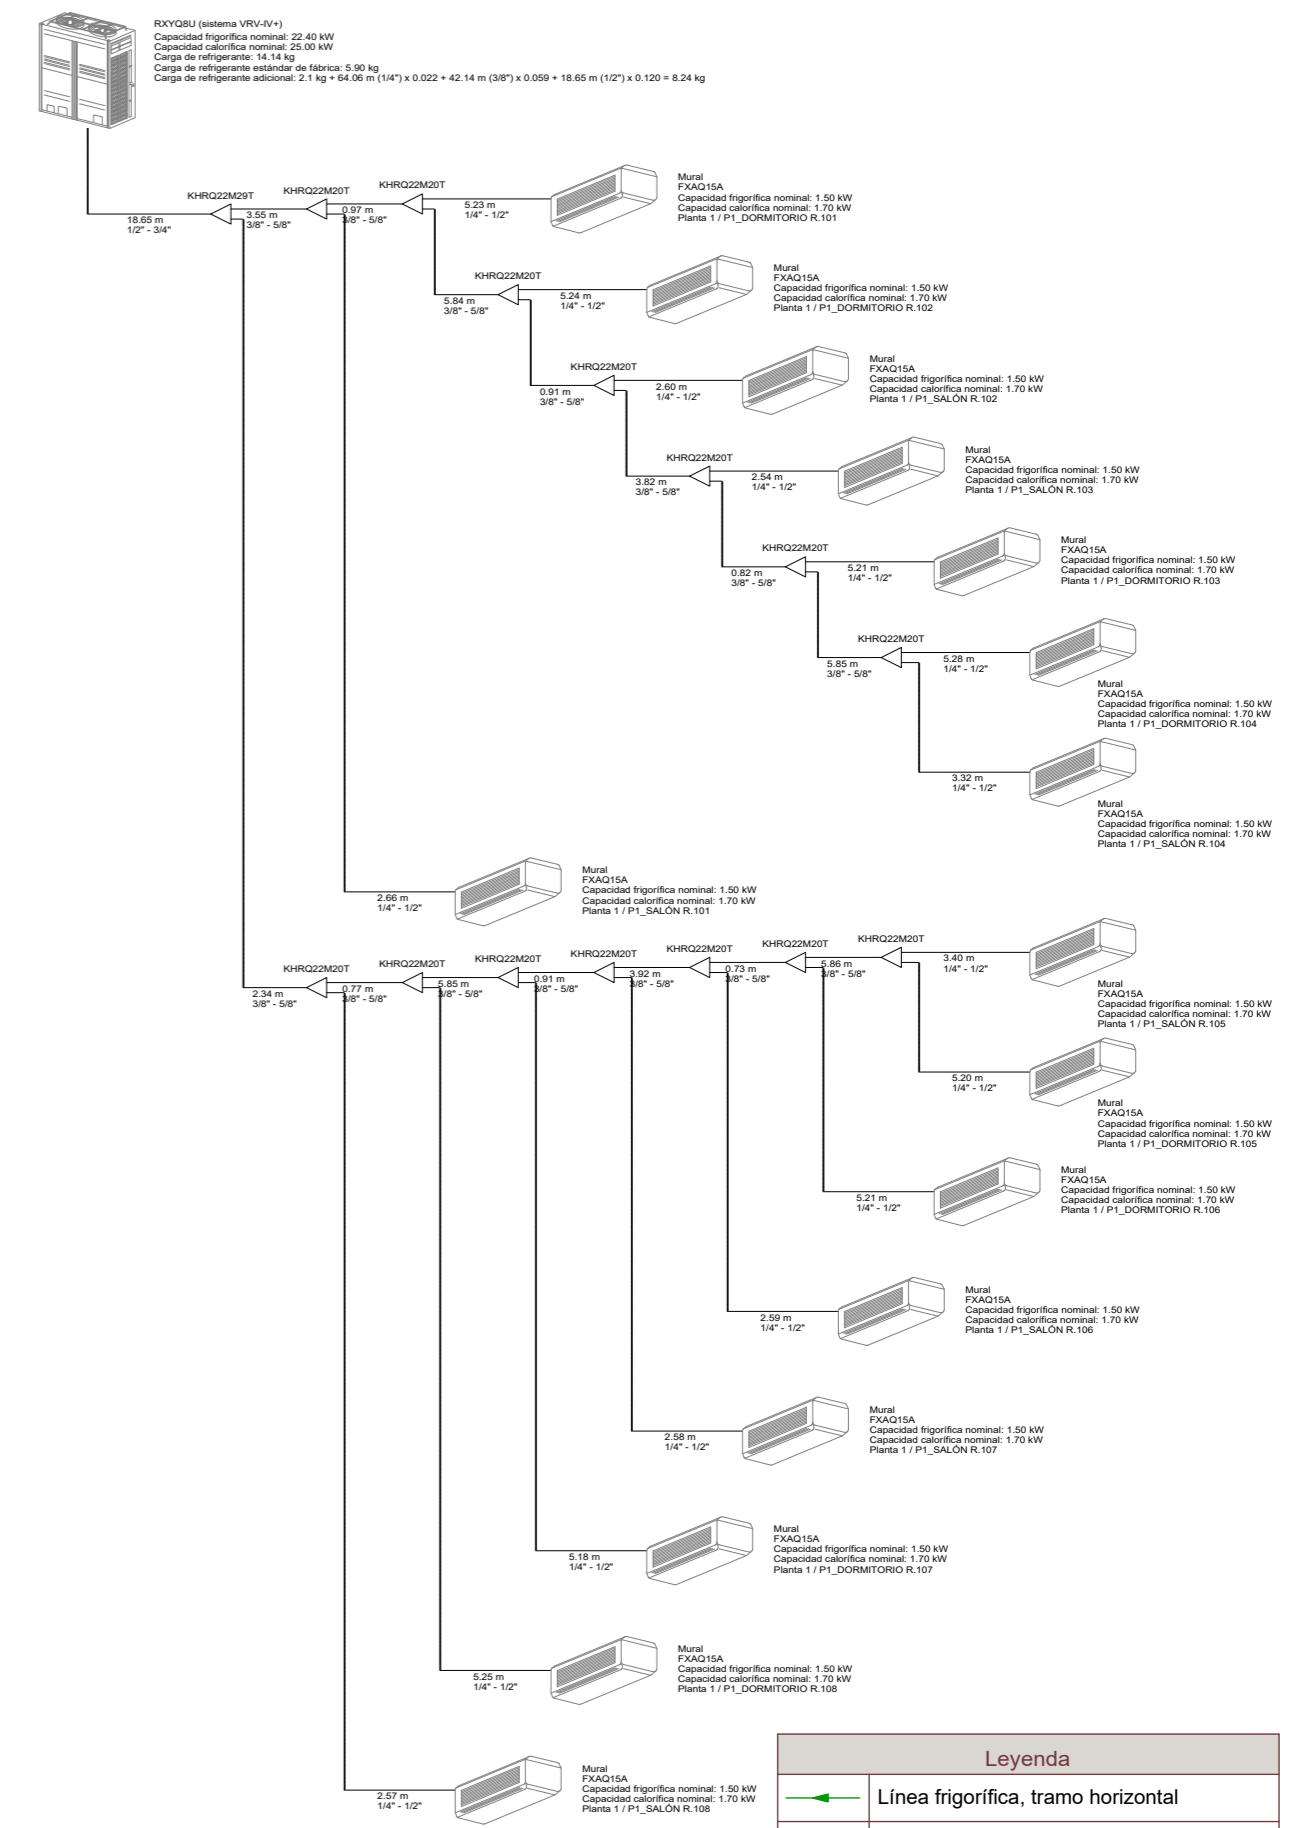


Legenda	
	Línea frigorífica, tramo horizontal
	Línea frigorífica, tramo vertical
	Tubería red de condensados. Material PVC
	Sistema VRV Unidad interior, split de pared
	Sistema VRV Unidad interior, split de techo
	Sistema VRV Unidad exterior

HERMANDAD DE SACERDOTES OPERARIOS DIOCESANOS


ACTUACIONES DE REPARACIONES Y MEJORAS EN EL CENTRO DE FORMACION DE SACERDOTES EN C/ SAN AMBROSIO C/V CUESTA DE LA ENCARNACION. SALAMANCA

PLANO: INSTALACION DE CLIMATIZACION. REFRIGERACION PLANTA PRIMERA	N°: I-CLI 03
ESCALA: 1/100	FECHA: SEPTIEMBRE-2021
HERMANDAD DE SACERDOTES OPERARIOS DIOCESANOS	PROPIEDAD
JUAN DE DIOS DE LA HOZ MARTINEZ	ARQUITECTO


EL PRESENTE DOCUMENTO ES COPIA DE SU ORIGINAL DEL QUE ES AUTOR D. JUAN DE DIOS DE LA HOZ MARTINEZ Y LA PROPIEDAD INTELECTUAL DEL MISMO ES ÚNICA Y EXCLUSIVA DE SU AUTOR. SU UTILIZACION O CESION A TERCEROS, REQUERIRA LA PREVIA AUTORIZACION EXPRESA DE SU AUTOR. SE PROHIBE CUALQUIER COPIA O MODIFICACION DEL MISMO, ASI COMO SU REPRODUCCION, DUPLICACION, DISTRIBUCION, VENTA O CUALQUIER EXPLOTACION CON FINES COMERCIALES O NO. IGUALMENTE, TODOS LOS CONTENIDOS DEL DOCUMENTO ESTAN PROTEGIDOS POR LAS LEYES NACIONALES O INTERNACIONALES DE PROPIEDAD INTELECTUAL.

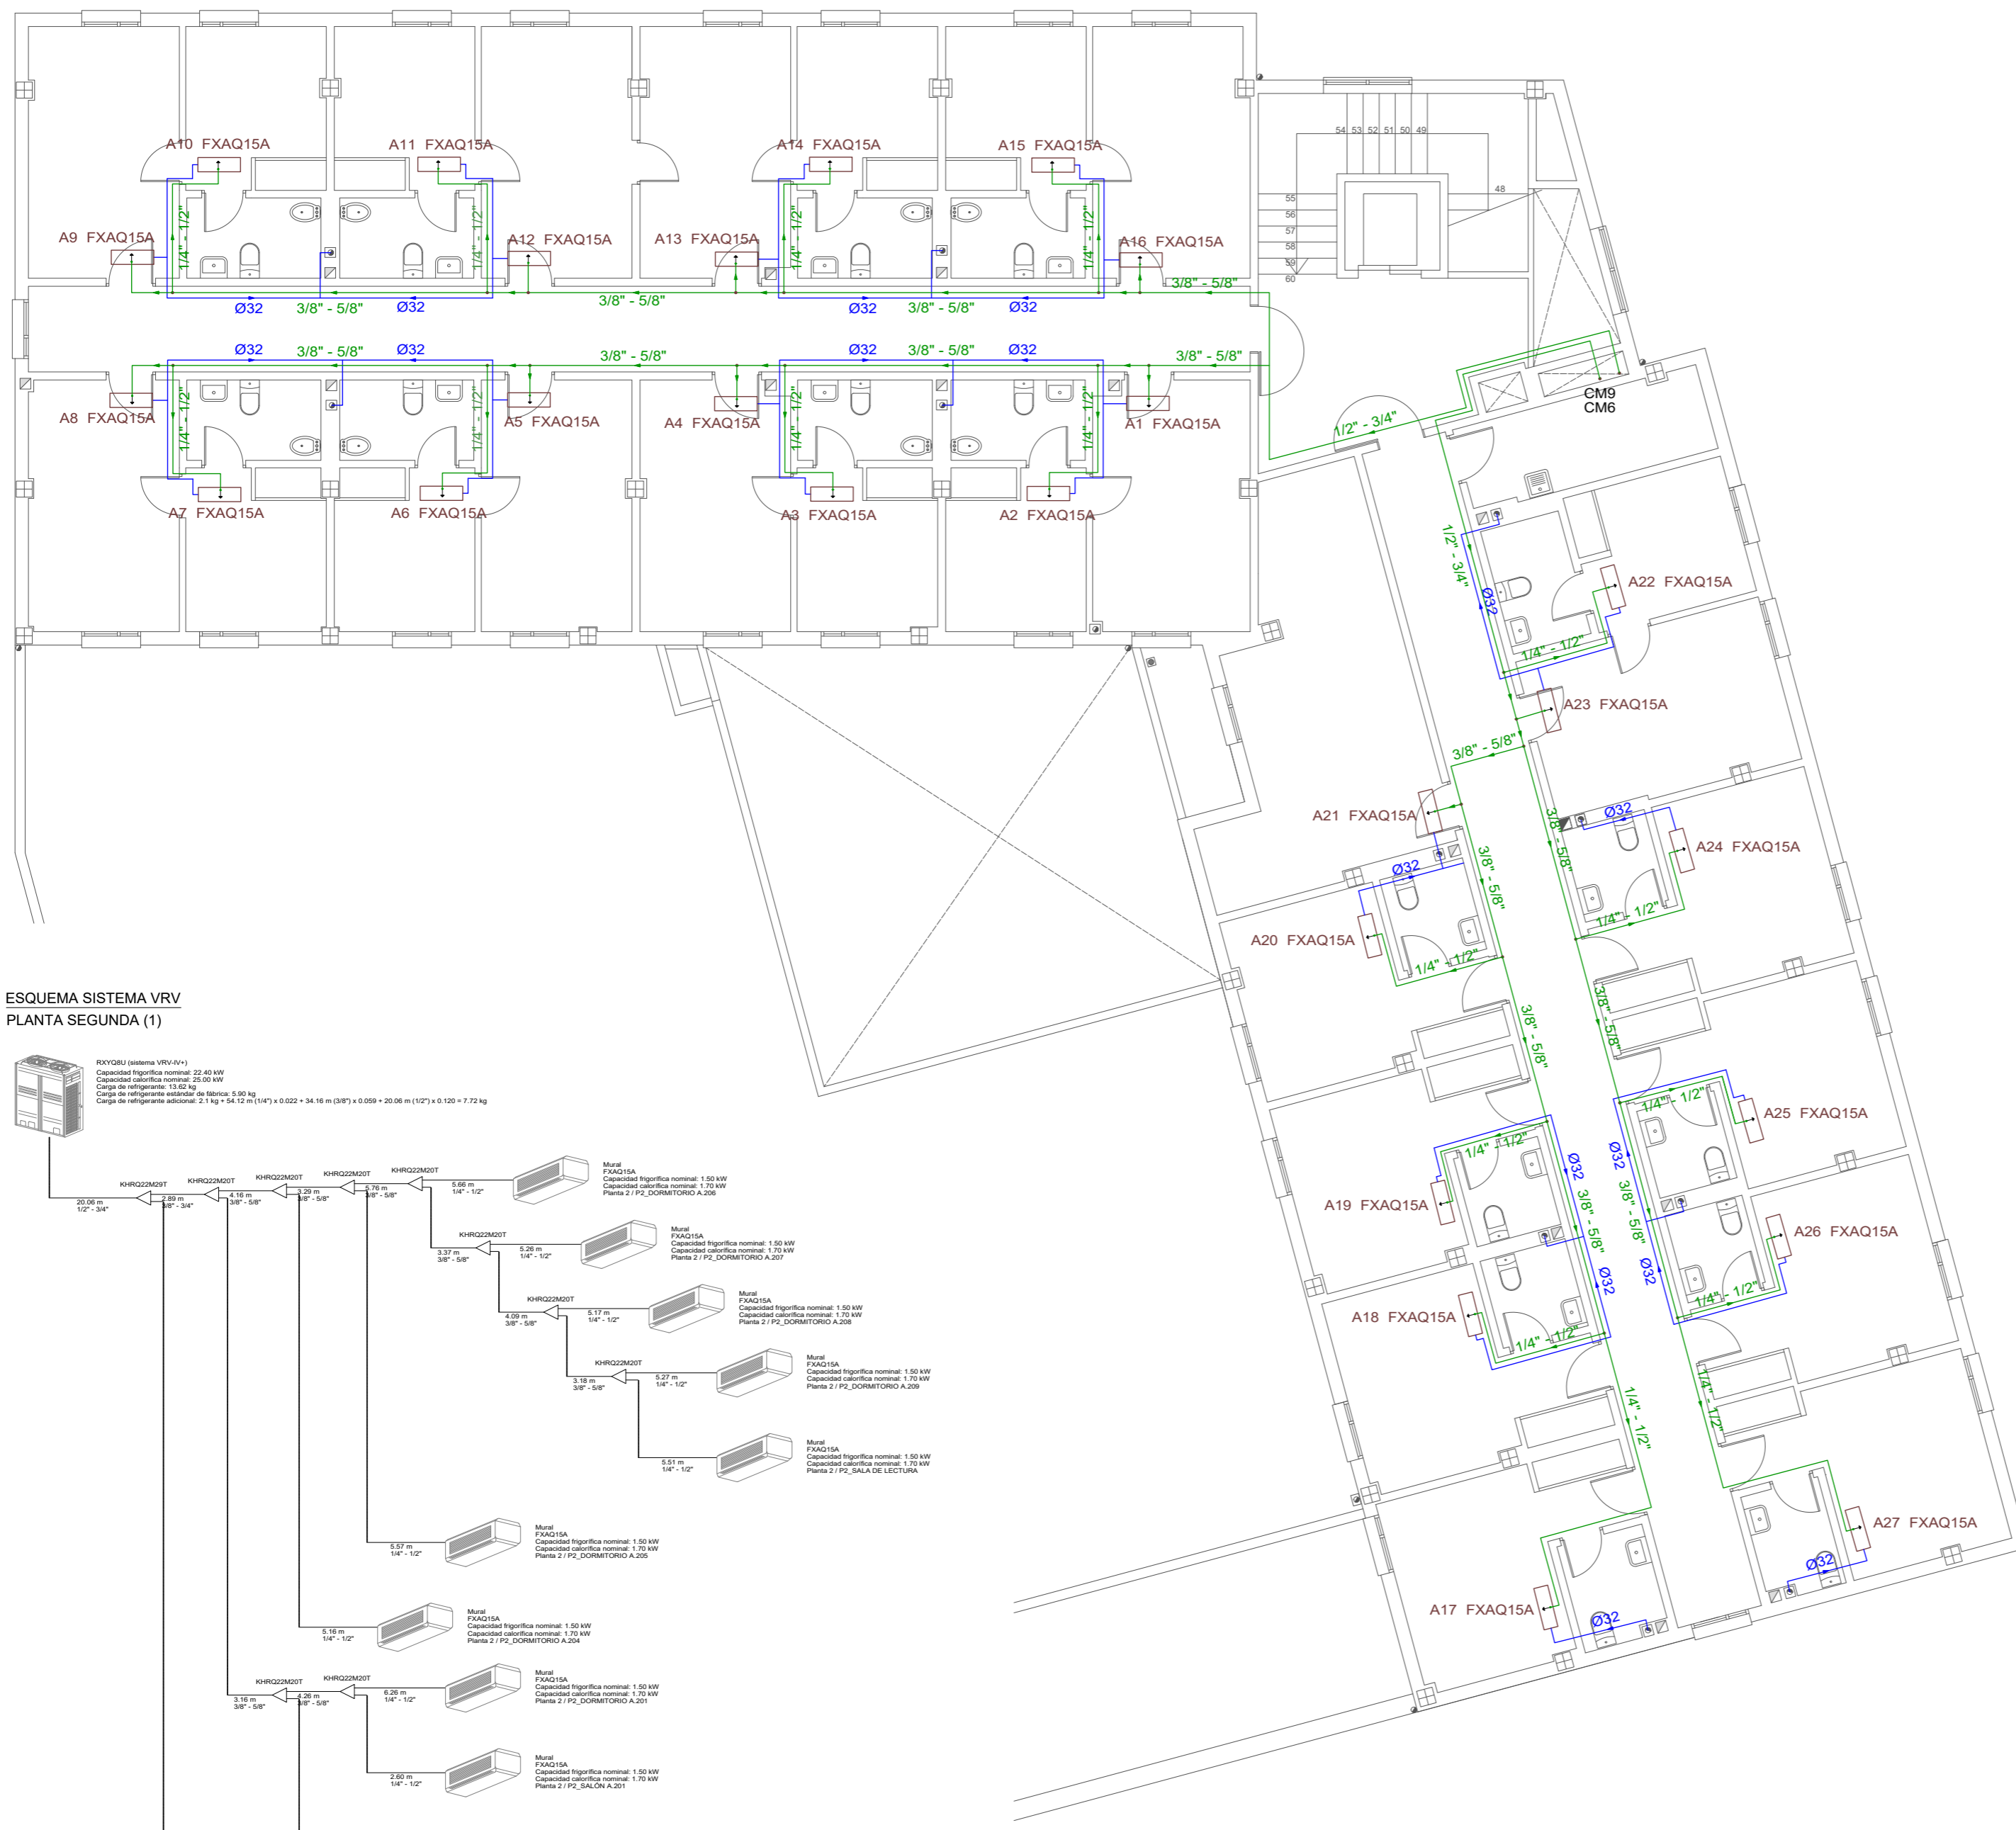

**ESQUEMA SISTEMA VRV
PLANTA SEGUNDA (2)**

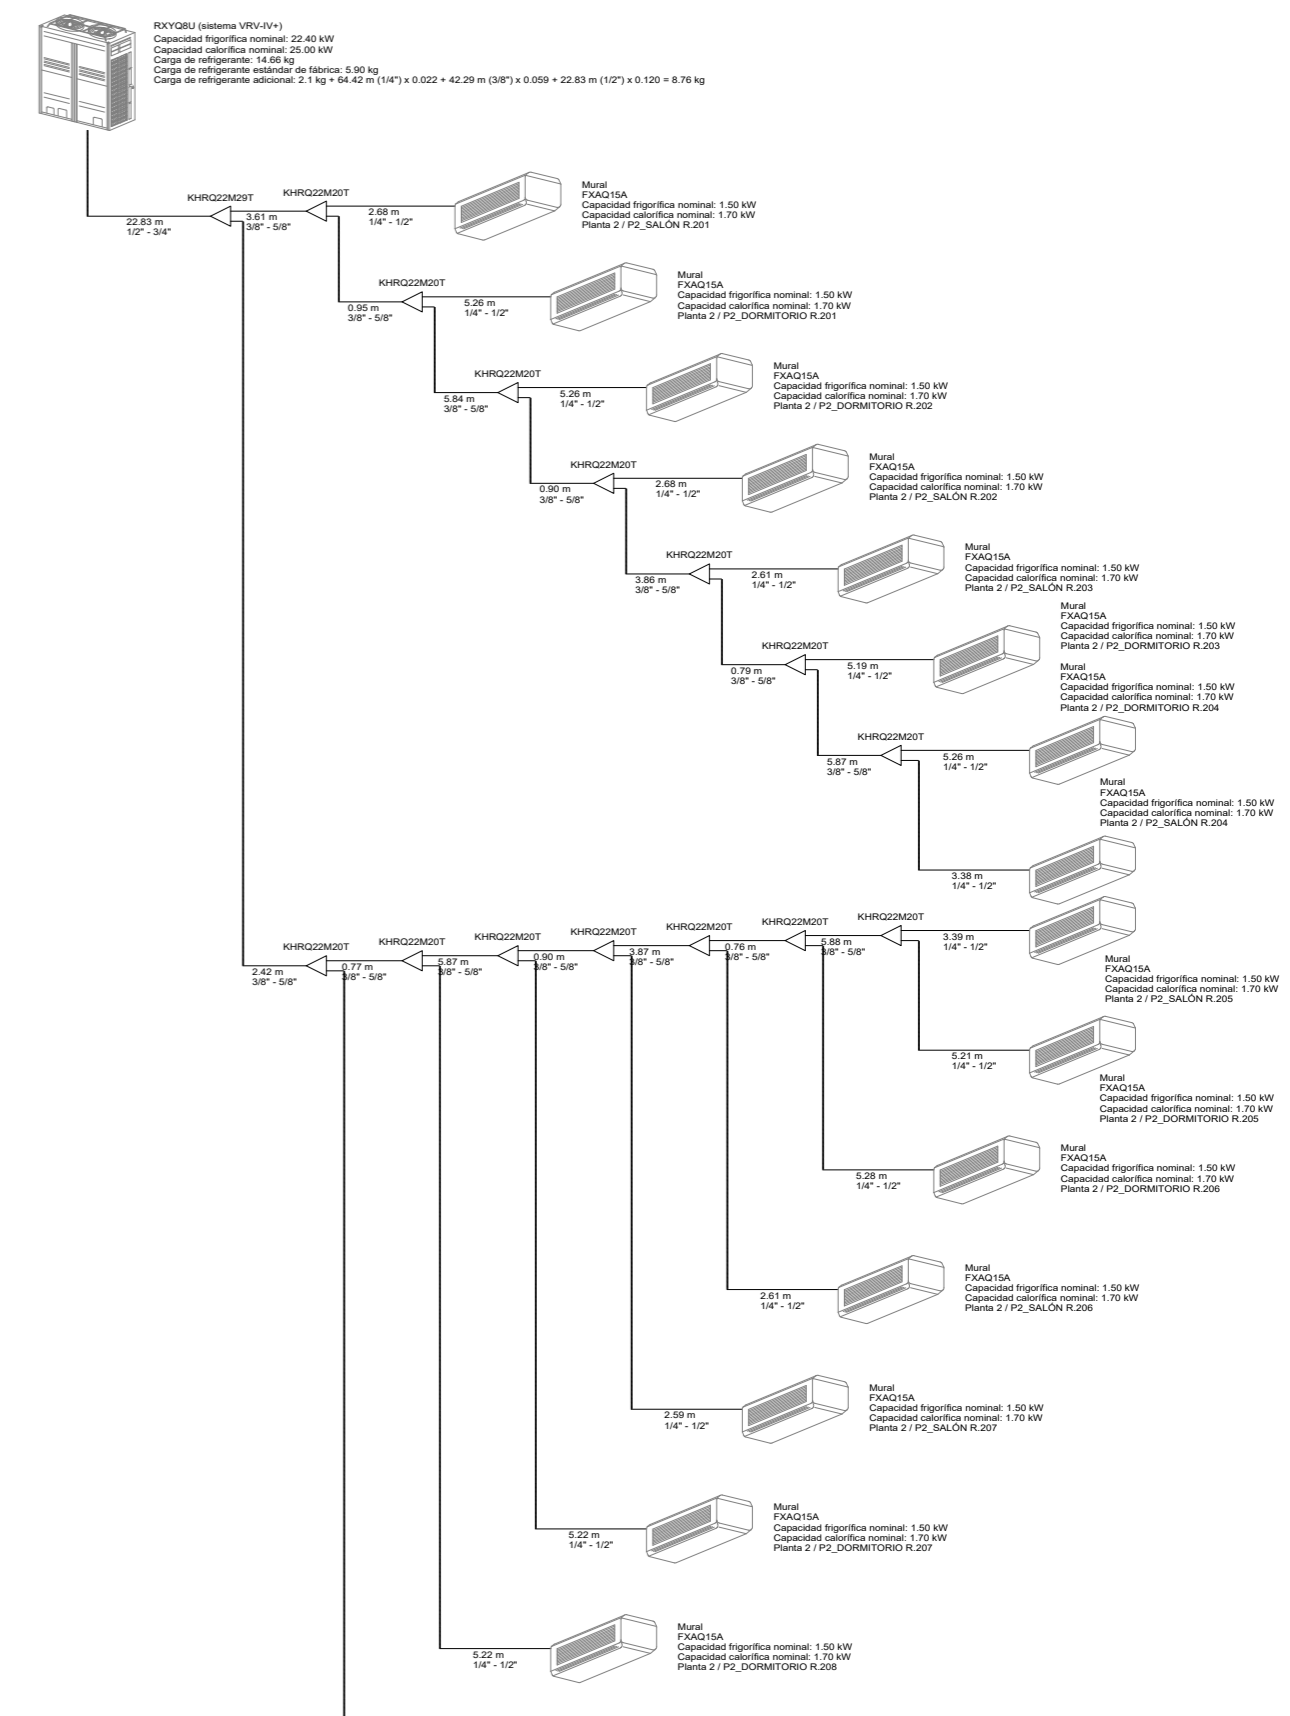

**ESQUEMA SISTEMA VRV
PLANTA SEGUNDA (1)**

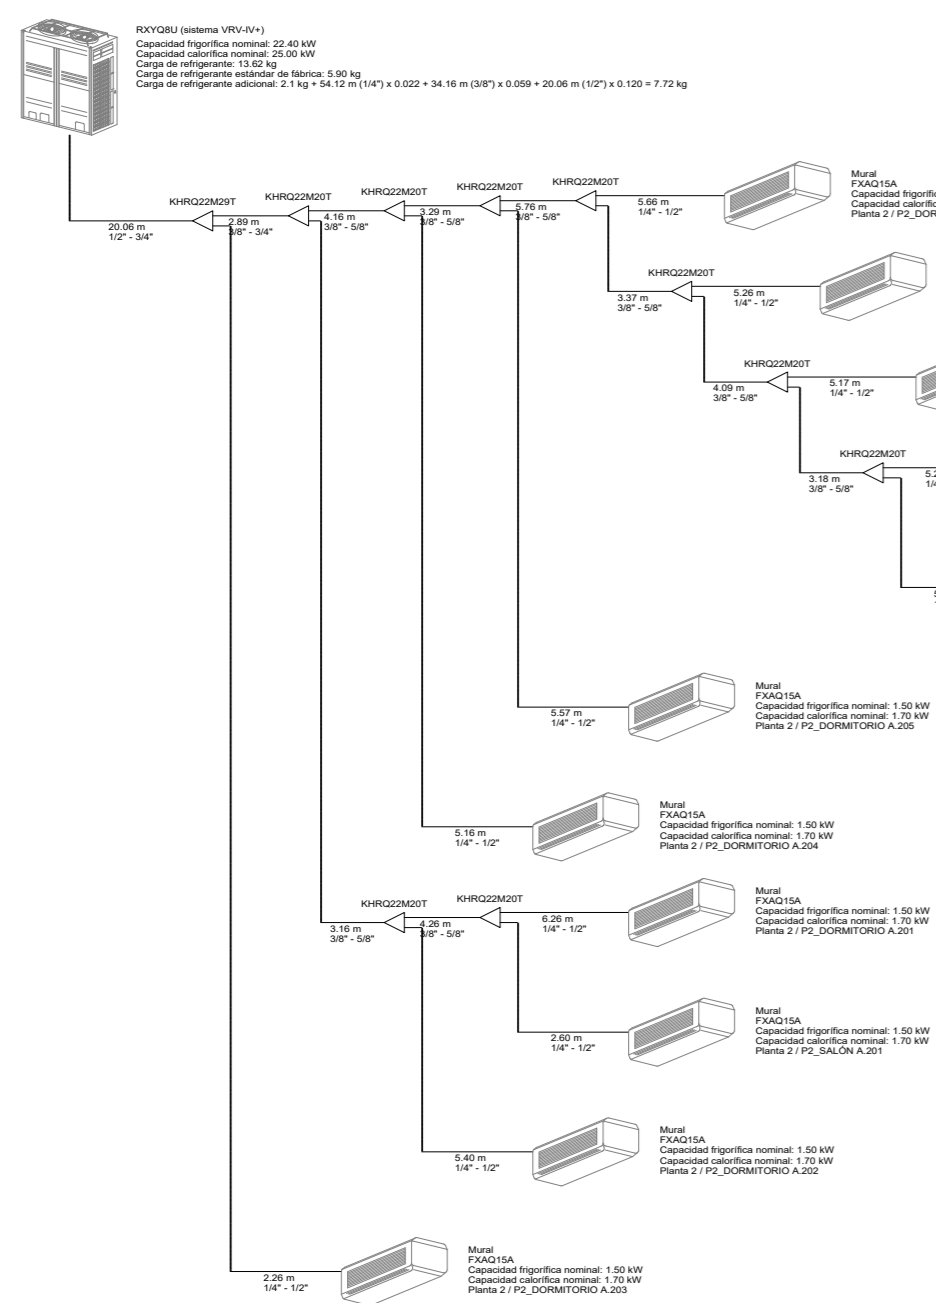


Leyenda	
	Línea frigorífica, tramo horizontal
	Línea frigorífica, tramo vertical
	Tubería red de condensados. Material PVC
	Sistema VRV Unidad interior, split de pared
	Sistema VRV Unidad interior, split de techo
	Sistema VRV Unidad exterior

HERMANDAD DE SACERDOTES OPERARIOS DIOCESANOS


ACTUACIONES DE REPARACIONES Y MEJORAS EN EL CENTRO DE FORMACION DE SACERDOTES EN C/ SAN AMBROSIO C/V CUESTA DE LA ENCARNACION. SALAMANCA

PLANO: INSTALACIÓN DE CLIMATIZACIÓN. REFRIGERACIÓN PLANTA SEGUNDA	N°: I-CLI 04
ESCALA: 1/100	FECHA: SEPTIEMBRE-2021
HERMANDAD DE SACERDOTES OPERARIOS DIOCESANOS	PROPIEDAD
JUAN DE DIOS DE LA HOZ MARTINEZ	ARQUITECTO

EL PRESENTE DOCUMENTO ES COPIA DE SU ORIGINAL DEL QUE ES AUTOR D. JUAN DE DIOS DE LA HOZ MARTINEZ Y LA PROPIEDAD INTELECTUAL DEL MISMO ES ÚNICA Y EXCLUSIVA DE SU AUTOR. SU UTILIZACIÓN O CESIÓN A TERCEROS, REQUERIRÁ LA PREVIA AUTORIZACIÓN EXPRESA DE SU AUTOR. SE PROHIBE CUALQUIER COPIA O MODIFICACIÓN DEL MISMO, ASÍ COMO SU REPRODUCCIÓN, DIFUSIÓN, DISTRIBUCIÓN, VENTA O CUALQUIER EXPLOTACIÓN CON FINES COMERCIALES O NO. IGUALMENTE, TODOS LOS CONTENIDOS DEL DOCUMENTO ESTÁN PROTEGIDOS POR LAS LEYES NACIONALES O INTERNACIONALES DE PROPIEDAD INTELECTUAL.

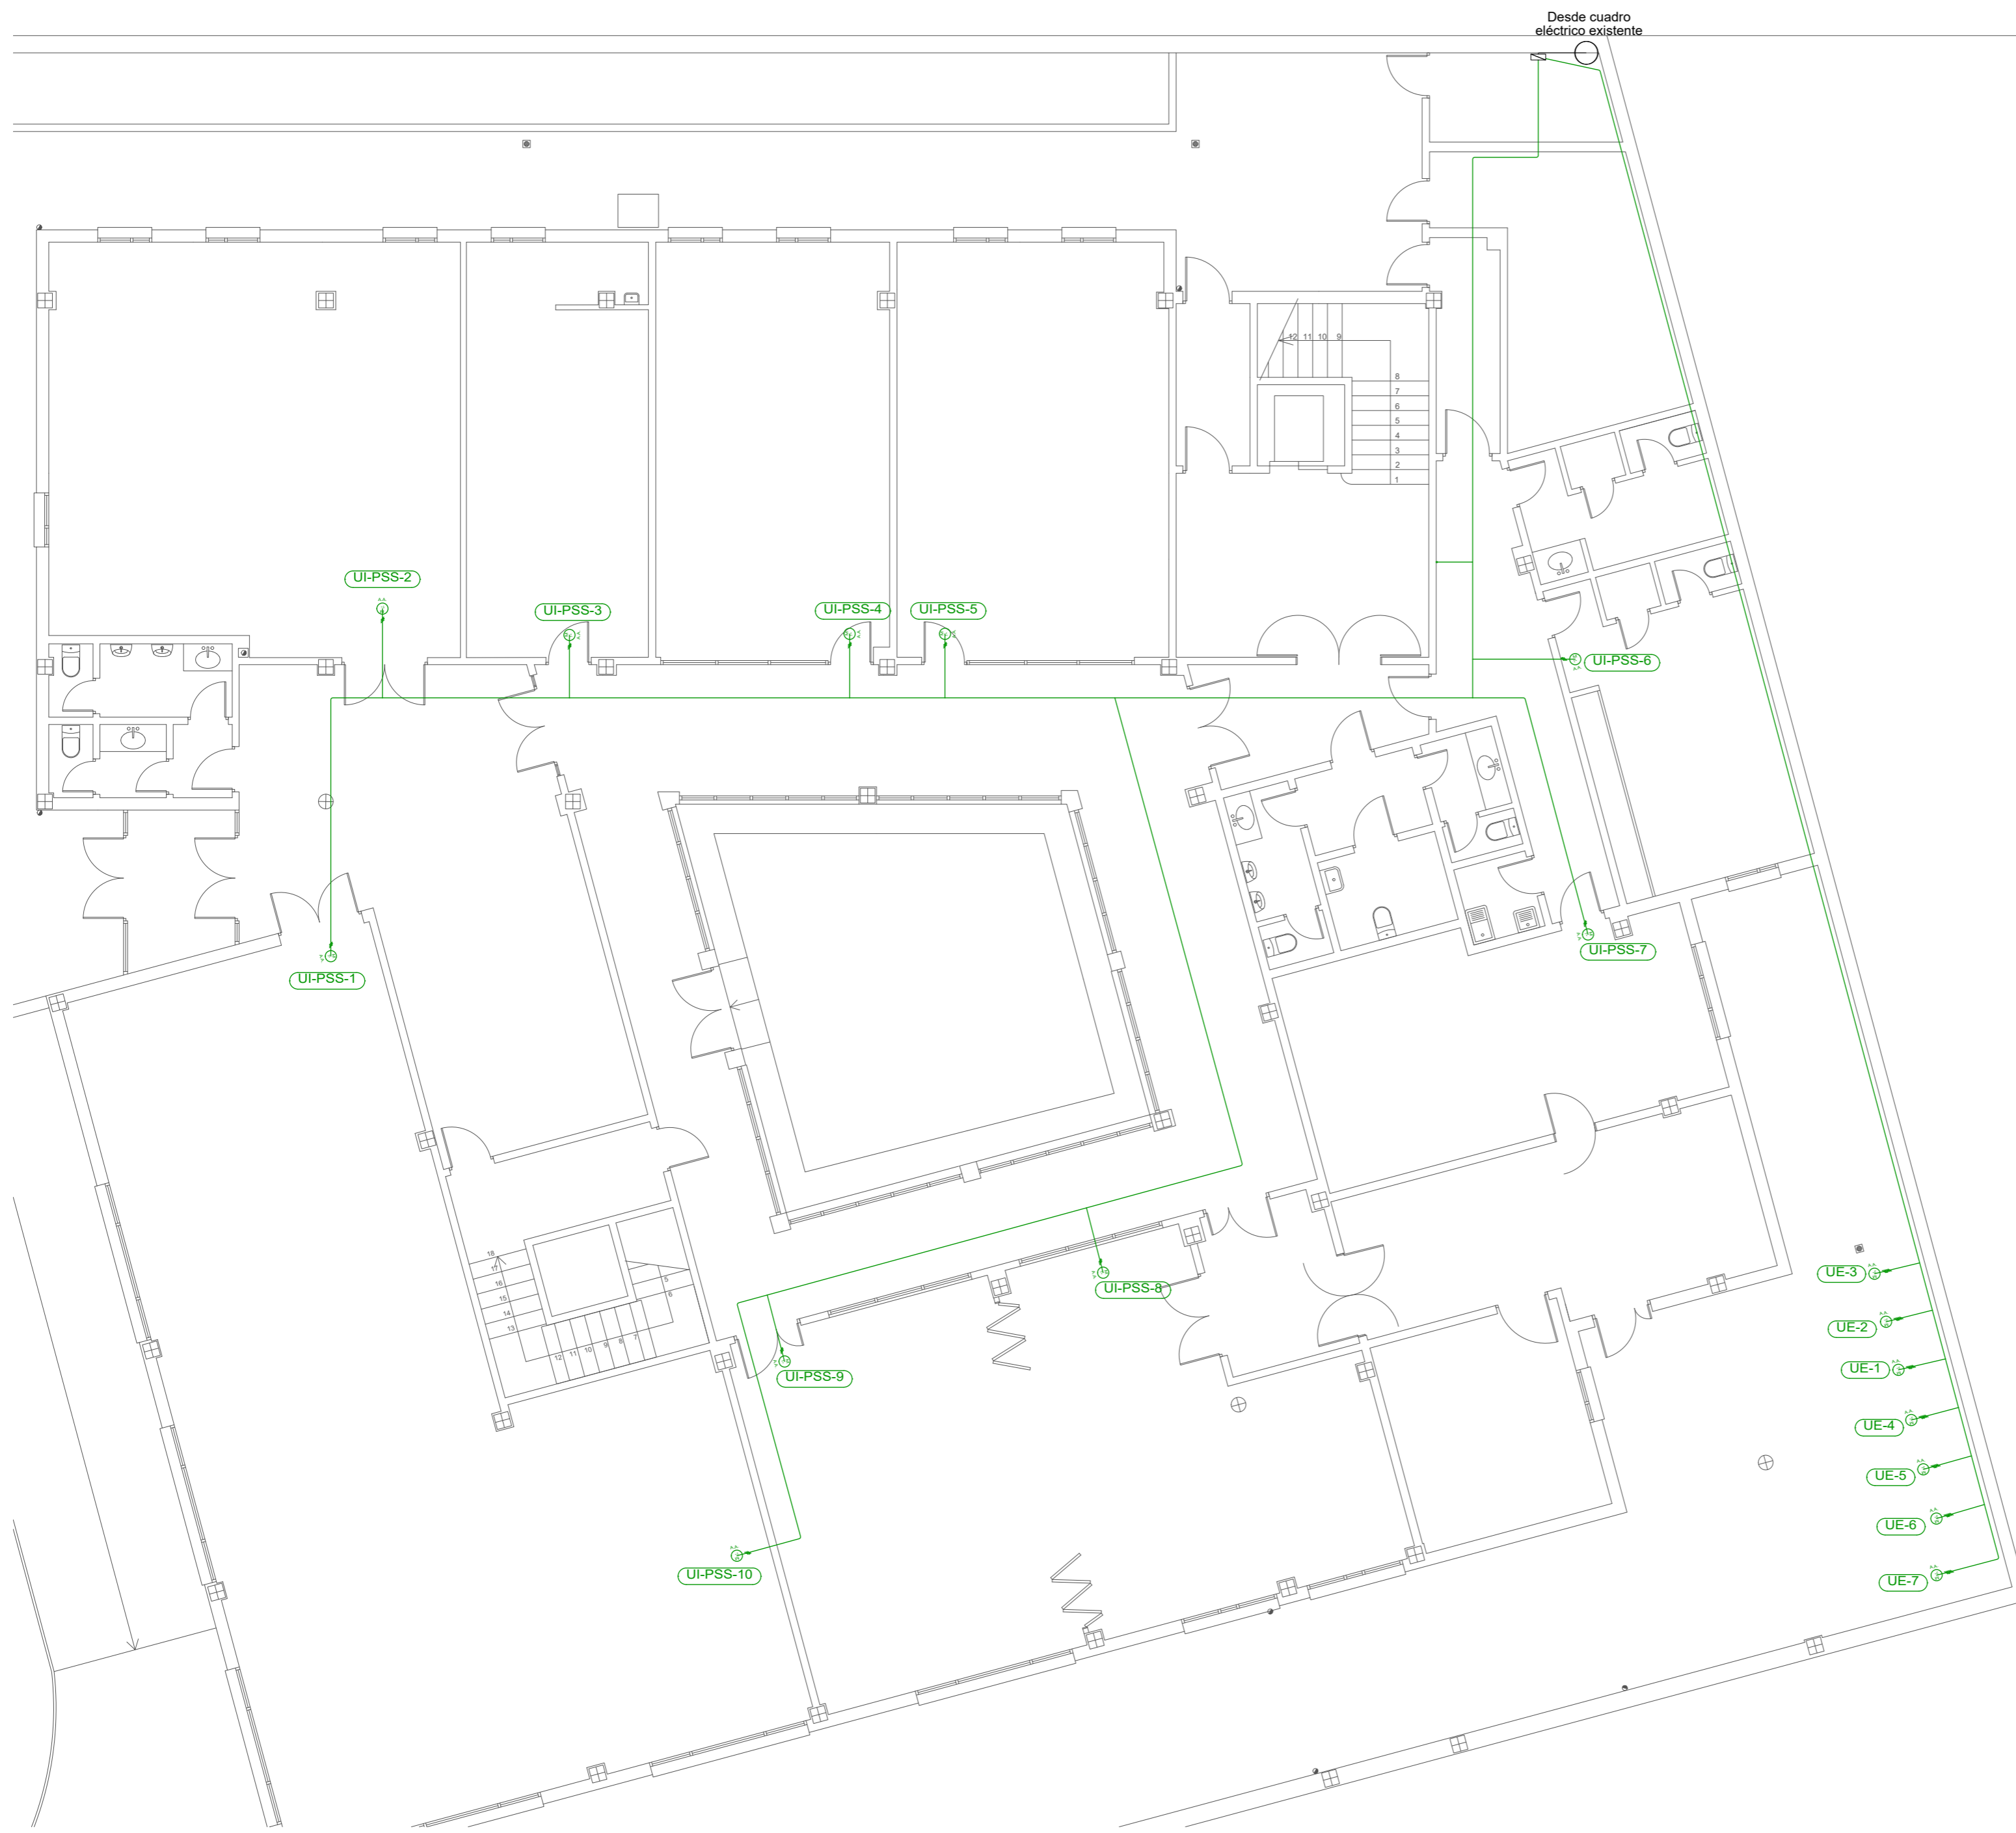

Leyenda	
	Servicio monofásico
	Servicio trifásico
	Cuadro individual
	Subcuadro
	Climatización

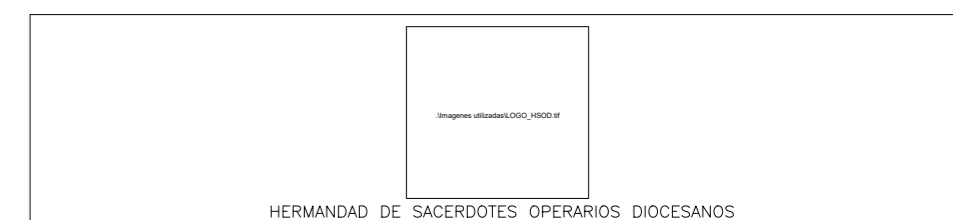

ACTUACIONES DE REPARACIONES Y MEJORAS EN EL CENTRO DE FORMACIÓN DE SACERDOTES EN C/ SAN AMBROSIO C/V CUESTA DE LA ENCARNACIÓN. SALAMANCA

PLANO:
INSTALACIÓN DE ELECTRICIDAD
PLANTA SEMISÓTANO

Nº:
I-ELE 01

ESCALA: 1/100


FECHA: SEPTIEMBRE-2021

HERMANDAD DE SACERDOTES OPERARIOS DIOCESANOS

PROPIEDAD

JUAN DE DIOS DE LA HOZ MARTÍNEZ

ARQUITECTO

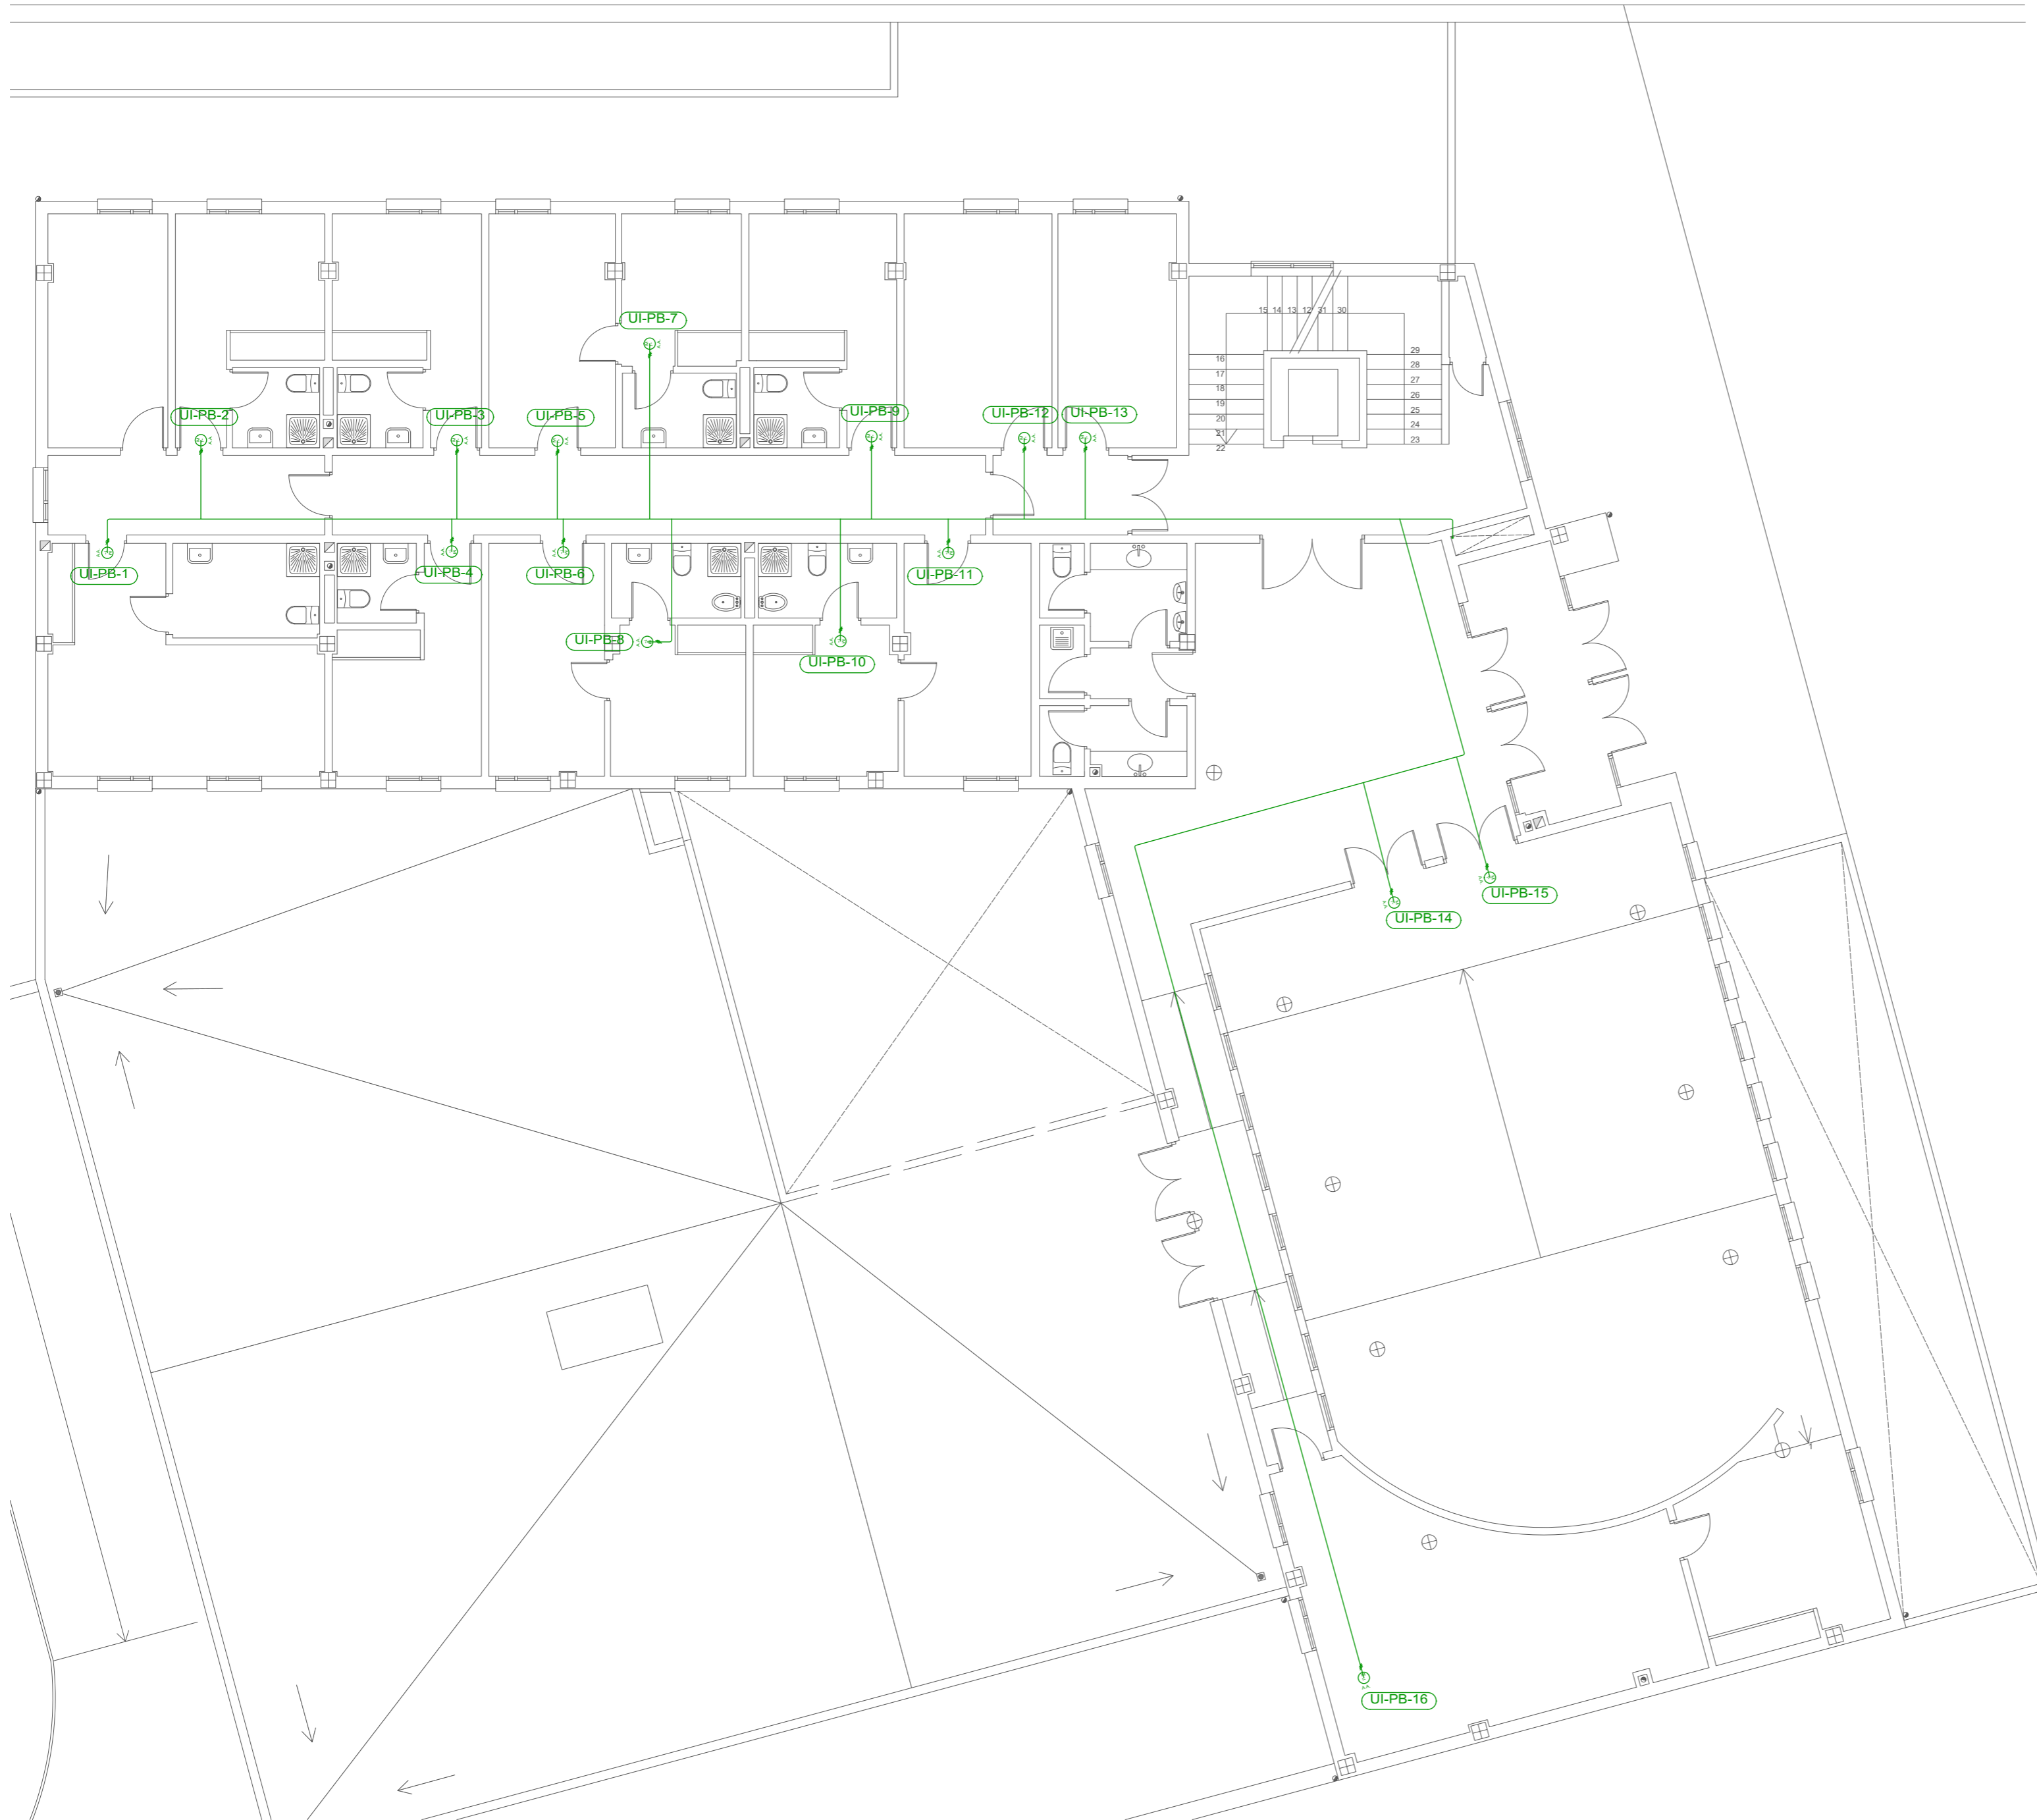

Leyenda	
	Servicio monofásico
	Servicio trifásico
	Cuadro individual
	Subcuadro
	Climatización

HERMANDAD DE SACERDOTES OPERARIOS DIOCESANOS

ACTUACIONES DE REPARACIONES Y MEJORAS EN EL CENTRO DE FORMACIÓN DE SACERDOTES EN C/ SAN AMBROSIO C/V CUESTA DE LA ENCARNACIÓN. SALAMANCA

PLANO: INSTALACIÓN DE ELECTRICIDAD PLANTA BAJA	N°: 1-ELE 02
ESCALA: 1/100	FECHA: SEPTIEMBRE-2021

HERMANDAD DE SACERDOTES OPERARIOS DIOCESANOS	PROPIEDAD
JUAN DE DIOS DE LA HOZ MARTÍNEZ	ARQUITECTO

EL PRESENTE DOCUMENTO ES COPIA DE SU ORIGINAL DEL QUE ES AUTOR D. JUAN DE DIOS DE LA HOZ MARTÍNEZ Y LA PROPIEDAD INTELECTUAL DEL MISMO ES ÚNICA Y EXCLUSIVA DE SU AUTOR. SU UTILIZACIÓN O CESIÓN A TERCEROS, REQUERIRÁ LA PREVIA AUTORIZACIÓN EXPRESA DE SU AUTOR. SE PROHIBE CUALQUIER COPIA O MODIFICACIÓN DEL MISMO, ASÍ COMO SU REPRODUCCIÓN, DUPLICACIÓN, DISTRIBUCIÓN, VENTA O CUALQUIER EXPLOTACIÓN CON FINES COMERCIALES O NO. IGUALMENTE, TODOS LOS CONTENIDOS DEL DOCUMENTO ESTÁN PROTEGIDOS POR LAS LEYES NACIONALES O INTERNACIONALES DE PROPIEDAD INTELECTUAL.



Leyenda	
	Servicio monofásico
	Servicio trifásico
	Cuadro individual
	Subcuadro
	Climatización

HERMANDAD DE SACERDOTES OPERARIOS DIOCESANOS

ACTUACIONES DE REPARACIONES Y MEJORAS EN EL CENTRO DE FORMACIÓN DE SACERDOTES EN C/ SAN AMBROSIO C/V CUESTA DE LA ENCARNACIÓN. SALAMANCA

PLANO: INSTALACIÓN DE ELECTRICIDAD PLANTA PRIMERA	Nº: 1-ELE 03
ESCALA: 1/100	FECHA: SEPTIEMBRE-2021
HERMANDAD DE SACERDOTES OPERARIOS DIOCESANOS	PROPIEDAD
JUAN DE DIOS DE LA HOZ MARTÍNEZ	ARQUITECTO





Leyenda	
	Servicio monofásico
	Servicio trifásico
	Cuadro individual
	Subcuadro
	Climatización

HERMANDAD DE SACERDOTES OPERARIOS DIOCESANOS

ACTUACIONES DE REPARACIONES Y MEJORAS EN EL CENTRO DE FORMACIÓN DE SACERDOTES EN C/ SAN AMBROSIO C/V CUESTA DE LA ENCARNACIÓN. SALAMANCA

PLANO: INSTALACIÓN DE ELECTRICIDAD PLANTA SEGUNDA	Nº: 1-ELE 04
ESCALA: 1/100	FECHA: SEPTIEMBRE-2021
HERMANDAD DE SACERDOTES OPERARIOS DIOCESANOS	PROPIEDAD
JUAN DE DIOS DE LA HOZ MARTÍNEZ	ARQUITECTO

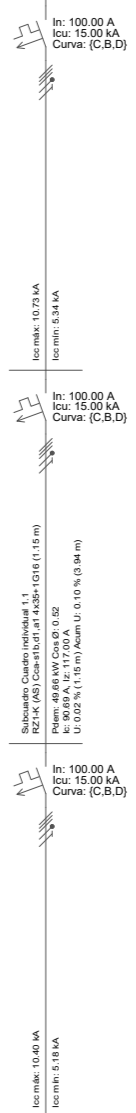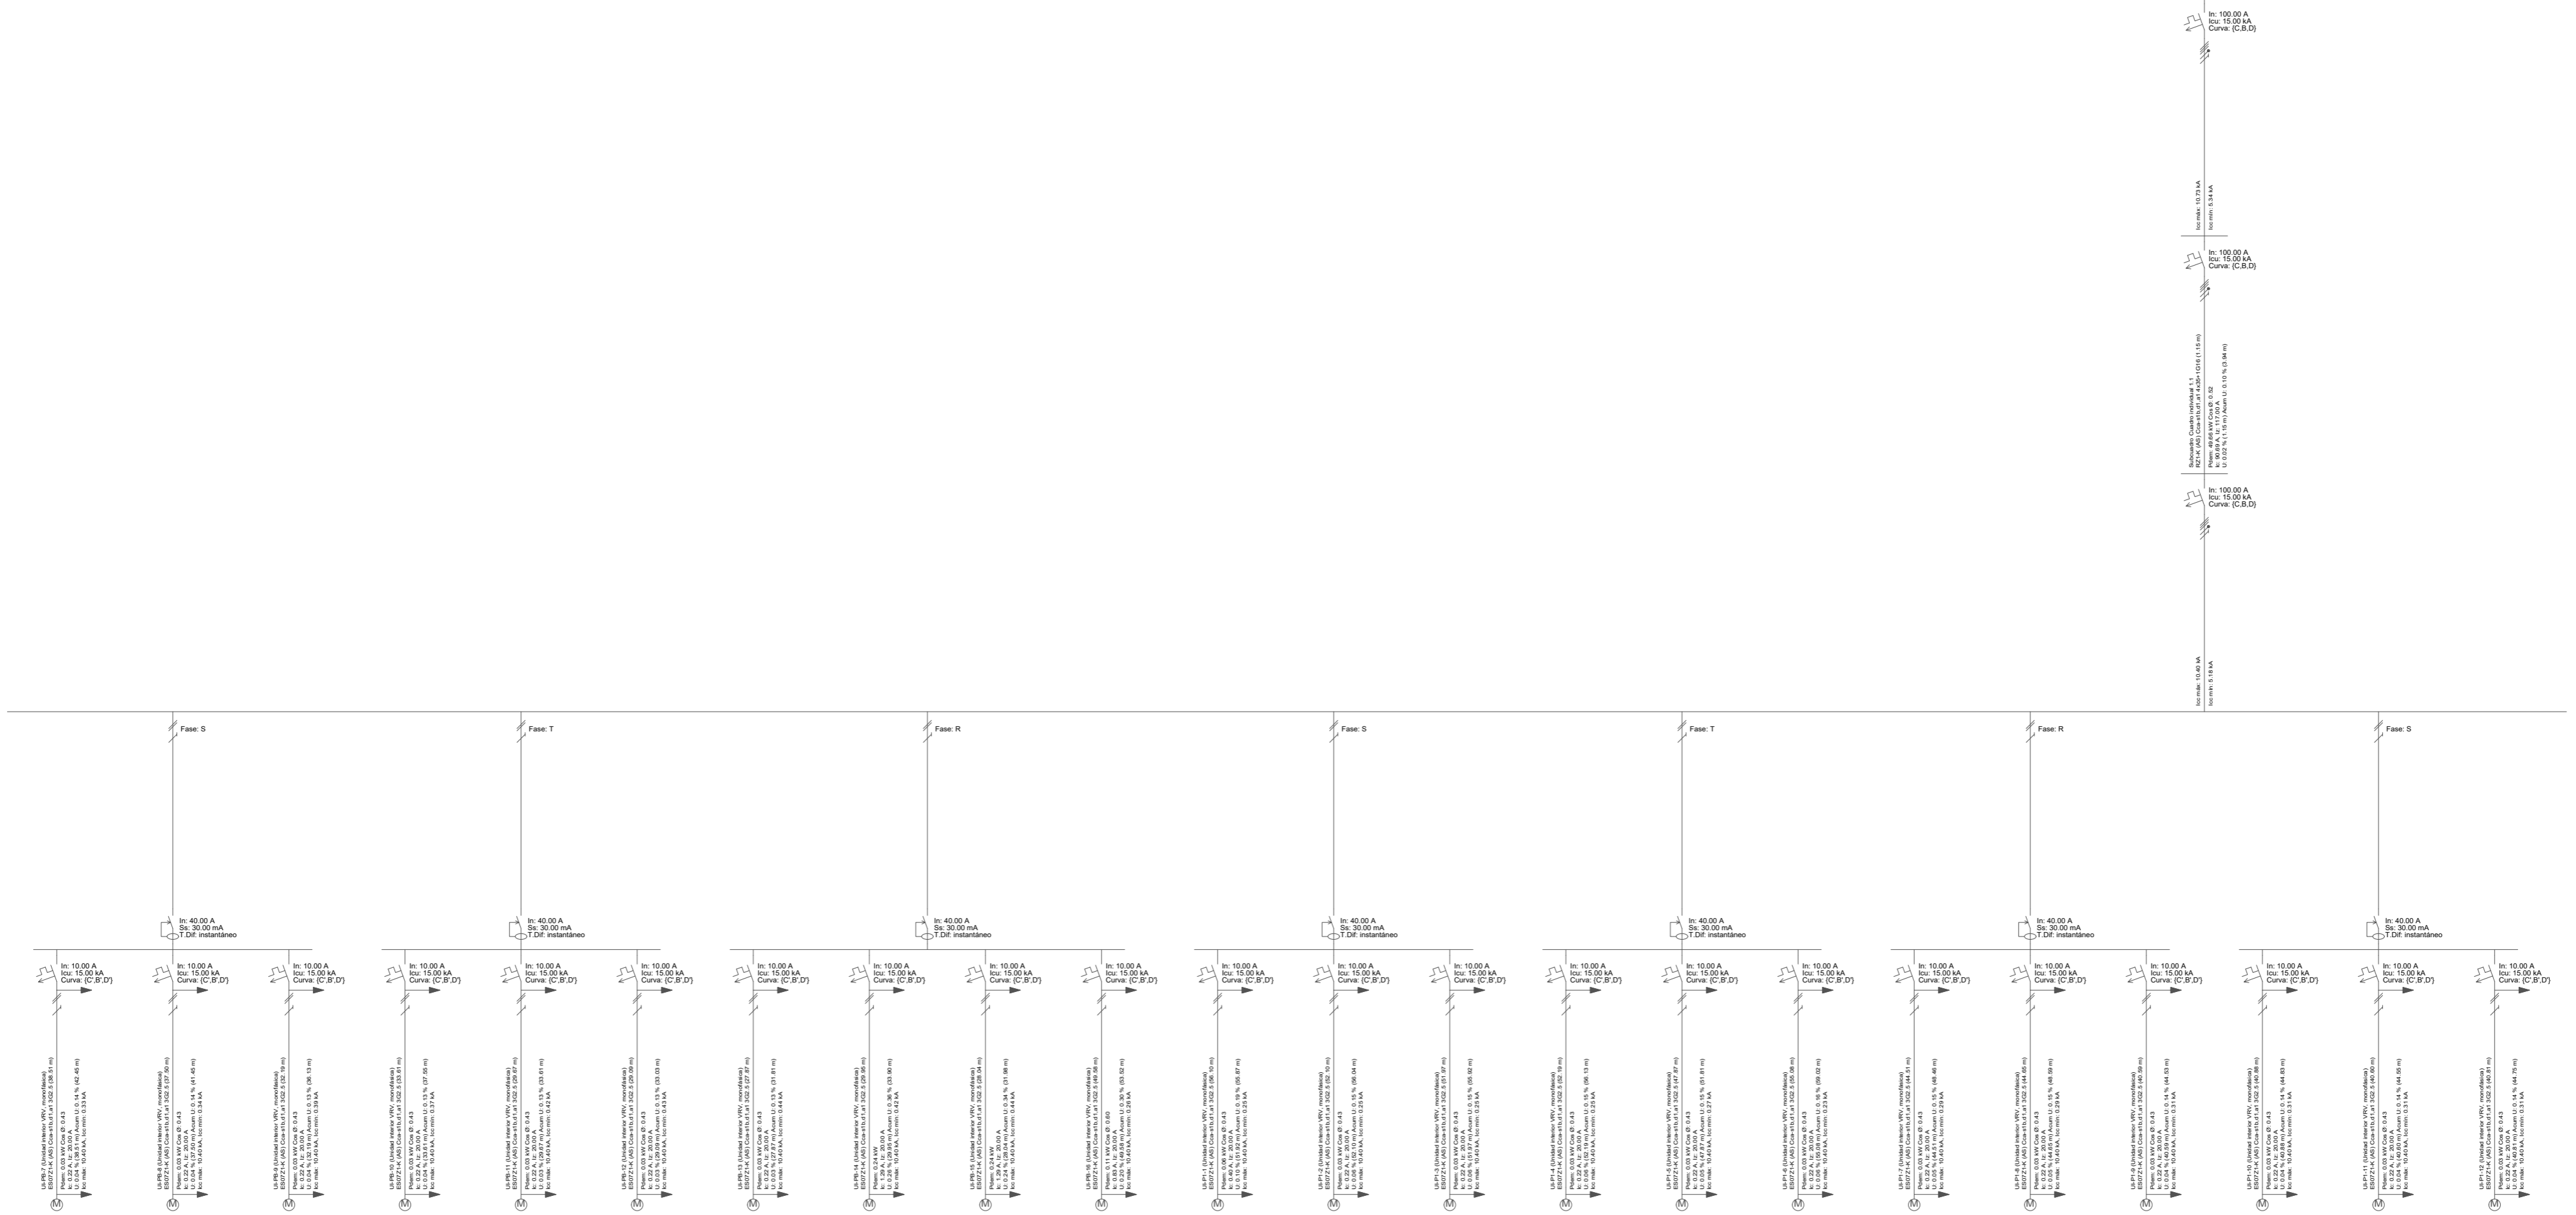

ACTUACIONES DE REPARACIONES Y MEJORAS EN EL CENTRO DE FORMACION DE SACERDOTES EN C/ SAN AMBROSIO C/V CUESTA DE LA ENCARNACION. SALAMANCA

PLANO:
 INSTALACION DE ELECTRICIDAD
 ESQUEMAS UNIFILARES

Nº:
1-ELE 06

ESCALA: 1/100


FECHA: **SEPTIEMBRE-2021**

HERMANDAD DE SACERDOTES OPERARIOS DIOCESANOS

PROPIEDAD

JUAN DE DIOS DE LA HOZ MARTINEZ

ARQUITECTO

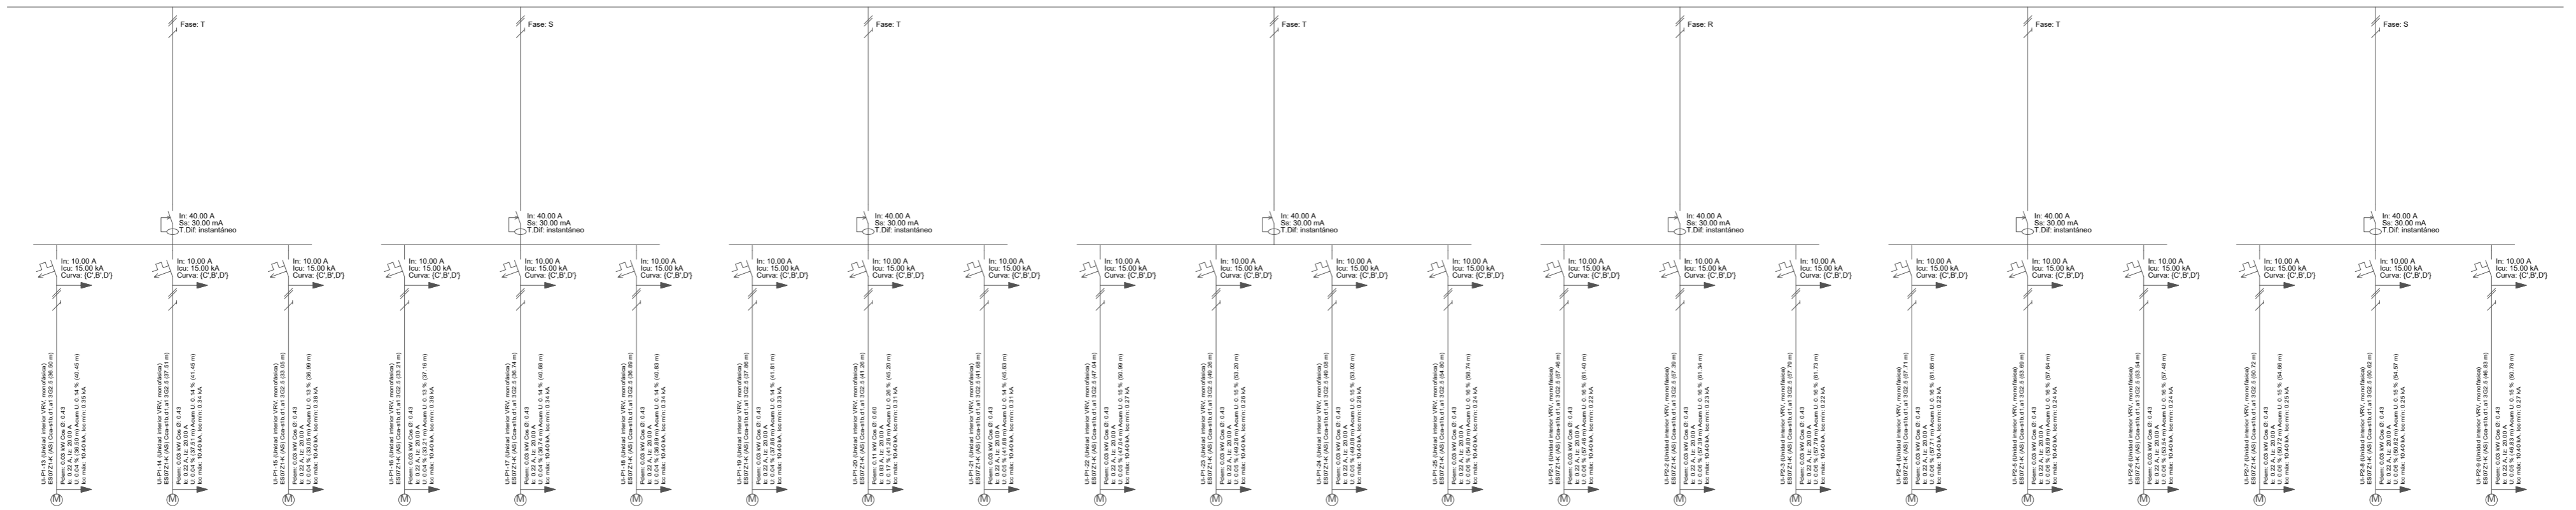

ACTUACIONES DE REPARACIONES Y MEJORAS EN EL CENTRO DE FORMACION DE SACERDOTES EN C/ SAN AMBROSIO C/V CUESTA DE LA ENCARNACION. SALAMANCA

PLANO:
 INSTALACION DE ELECTRICIDAD
 ESQUEMAS UNIFILARES

Nº:
1-ELE 07

ESCALA: 1/100

FECHA: SEPTIEMBRE-2021

HERMANDAD DE SACERDOTES OPERARIOS DIOCESANOS PROPIEDAD

JUAN DE DIOS DE LA HOZ MARTINEZ ARQUITECTO

