


Nº 1 RECUPERADOR ENTALPICO  
 Mod: D-AHU MODULAR L5 - DAIKIN  
 Posición: HORIZONTAL  
 FILTROS: F6+F8  
 PESO: 280KG  
 POTENCIA: 570W (230V)  
 ALXANxPr: (415x) 600x2.000  
 CAUDAL: 1.625 M3/H  
 POT. SONORA: 35 dBA  
 BOCA: 500x300MM

Nº 3 RECUPERADOR ENTALPICO  
 Mod: VAM1000J - DAIKIN  
 Posición: HORIZONTAL  
 FILTROS: F6+F8  
 PESO: 79KG  
 POTENCIA: 416W (230V)  
 ALXANxPr: (368x)1350x1170  
 CAUDAL: 1.000 M3/H  
 POT. SONORA: 38,5 dBA  
 BOCA: 250MM


Nº 2 RECUPERADOR ENTALPICO  
 Mod: VAM2000J - DAIKIN  
 Posición: HORIZONTAL  
 FILTROS: F6+F8  
 PESO: 157KG  
 POTENCIA: 833W (230V)  
 ALXANxPr: (731x)1350x1170  
 CAUDAL: 2.000 M3/H  
 POT. SONORA: 41,5 dBA  
 BOCA: 2x250MM

PROYECTO: <h2 style="text-align: center;">INSTALACIÓN DE CLIMATIZACIÓN Y VENTILACIÓN</h2>			
Ingeniero Industrial Col. nº 3.403   Javier Ibáñez Tortajada	SITUACIÓN C/ NICOLAS COPERNICO 7 46980 PATERNA	TITULAR INSTITUTO TECNOLÓGICO DE INFORMÁTICA	
	DESIGNACIÓN <h3 style="margin: 0;">PLANTA BAJA</h3>		PLANO Nº <h2 style="margin: 0;">03</h2>
REFERENCIA 21017	FECHA JUNIO 23	ESCALA 1/125	C/ Beniferri nº 81 Urbaniz. Poliflito - 46015 Valencia Tfono: 606555215 - 963173037

ESQUEMA TUBERIA CIRCUITO N° 5 REYQ8U

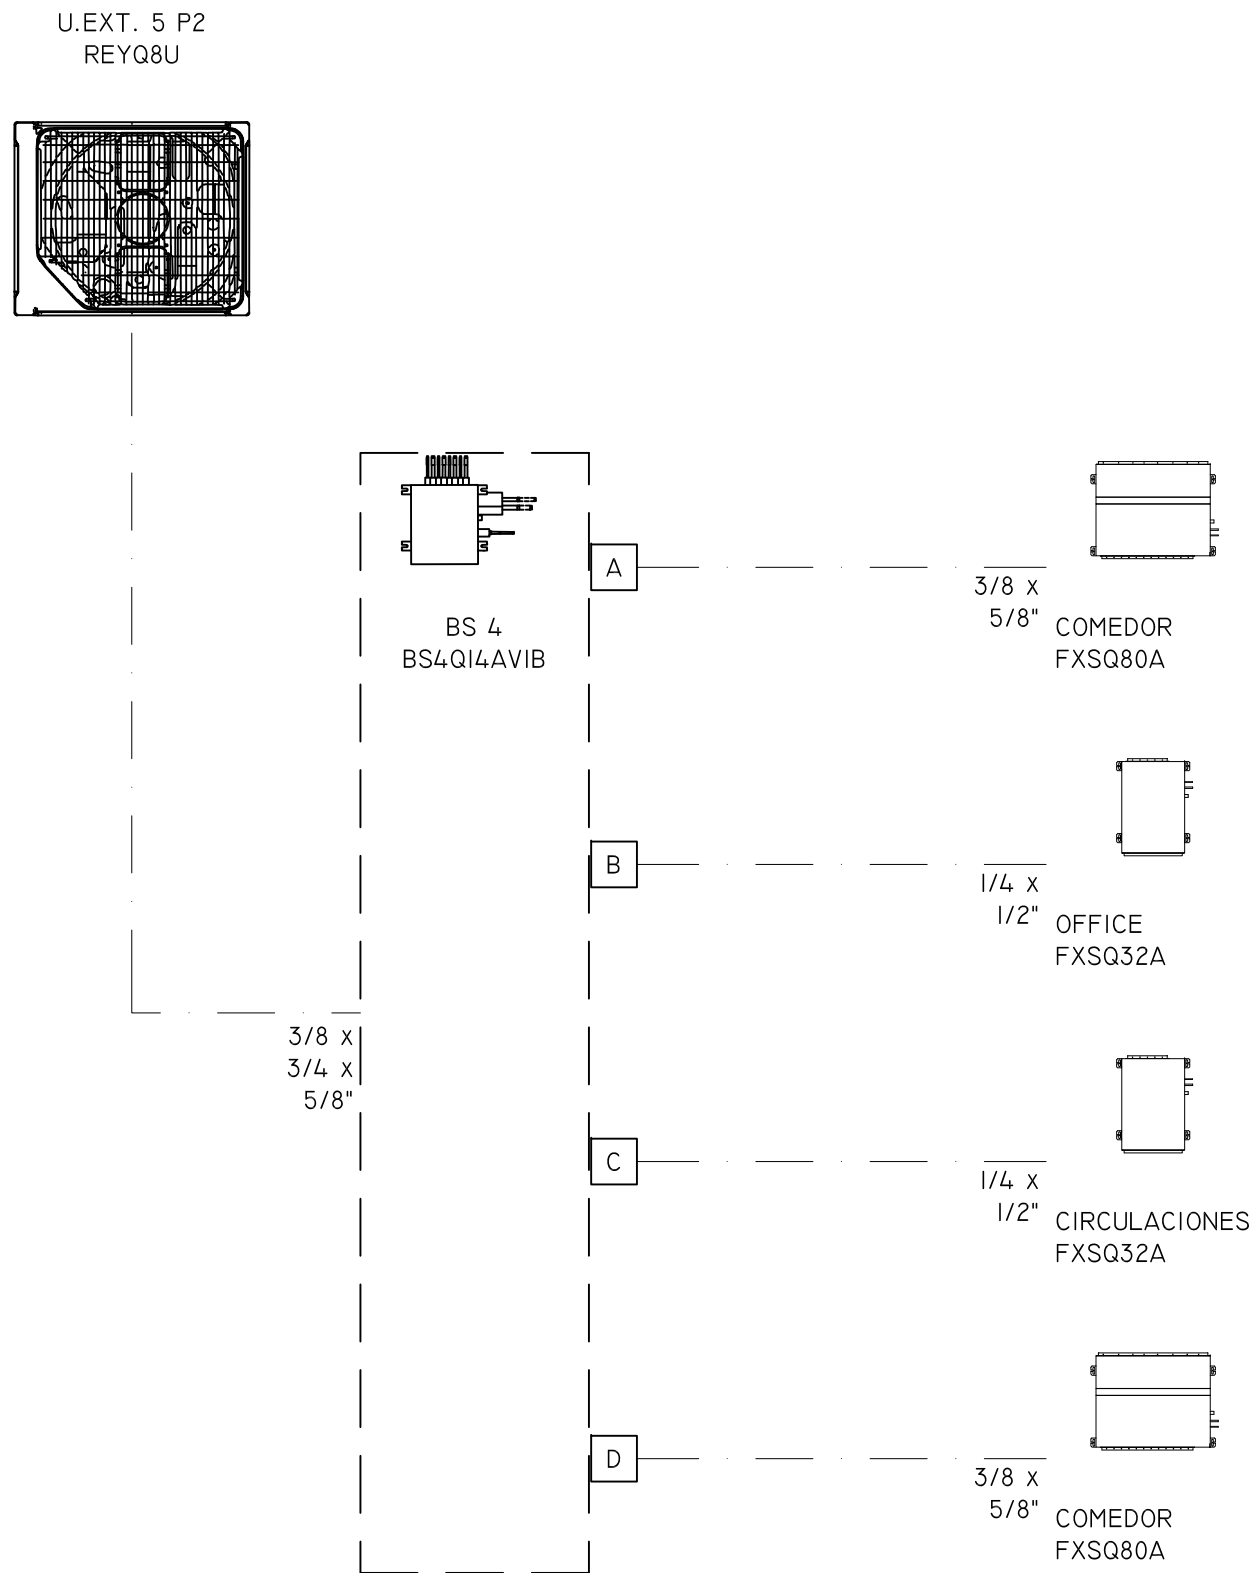



ESQUEMA CABLEADO CIRCUITO N°5 REYQ8U

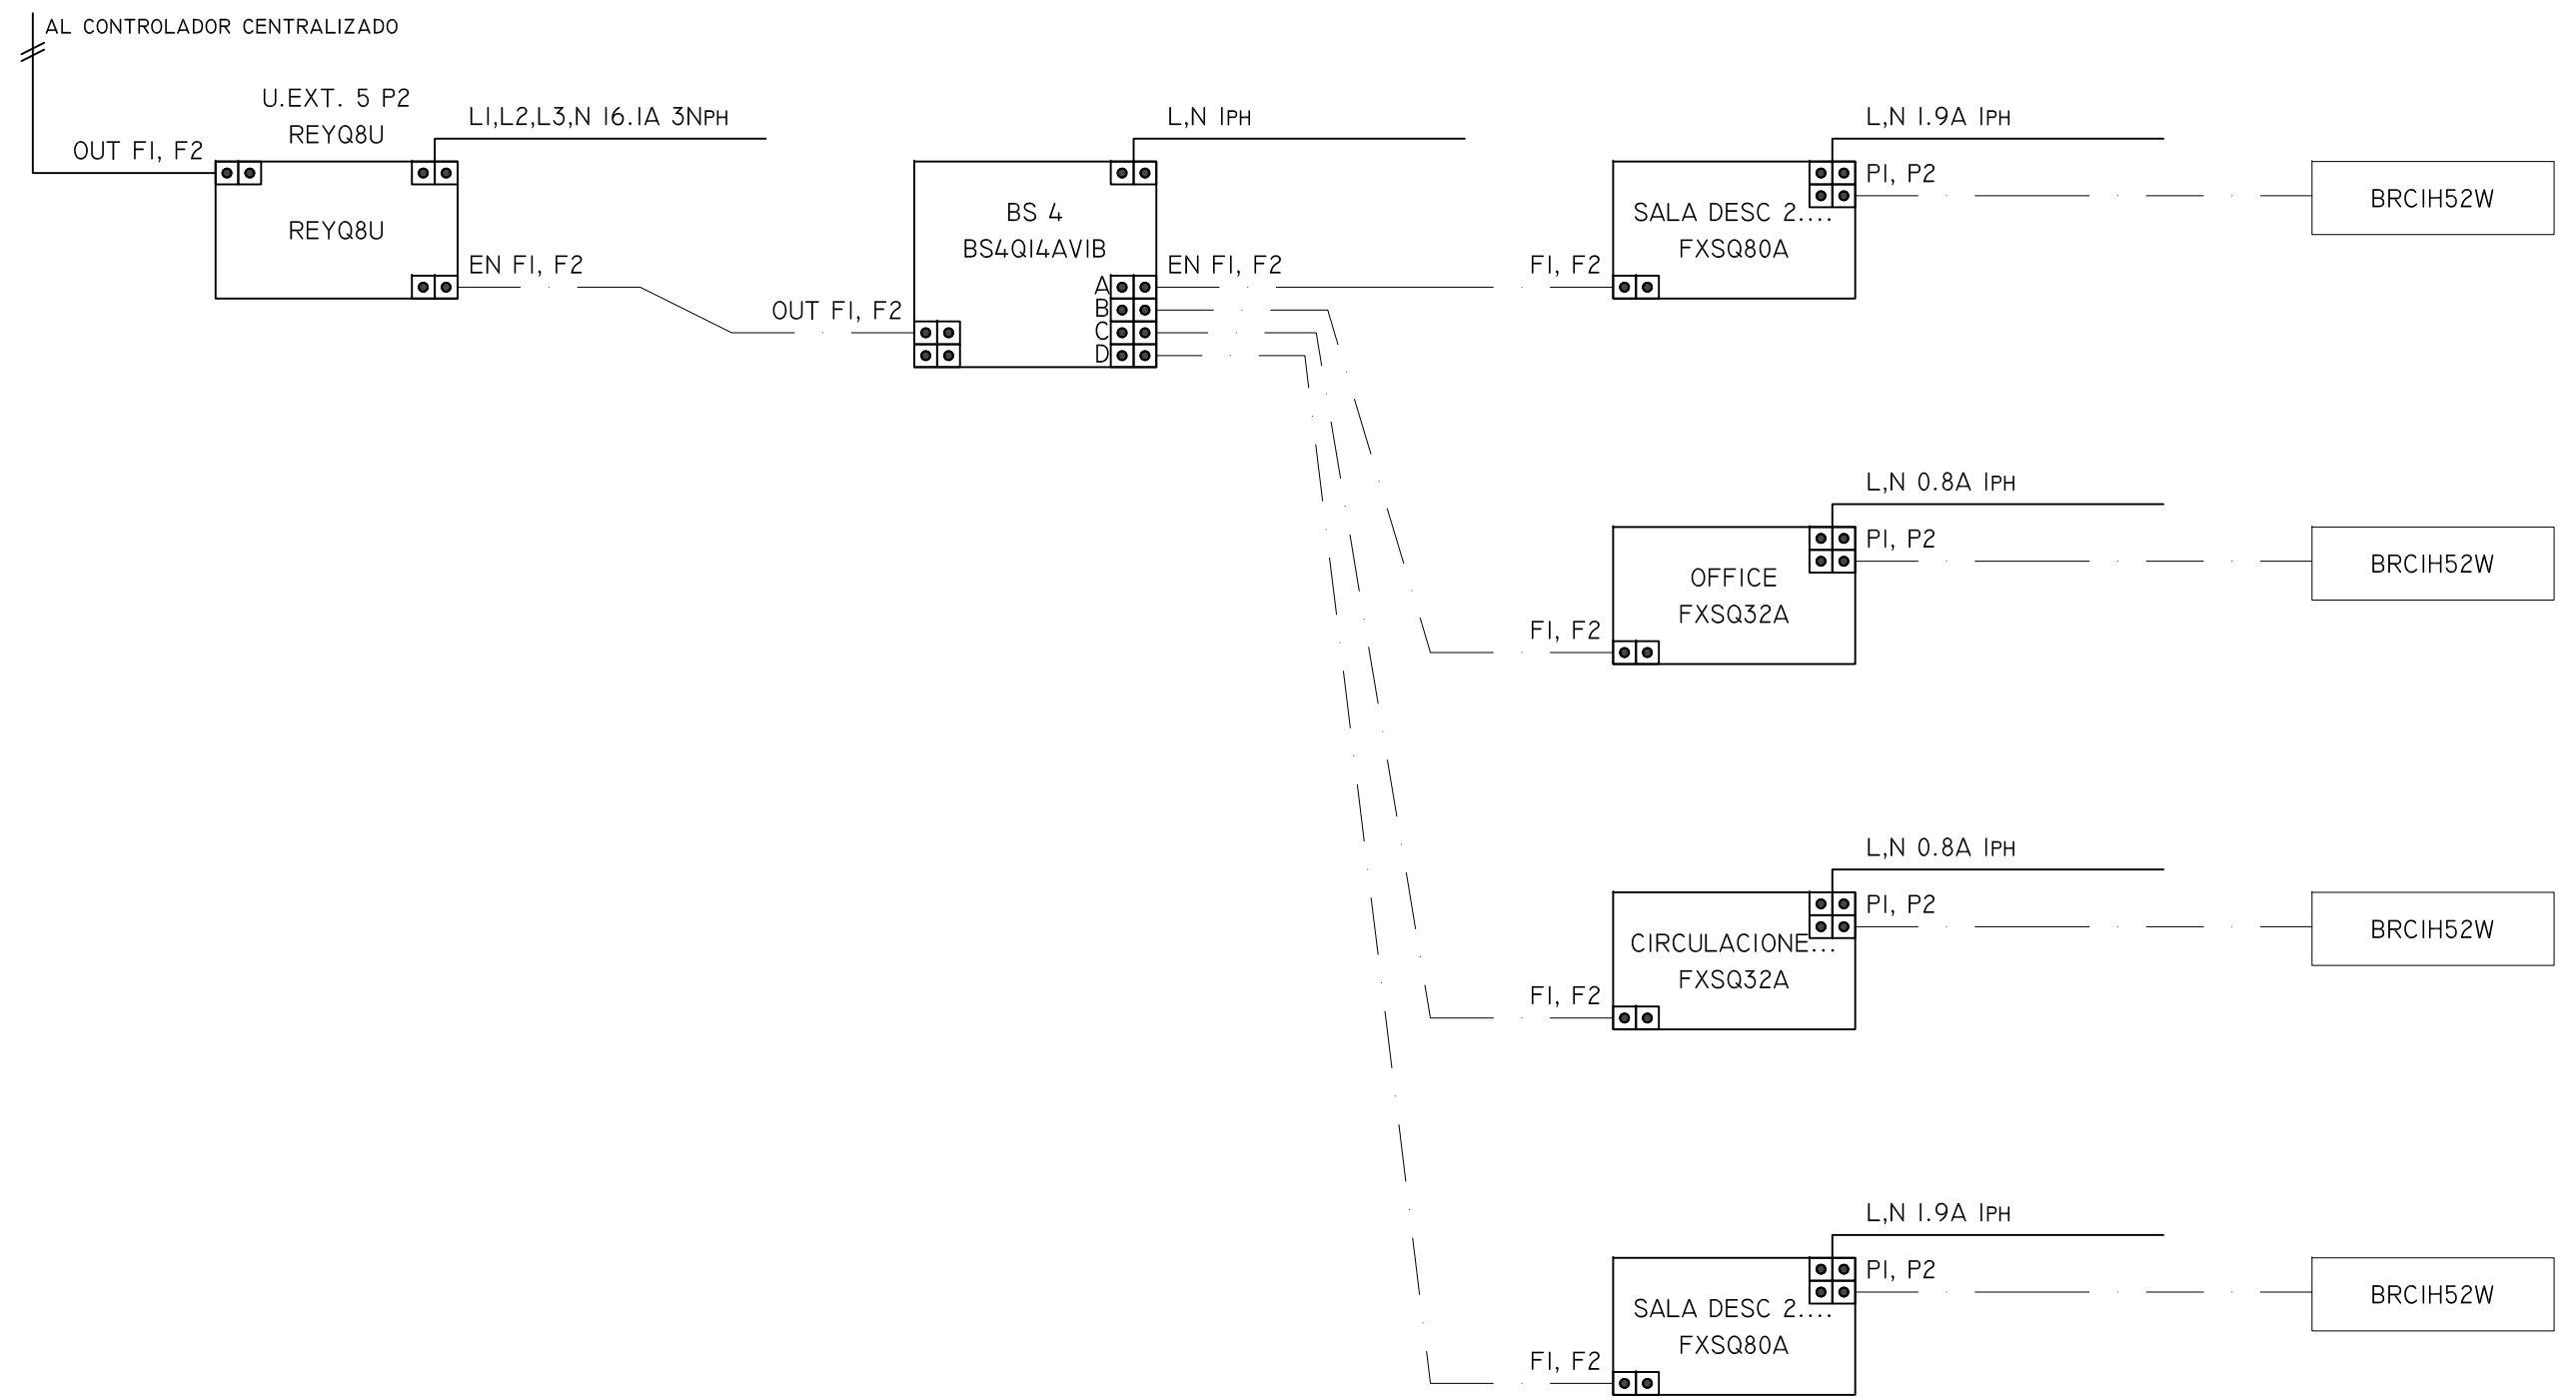


PROYECTO: <b>INSTALACIÓN DE CLIMATIZACIÓN Y VENTILACIÓN</b>			
Ingeniero Industrial Col. n° 3.403  Javier Ibáñez Tortajada	SITUACIÓN C/ NICOLAS COPERNICO 7 46980 PATERNA	TITULAR INSTITUTO TECNOLÓGICO DE INFORMÁTICA 	PLANO N° <b>11</b>
	DESIGNACIÓN <b>ESQUEMA FRIGORÍFICO 5</b>		REFERENCIA 21017
ESCALA S/E		C/ Beniferri nº 81 Urbaniz. Polifilo - 46015 Valencia Tfno: 606555215 - 963173037	


ESQUEMA TUBERIA CIRCUITO N° 4 REYQ16U

 CIRCUITO N° 4 - PLANTA PRIMERA  
REYQ16U

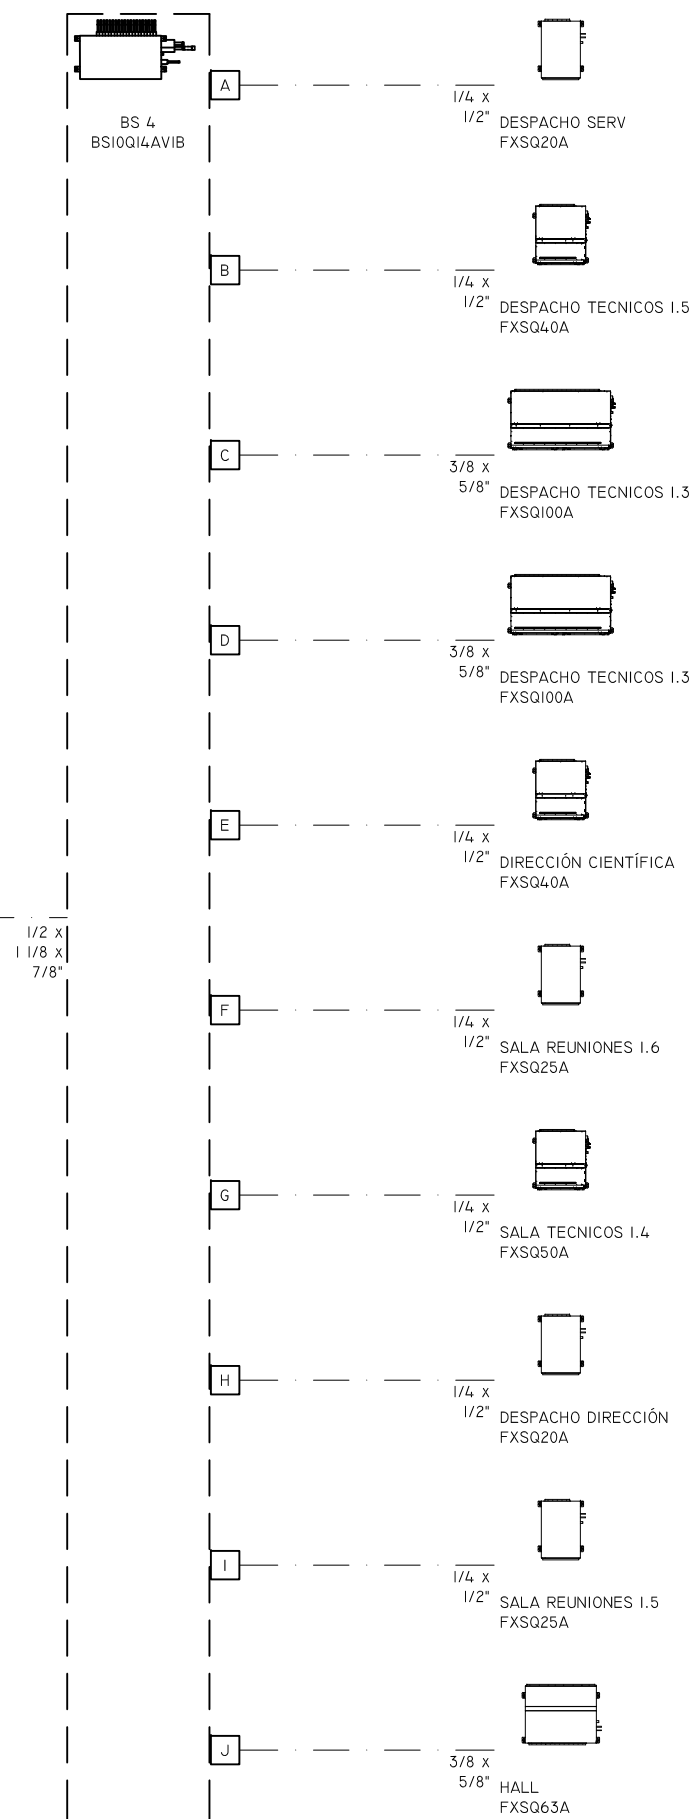


ESQUEMA CABLEADO CIRCUITO N° 4 REYQ16U

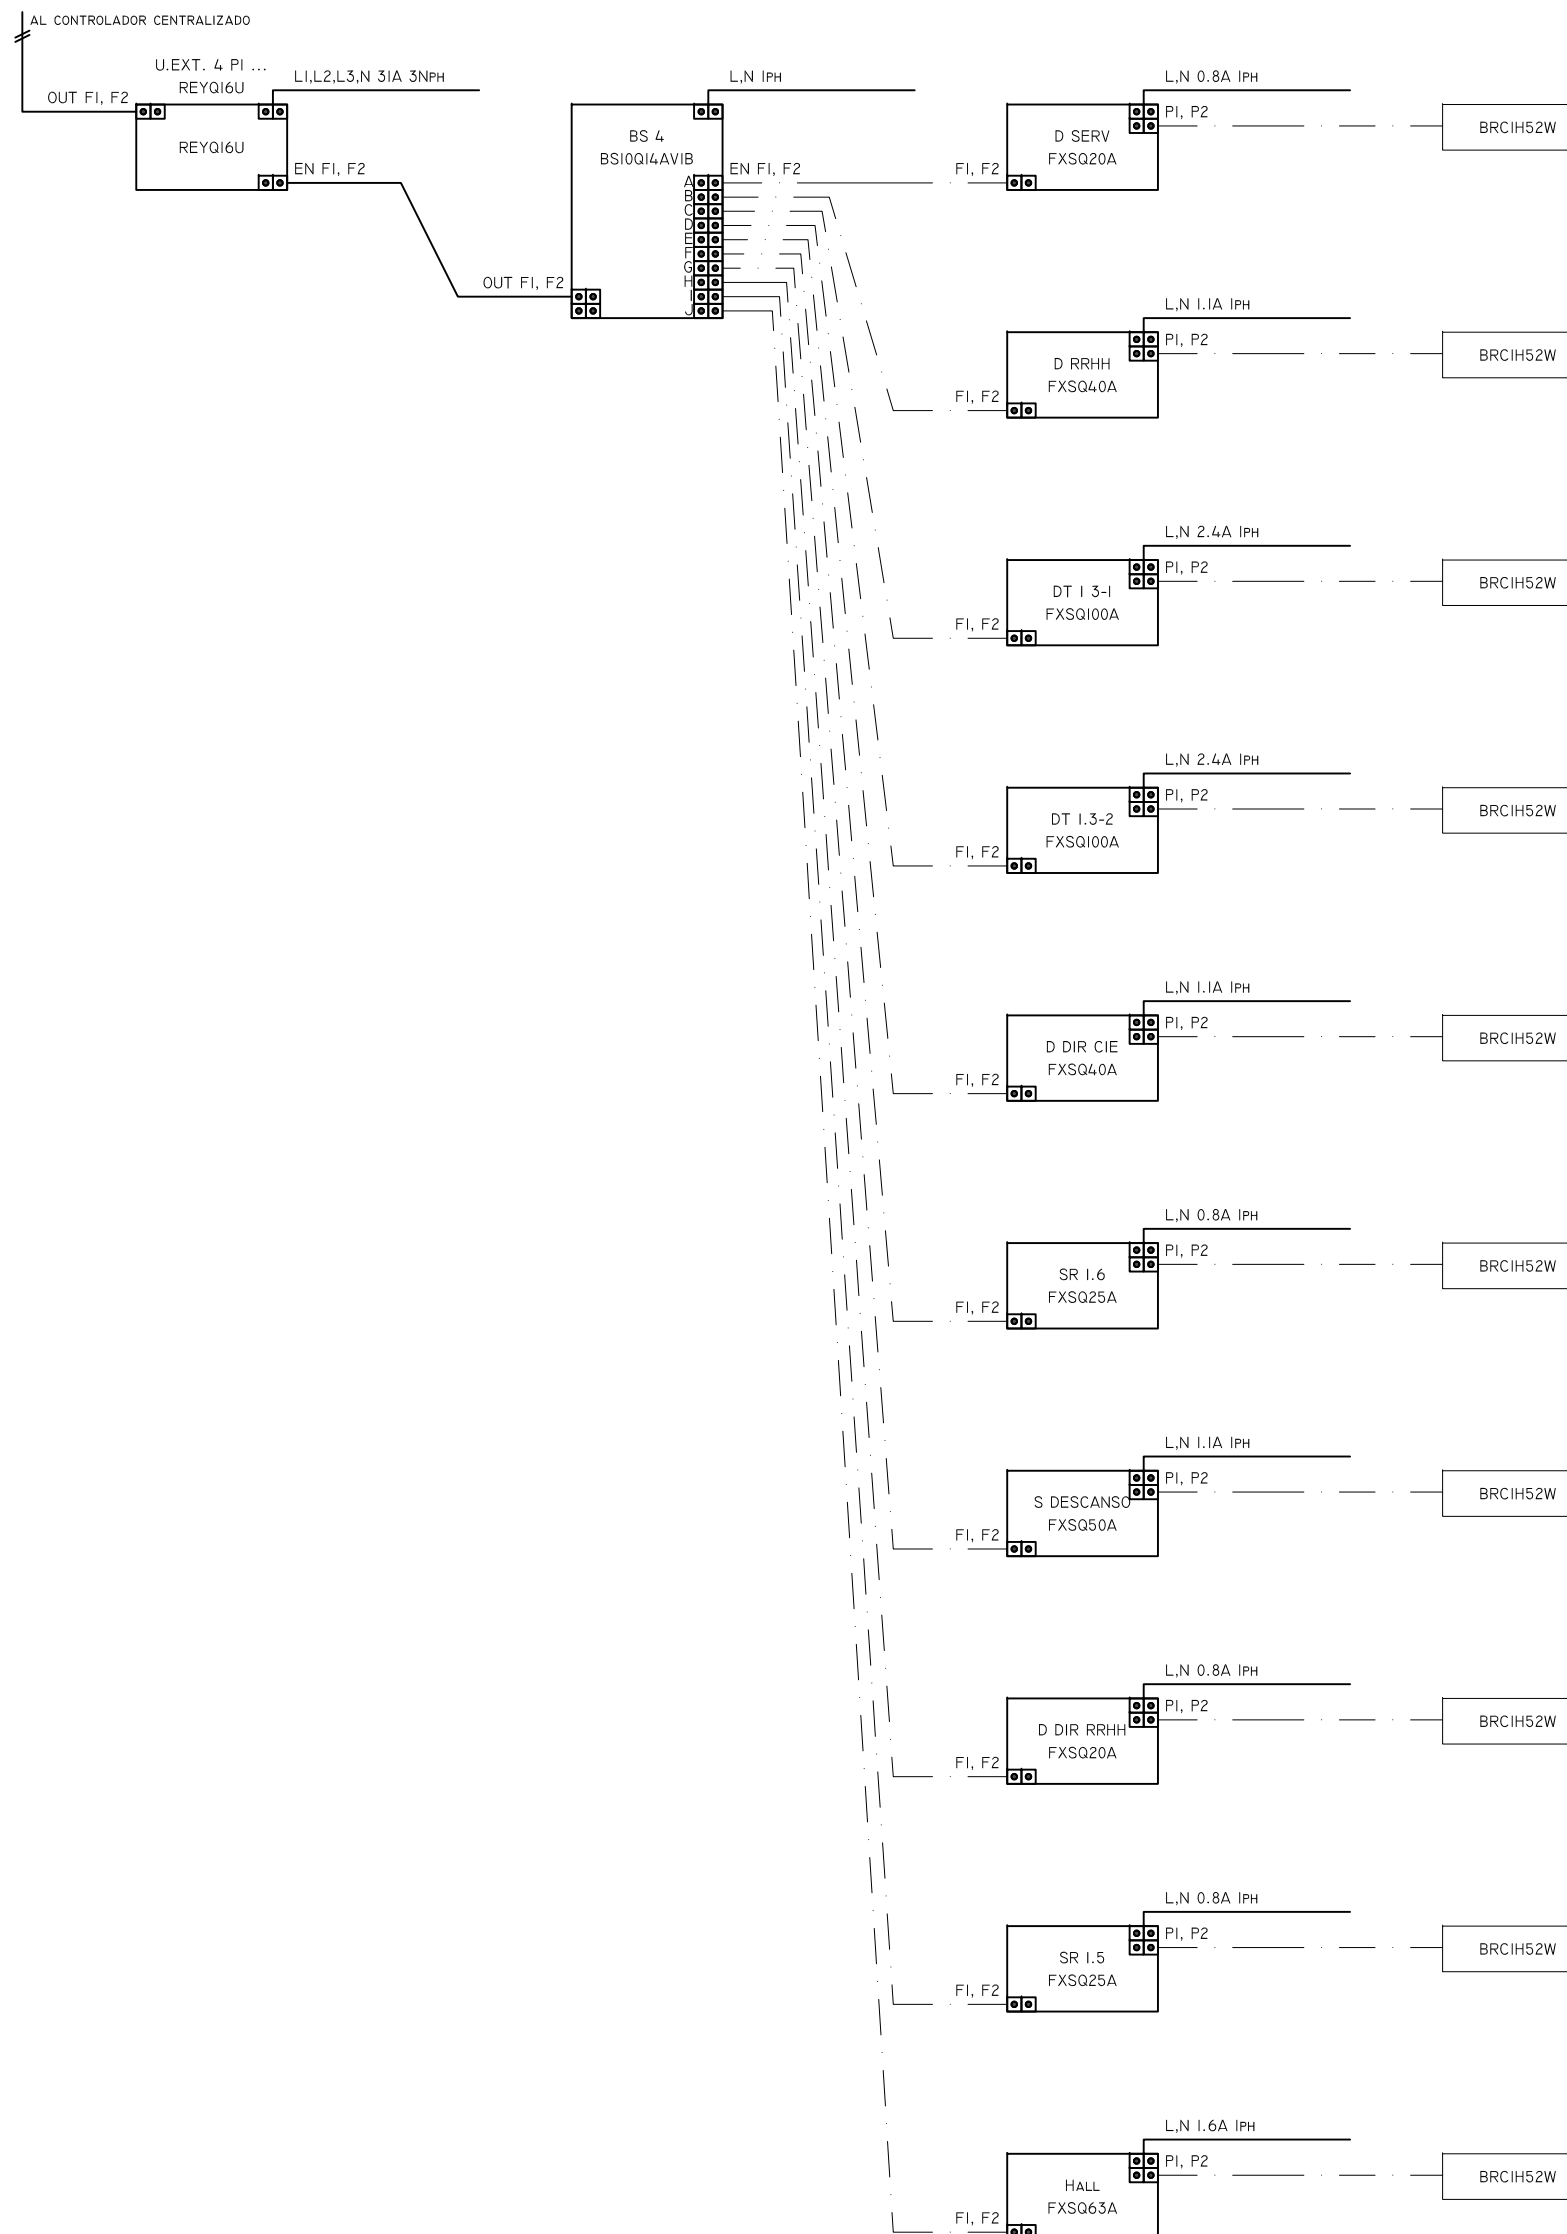

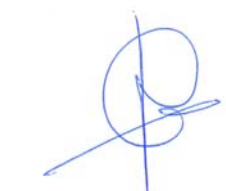
PROYECTO: <b>INSTALACIÓN DE CLIMATIZACIÓN Y VENTILACIÓN</b>			
Ingeniero Industrial Col. n° 3.403  Javier Ibáñez Tortajada	SITUACIÓN C/ NICOLAS COPERNICO 7 46980 PATERNA	TITULAR INSTITUTO TECNOLÓGICO DE INFORMÁTICA 	PLANO N° <b>10</b>
DESIGNACIÓN <b>ESQUEMA FRIGORÍFICO 4</b>			
REFERENCIA 21017	FECHA JUNIO 23	ESCALA S/E	 C/ Beniferri nº 81 Urbaniz. Poliflora - 46015 Valencia Tfono: 606555215 - 963173037

ESQUEMA TUBERIA CIRCUITO N° 3 REYQ16U

CIRCUITO N° 3 - PLANTA PRIMERA  
REYQ16U

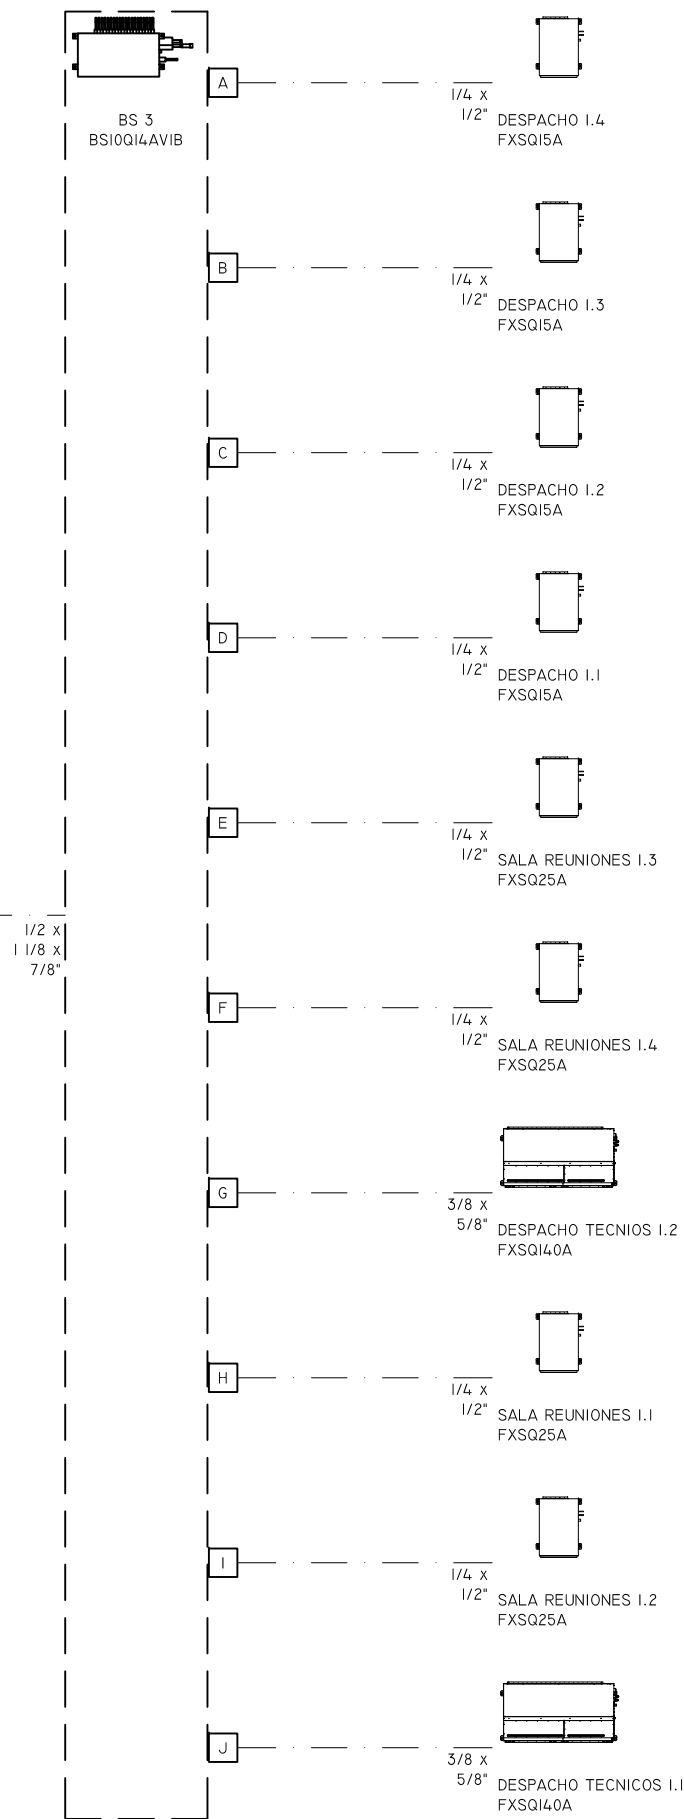



ESQUEMA CABLEADO CIRCUITO N° 3 REYQ16U

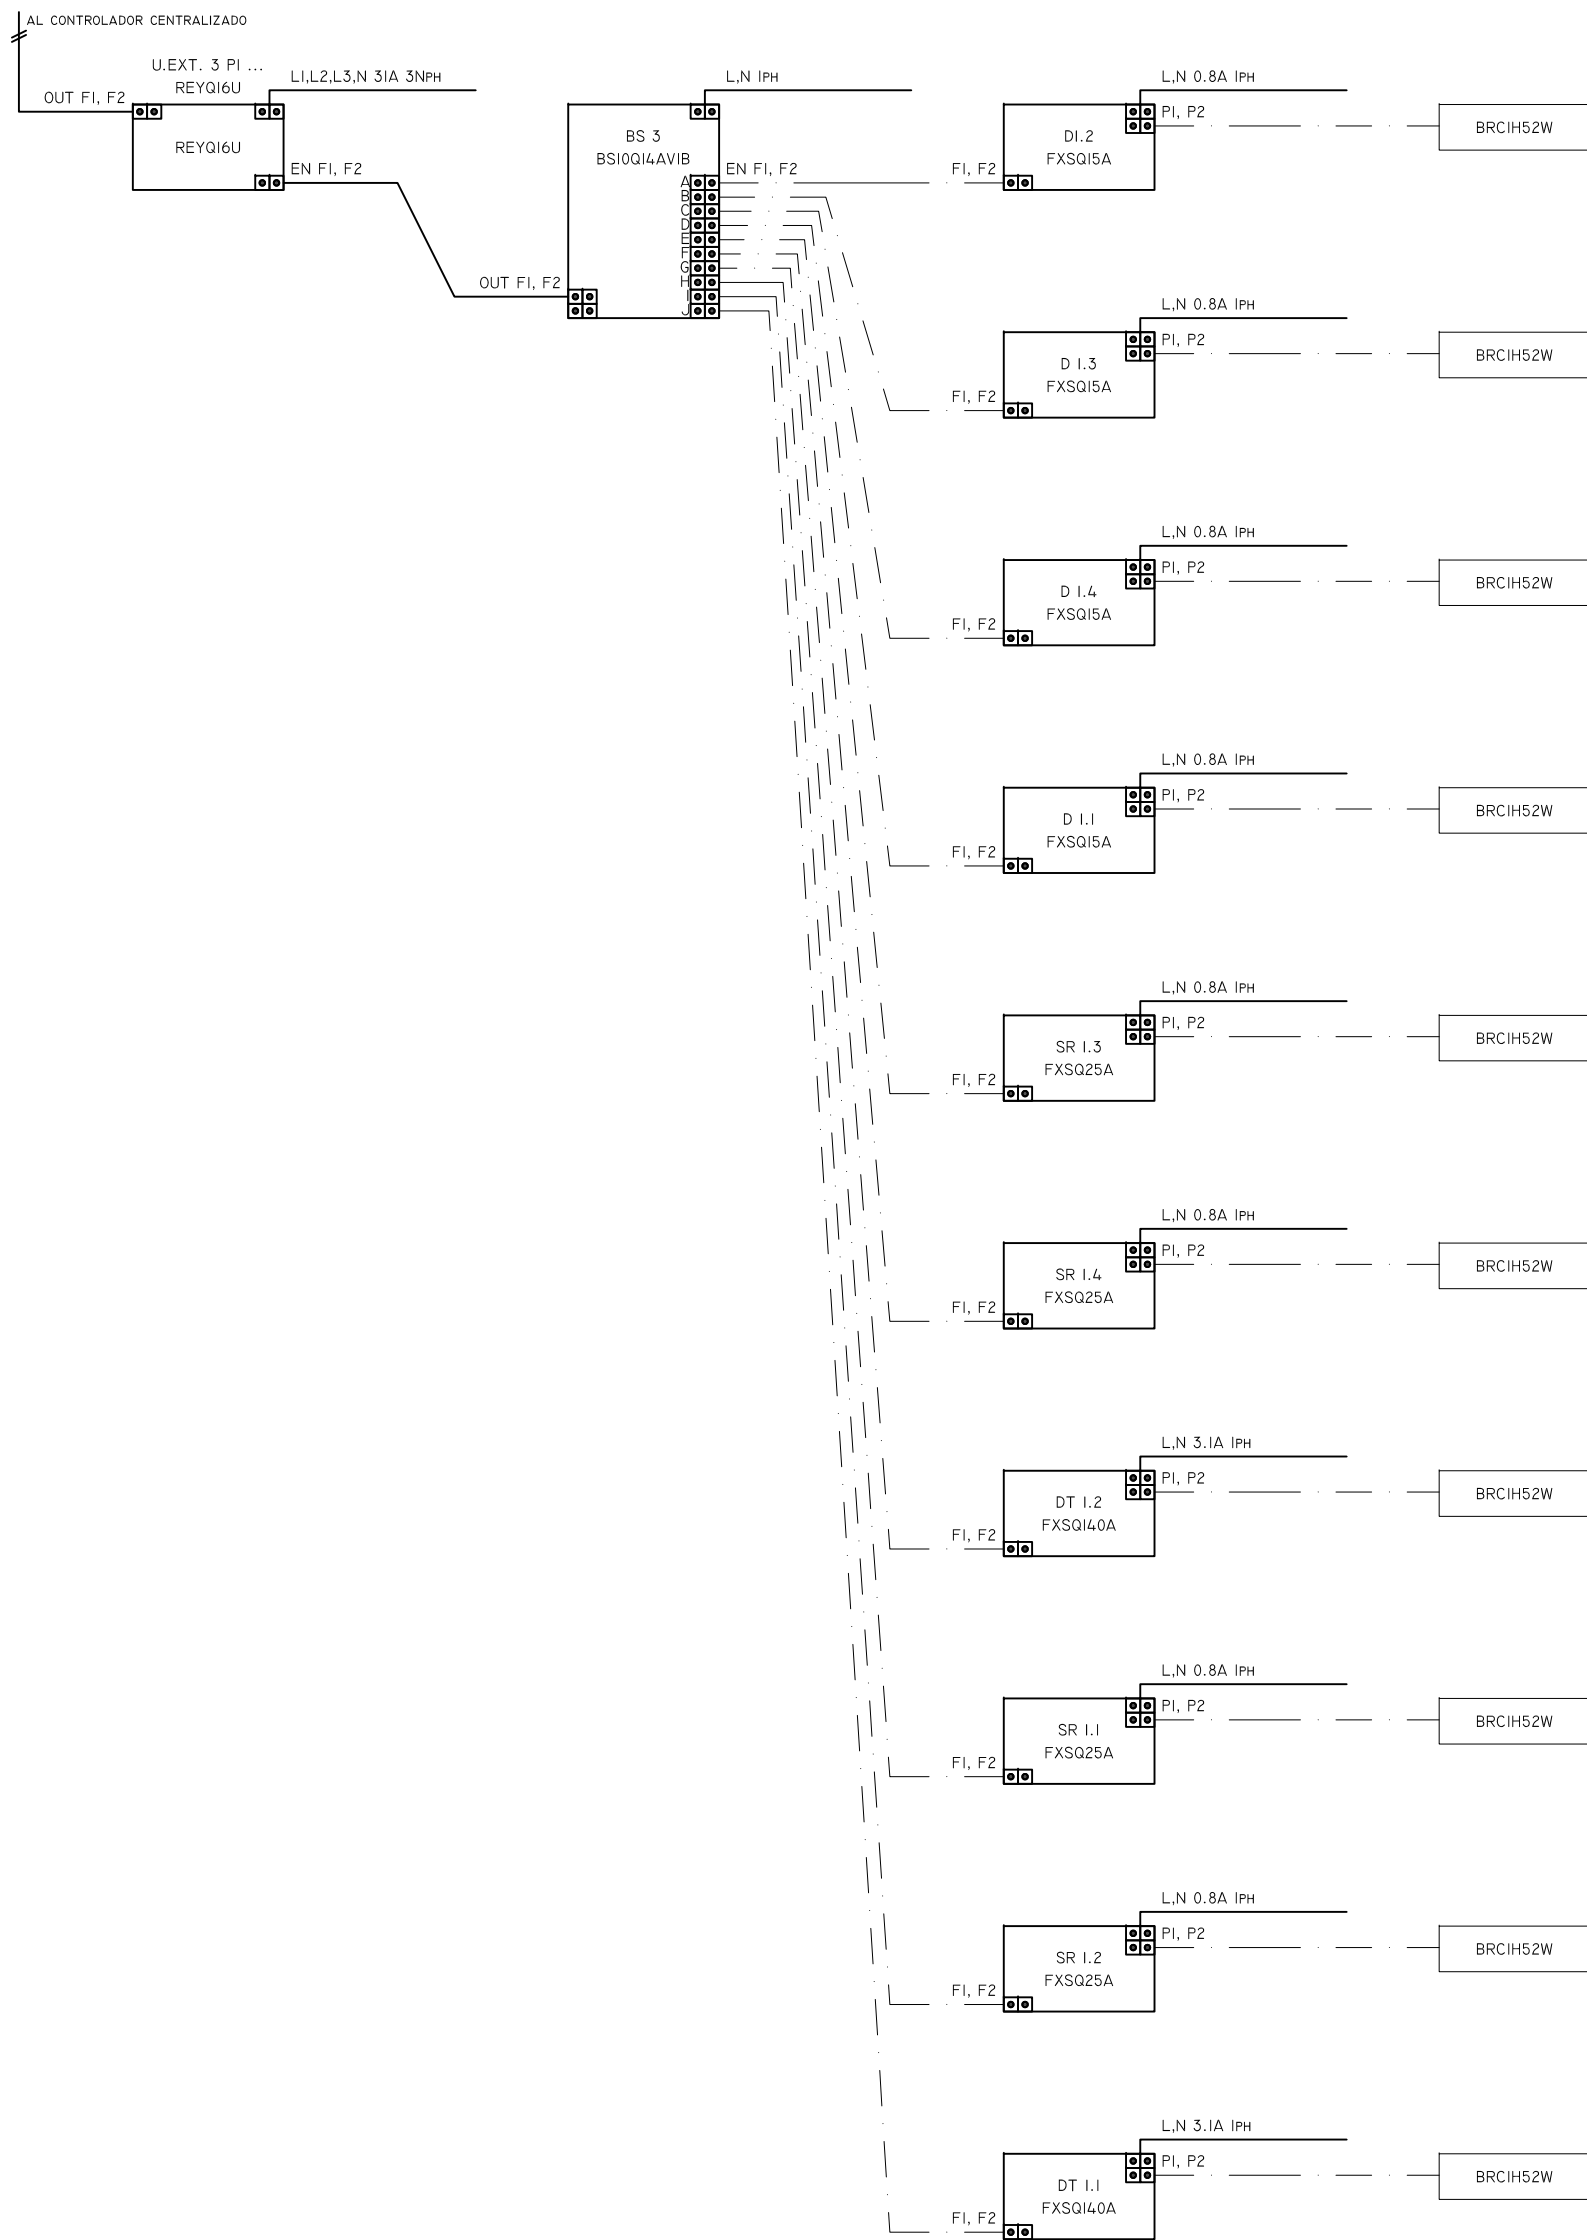


PROYECTO: <b>INSTALACIÓN DE CLIMATIZACIÓN Y VENTILACIÓN</b>			
Ingeniero Industrial Col. n° 3.403  Javier Ibáñez Tortajada	SITUACIÓN C/ NICOLAS COPERNICO 7 46980 PATERNA	TITULAR INSTITUTO TECNOLÓGICO DE INFORMÁTICA 	PLANO N° <b>09</b>
	DESIGNACIÓN <b>ESQUEMA FRIGORÍFICO 3</b>		REFERENCIA 21017
FECHA JUNIO 23	ESCALA S/E		C/ Beniferri nº 81 Urbaniz. Poliflora - 46015 Valencia Tfono: 606555215 - 963173037

ESQUEMA TUBERIA CIRCUITO N° 2 REYQ16U

CIRCUITO N° 2 - PLANTA BAJA  
REYQ16U

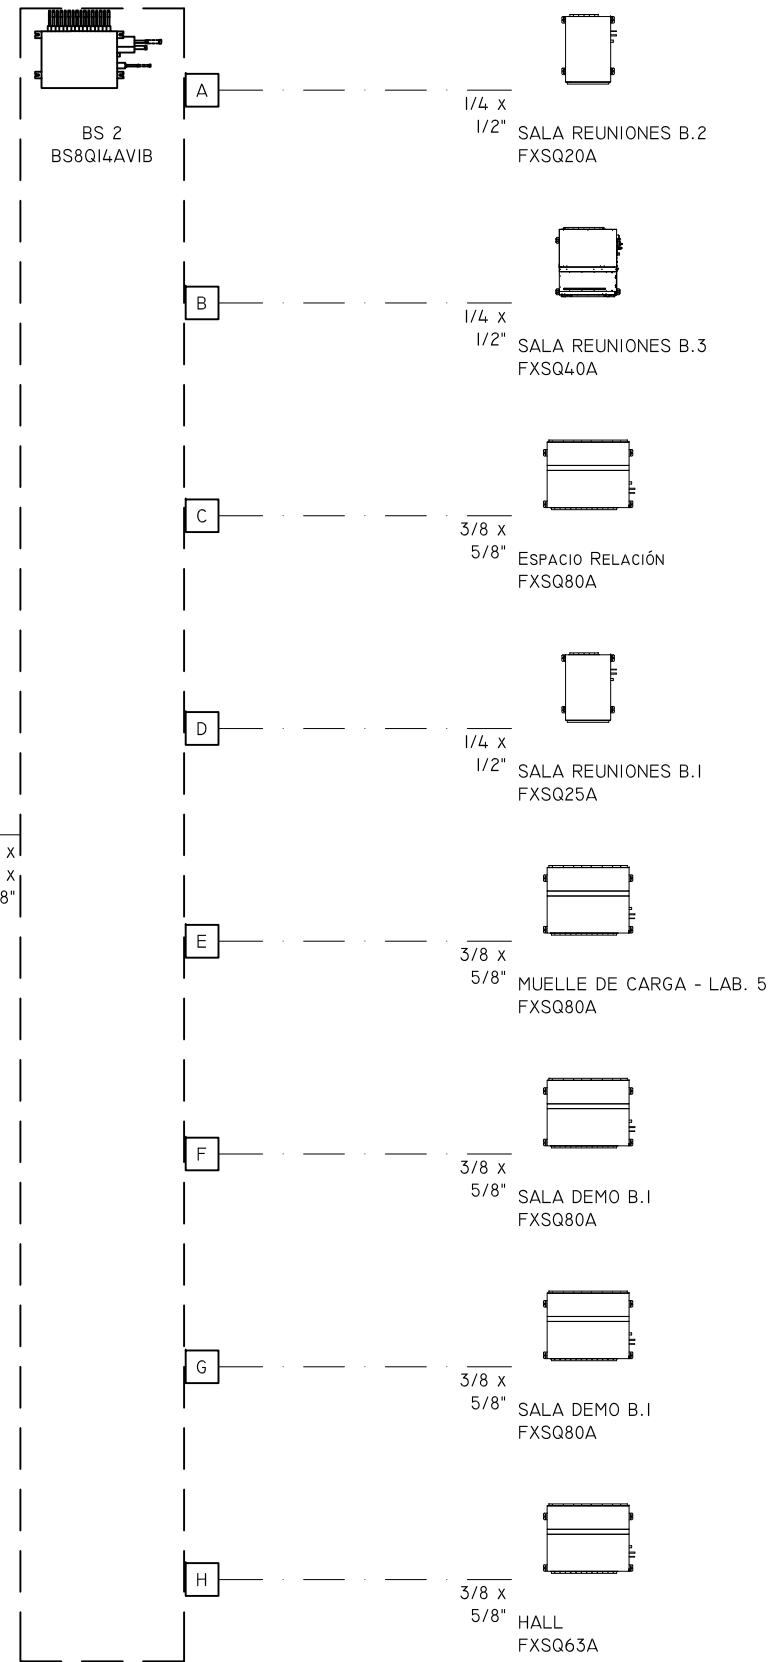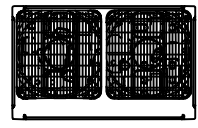



ESQUEMA CABLEADO CIRCUITO N° 2 REYQ16U

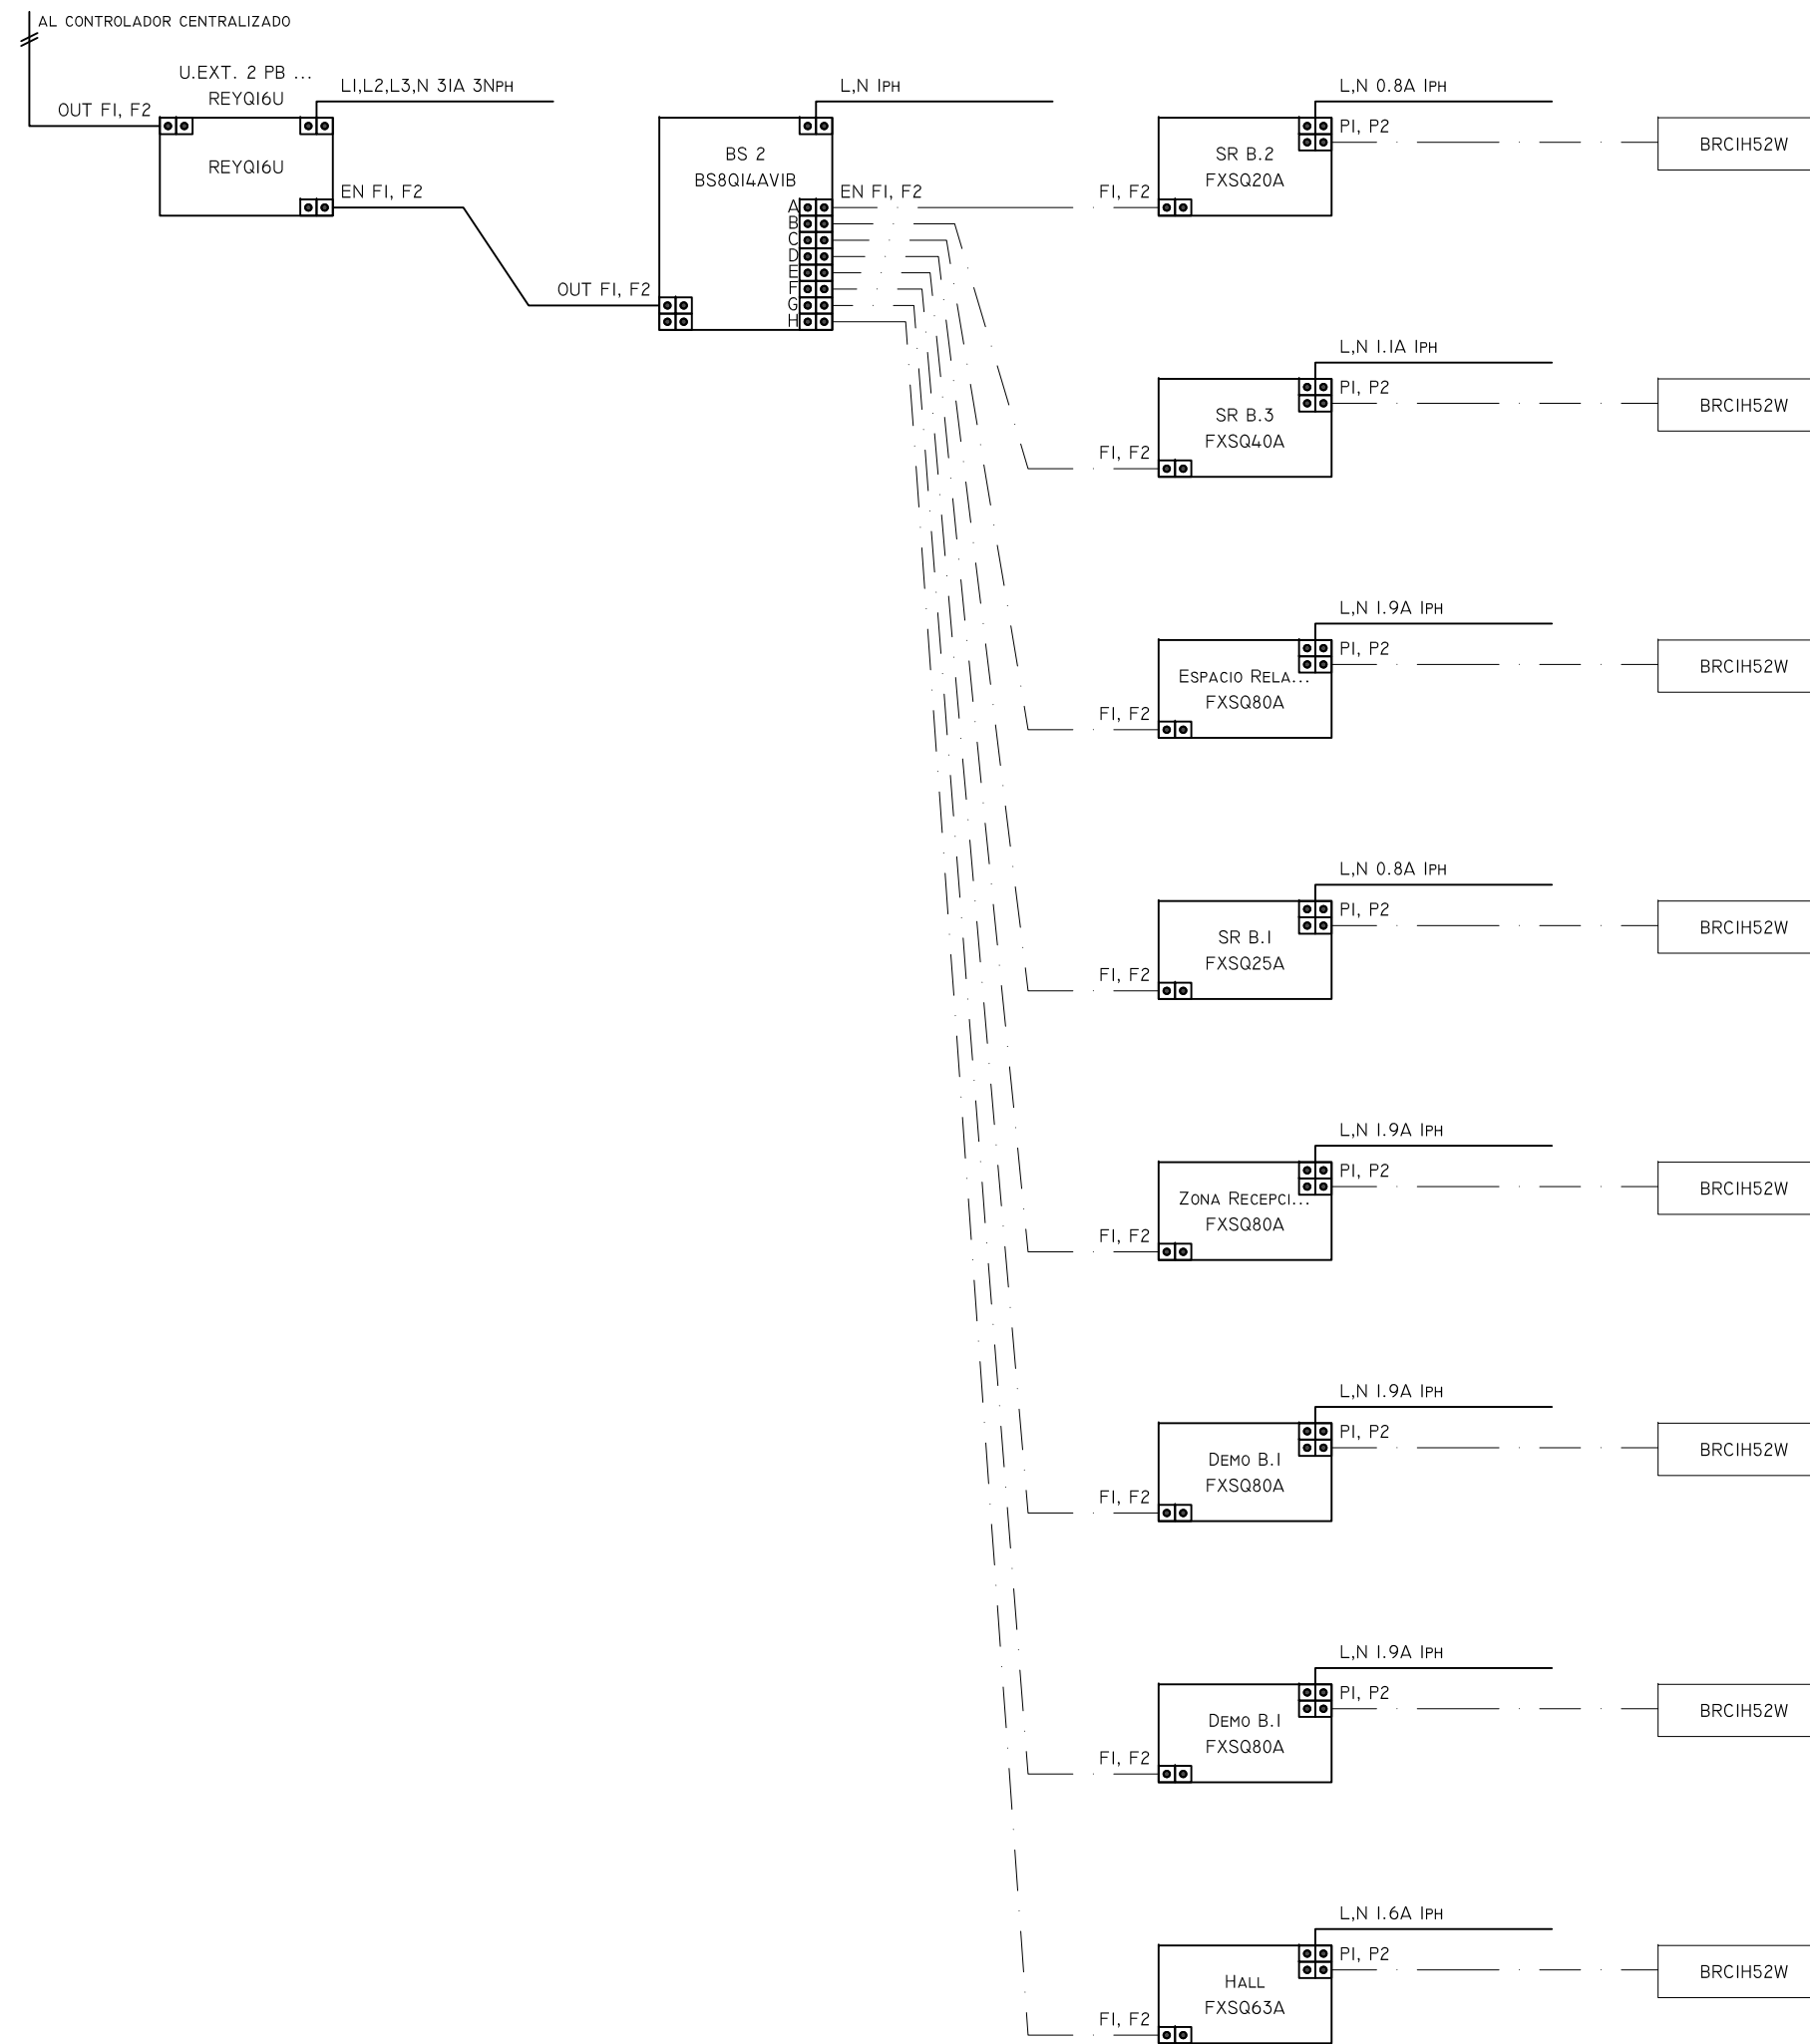


PROYECTO: <b>INSTALACIÓN DE CLIMATIZACIÓN Y VENTILACIÓN</b>			
Ingeniero Industrial Col. n° 3.403 	SITUACIÓN C/ NICOLAS COPERNICO 7 46980 PATERNA	TITULAR INSTITUTO TECNOLÓGICO DE INFORMÁTICA 	PLANO N° <b>08</b>
DESIGNACIÓN <b>ESQUEMA FRIGORÍFICO 2</b>		REFERENCIA 21017	FECHA JUNIO 23
ESCALA 1/125		 C/ Beniferri nº 81 Urbaniz. Poliflora - 46015 Valencia Tfno: 606555215 - 963173037	

ESQUEMA TUBERIA CIRCUITO N° 1 REYQ18U

 CIRCUITO N° 1 - PLANTA BAJA  
REYQ18U

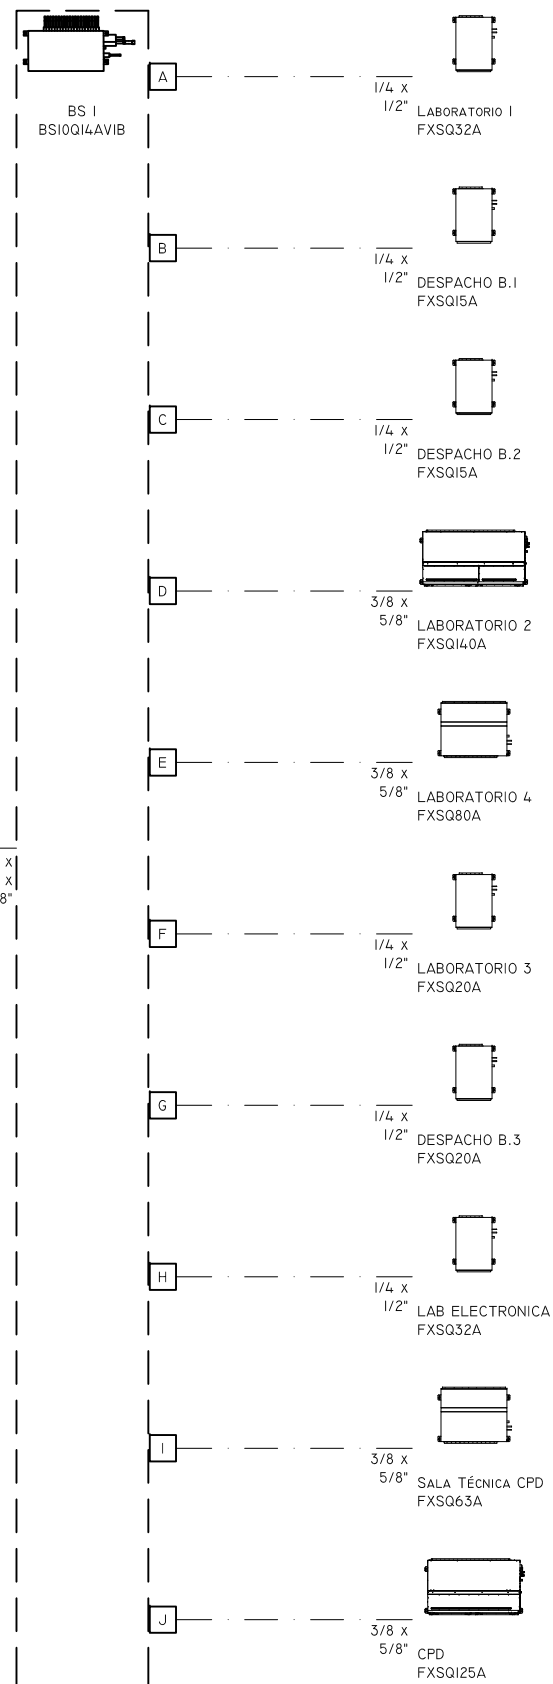



ESQUEMA CABLEADO CIRCUITO N° 1 REYQ18U

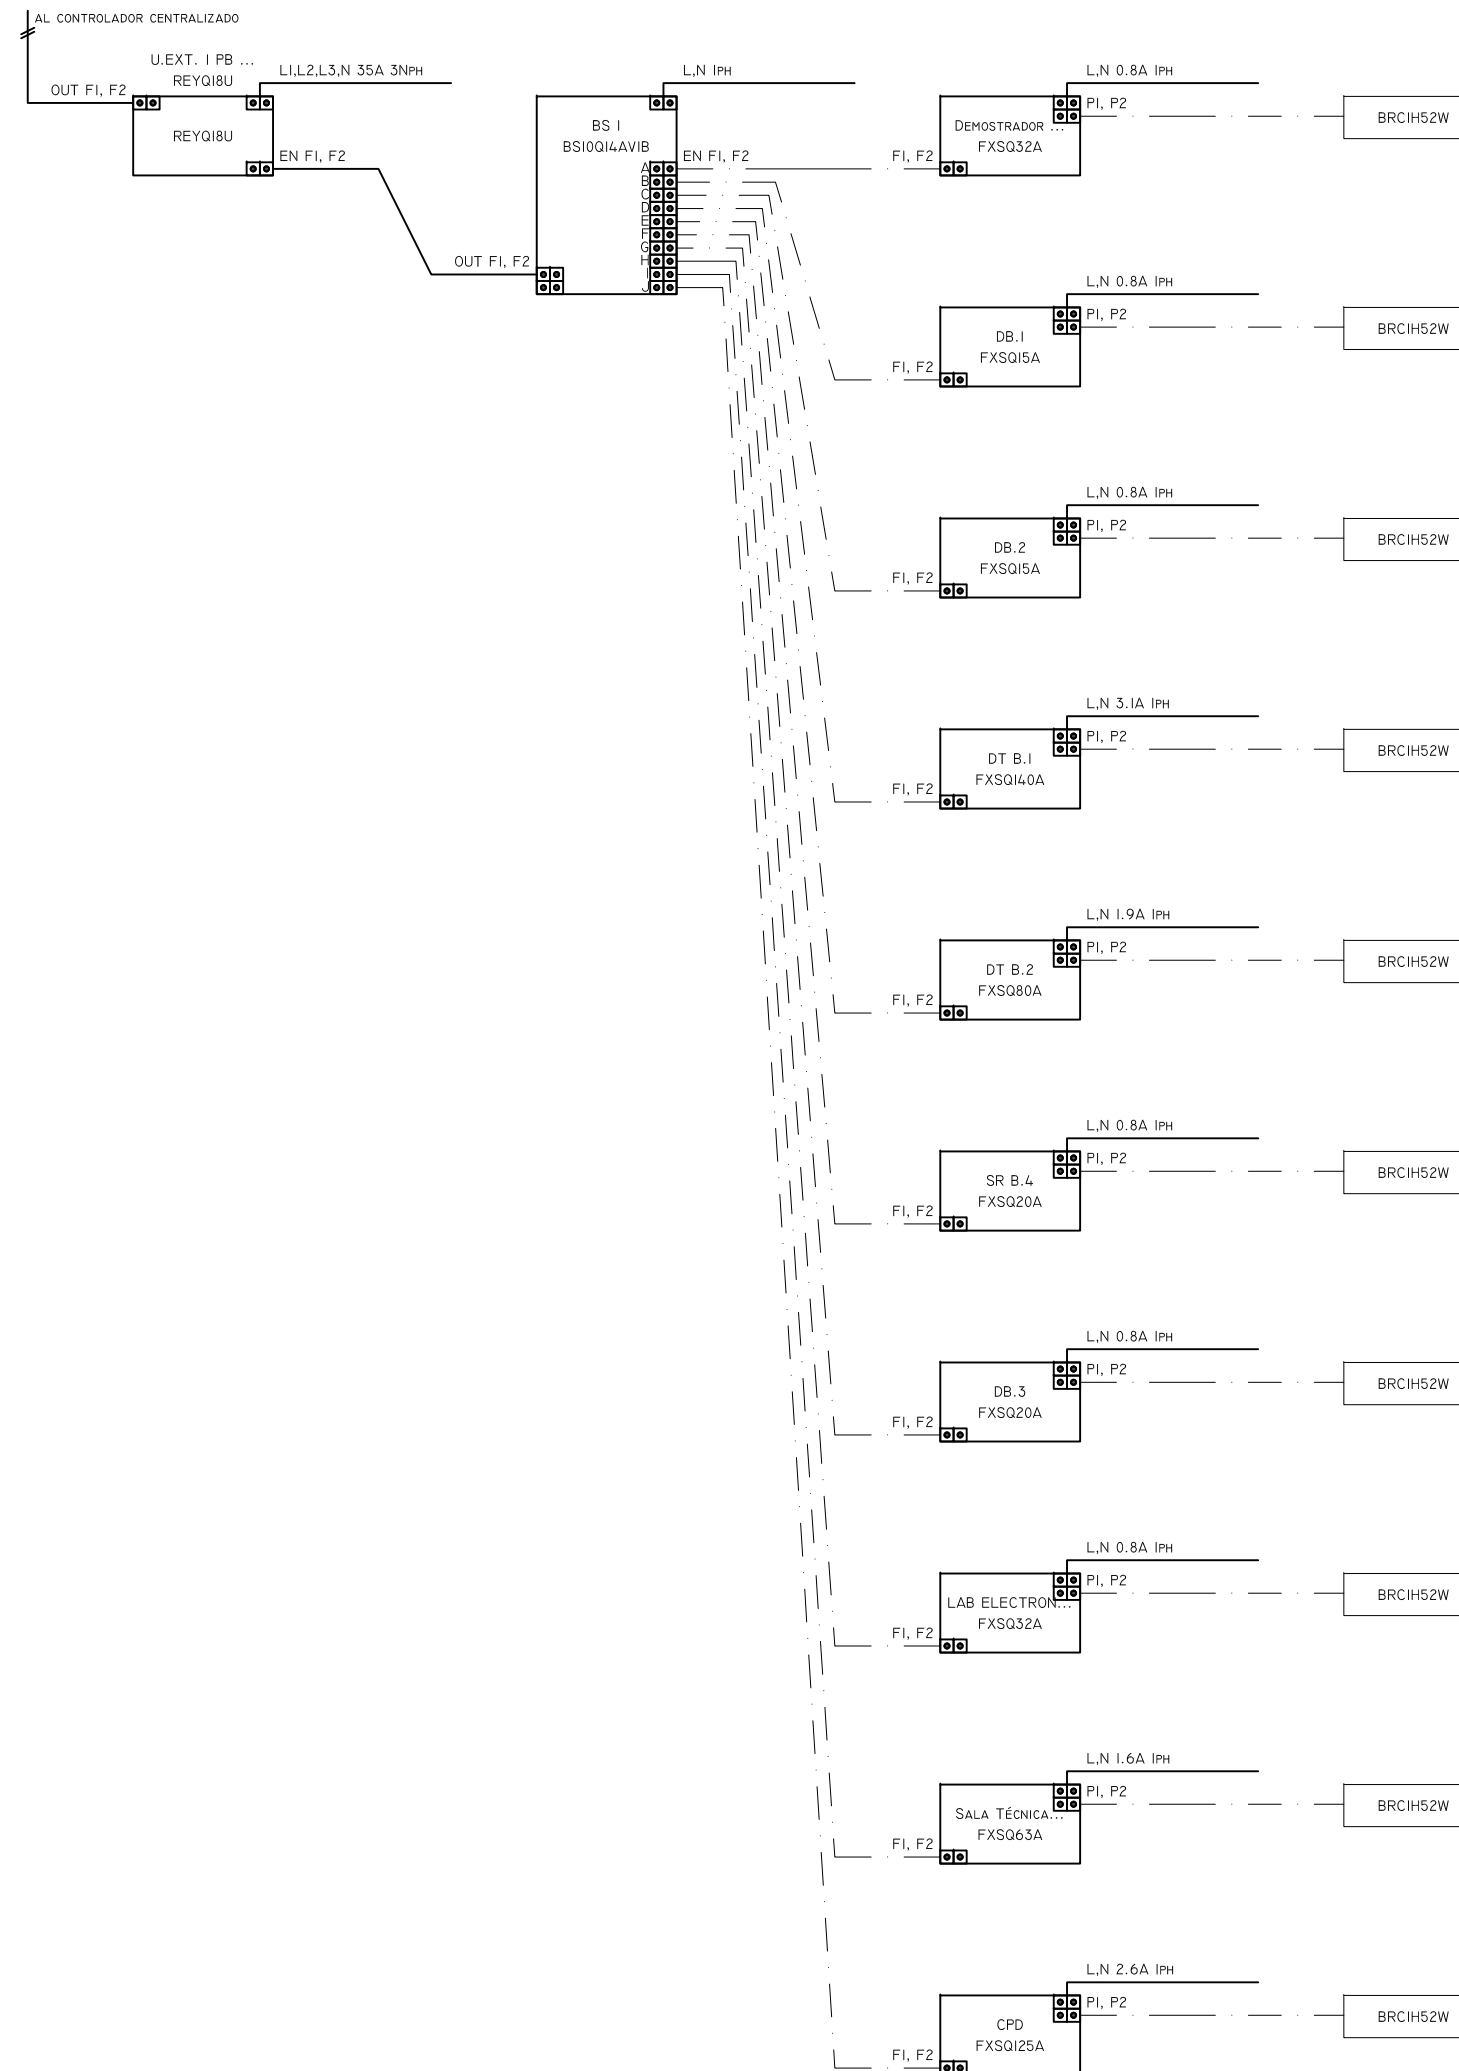


PROYECTO: <b>INSTALACIÓN DE CLIMATIZACIÓN Y VENTILACIÓN</b>			
Ingeniero Industrial Col. n° 3.403  Javier Ibáñez Tortajada	SITUACIÓN C/ NICOLAS COPERNICO 7 46980 PATERNA	TITULAR INSTITUTO TECNOLÓGICO DE INFORMÁTICA 	PLANO N° <b>07</b>
	DESIGNACIÓN <b>ESQUEMA FRIGORÍFICO 1</b>		REFERENCIA 21017    FECHA JUNIO 23    ESCALA 1/125
REFERENCIA 21017    FECHA JUNIO 23    ESCALA 1/125			C/ Beniferri nº 81 Urbaniz. Polifilfo - 46015 Valencia Tfono: 606555215 - 963173037



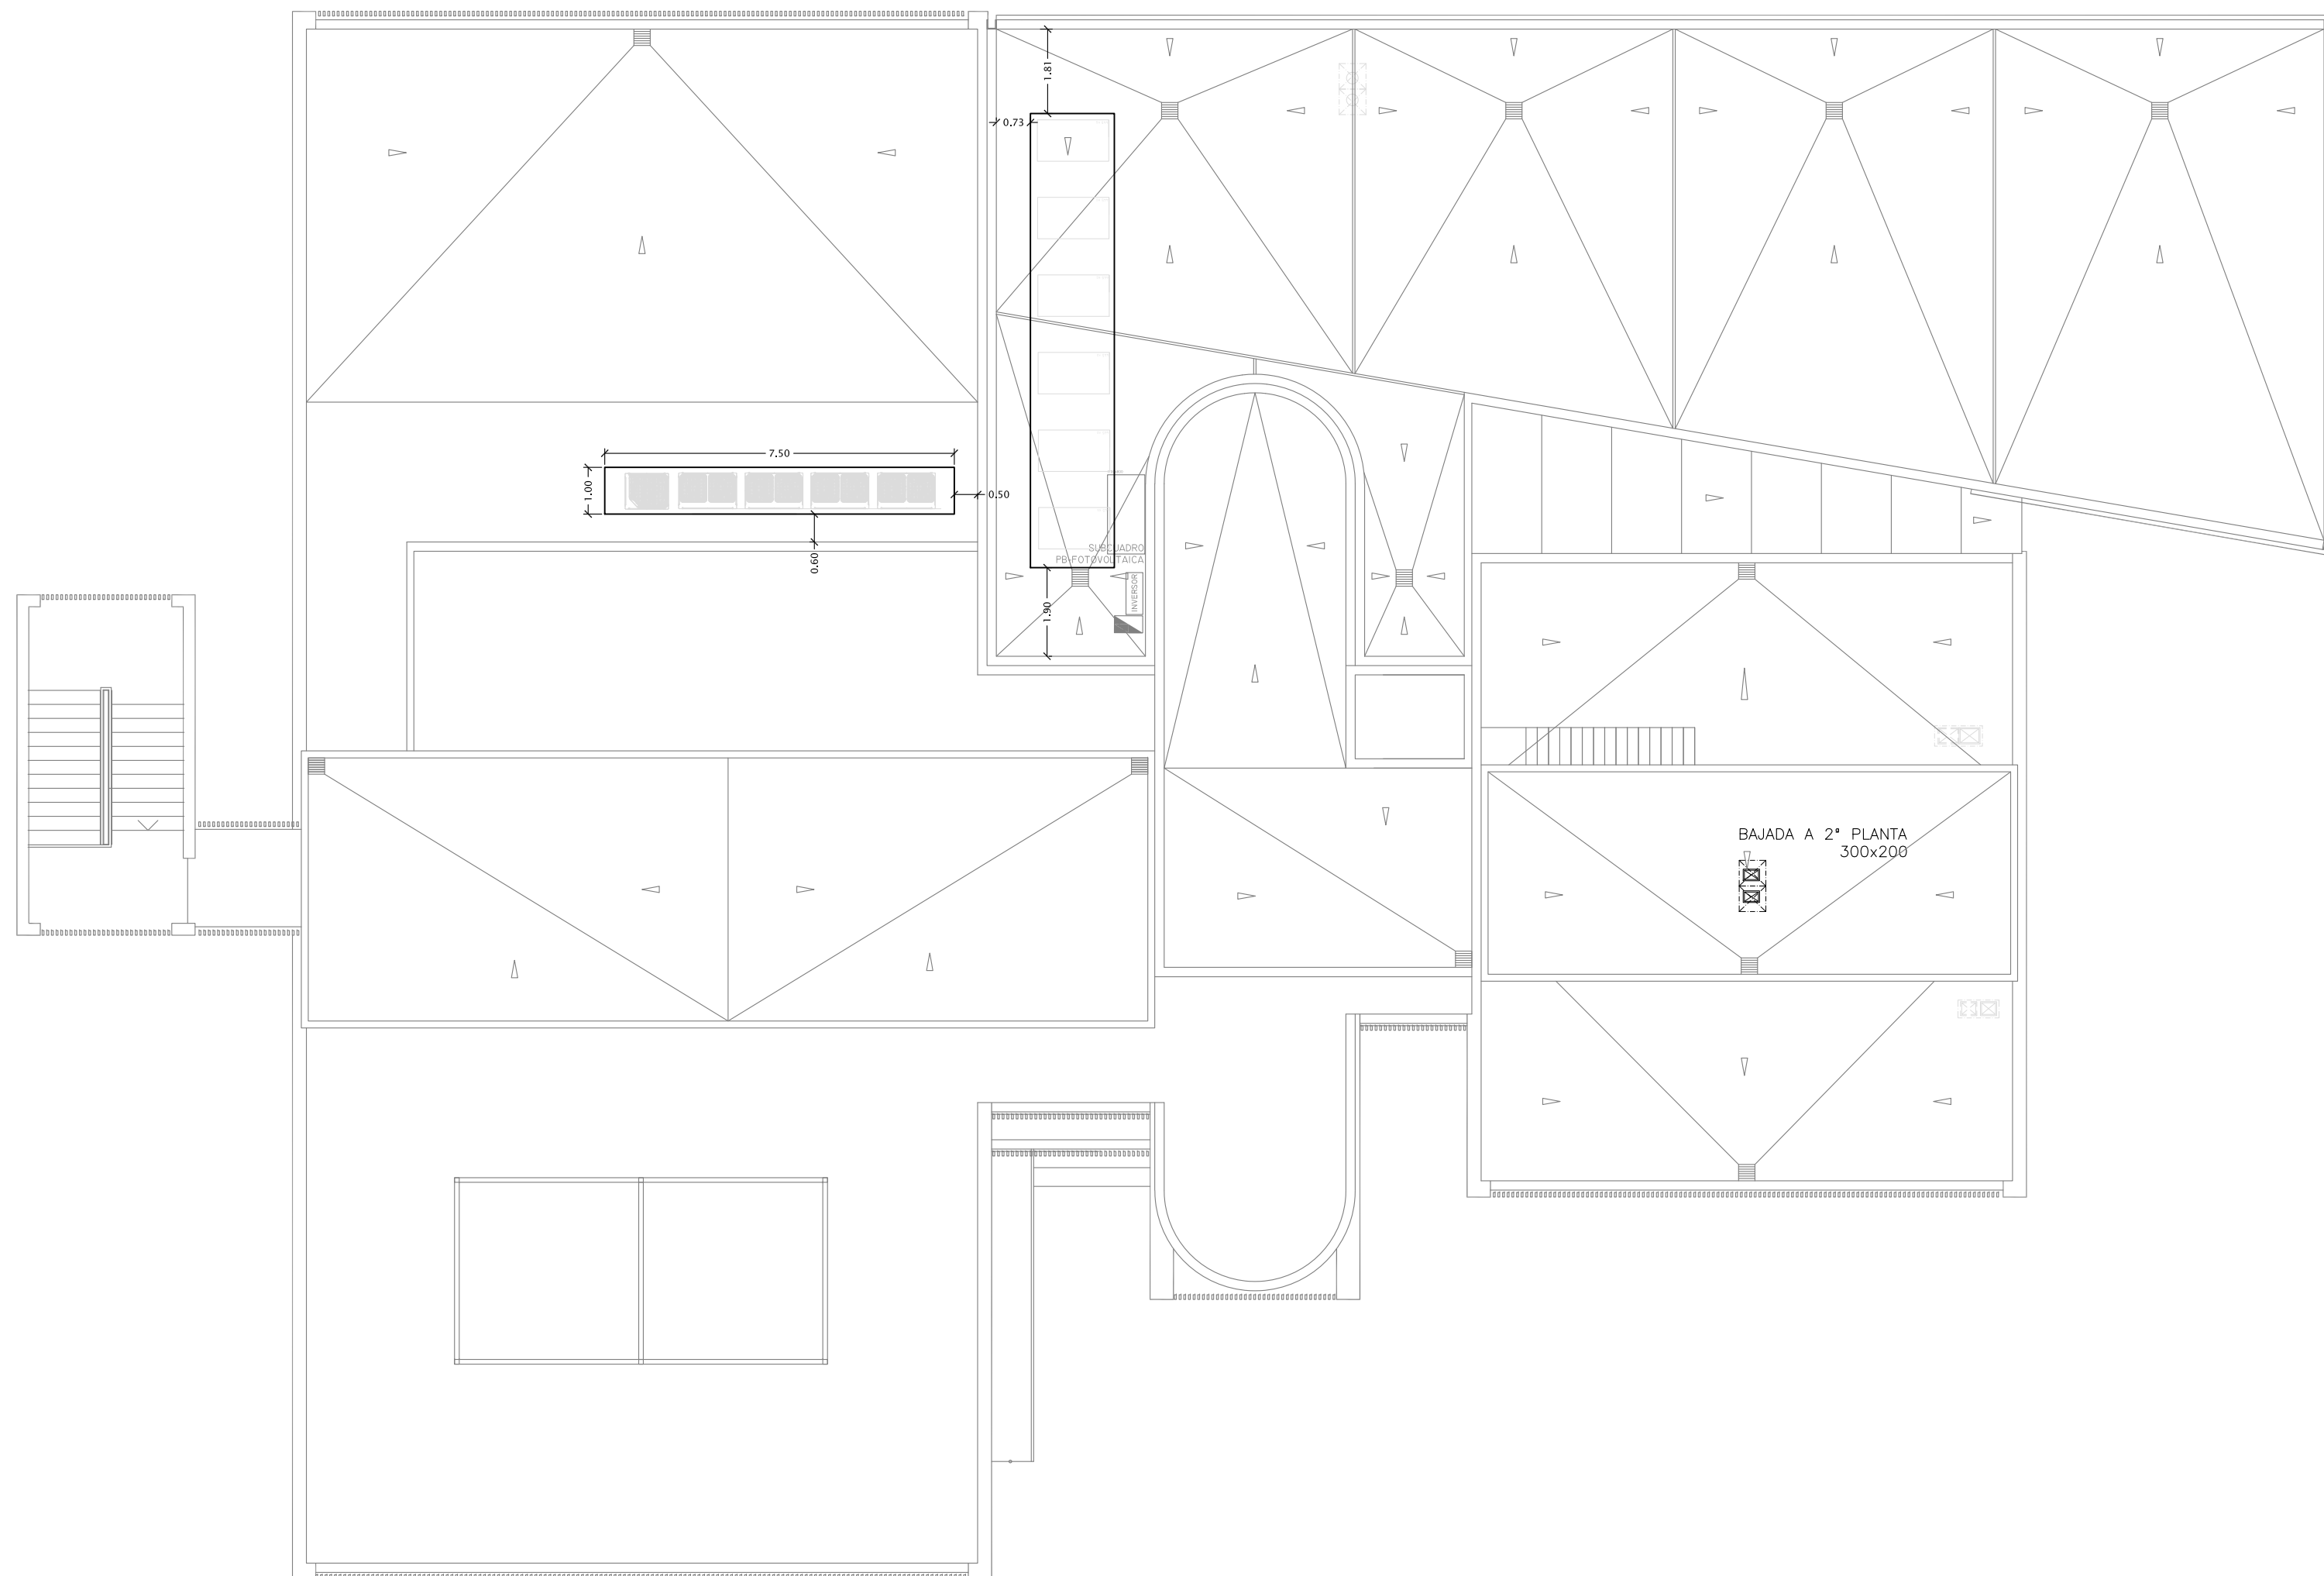


PROYECTO: <b>INSTALACIÓN DE CLIMATIZACIÓN Y VENTILACIÓN</b>			
Ingeniero Industrial Col. n° 3.403  Javier Ibáñez Tortajada	SITUACIÓN C/ NICOLAS COPERNICO 7 46980 PATERNA	TITULAR INSTITUTO TECNOLÓGICO DE INFORMÁTICA 	PLANO N° <b>06</b>
	DESIGNACIÓN <b>PLANTA CUBIERTA</b>		REFERENCIA 21017
ESCALA 1/125			C/ Beniferri nº 81 Urbaniz. Polifilo - 46015 Valencia Tfno: 606555215 - 963173037

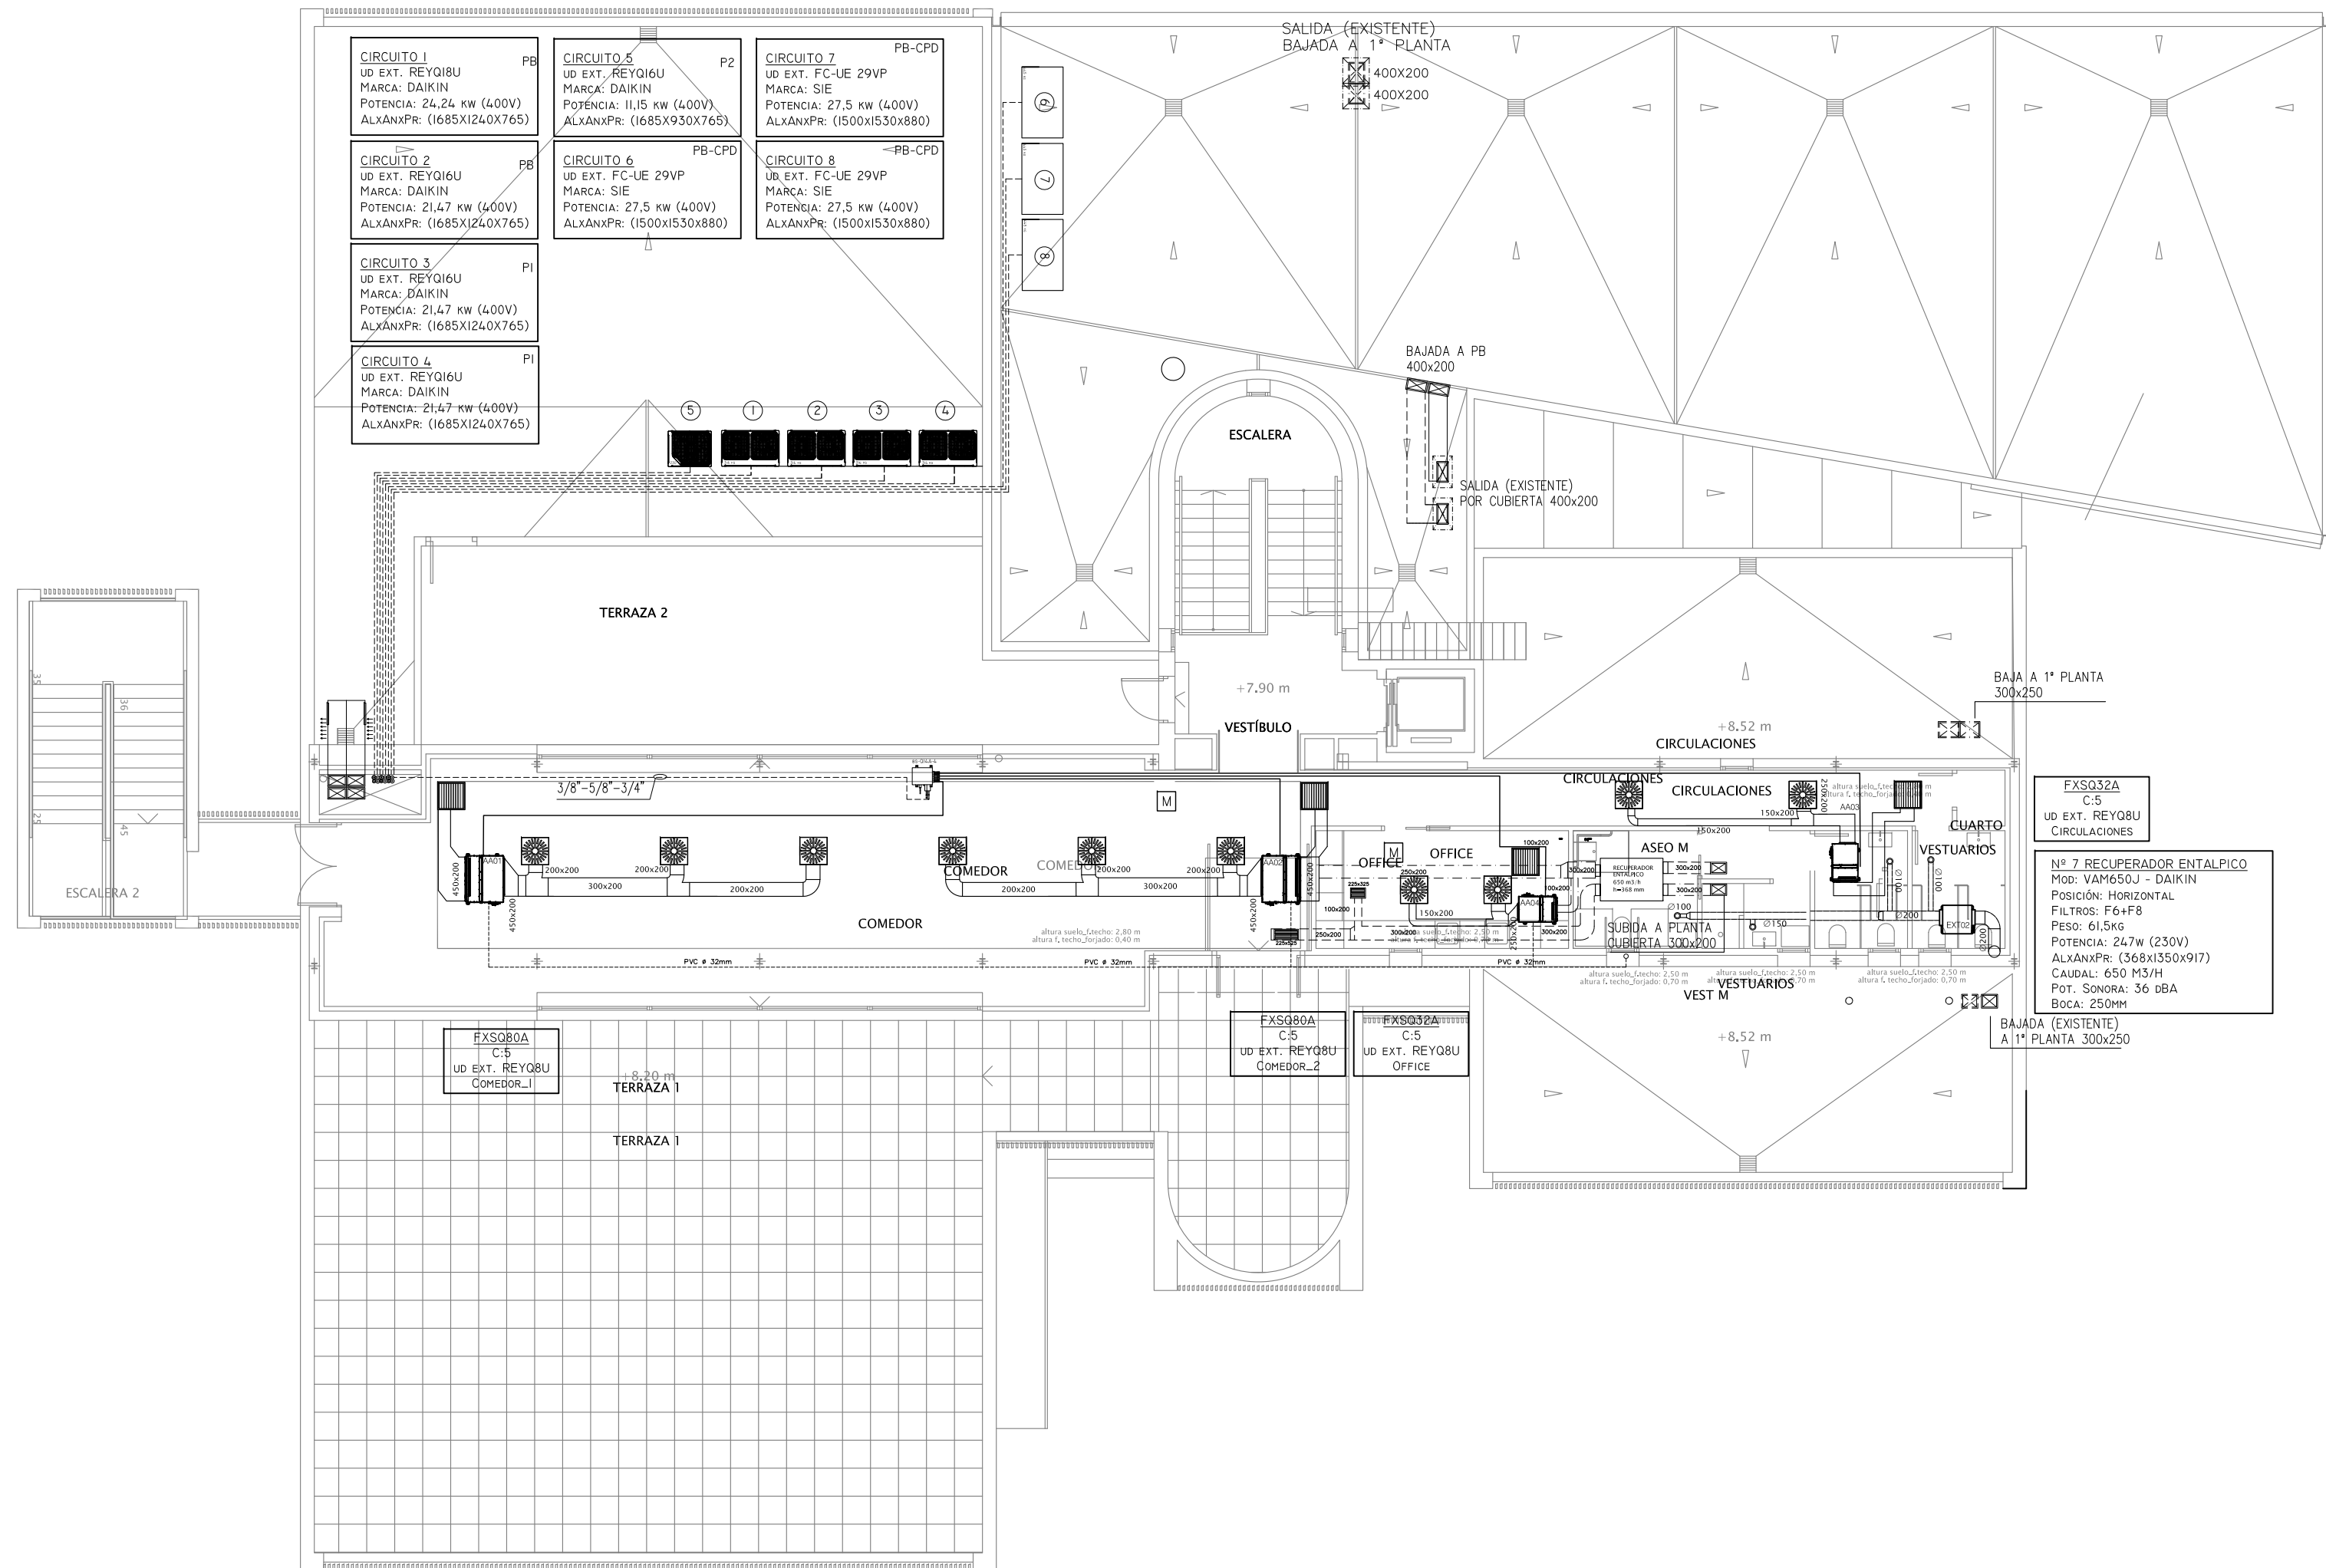

<b>PROYECTO:</b> <b>INSTALACIÓN DE CLIMATIZACIÓN Y VENTILACIÓN</b>			
Ingeniero Industrial Col. n° 3.403  Javier Ibáñez Tortajada	SITUACIÓN C/ NICOLAS COPERNICO 7 46980 PATERNA	TITULAR INSTITUTO TECNOLÓGICO DE INFORMÁTICA	
	DESIGNACIÓN <b>PLANTA SEGUNDA</b>		PLANO N° <b>05</b>
REFERENCIA 21017	FECHA JUNIO 23	ESCALA 1/125	 C/ Beniferri nº 81 Urbaniz. Polifilo - 46015 Valencia Tfono: 60655215 - 963173037



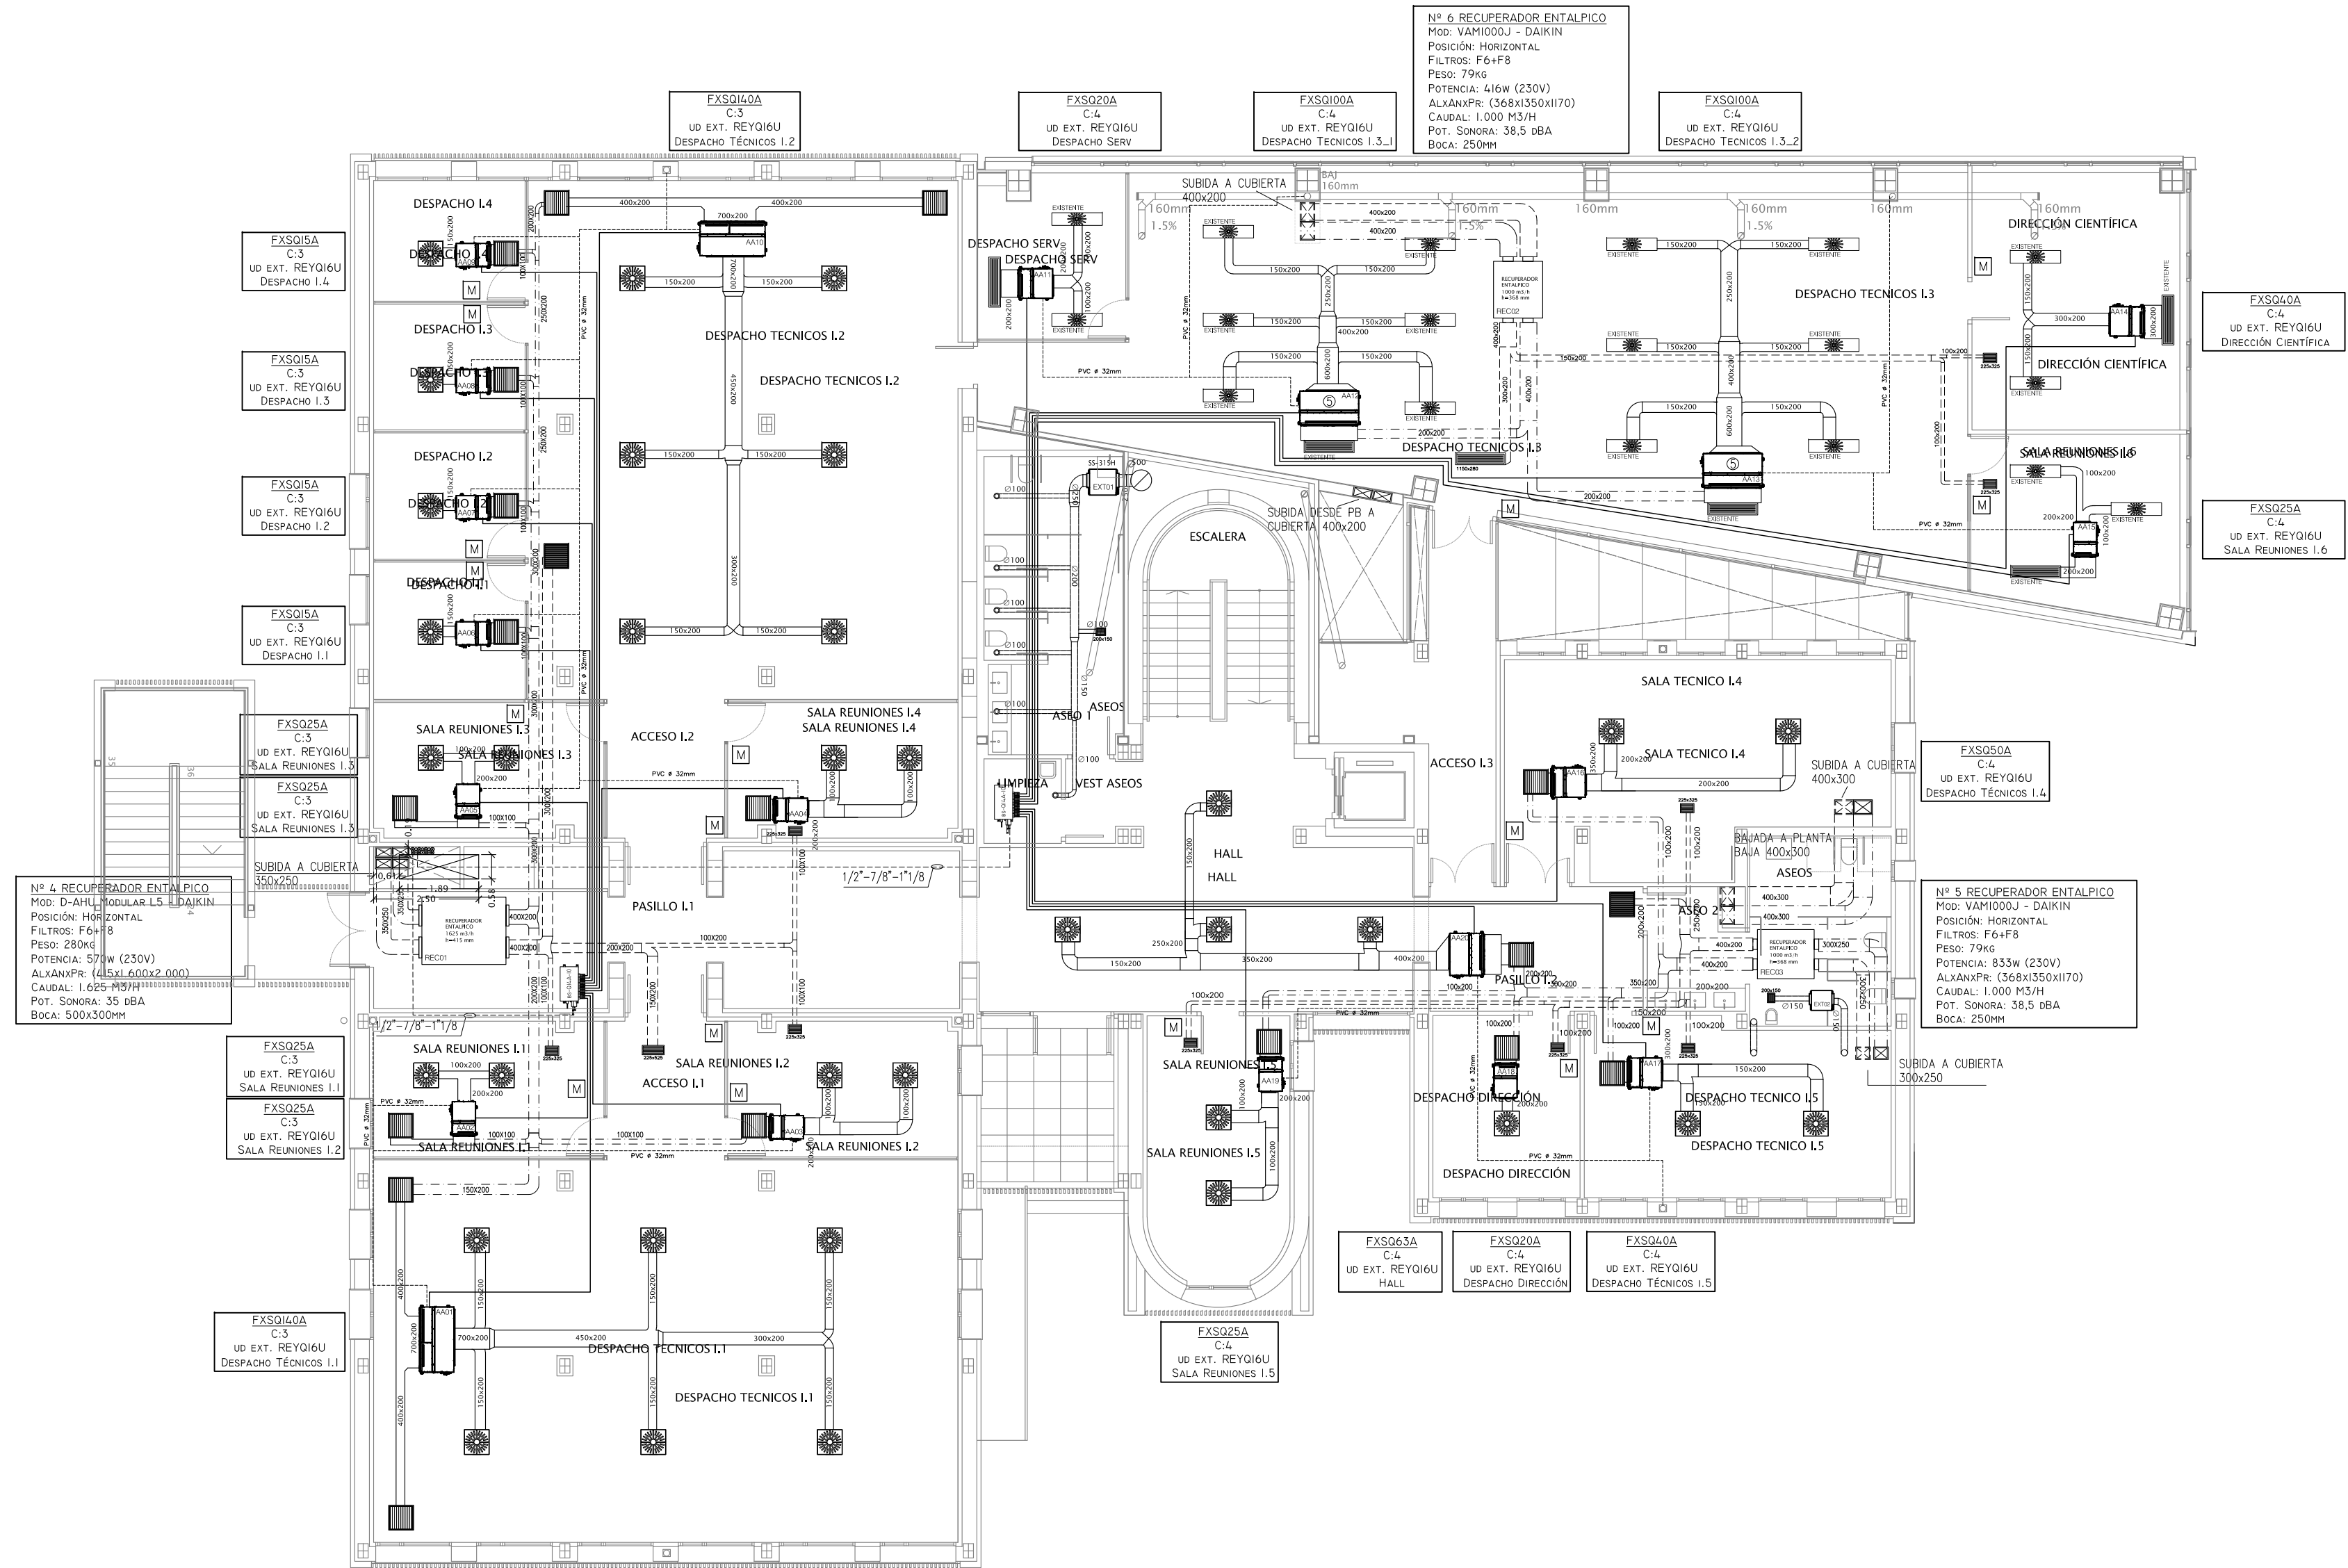

<p>PROYECTO:</p> <h2 style="text-align: center;">INSTALACIÓN DE CLIMATIZACIÓN Y VENTILACIÓN</h2>			
<p>Ingeniero Industrial Col. n.º 3.403</p>  <p>Javier Ibáñez Tortajada</p>	<p>SITUACIÓN C/ NICOLAS COPERNICO 7 46980 PATERNA</p>	<p>TITULAR INSTITUTO TECNOLÓGICO DE INFORMÁTICA</p> 	<p>PLANO N.º <b>04</b></p>
	<p>DESIGNACIÓN</p> <h3 style="text-align: center;">PLANTA PRIMERA</h3>		
<p>C/ Beniferri nº 81 Urbaniz. Poliflora - 46015 Valencia Tfno: 606555215 - 963173037</p>			