



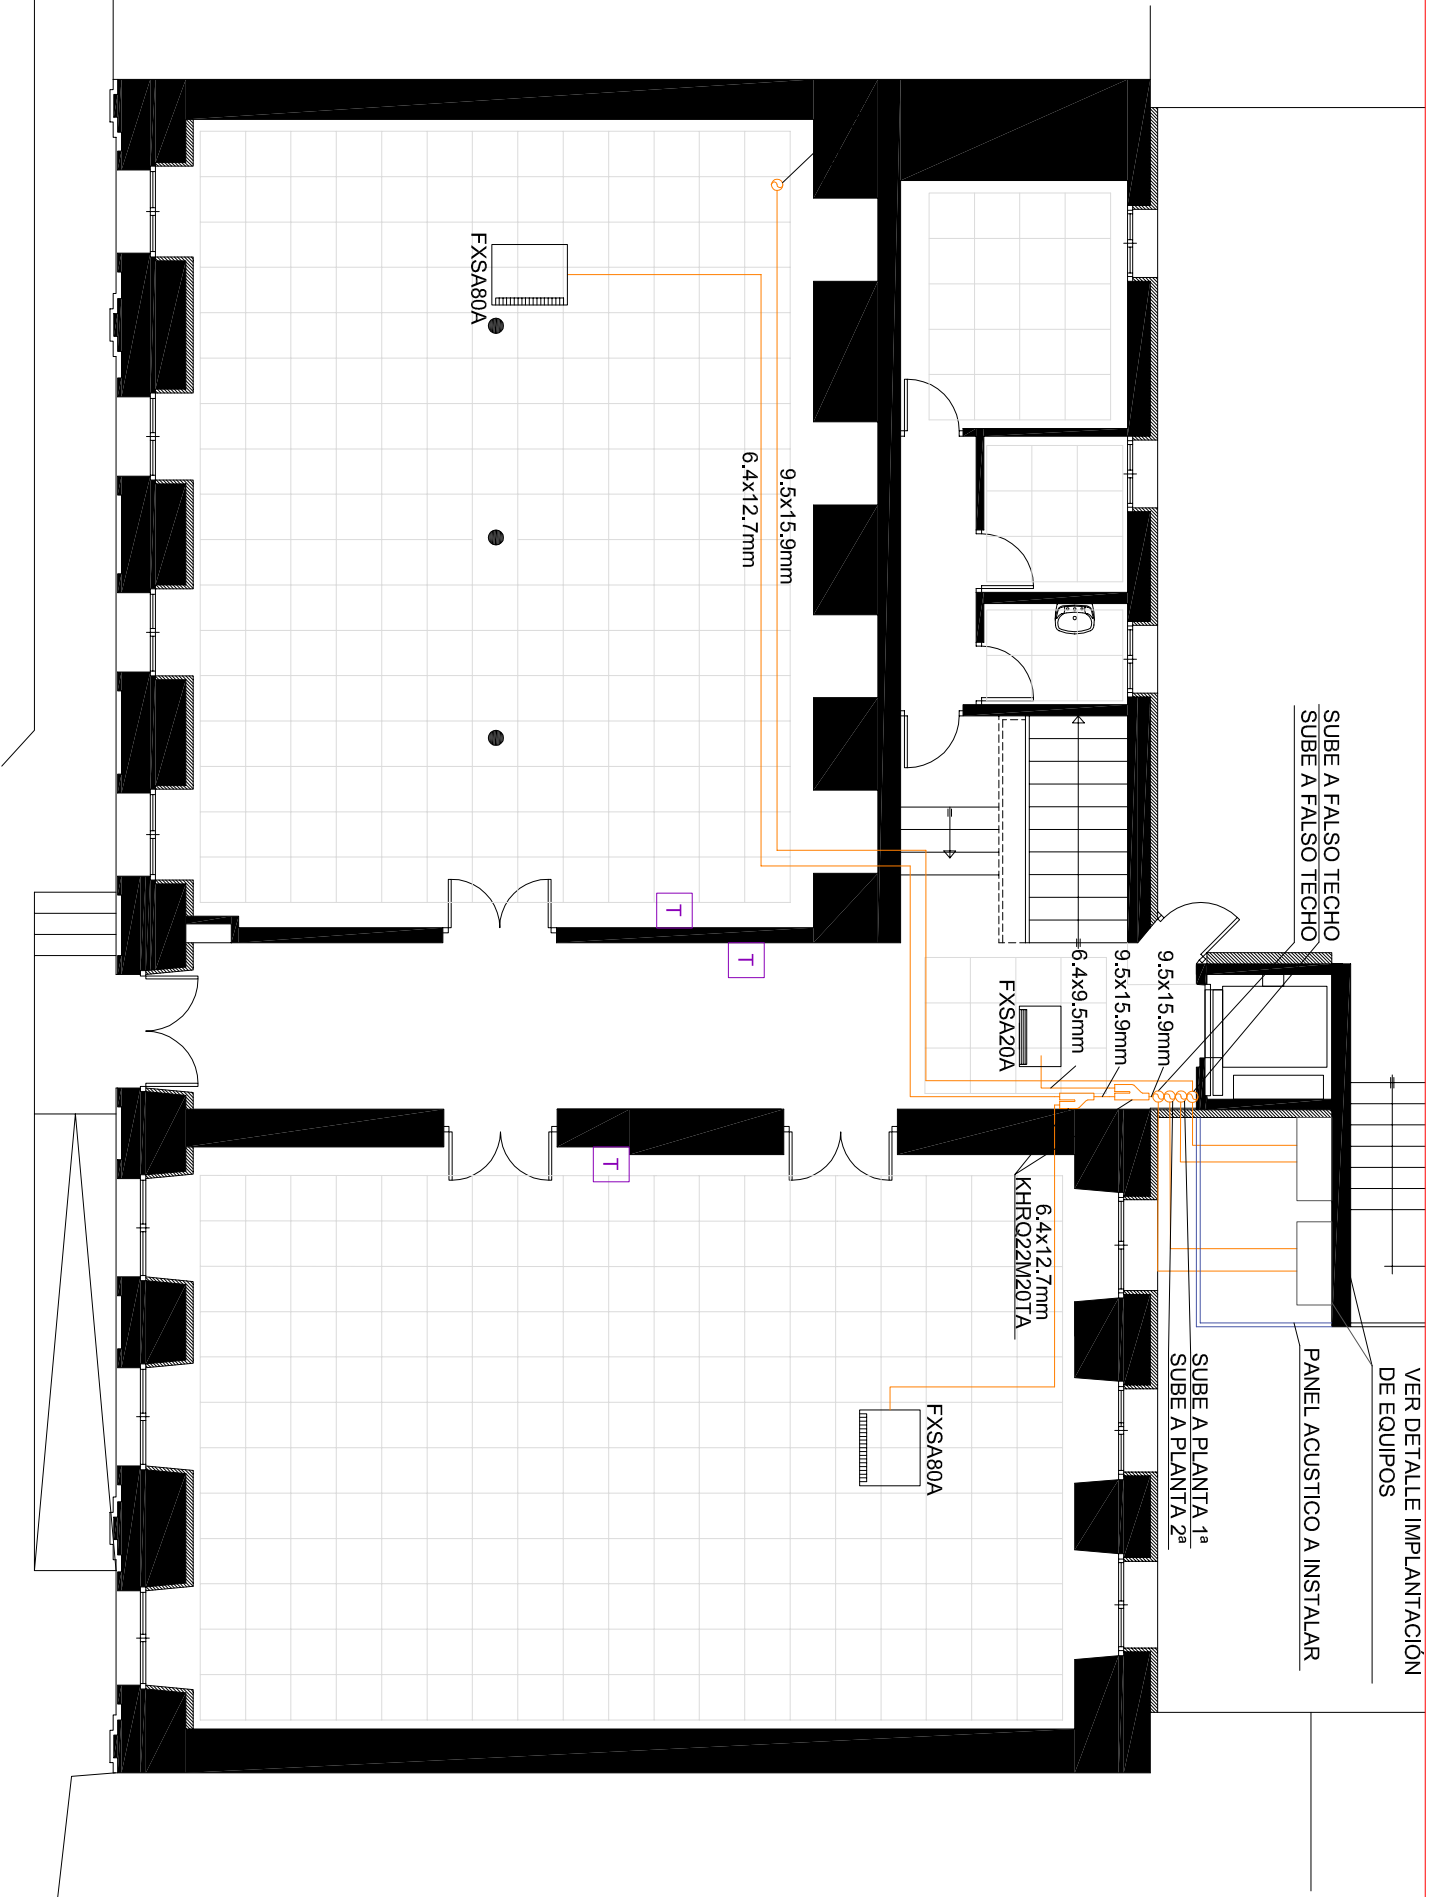

LEYENDA CLIMATIZACIÓN	
	UNIDAD INTERIOR DE CONDUCTOS PRECION DISPONIBLE
	UNIDAD INTERIOR DE CONDUCTOS BAJA SILUETA
	UNIDAD EXTERIOR
	DERIVACIÓN
	TUBERÍA REFRIGERANTE
	BAJANTE TUBERÍA REFRIGERANTE
	CONTROL DE Tº DE UNIDAD DE CLIMATIZACIÓN
	SISTEMA DE CONTROL CENTRALIZADO

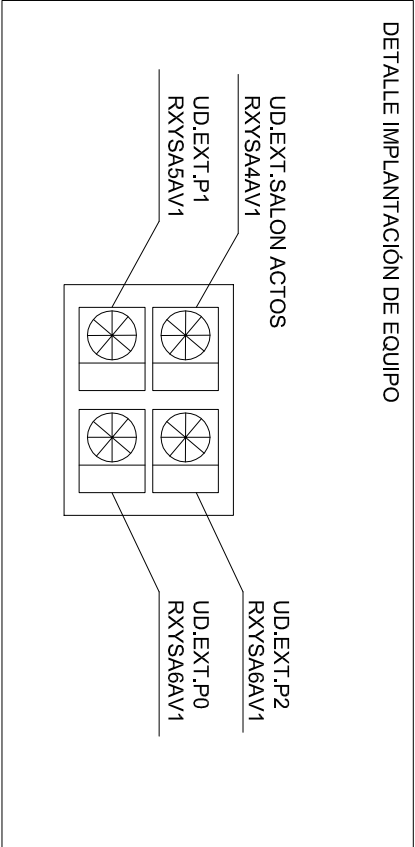

Runitek Ingenieros

ingeniería al servicio de la construcción

PzaI Valladolid nº2 Bajo Iz. 33404 Las Vegas, Corveia (Asturias)
Telf y Fax: 984052831
<http://www.runitek.es>
runitek@runitek.es
movil: 613385992 / 629281082

PROYECTO BÁSICO Y DE EJECUCIÓN DE MEJORA ENERGÉTICA, ACCESIBILIDAD Y HABILITABILIDAD DE LA CASA DE CULTURA DE BRIVIESCA

Sustituye a: ---

Situación: EDIFICIO DE LA CASA DE CULTURA DEL AYUNTAMIENTO DE BRIVIESCA, 09240 (BURGOS)

Fecha: NOVIEMBRE 2023

Plano de: ESTADO REFORMADO. CLIMATIZACIÓN PLANTA BAJA

Escala: 1/100

La Propiedad:

El Arquitecto: Pablo Ruiz Santos

El Ingeniero Industrial: Rubén Fernández Alonso

Plano nºº


nº Colegiado 000936

Pablo Ruiz Santos


nº Colegiado 2447

Rubén Fernández Alonso

IR05

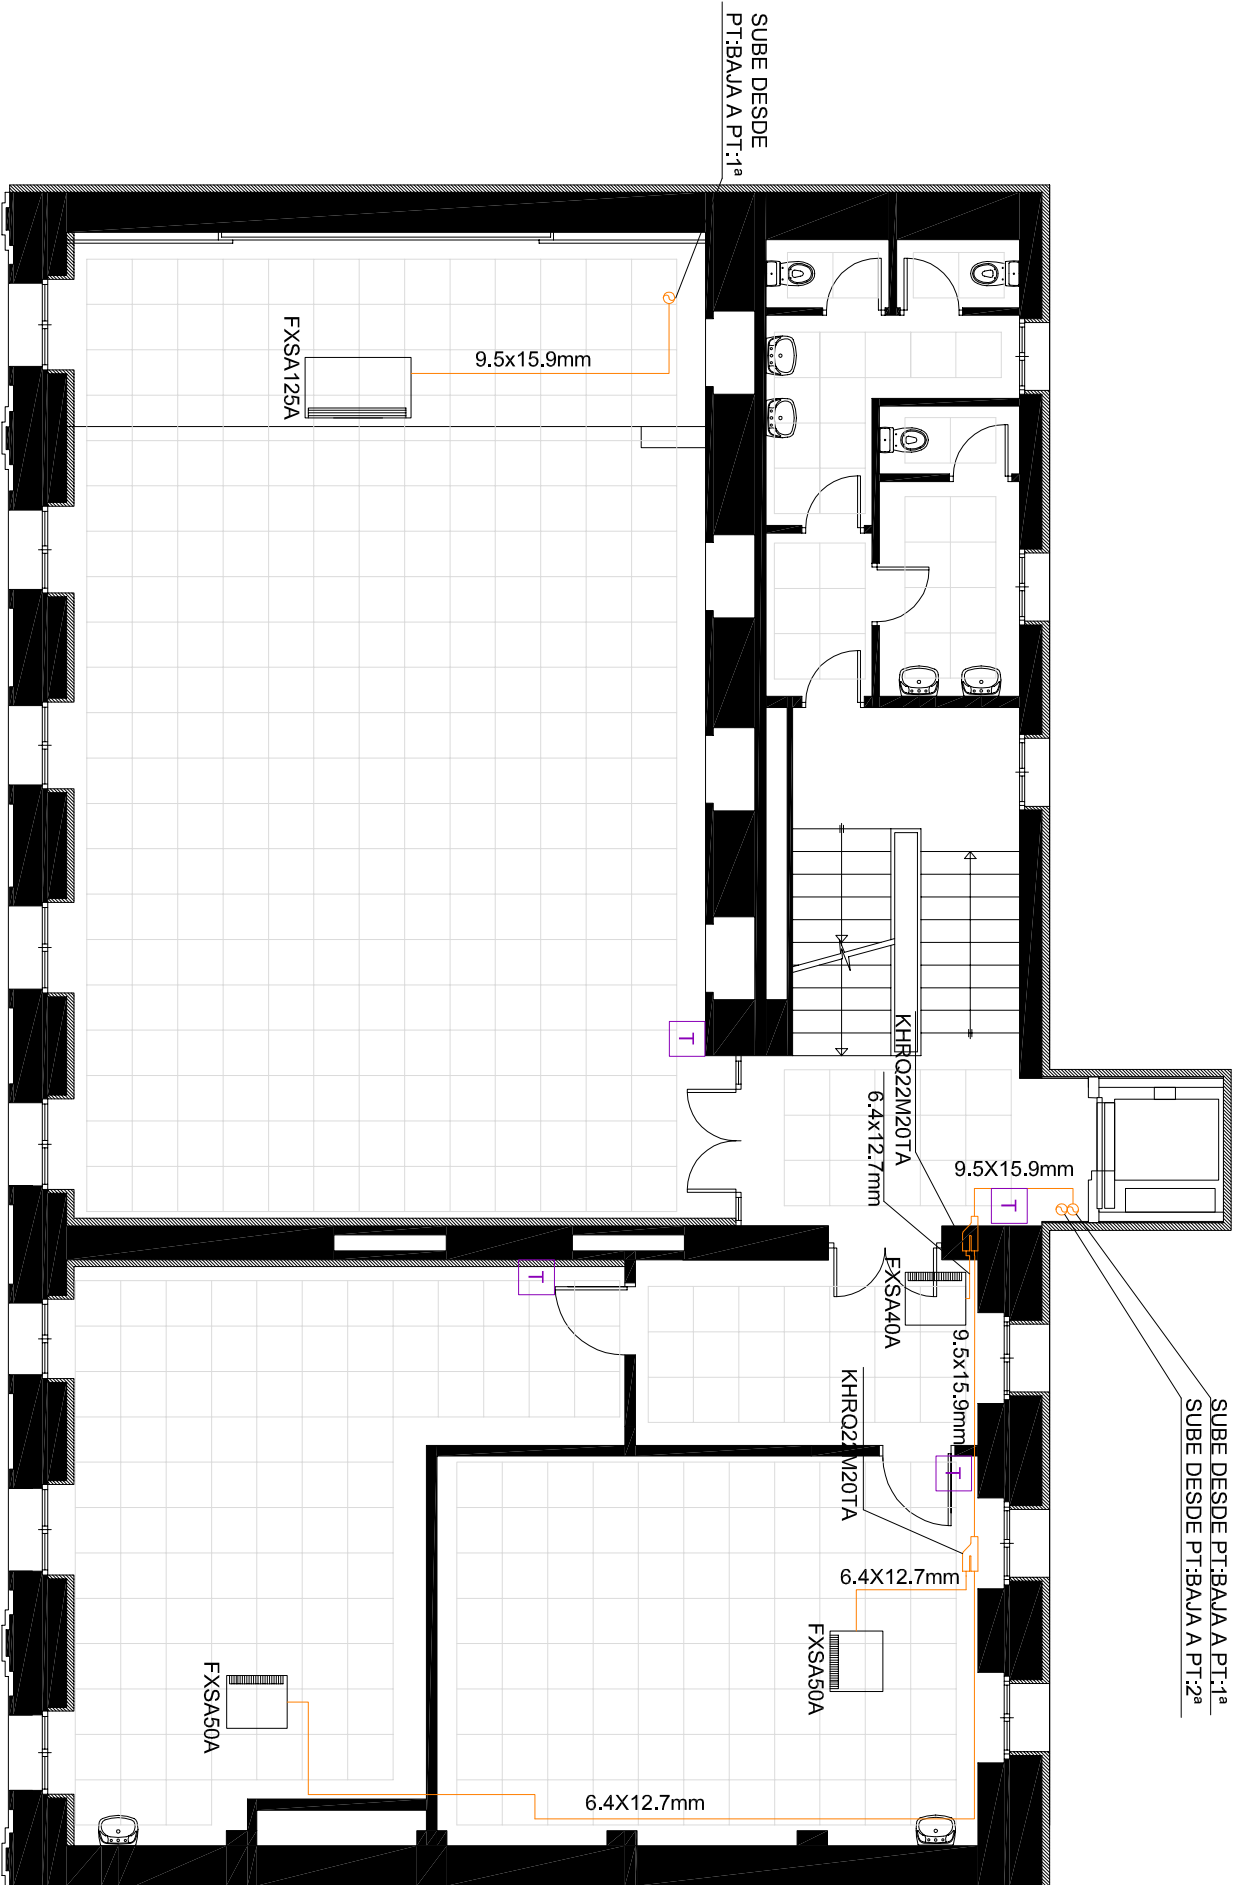

LEYENDA CLIMATIZACIÓN	
	UNIDAD INTERIOR DE CONDUCTOS PRESION DISPONIBLE
	UNIDAD INTERIOR DE CONDUCTOS BAJA SILUETA
	UNIDAD EXTERIOR
	DERIVACIÓN
	TUBERÍA REFRIGERANTE
	BAJANTE TUBERÍA REFRIGERANTE
	CONTROL DE Tª DE UNIDAD DE CLIMATIZACIÓN
	SISTEMA DE CONTROL CENTRALIZADO

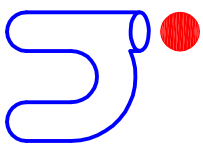

Runitek Ingenieros

ingeniería al servicio de la construcción

Pza Valledolid nº2 Bajo Iz. 33404 Las Vegas, Corveia (Asturias)
Telf y Fax: 984052831
<http://www.runitek.es>
runitek@runitek.es
movil: 613385992 / 629281082

PROYECTO BÁSICO Y DE EJECUCIÓN DE MEJORA ENERGÉTICA, ACCESIBILIDAD Y HABITABILIDAD DE LA CASA DE CULTURA DE BRIVIESCA

Sustituye a: ---

Situación: EDIFICIO DE LA CASA DE CULTURA DEL AYUNTAMIENTO DE BRIVIESCA, 09240 (BURGOS)

Fecha: NOVIEMBRE 2023

Plano de: ESTADO REFORMADO. CLIMATIZACIÓN. PLANTA PRIMERA

Escala: 1/100

La Propiedad:

El Arquitecto:

Pablo Ruiz Santos

nº Colegiado 000936

Pablo Ruiz Santos


El Ingeniero Industrial:

Rubén Fernández Alonso


nº Colegiado 2447

Rubén Fernández Alonso

Plano nº IR06

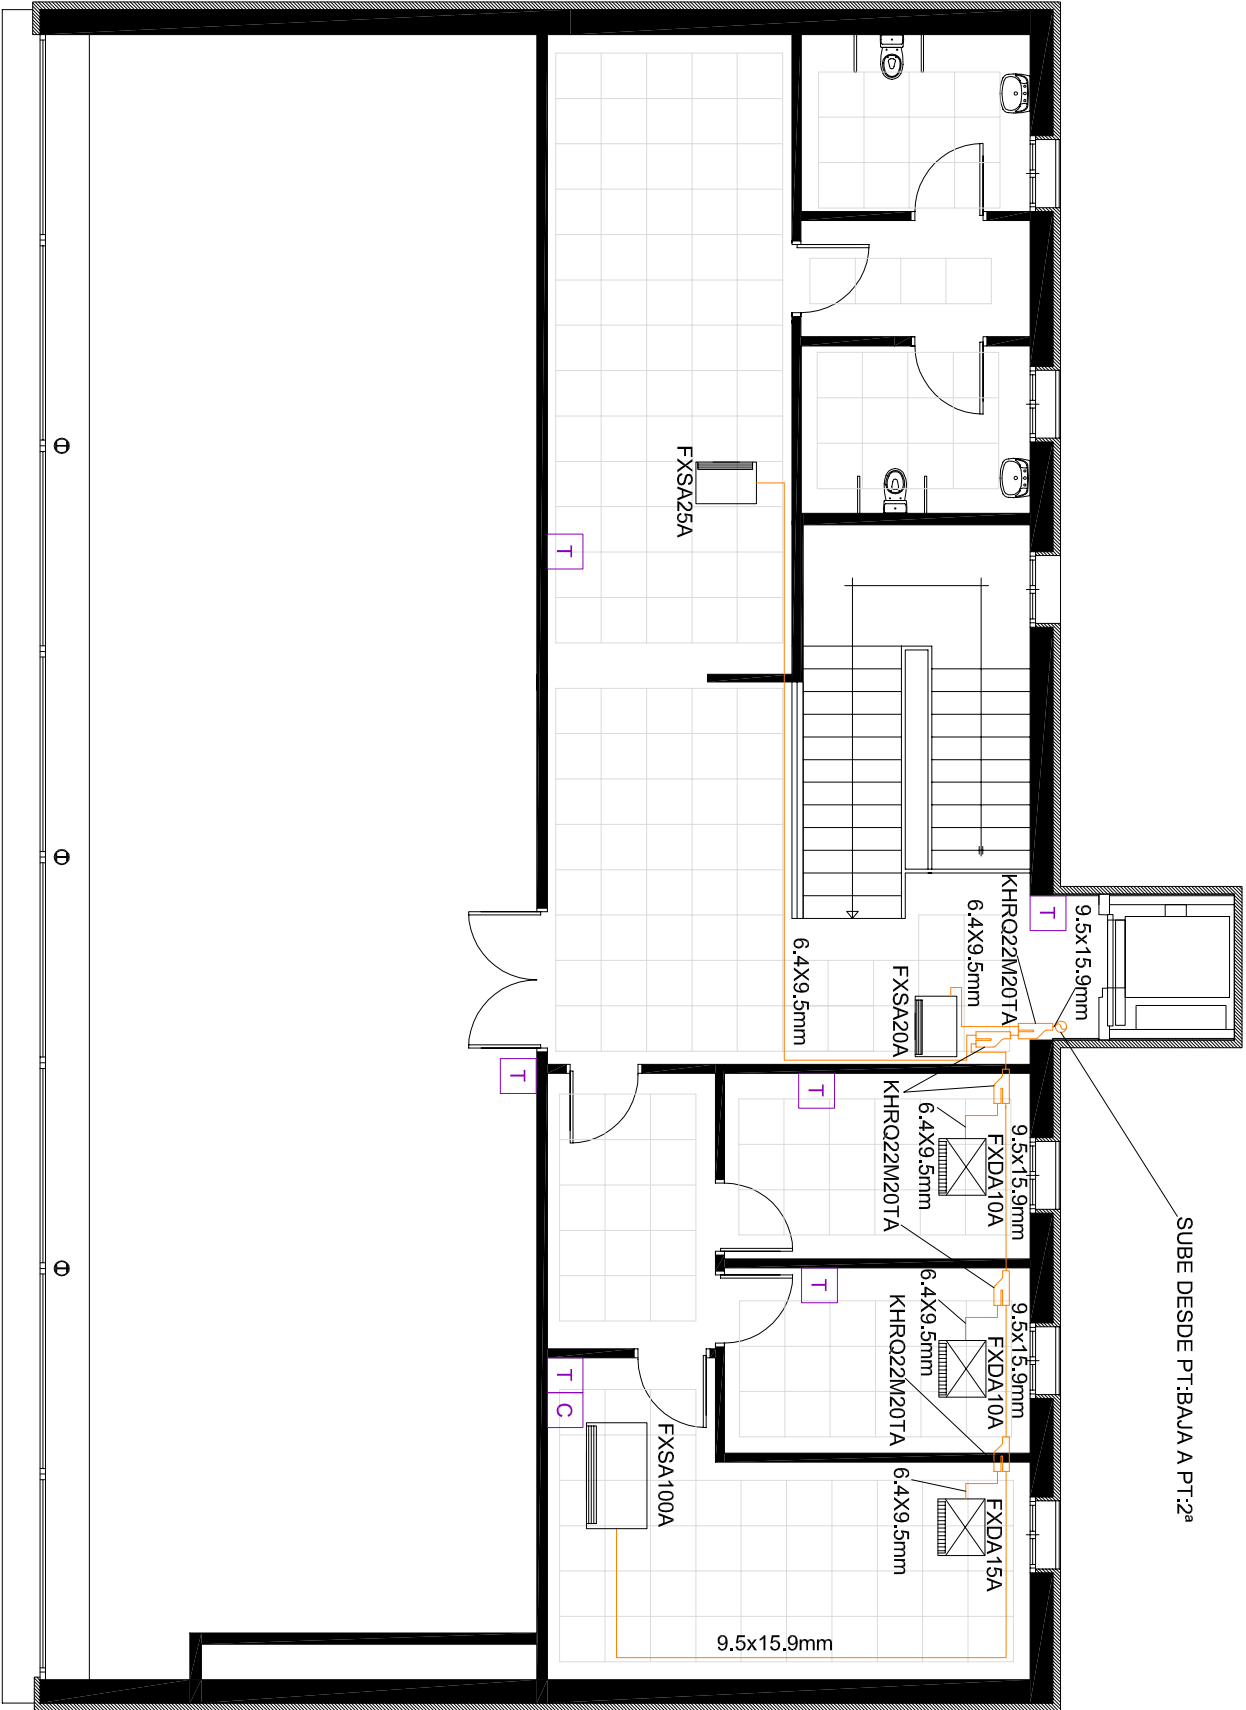

LEYENDA CLIMATIZACIÓN	
	UNIDAD INTERIOR DE CONDUCTOS PRESION DISPONIBLE
	UNIDAD INTERIOR DE CONDUCTOS BAJA SILUETA
	UNIDAD EXTERIOR
	DERIVACIÓN
	TUBERÍA REFRIGERANTE
	BAJANTE TUBERÍA REFRIGERANTE
	CONTROL DE Tª DE UNIDAD DE CLIMATIZACIÓN
	SISTEMA DE CONTROL CENTRALIZADO

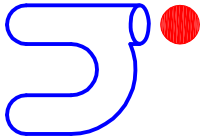

Runitek Ingenieros

ingeniería al servicio de la construcción

Pza Valledolid nº2 Bajo Iz. 33404 Las Vegas, Corveia (Asturias)
Telf y Fax: 984052831
http://www.runitek.es
runitek@runitek.es
movil: 613385992 / 629281082

Situación: EDIFICIO DE LA CASA DE CULTURA DEL AYUNTAMIENTO DE BRIVIESCA, 09240 (BURGOS)

Fecha: NOVIEMBRE 2023

Plano de: ESTADO REFORMADO. CLIMATIZACIÓN. PLANTA SEGUNDA

Escala: 1/100

La Propiedad:

El Arquitecto: Pablo Ruiz Santos

El Ingeniero Industrial: Rubén Fernández Alonso

 
Plano nº: IR07







nº Colegiado 000936



nº Colegiado 2447



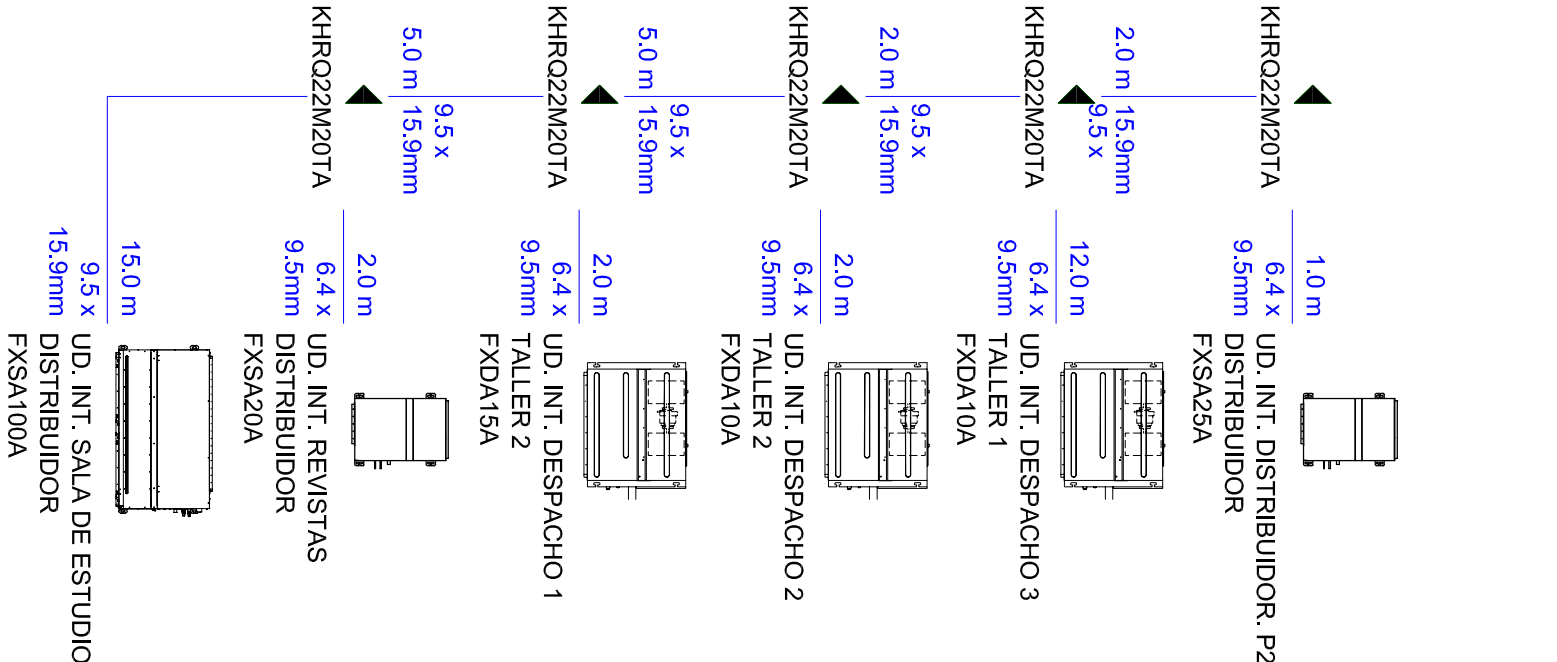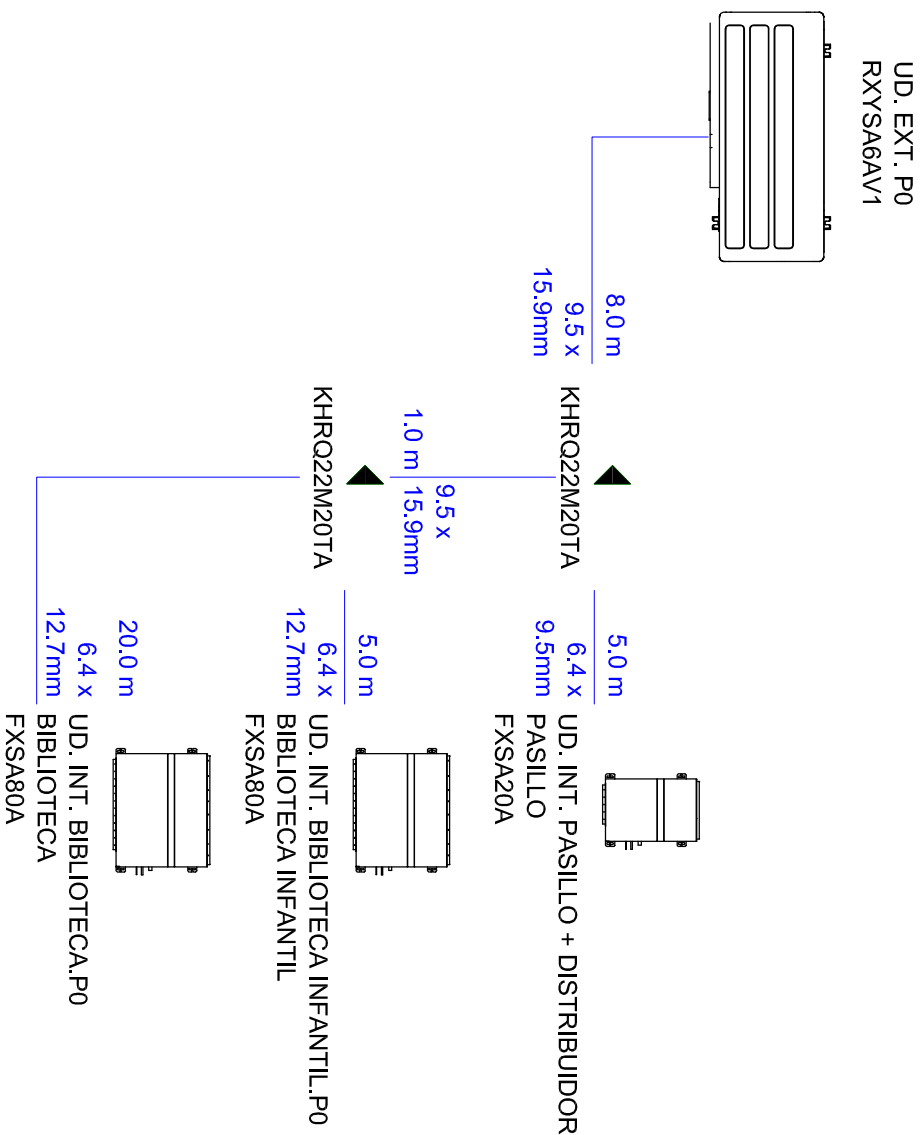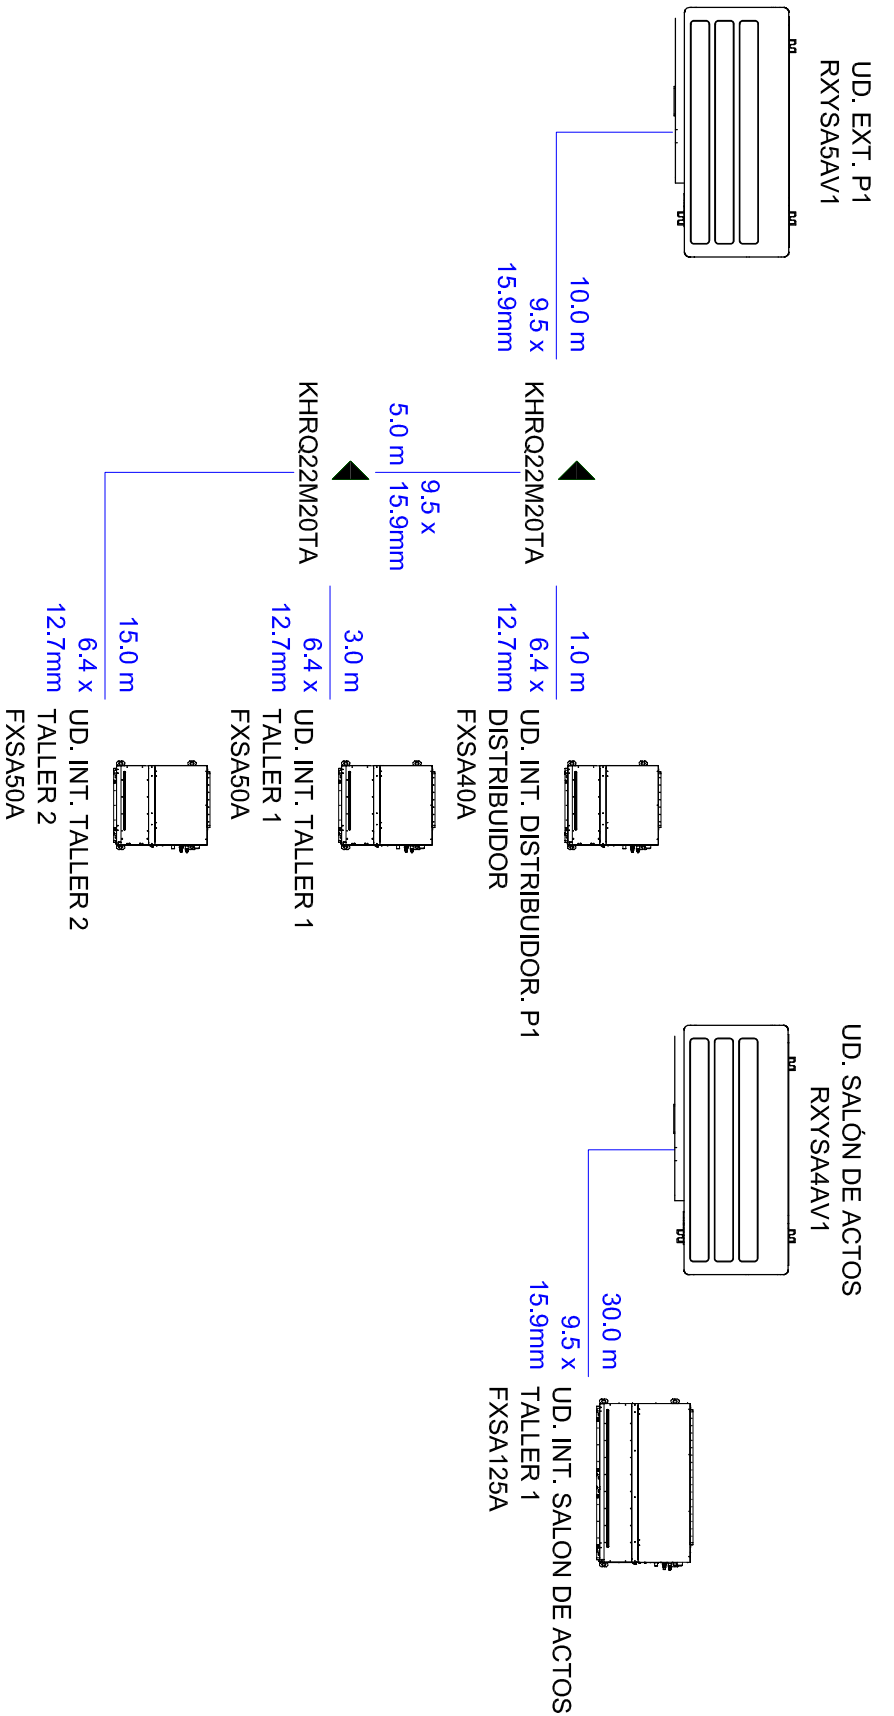


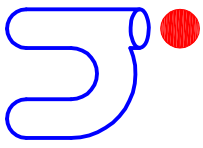

Runitek Ingenieros

ingeniería al servicio
de la construcción





 
Pza! Valladolid nº2 Bajo Iz. 33404
Las Vegas, Corveia (Asturias)
Telf y Fax: 984052831
http://www.runitek.es
runitek@runitek.es
movil: 613385992 / 629281082


La Propiedad:			El Arquitecto:		El Ingeniero Industrial:		Plano nºº
 AYUNTAMIENTO BRIVIESCA			Pablo Ruiz Santos		Rubén Fernández Alonso		IR08
			nº Colegiado 000936		nº Colegiado 2447		
							

Situación: EDIFICIO DE LA CASA DE CULTURA DEL AYUNTAMIENTO DE BRIVIESCA, 09240 (BURGOS)	Fecha: NOVIEMBRE 2023
Plano de: ESTADO REFORMADO. ESQUEMA TUBERÍAS	Escala: 1/100

PROYECTO BÁSICO Y DE EJECUCIÓN DE MEJORA ENERGÉTICA, ACCESIBILIDAD Y HABILABILIDAD DE LA CASA DE CULTURA DE BRIVIESCA

Sustituye a: ---

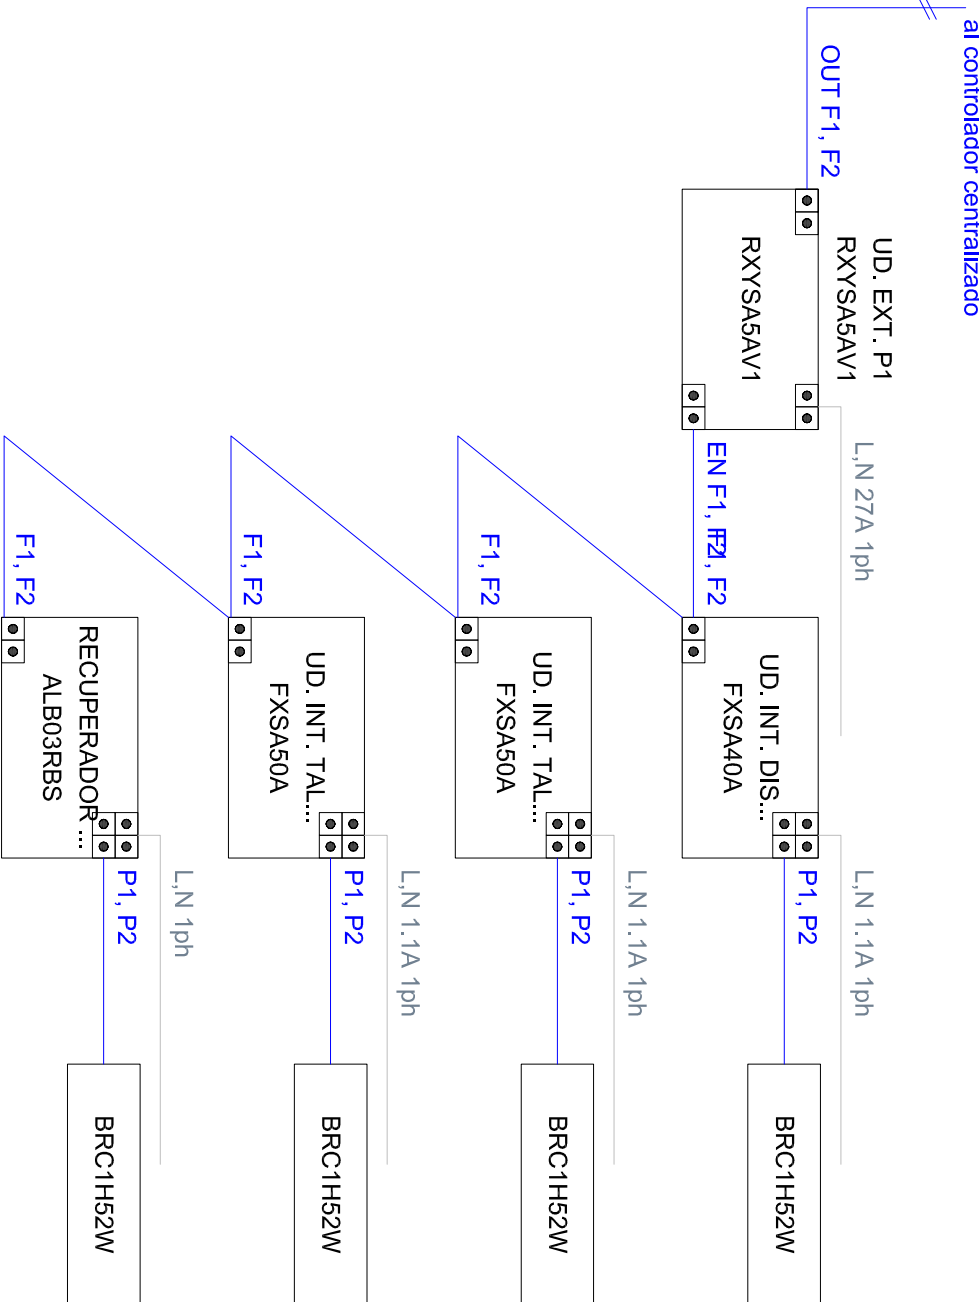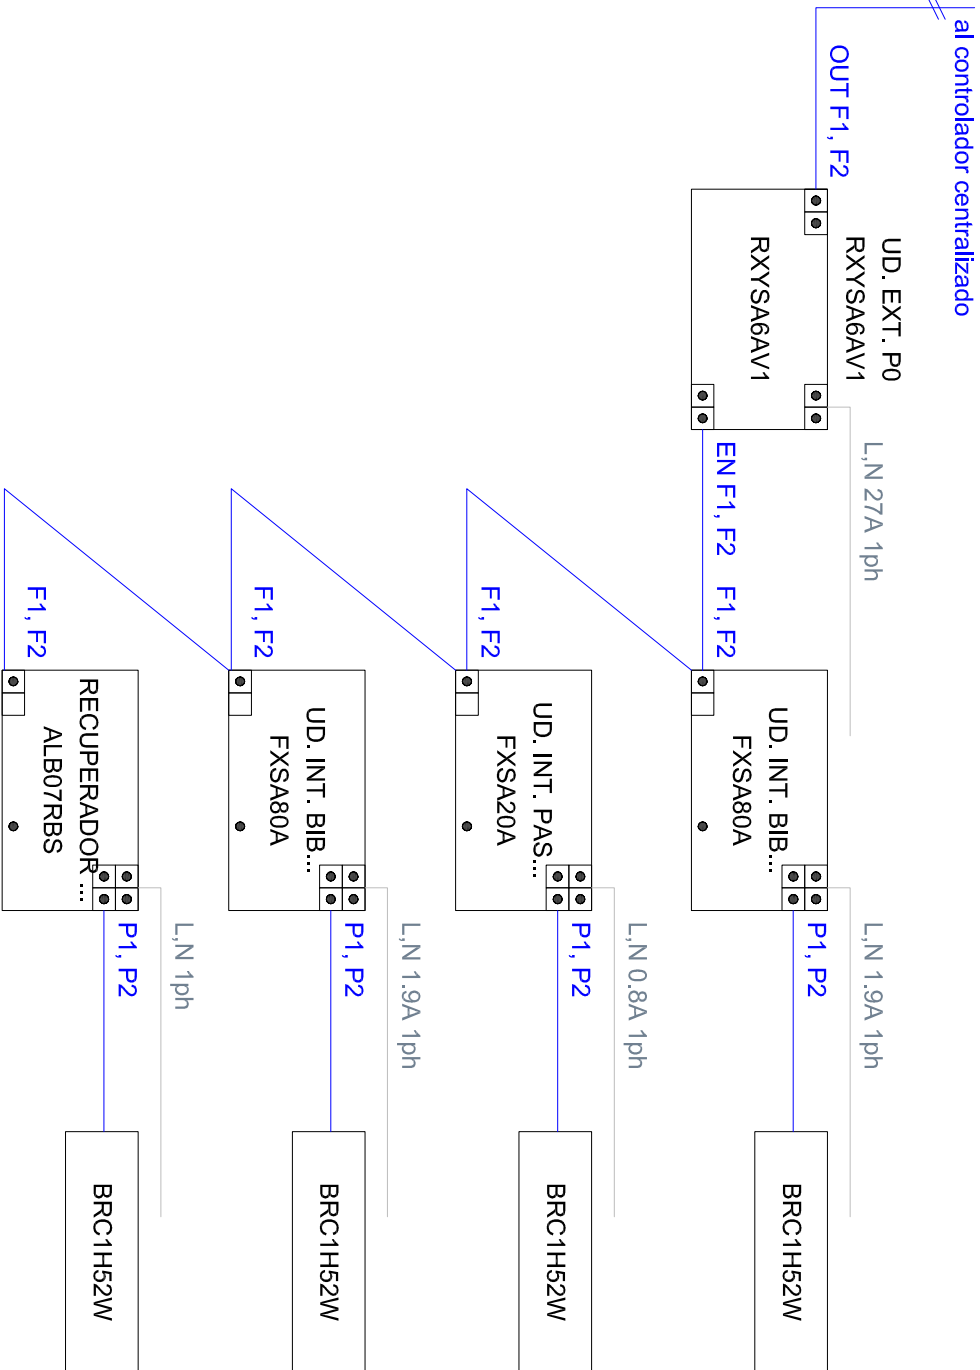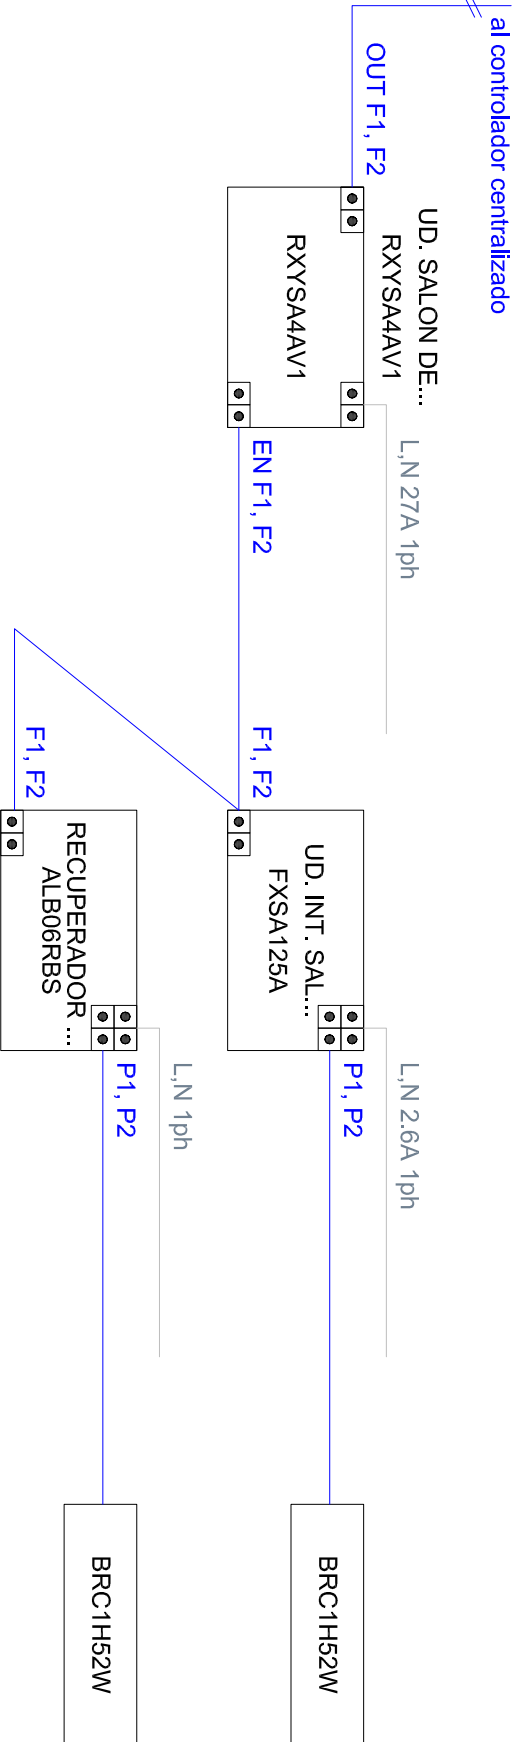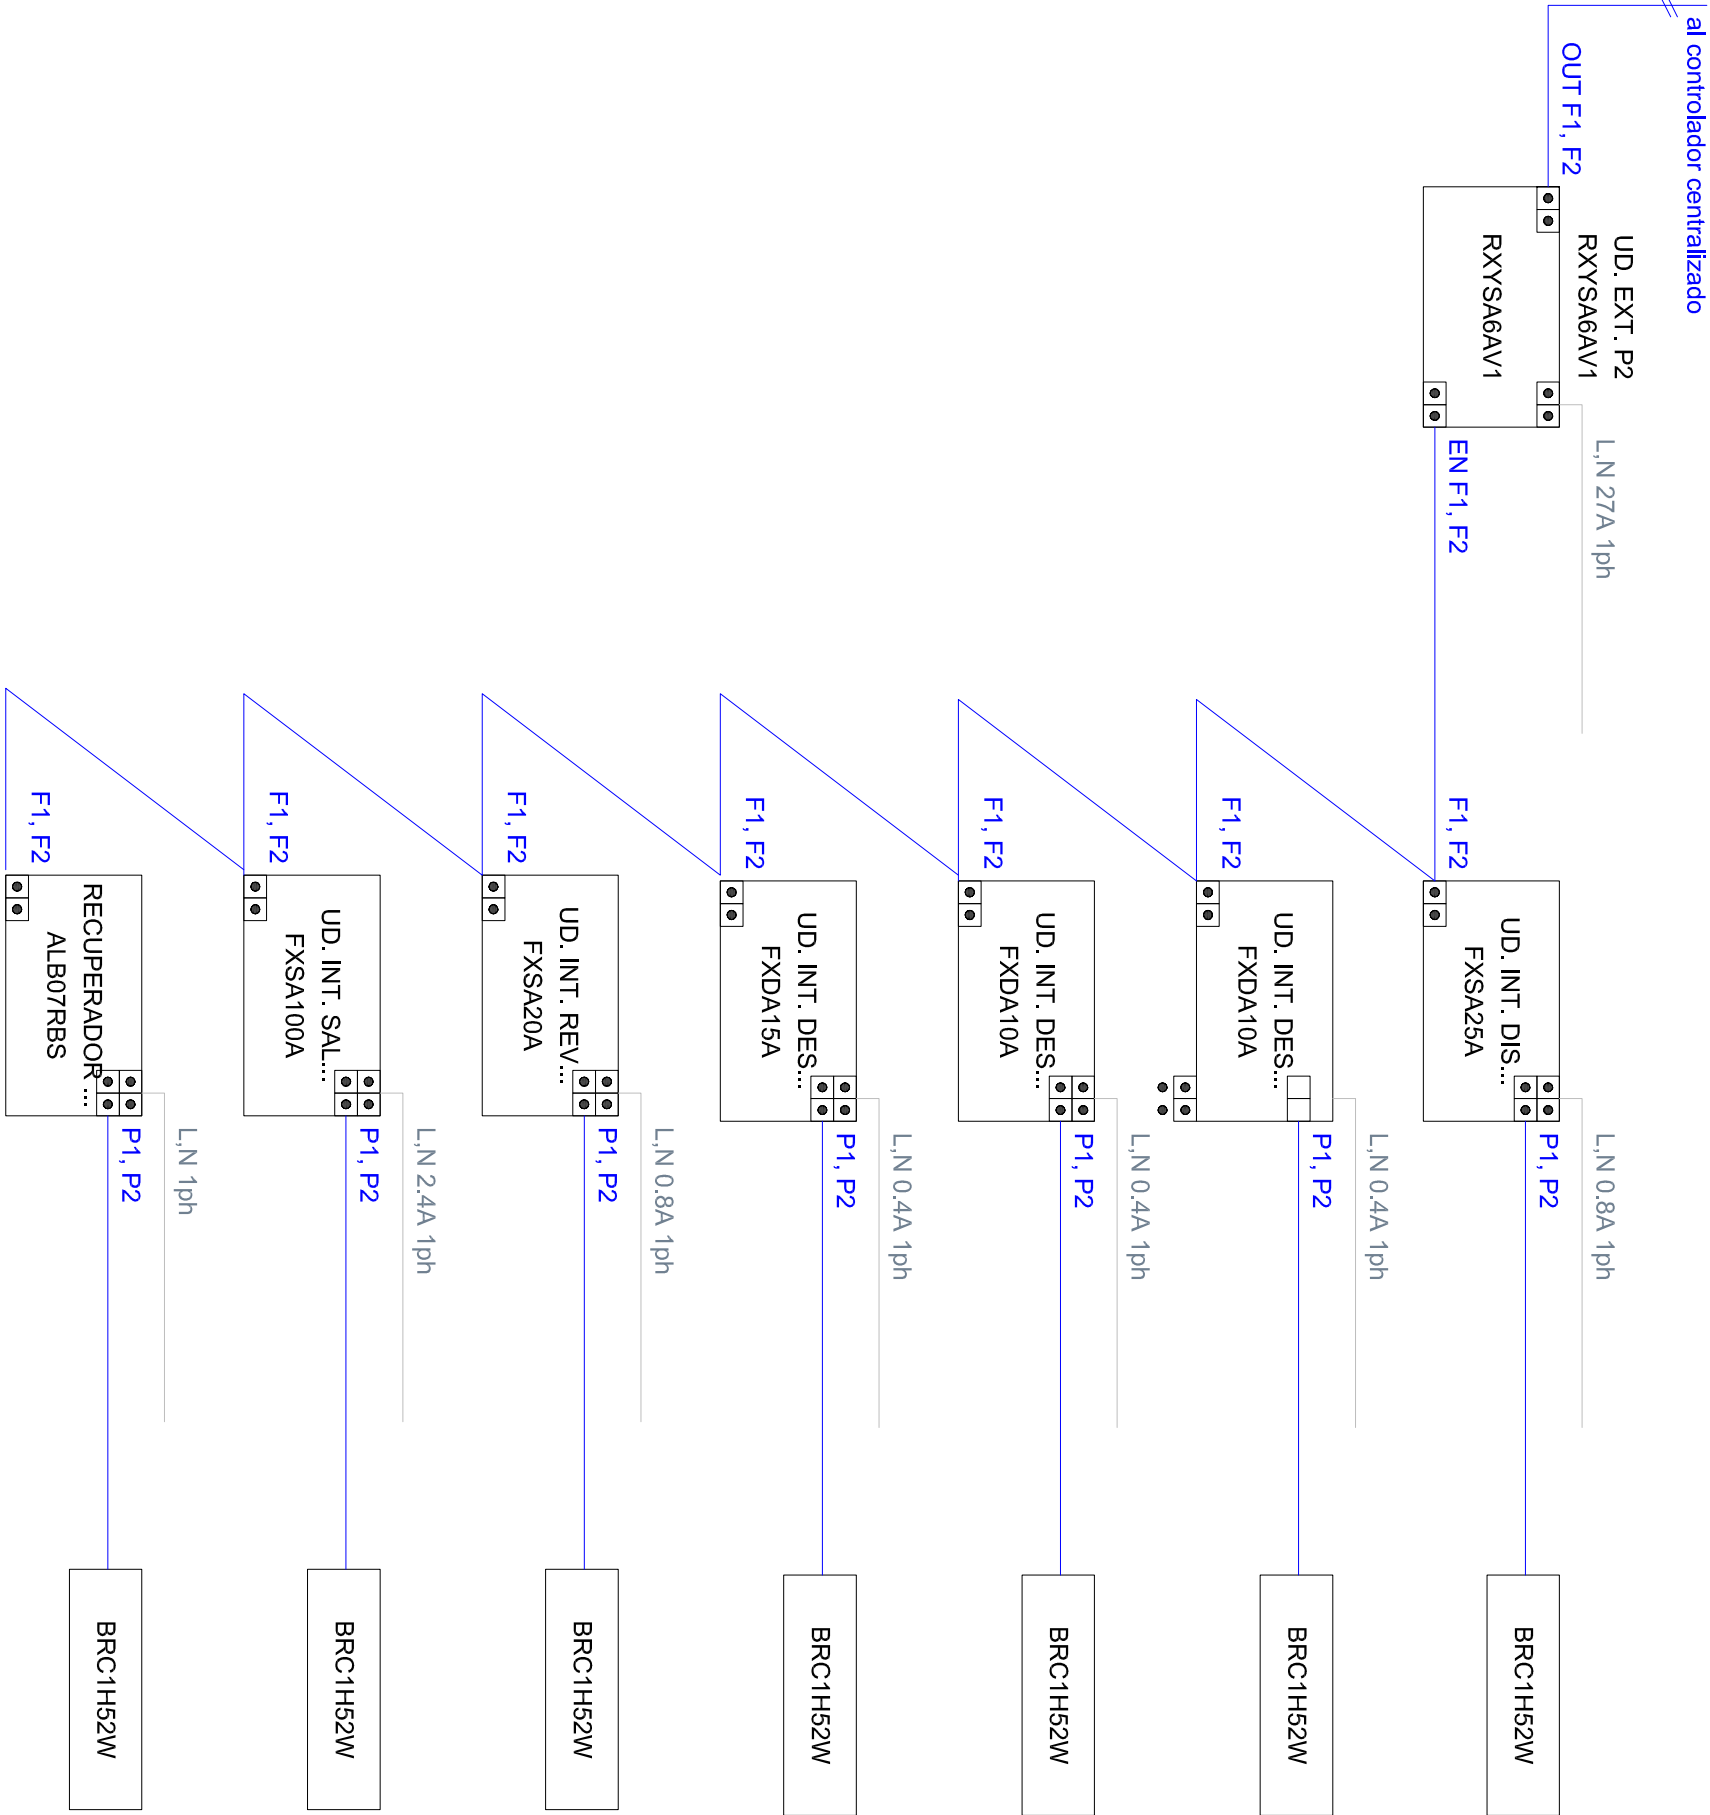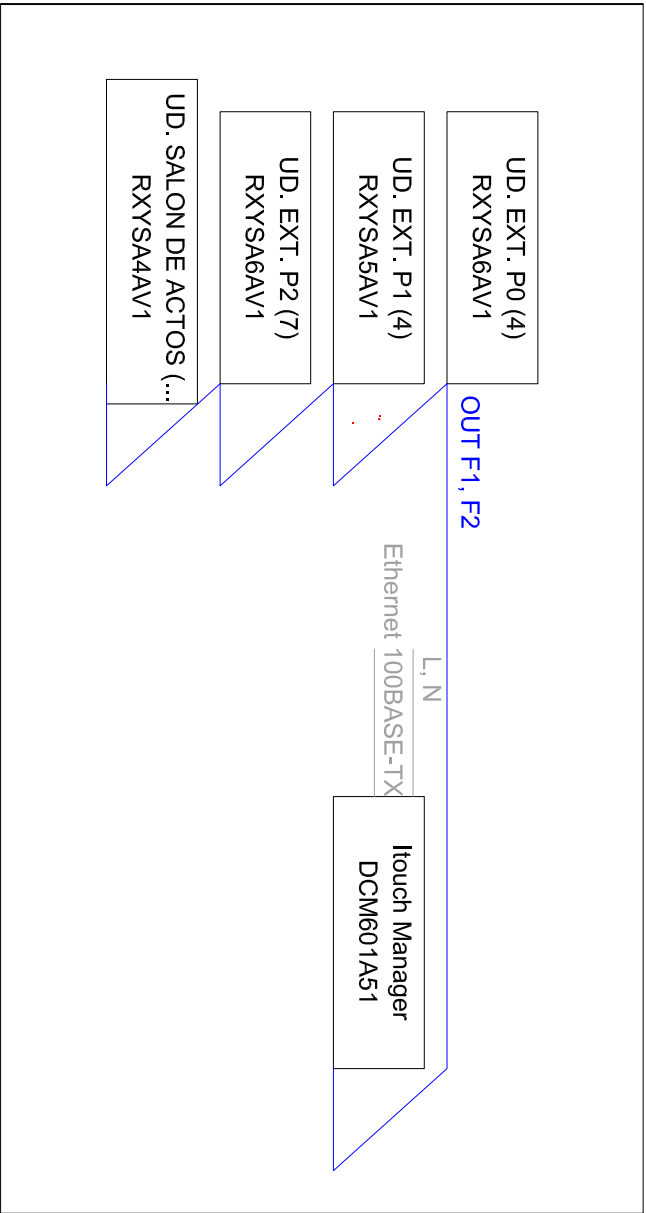

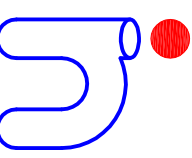

Runitek Ingenieros
Ingeniería al servicio
de la construcción
Paseo Valenciano por Río de Soria
Las Vegas, Corvera (Asturias)
Tel y Fax: 984020331
Email: info@runitek.es
mobile: 619389392 / 602891082

PROYECTO BÁSICO Y DE EJECUCIÓN DE MEJORA ENERGÉTICA, ACCESIBILIDAD Y
HABITABILIDAD DE LA CASA DE CULTURA DE BRIVIESCA

Situación: EDIFICIO DE LA CASA DE CULTURA DEL AYUNTAMIENTO DE
BRIVIESCA. 09240 (BURGOS)

Plano de: ESTADO REFORMADO. ESQUEMA CONTROL


La Propiedad: El Arquitecto: Pablo Ruiz Santos


El Ingeniero Industrial: Rubén Fernández Alonso
nº Colegiado 2447


Fecha: NOVIEMBRE 2023

Escala: 1/100

Plano nº IR09

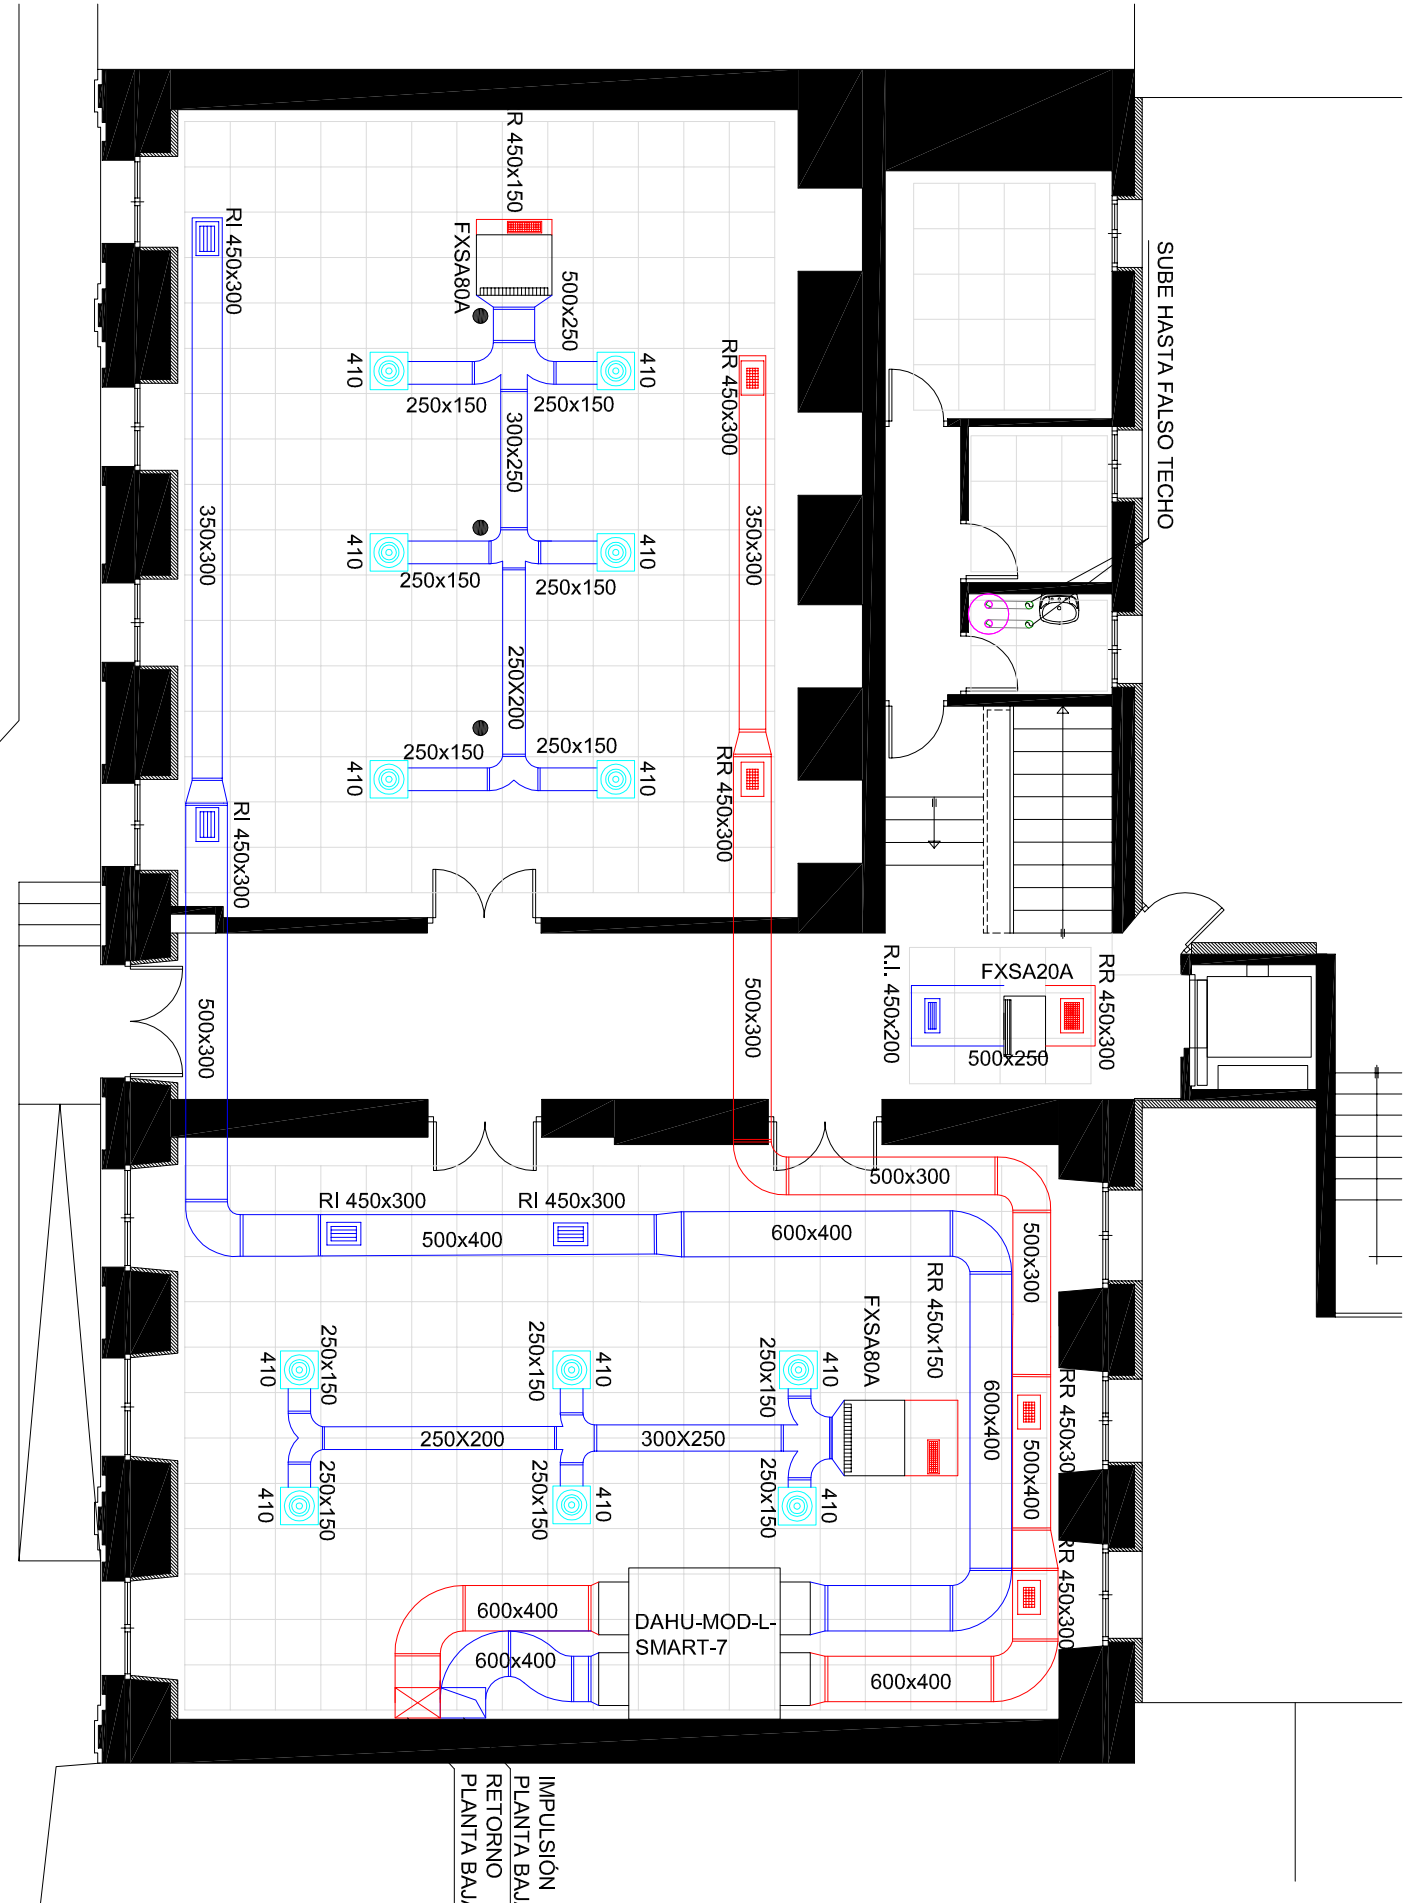

ESTADO REFORMADO. VENTILACIÓN			
	CONDUCTO RECTANGULAR DE IMPULSIÓN CLIMAVER		REJILLA DE RETORNO EN TABICA
	CONDUCTO RECTANGULAR DE RETORNO CLIMAVER		UNIDAD INTERIOR DE CONDUCTOS
	CONDUCTO CIRCULAR DE IMPULSIÓN DE CHAPA		UNIDAD INTERIOR DE CONDUCTOS DE BAJA SILUETA
	DIFUSOR DOJA-SRZ DE SCHAKO O EQUIVALENTE		AEROTERMO DE 80 LITROS
	REJILLA DE IMPULSIÓN EN CONDUCTO CIRCULAR VISTO		CONDUCTO CIRCULAR DE ACERO GALVANIZADO Ø125
	REJILLA DE IMPULSIÓN EN FALSO TECHO		
	REJILLA DE RETORNO EN FALSO TECHO		RECUPERADOR EN FALSO TECHO

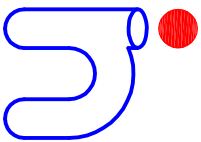

Runitek Ingenieros
Ingeniería al servicio
de la construcción
Pra! Valladolid nº2 Bajo IZ. 33404
Las Vegas. Corveira (Asturias)
Telf y Fax: 984052831
http://www.runitek.es
runitek@runitek.es
movil: 613385992 / 629281082

PROYECTO BÁSICO Y DE EJECUCIÓN DE MEJORA ENERGÉTICA, ACCESIBILIDAD Y
HABITABILIDAD DE LA CASA DE CULTURA DE BRIVIESCA

Sustituye a:

Situación: EDIFICIO DE LA CASA DE CULTURA DEL AYUNTAMIENTO DE
BRIVIESCA, 09240 (BURGOS)

Fecha:
NOVIEMBRE
2023

Plano de:
ESTADO REFORMADO. VENTILACIÓN. PLANTA BAJA

Escala:
1/100

La Propiedad:

El Arquitecto:

Pablo Ruiz Santos

El Ingeniero Industrial:

Rubén Fernández Alonso

Plano nº

IR01




nº Colegiado
000936

Pablo Ruiz Santos

nº Colegiado
2447

Firma

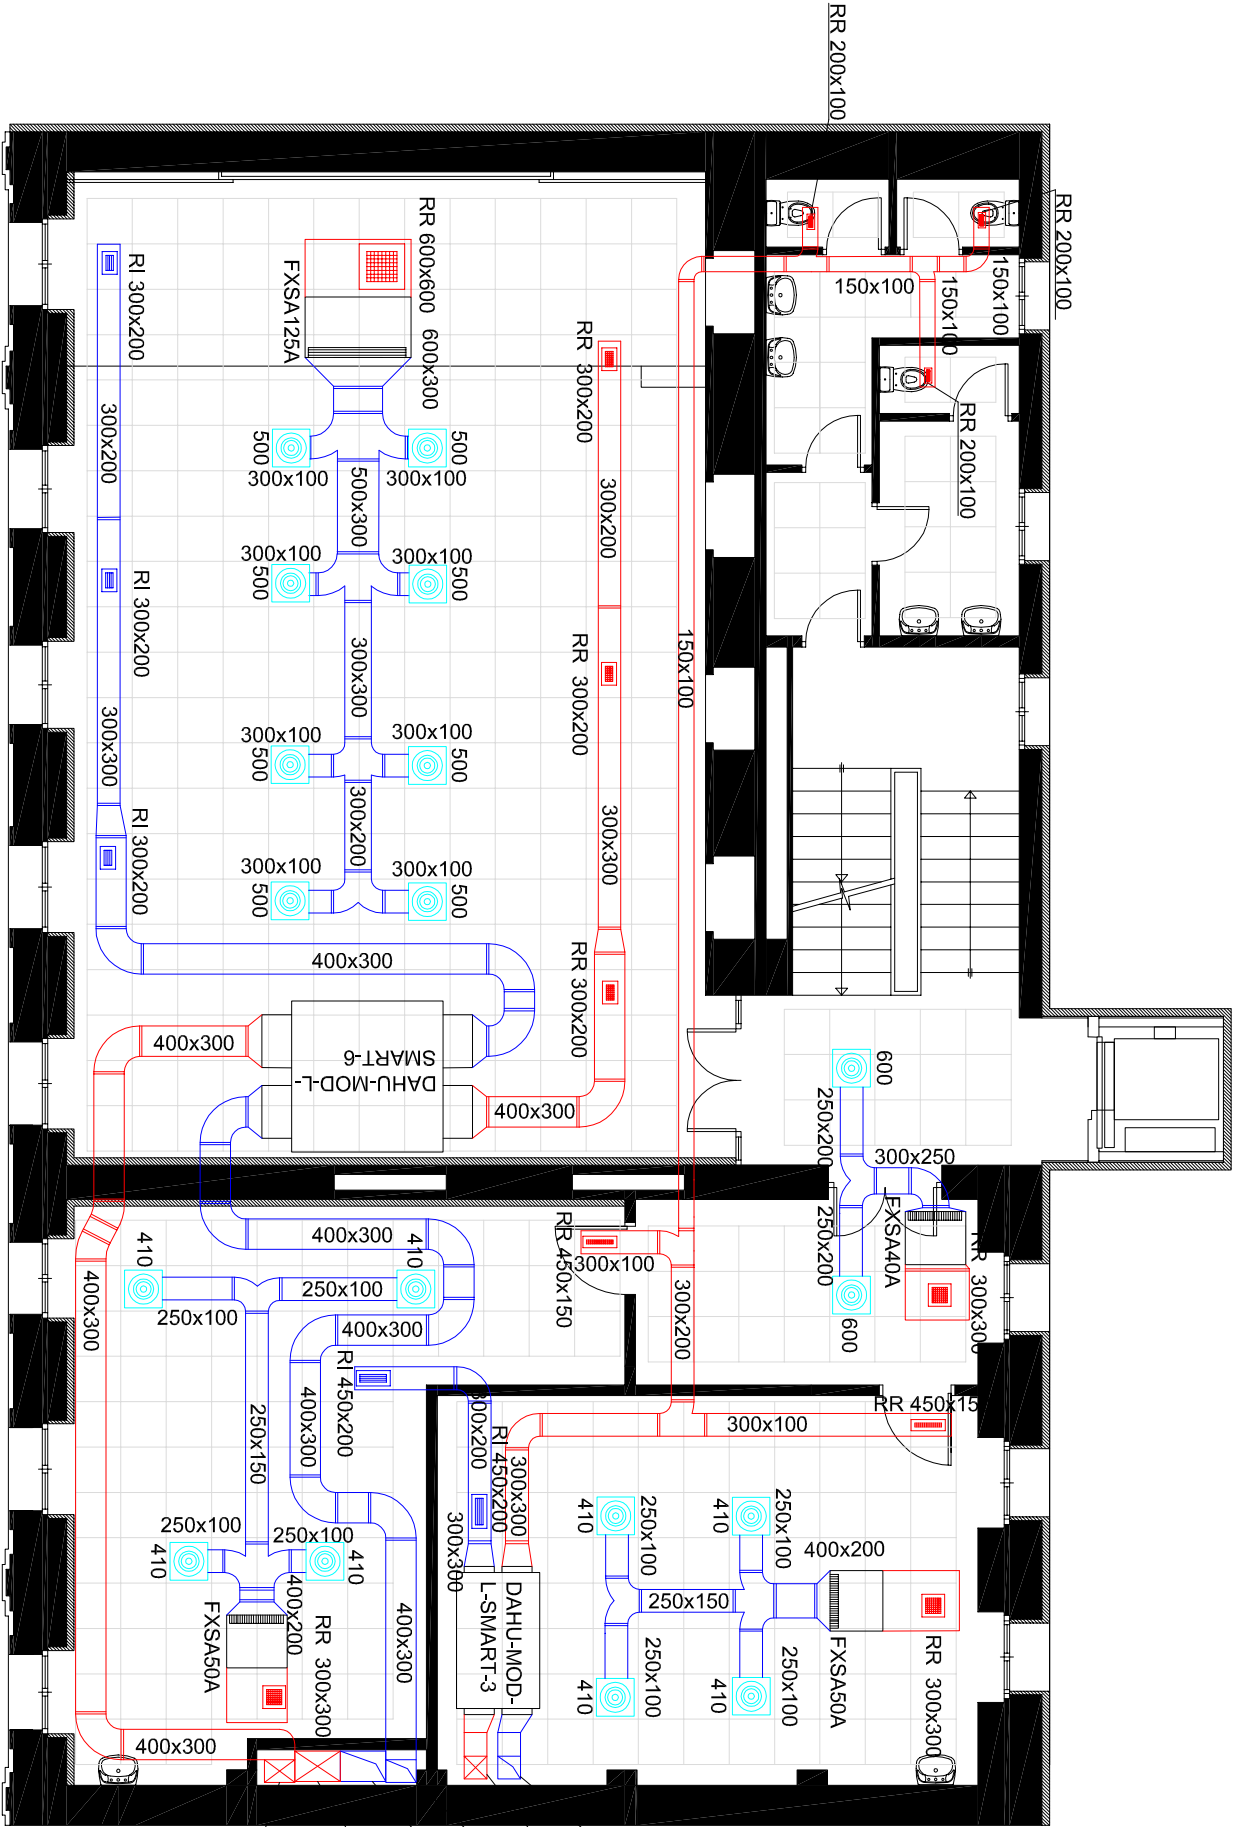

IMPULSIÓN PLANTA PRIMERA

 
 
 
RETORNO PLANTA PRIMERA


IMPULSIÓN SALÓN DE ACTOS

IMPULSIÓN PLANTA BAJA

RETORNO PLANTA BAJA

RETORNO SALÓN DE ACTOS

ESTADO REFORMADO. VENTILACIÓN			
	CONDUCTO RECTANGULAR DE IMPULSIÓN CLIMAVER		REJILLA DE RETORNO EN TABICA
	CONDUCTO RECTANGULAR DE RETORNO CLIMAVER		UNIDAD INTERIOR DE CONDUCTOS
	CONDUCTO CIRCULAR DE IMPULSIÓN DE CHAPA		UNIDAD INTERIOR DE CONDUCTOS DE BAJA SILUETA
	DIFUSOR DOJA-SRZ DE SCHAKO O EQUIVALENTE		AEROTERMO DE 80 LITROS
	REJILLA DE IMPULSIÓN EN CONDUCTO CIRCULAR VISTO		CONDUCTO CIRCULAR DE ACERO GALVANIZADO Ø125
	REJILLA DE IMPULSIÓN EN FALSO TECHO		RECUPERADOR EN FALSO TECHO
	REJILLA DE RETORNO EN FALSO TECHO		

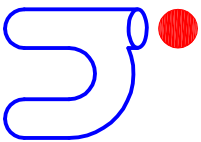

Ingeniería al servicio de la construcción

Runitek Ingenieros

Prañ Valledoid nº2 Bajo LZ. 33404 Las Vegas, Corveia (Asturias)
Telf y Fax: 984052831
http://www.runitek.es
runitek@runitek.es
movil: 613385992 / 629281082

PROYECTO BÁSICO Y DE EJECUCIÓN DE MEJORA ENERGÉTICA, ACCESIBILIDAD Y HABILABILIDAD DE LA CASA DE CULTURA DE BRIVIESCA

Sustituye a: ---

Situación: EDIFICIO DE LA CASA DE CULTURA DEL AYUNTAMIENTO DE BRIVIESCA, 09240 (BURGOS)

Fecha: NOVIEMBRE 2023

Plano de: ESTADO REFORMADO. VENTILACIÓN. PLANTA PRIMERA

Escala: 1/100

La Propiedad:

El Arquitecto:

Pablo Ruiz Santos

El Ingeniero Industrial:

Rubén Fernández Alonso

Plano nº

IR02




AYUNTAMIENTO BRIVIESCA

nº Colegiado 000936

Pablo Ruiz Santos


nº Colegiado 2447

Firma

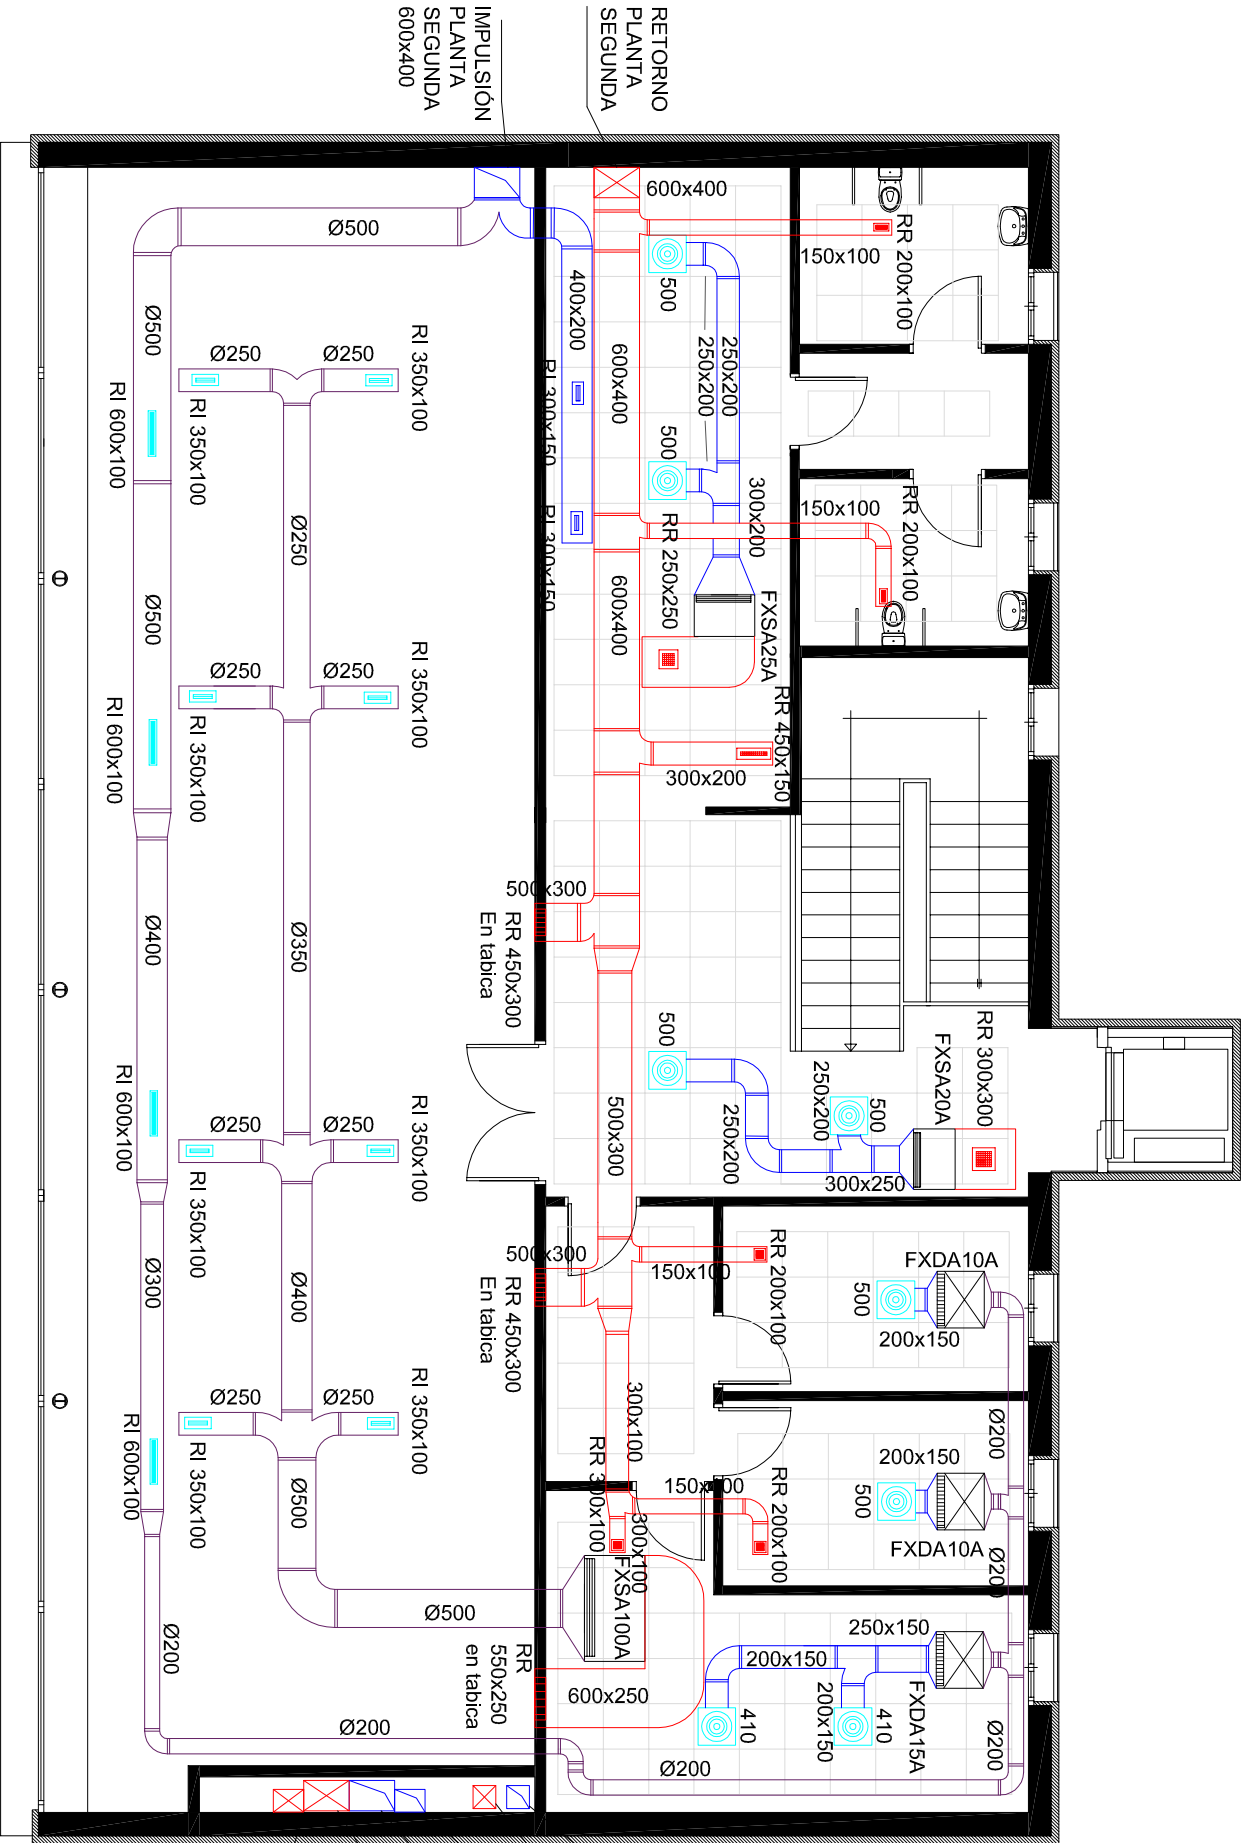

IMPULSIÓN PLANTA PRIMERA
RETORNO PLANTA PRIMERA
IMPULSIÓN SALÓN DE ACTOS
RETORNO PLANTA BAJA
RETORNO PLANTA BAJA
RETORNO SALÓN DE ACTOS

ESTADO REFORMADO. VENTILACIÓN		
	CONDUCTO RECTANGULAR DE IMPULSIÓN CLIMAVÉR	REJILLA DE RETORNO EN TABICA
	CONDUCTO RECTANGULAR DE RETORNO CLIMAVÉR	UNIDAD INTERIOR DE CONDUCTOS
	CONDUCTO CIRCULAR DE IMPULSIÓN DE CHAPA	UNIDAD INTERIOR DE CONDUCTOS DE BAJA SILUETA
	DIFUSOR DOJA-SRZ DE SCHAKO O EQUIVALENTE	AEROTERMO DE 80 LITROS
	REJILLA DE IMPULSIÓN EN CONDUCTO CIRCULAR VISTO	CONDUCTO CIRCULAR DE ACERO GALVANIZADO Ø125
	REJILLA DE IMPULSIÓN EN FALSO TECHO	RECUPERADOR EN FALSO TECHO
	REJILLA DE RETORNO EN FALSO TECHO	

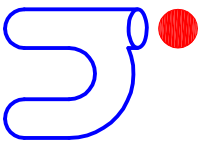

Runitek Ingenieros
Ingeniería al servicio de la construcción

Pza Valledoidi nº2 Bajo Iz. 33404
Las Vegas, Corveia (Asturias)
Telf y Fax: 984052831
http://www.runitek.es
runitek@runitek.es
movil: 613385992 / 629281082

PROYECTO BÁSICO Y DE EJECUCIÓN DE MEJORA ENERGÉTICA, ACCESIBILIDAD Y HABILITABILIDAD DE LA CASA DE CULTURA DE BRIVIESCA

Sustituye a: ---

Situación: EDIFICIO DE LA CASA DE CULTURA DEL AYUNTAMIENTO DE BRIVIESCA, 09240 (BURGOS)

Fecha: NOVIEMBRE 2023

Plano de: ESTADO REFORMADO. VENTILACIÓN. PLANTA SEGUNDA

Escala: 1/100

La Propiedad:

El Arquitecto:

Pablo Ruiz Santos

El Ingeniero Industrial:

Rubén Fernández Alonso

Plano nº

IR03





nº Colegiado
000936

Pablo Ruiz Santos

nº Colegiado
2447

Firma

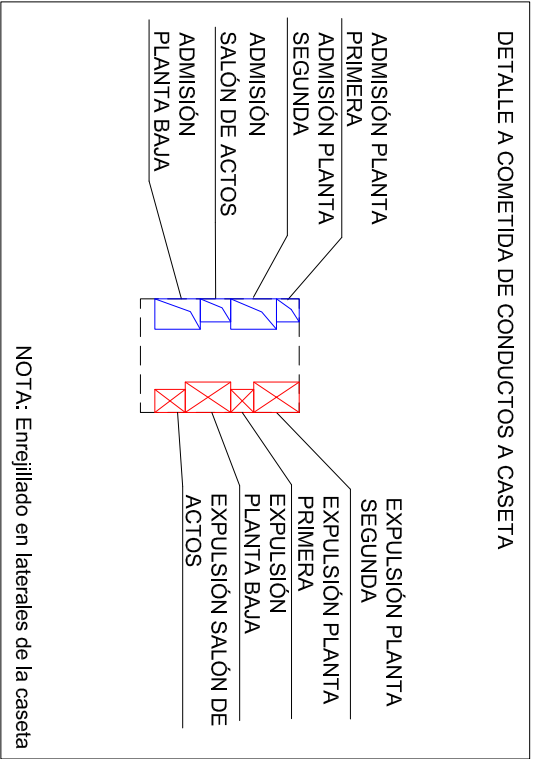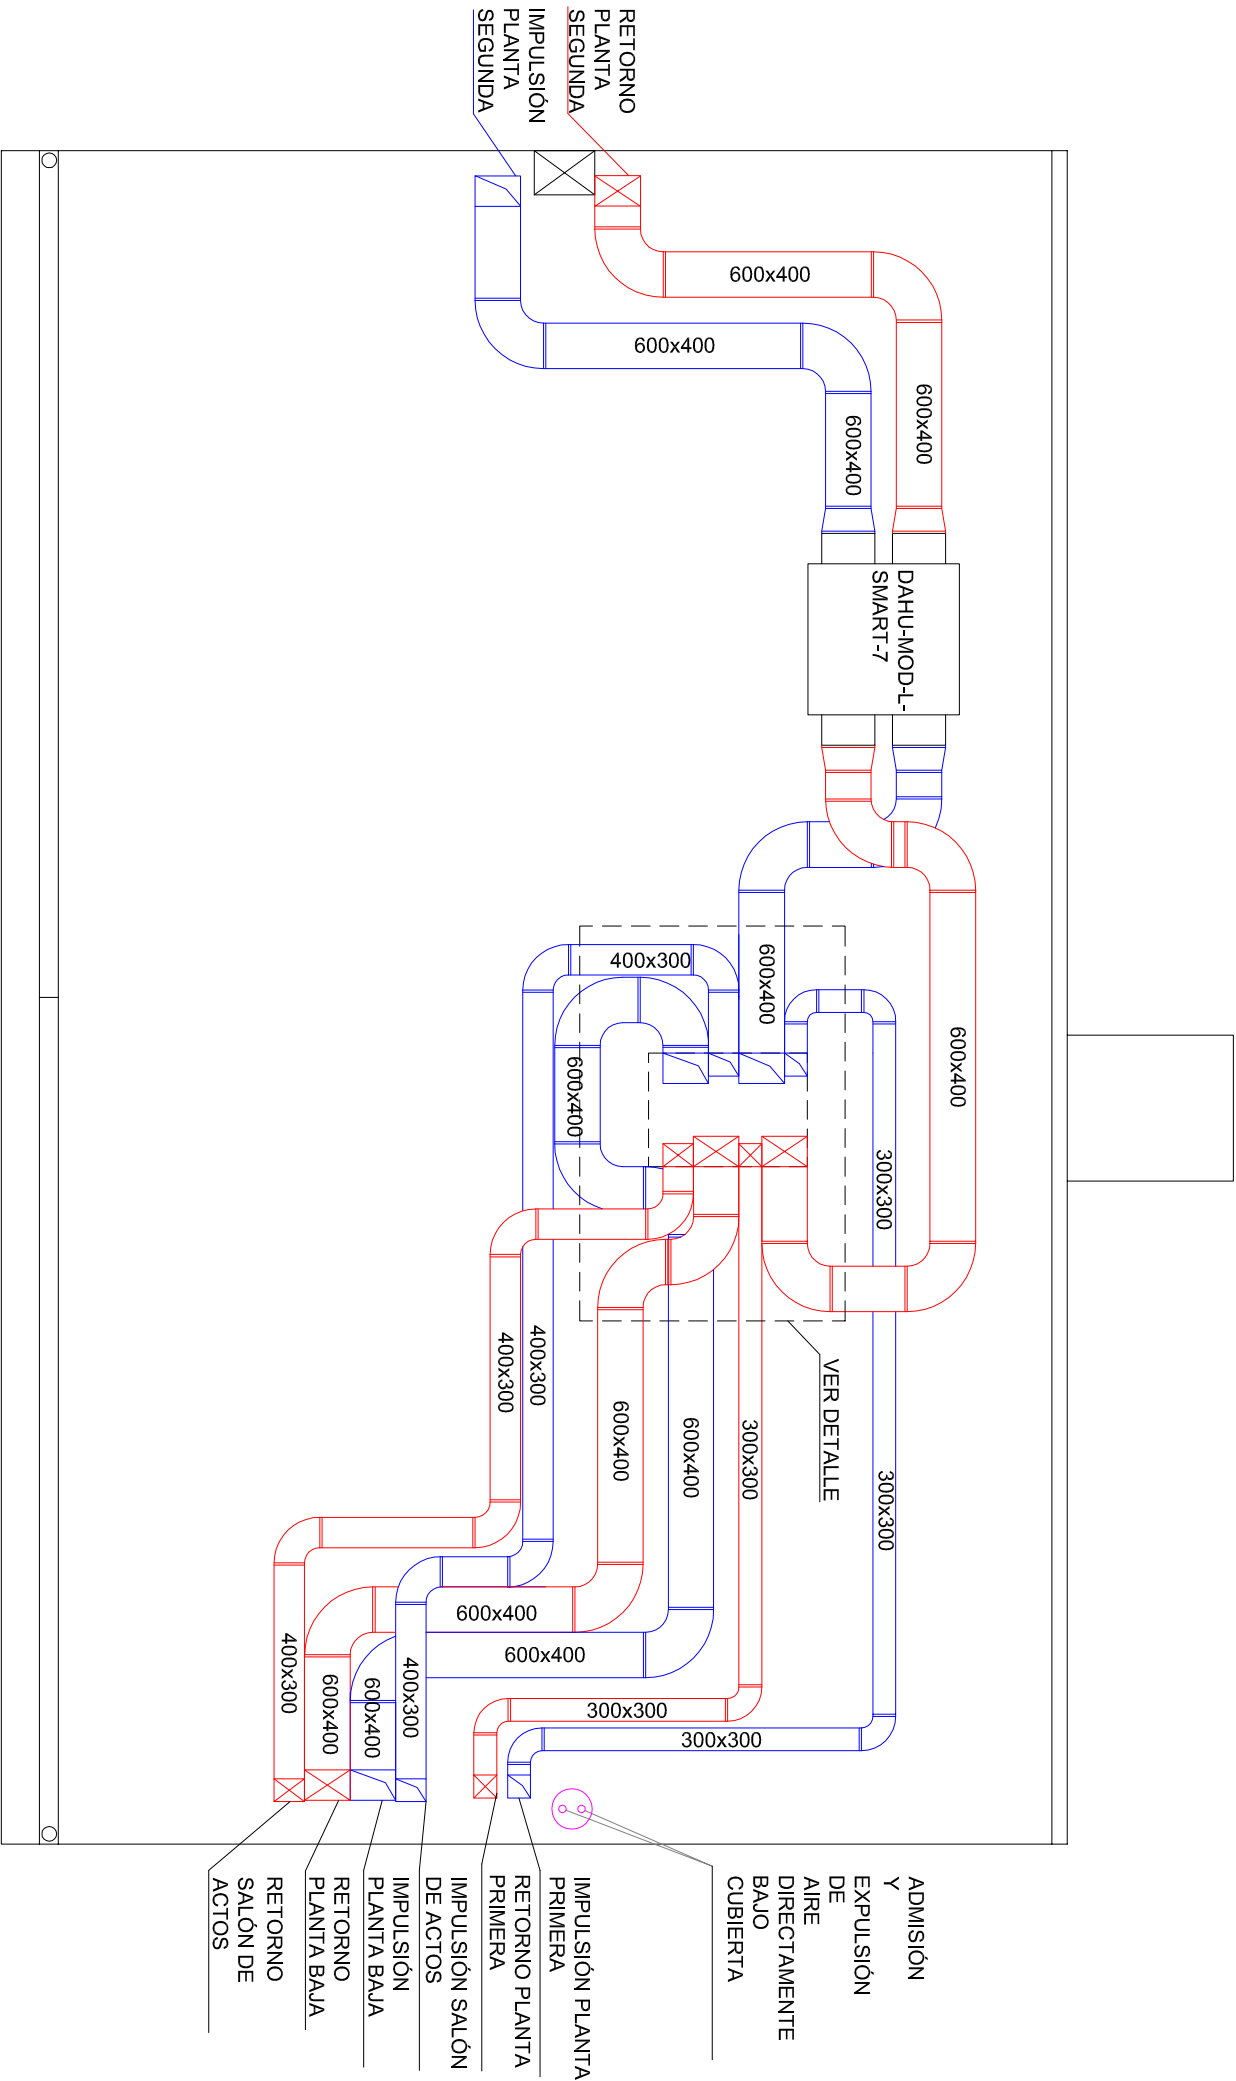

ESTADO REFORMADO. VENTILACIÓN			
	CONDUCTO RECTANGULAR DE IMPULSIÓN CLIMAVER		REJILLA DE RETORNO EN TABICA
	CONDUCTO RECTANGULAR DE RETORNO CLIMAVER		UNIDAD INTERIOR DE CONDUCTOS
	CONDUCTO CIRCULAR DE IMPULSIÓN DE CHAPA		UNIDAD INTERIOR DE CONDUCTOS DE BAJA SILUETA
	DIFUSOR DOJA-SRZ DE SCHAKO O EQUIVALENTE		AEROTERMO DE 80 LITROS
	REJILLA DE IMPULSIÓN EN CONDUCTO CIRCULAR VISTO		CONDUCTO CIRCULAR DE ACERO GALVANIZADO Ø125
	REJILLA DE IMPULSIÓN EN FALSO TECHO		
	REJILLA DE RETORNO EN FALSO TECHO		

Runitek Ingenieros
Ingeniería al servicio de la construcción

AYUNTAMIENTO
BRIVIESCA

000936

nº Colegiado

2447

Firma

Plano de:
ESTADO REFORMADO. VENTILACIÓN. BAJO CUBIERTA

Plano nº
1/100

Escala:
1/100

Fecha:
NOVIEMBRE 2023

Sustituye a:

Fecha:
NOVIEMBRE 2023

PROYECTO BÁSICO Y DE EJECUCIÓN DE MEJORA ENERGÉTICA, ACCESIBILIDAD Y HABILITABILIDAD DE LA CASA DE CULTURA DE BRIVIESCA

Situación: EDIFICIO DE LA CASA DE CULTURA DEL AYUNTAMIENTO DE BRIVIESCA, 09240 (BURGOS)

La Propiedad:

El Arquitecto: Pablo Ruiz Santos

El Ingeniero Industrial: Rubén Fernández Alonso

Plano nº
IR04