


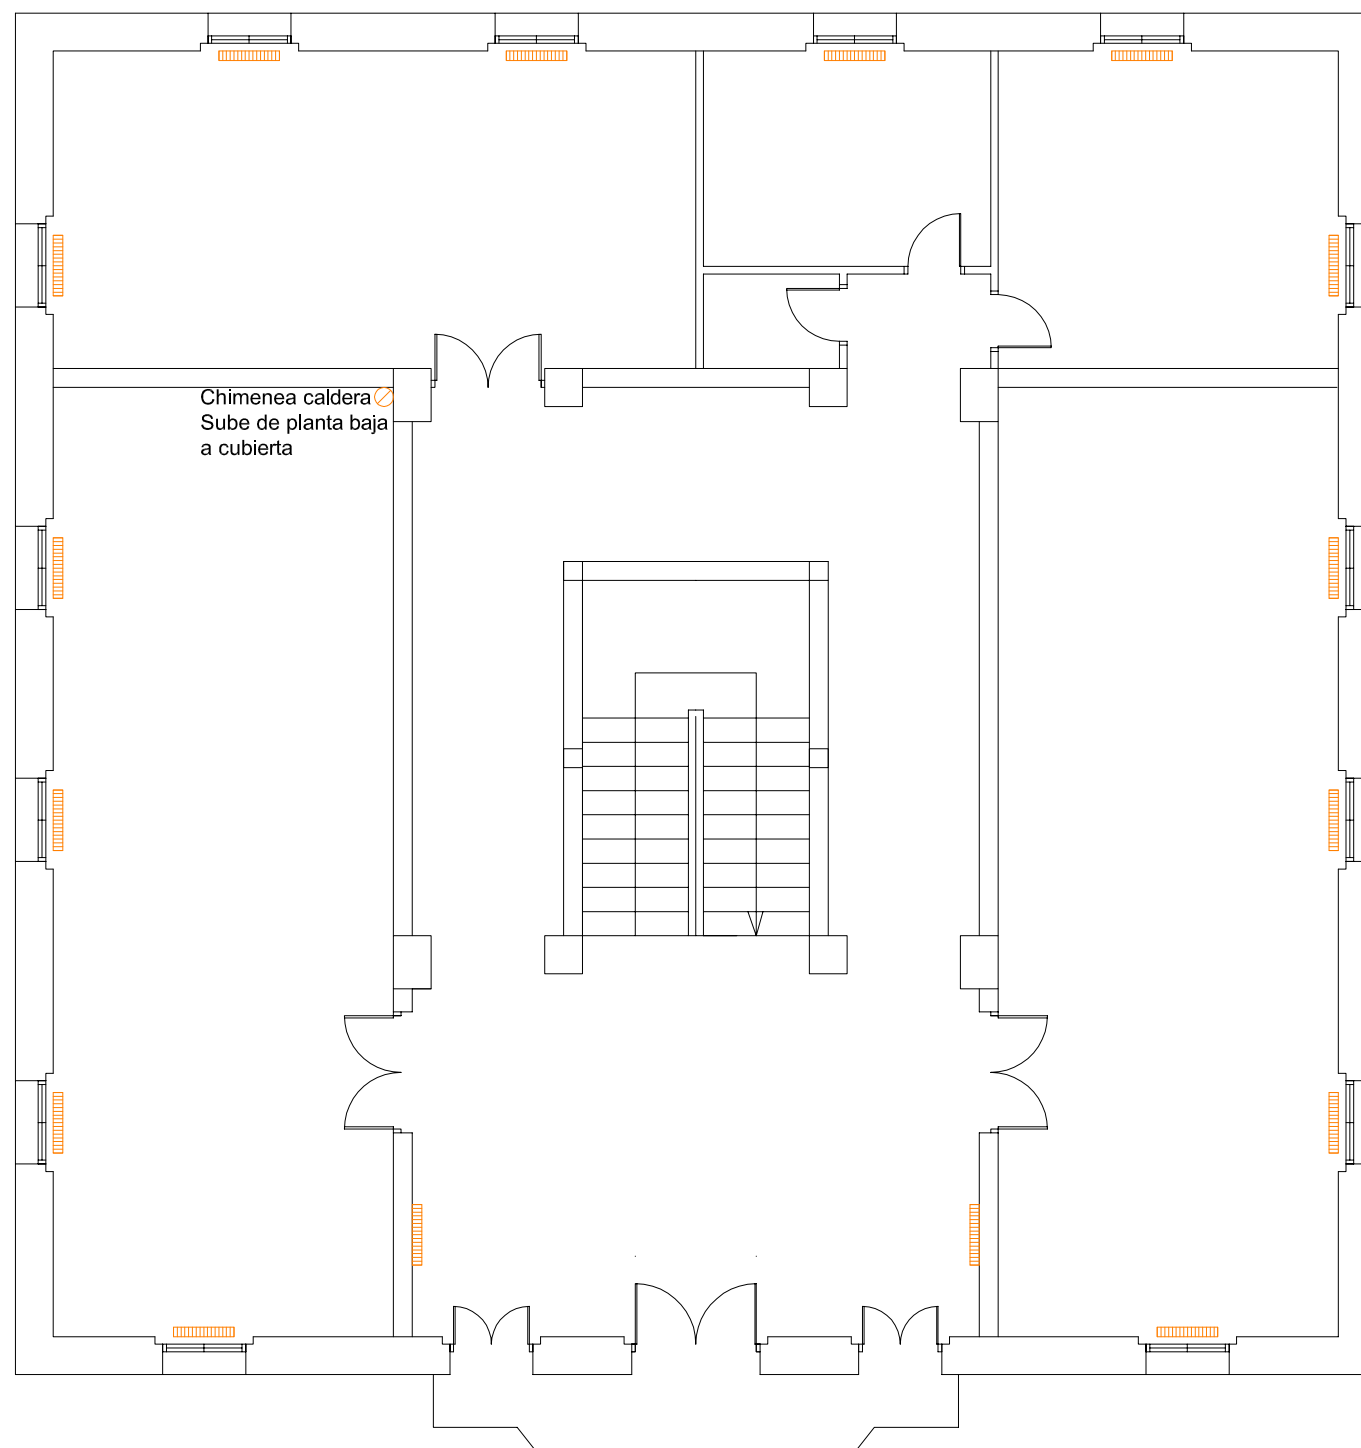


Chimenea caldera
Sube de planta baja
a cubierta

LEYENDA VENTILACIÓN ESTADO ACTUAL

- Rejilla
- Rejilla en pared

LEYENDA CALEFACCIÓN, ACS Y SANEAMIENTO ESTADO ACTUAL


- Radiador
- Arqueta acometida saneamiento
- Depósito de gasóleo 1000l
- Caldera Domusa 69/112kW
- Hornacina acometida fontanería

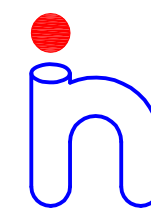

Runitek Ingenieros

ingeniería al servicio
de la construcción

 Pza\ Valladolid nº2 Bajo IZ, 33404
Las Vegas, Corvera (Asturias)
Tel y Fax: 984052831
<http://www.runitek.es>
runitek@runitek.es
móvil: 619385992 / 629281082



PROYECTO BÁSICO Y DE EJECUCIÓN DE REHABILITACIÓN
DE LA CASA DE CULTURA DE CERVERA DEL RÍO ALHAMA

Situación: CALLE CANDELEN, nº5 26520, CERVERA
DEL RÍO ALHAMA (LA RIOJA)

Plano de: CALEFACCIÓN Y VENTILACIÓN. PLANTA PRIMERA.
ESTADO ACTUAL

La Propiedad:



Ayuntamiento de
Cervera del Río Alhama

El Arquitecto:

Pablo Ruiz Santos

nº Colegado
000936

Pablo Ruiz Santos


Sustituye a:

Fecha:
OCTUBRE
2023

Escala:
1/100


Plano nº

CL_VEN_02_EA

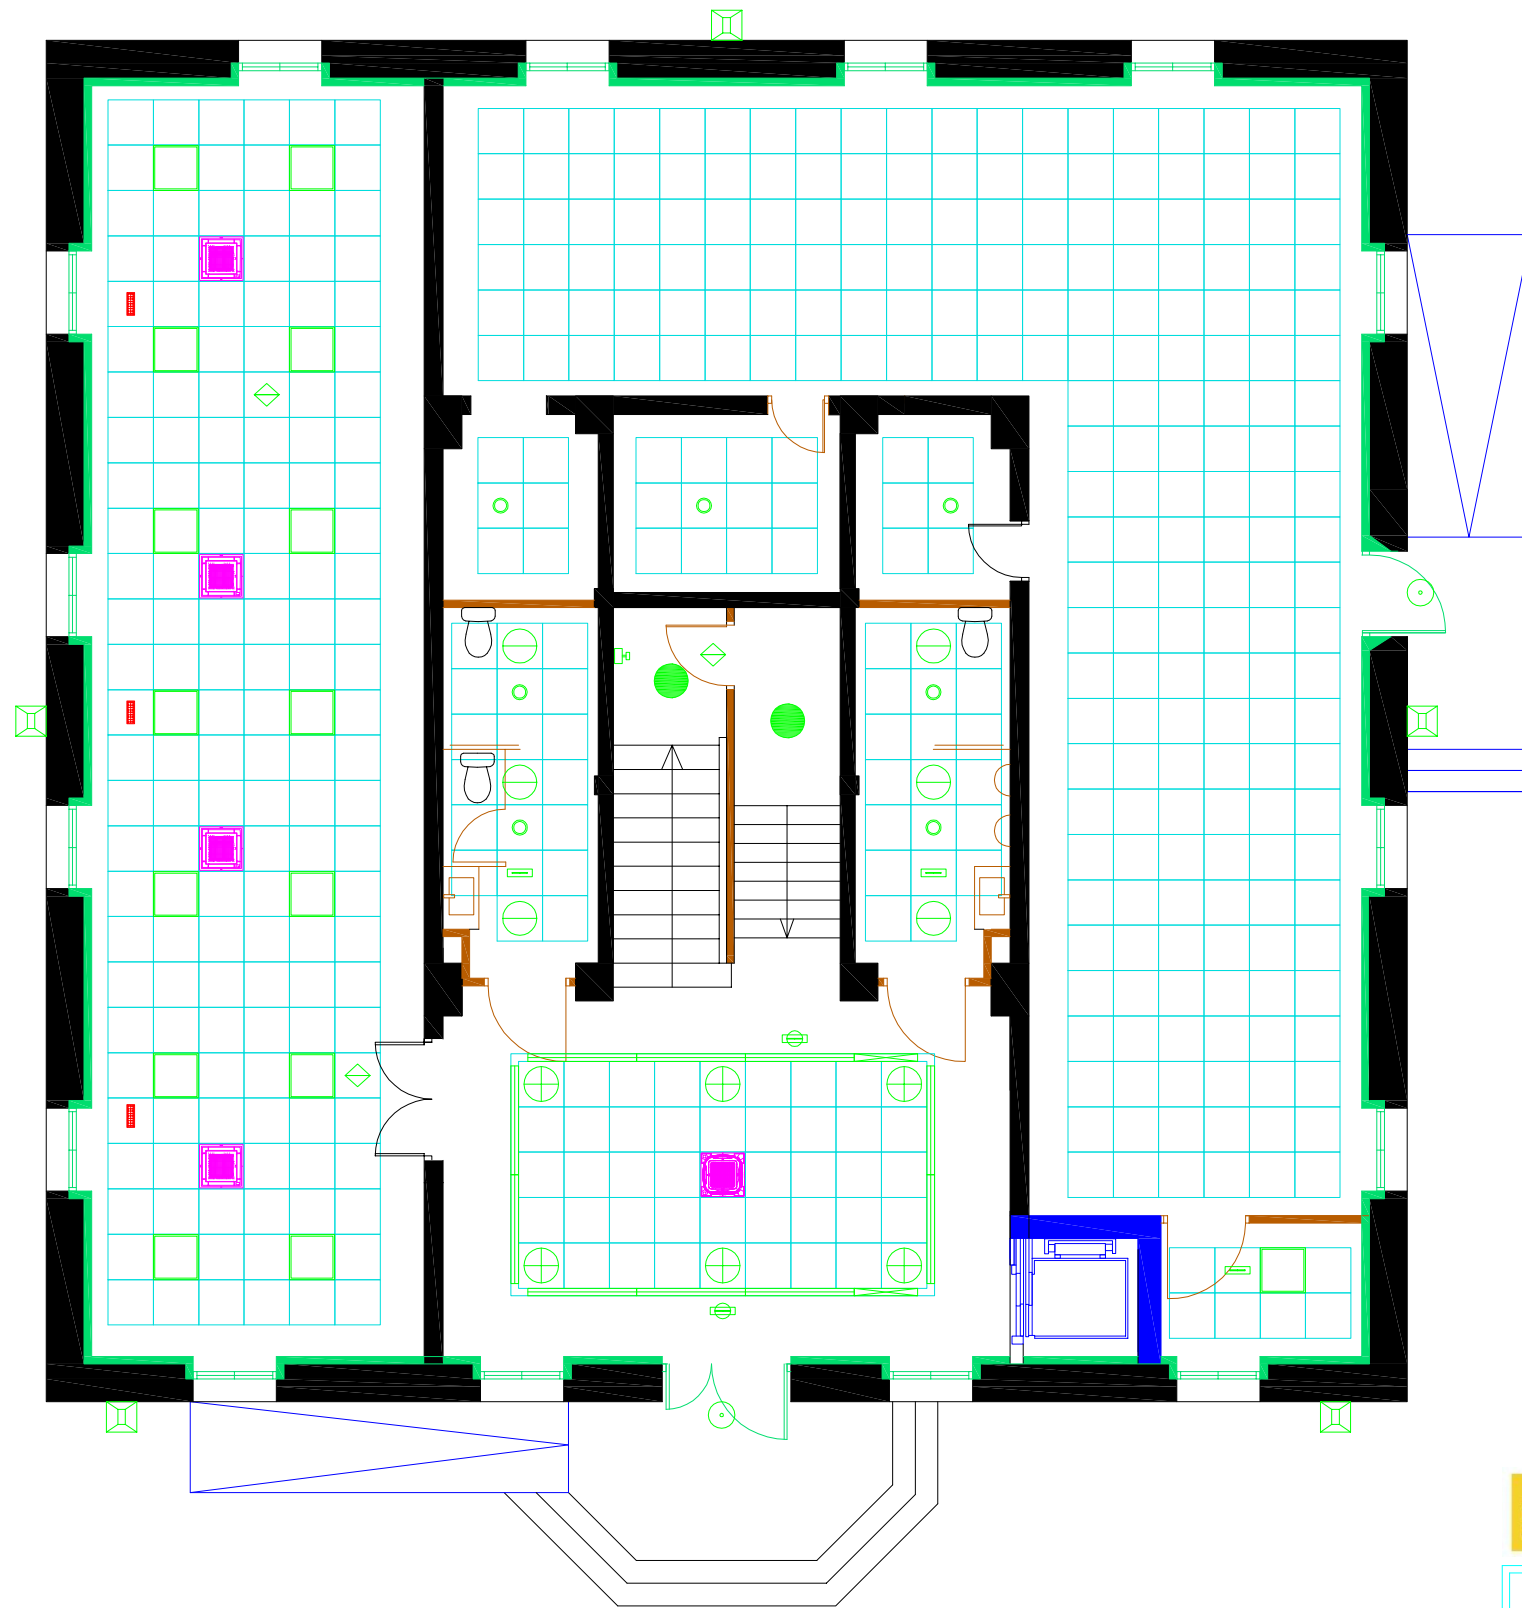

LEYENDA COORDINACIÓN DE TECHOS ESTADO REFORMADO


- Luminaria LED Kaleea 28W
- Luminaria LED Arelo 23W
- Luminaria LED Toledo Flat + Round 15 W
- Luminaria LED Toledo Flat + Round 19 W
- Luminaria LED Flat Polymero Kreis Slim 38 W
- Luminaria de emergencia LENS N30 A (ESP, AEX, INOX)
- Luminaria de emergencia NAOS N2 + KETB NAOS
- Luminaria de emergencia NAOS N5 + KETB NAOS
- Luminaria de emergencia NAOS N5 (EVC) + KETB NAOS
- Luminaria de emergencia NAOS N2 (PRD)
- Unidad de Cassete integrado modelo FXZQ15A, de Daikin o equivalente a elegir por la D.F.
- Unidad de Cassete integrado modelo FXZQ20A, de Daikin o equivalente a elegir por la D.F.
- Unidad de Cassete integrado modelo FXZQ25A de Daikin o equivalente a elegir por la D.F.
- Unidad de Cassete integrado modelo FXZQ40A de Daikin o equivalente a elegir por la D.F.
- Rejilla de retorno 300 x 100 mm
- Boca de extracción de aluminio Ø125

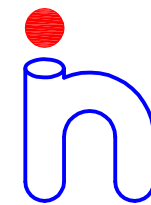

Runitek Ingenieros

ingeniería al servicio
de la construcción

 Pza. Valladolid nº2 Bajo IZ, 33404
Las Vegas, Corvera (Asturias)
Telf y Fax: 984052831
<http://www.runitek.es>
runitek@runitek.es
móvil: 619385992 / 629281082



PROYECTO BÁSICO Y DE EJECUCIÓN DE REHABILITACIÓN
DE LA CASA DE CULTURA DE CERVERA DEL RÍO ALHAMA

Situación: CALLE CANDELEN, nº5 26520, CERVERA
DEL RÍO ALHAMA (LA RIOJA)

Plano de: COORDINACIÓN DE TECHOS. PLANTA BAJA.
ESTADO REFORMADO

La Propiedad:



Ayuntamiento de
Cervera del Río Alhama

El Arquitecto:

Pablo Ruiz Santos

nº Colegado

000936


Sustituye a:

Fecha:
OCTUBRE
2023

Escala:
1/100

Plano nº

CT_01_ER

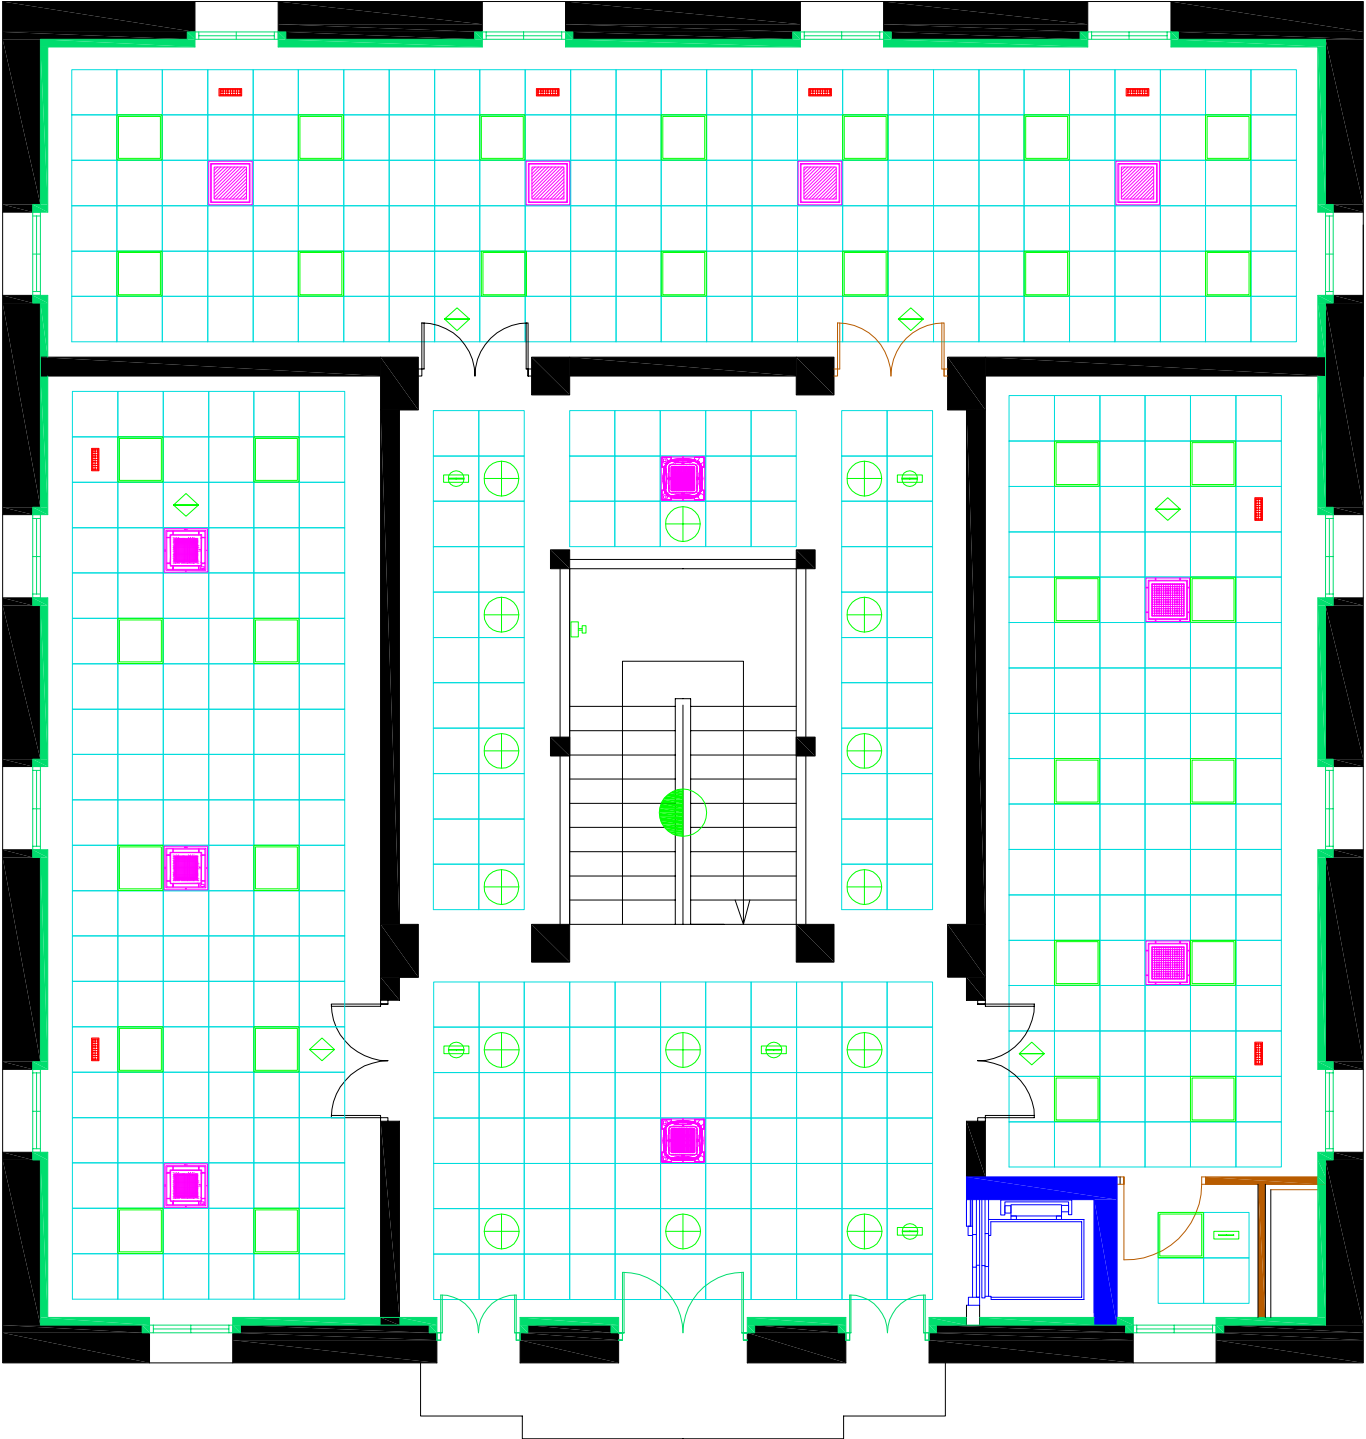

LEYENDA COORDINACIÓN DE TECHOS ESTADO REFORMADO

- Luminaria LED Kaleea 28W
- Luminaria LED Arelo 23W
- Luminaria LED Toledo Flat + Round 15 W
- Luminaria LED Toledo Flat + Round 19 W
- Luminaria LED Flat Polymero Kreis Slim 38 W
- Luminaria de emergencia LENS N30 A (ESP, AEX, INOX)
- Luminaria de emergencia NAOS N2 + KETB NAOS
- Luminaria de emergencia NAOS N5 + KETB NAOS
- Luminaria de emergencia NAOS N5 (EVC) + KETB NAOS
- Luminaria de emergencia NAOS N2 (PRD)
- Unidad de Cassete integrado modelo FXZQ15A, de Daikin o equivalente a elegir por la D.F.
- Unidad de Cassete integrado modelo FXZQ20A, de Daikin o equivalente a elegir por la D.F.
- Unidad de Cassete integrado modelo FXZQ25A de Daikin o equivalente a elegir por la D.F.
- Unidad de Cassete integrado modelo FXZQ40A de Daikin o equivalente a elegir por la D.F.
- Rejilla de retorno 300 x 100 mm
- Boca de extracción de aluminio Ø125



GOBIERNO DE ESPAÑA



MINISTERIO DE TRANSPORTES, MOVILIDAD Y AGENDA URBANA



Plan de Recuperación, Transformación y Resiliencia




PIREP DE EDIFICIOS PÚBLICOS




Financiado por la Unión Europea




NextGenerationEU

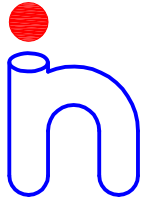	PROYECTO BÁSICO Y DE EJECUCIÓN DE REHABILITACIÓN DE LA CASA DE CULTURA DE CERVERA DEL RÍO ALHAMA		Sustituye a: ---
Runitek Ingenieros ingeniería al servicio de la construcción Pzal Valladolid nº2 Bajo IZ, 33404 Las Vegas, Corvera (Asturias) Telf y Fax: 984052831 http://www.runitek.es runitek@runitek.es movil: 619385992 / 629281082	Situacion: CALLE CANDELEN, nº5 26520, CERVERA DEL RÍO ALHAMA (LA RIOJA)		Fecha: OCTUBRE 2023
	Plano de: COORDINACIÓN DE TECHOS. PLANTA PRIMERA. ESTADO REFORMADO		Escala: 1/100
	La Propiedad:  Ayuntamiento de Cervera del Río Alhama	El Arquitecto: Pablo Ruiz Santos nº Colegado 000936 	Plano nº CT_02_ER

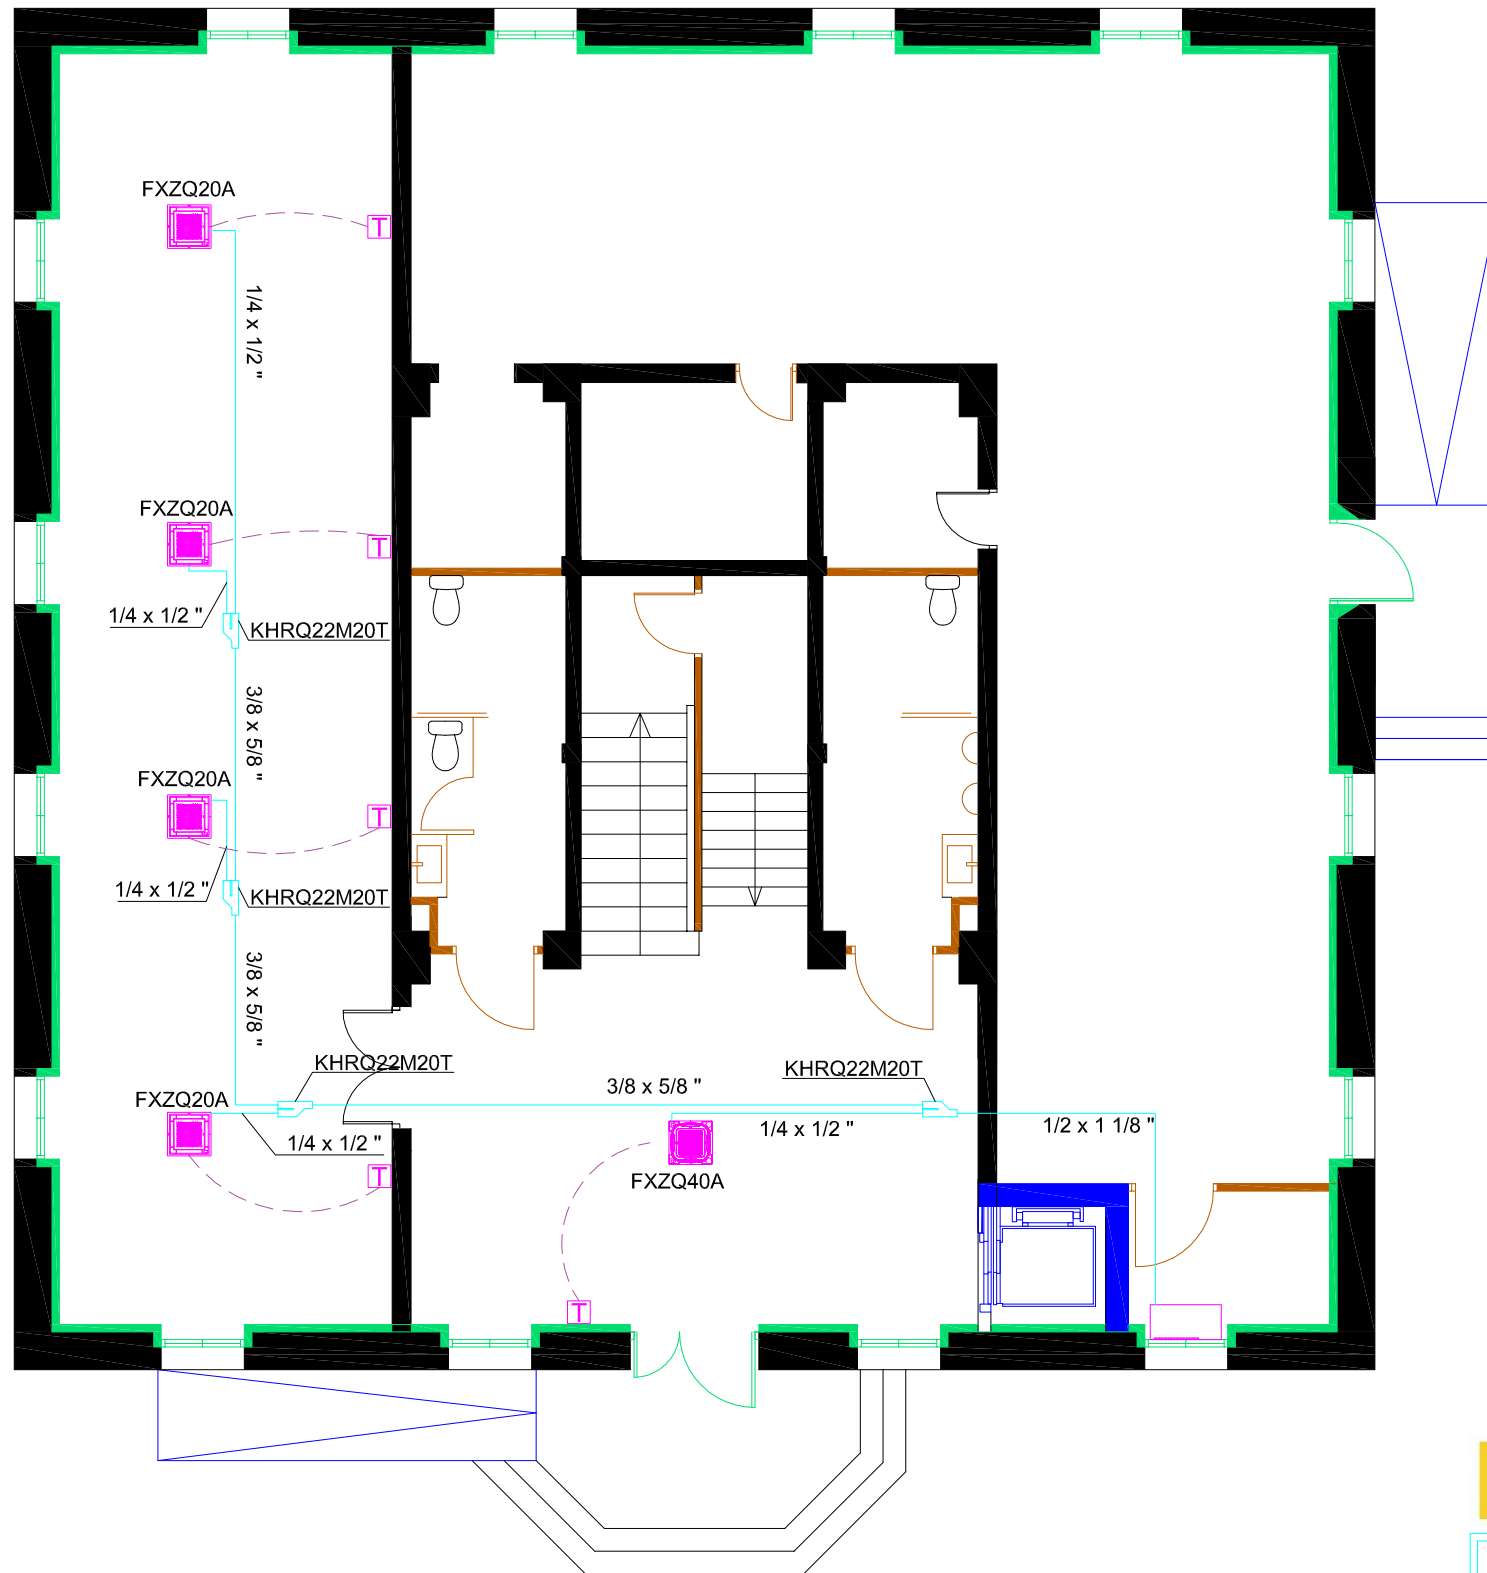

LEYENDA CLIMATIZACIÓN. ESTADO REFORMADO


-  Unidad exterior modelo RXYSQ12TY1 de Daikin o equivalente a elegir por la D.F.
-  Unidad de Cassette integrado modelo FXZQ15A, de Daikin o equivalente a elegir por la D.F.
-  Unidad de Cassette integrado modelo FXZQ20A, de Daikin o equivalente a elegir por la D.F.
-  Unidad de Cassette integrado modelo FXZQ25A de Daikin o equivalente a elegir por la D.F.
-  Unidad de Cassette integrado modelo FXZQ40A de Daikin o equivalente a elegir por la D.F.
-  Termostato
-  Tubería frigorífica de cobre estirado, 2 tubos. Líquido y gas. Medida en mm con coquilla Armaflex o equivalente a elegir por la D.F.
-  Derivación Refnet de Daikin o equivalente a elegir por la D.F.

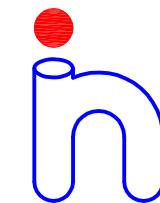

Runitek Ingenieros

ingeniería al servicio
de la construcción

 Pza. Valladolid nº2 Bajo IZ, 33404
Las Vegas, Corvera (Asturias)
Tel y Fax: 984052831
<http://www.runitek.es>
runitek@runitek.es
móvil: 619385992 / 629281082



**PROYECTO BÁSICO Y DE EJECUCIÓN DE REHABILITACIÓN
DE LA CASA DE CULTURA DE CERVERA DEL RÍO ALHAMA**

Situación: CALLE CANDELEN, nº5 26520, CERVERA
DEL RÍO ALHAMA (LA RIOJA)

Plano de: CLIMATIZACIÓN. PLANTA BAJA.
ESTADO REFORMADO

La Propiedad:



Ayuntamiento de
Cervera del Río Alhama

El Arquitecto:

Pablo Ruiz Santos

nº Colegado

000936

Pablo Ruiz Santos


Sustituye a:

Fecha:
OCTUBRE
2023

Escala:
1/100

Plano nº

CL_01_ER

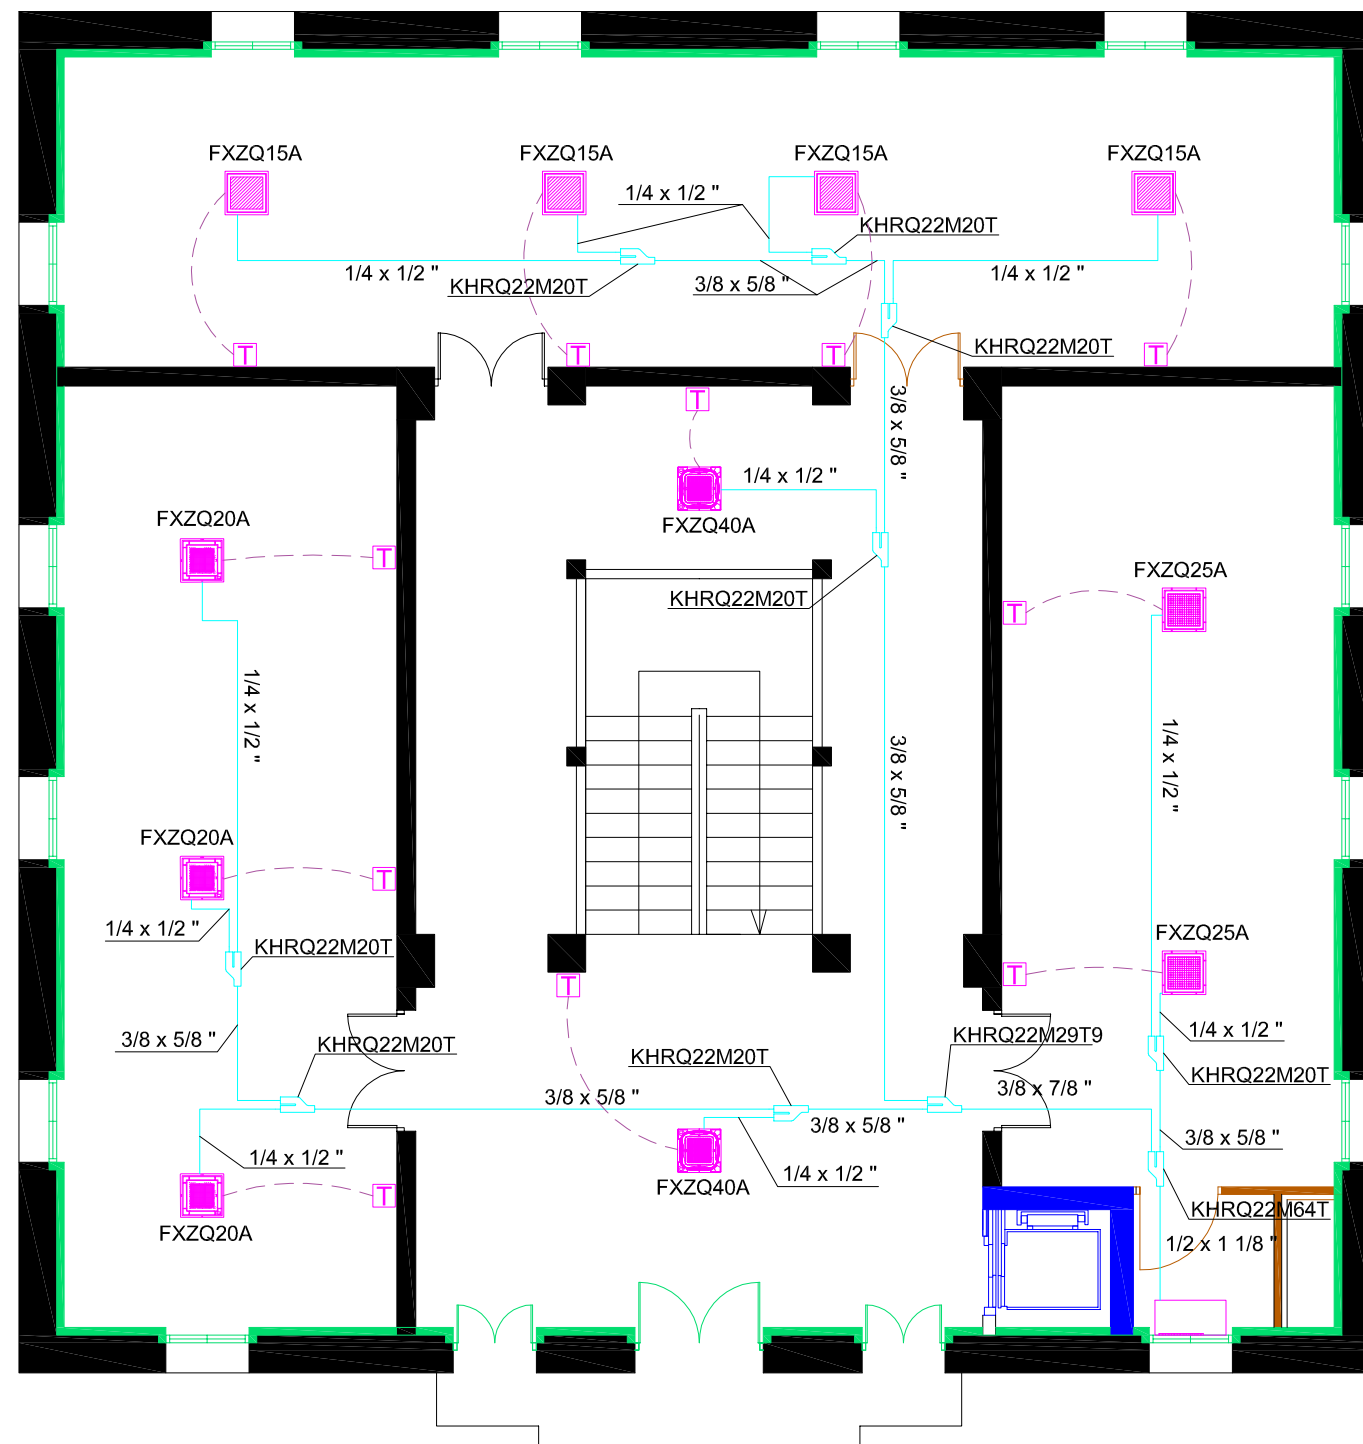

LEYENDA CLIMATIZACIÓN. ESTADO REFORMADO


- Unidad exterior modelo RXYSQ12TY1 de Daikin o equivalente a elegir por la D.F.
- Unidad de Cassette integrado modelo FXZQ15A, de Daikin o equivalente a elegir por la D.F.
- Unidad de Cassette integrado modelo FXZQ20A, de Daikin o equivalente a elegir por la D.F.
- Unidad de Cassette integrado modelo FXZQ25A de Daikin o equivalente a elegir por la D.F.
- Unidad de Cassette integrado modelo FXZQ40A de Daikin o equivalente a elegir por la D.F.
- Termostato
- Tubería frigorífica de cobre estirado, 2 tubos. Líquido y gas. Medida en mm con coquilla Armaflex o equivalente a elegir por la D.F.
- Derivación Refnet de Daikin o equivalente a elefir por la D.F.



**Plan de Recuperación,
Transformación y Resiliencia**



**Financiado por
la Unión Europea**
NextGenerationEU

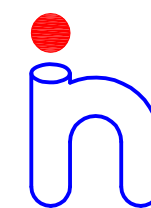

Runitek Ingenieros

ingeniería al servicio
de la construcción

Pza. Valladolid nº2 Bajo IZ, 33404
Las Vegas, Corvera (Asturias)
Tel y Fax: 984052831
<http://www.runitek.es>
runitek@runitek.es
móvil: 619385992 / 629281082

PROYECTO BÁSICO Y DE EJECUCIÓN DE REHABILITACIÓN DE LA CASA DE CULTURA DE CERVERA DEL RÍO ALHAMA

Situación: CALLE CANDELEN, nº5 26520, CERVERA
DEL RÍO ALHAMA (LA RIOJA)

Plano de: CLIMATIZACIÓN. PLANTA PRIMERA.
ESTADO REFORMADO

La Propiedad:



Ayuntamiento de
Cervera del Río Alhama

El Arquitecto:

Pablo Ruiz Santos

nº Colegado

000936

Pablo Ruiz Santos

Sustituye a:



Fecha:
OCTUBRE
2023

Escala:
1/100



Plano nº

CL_02_ER

UE PLANTA PRIMERA
RXYSQ12TY1

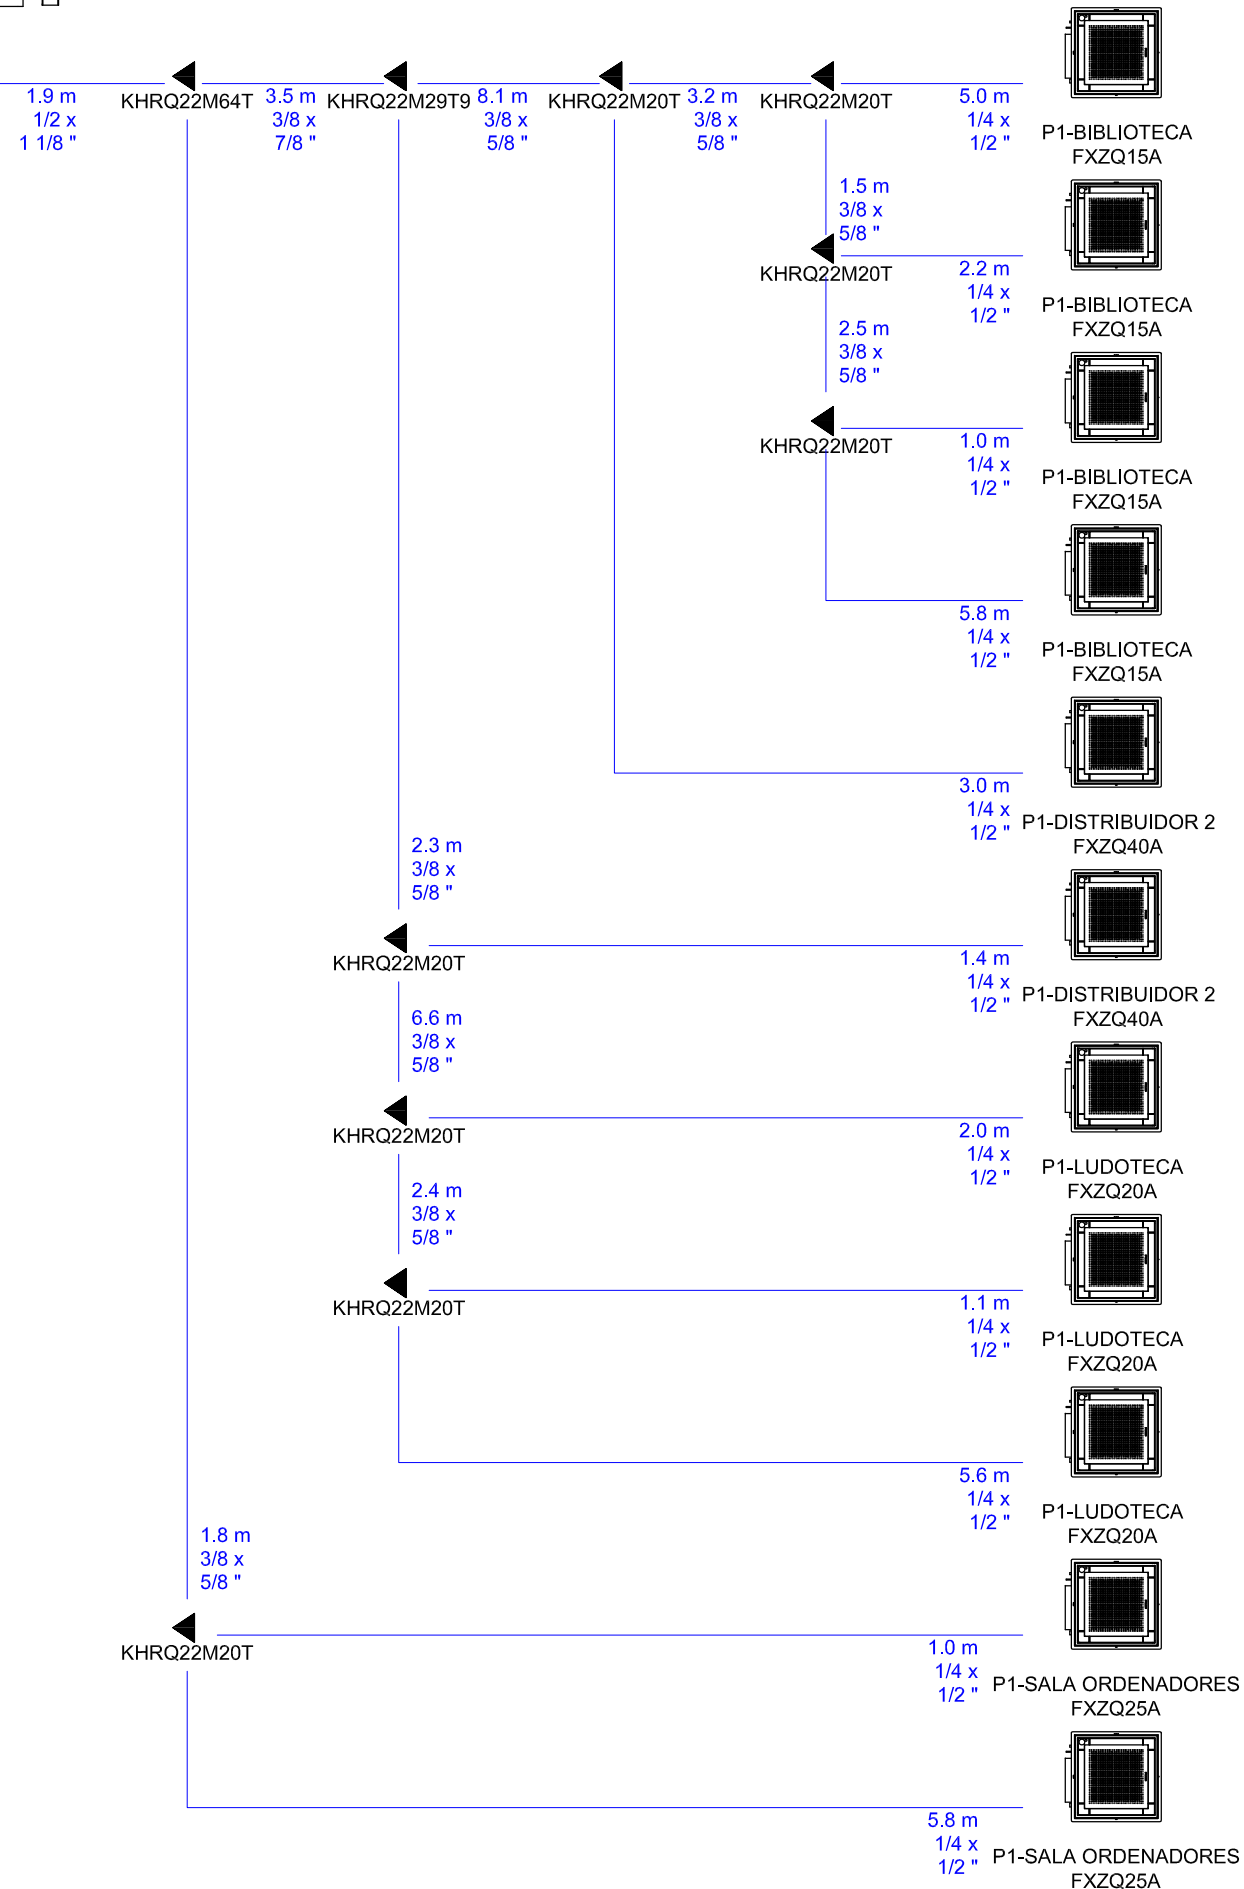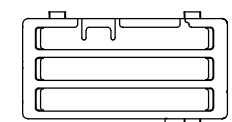


UE PLANTA BAJA
RXYSQ12TY1

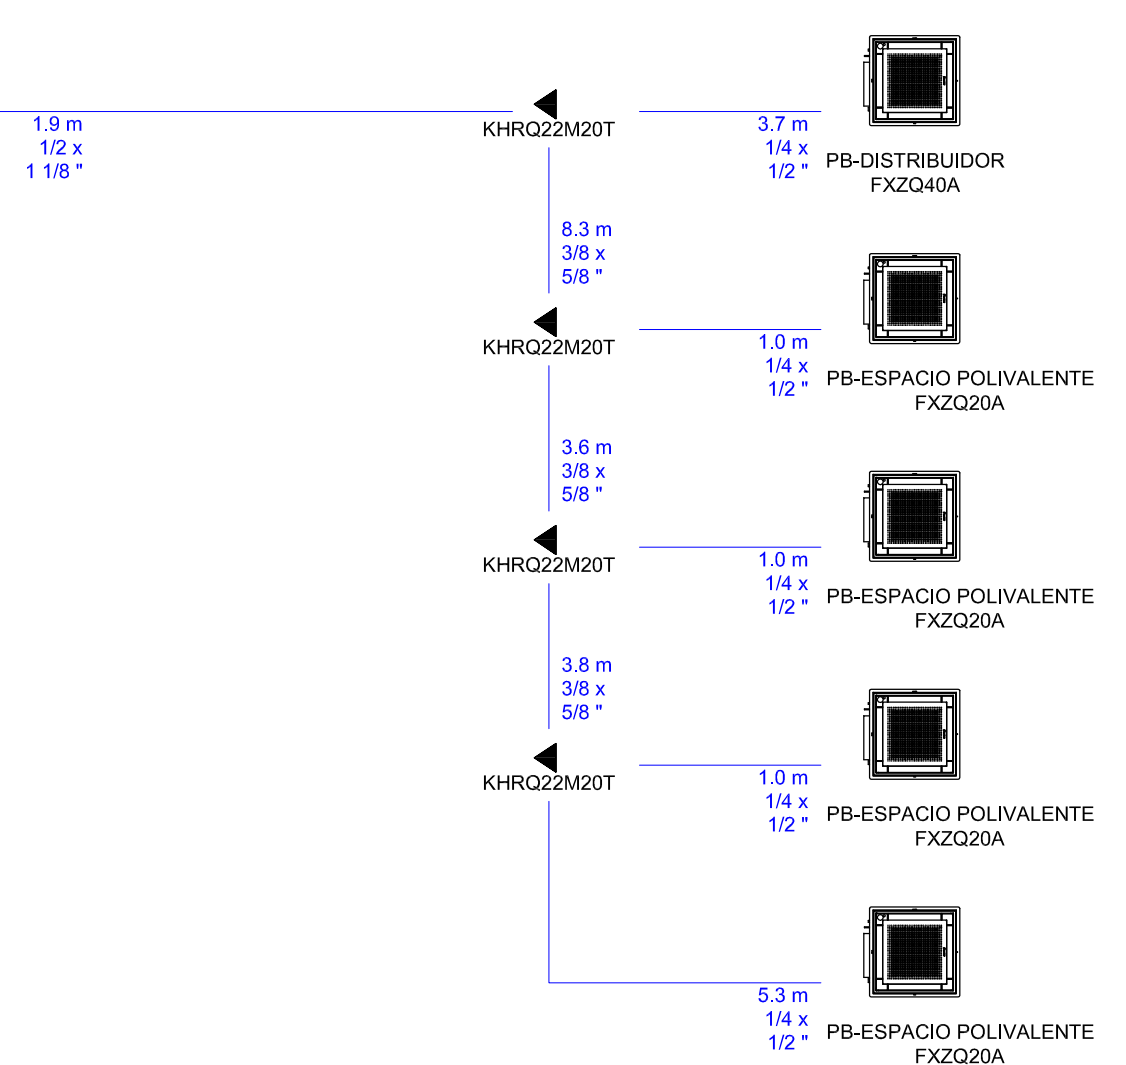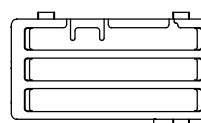

Plan de Recuperación,
Transformación y Resiliencia



Financiado por
la Unión Europea
NextGenerationEU

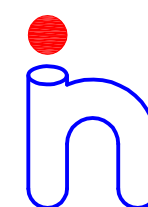

Runitek Ingenieros

ingeniería al servicio
de la construcción

Pza. Valladolid nº2 Bajo IZ, 33404
Las Vegas, Corvera (Asturias)
Tel y Fax: 984052831
<http://www.runitek.es>
runitek@runitek.es
móvil: 619385992 / 629281082

PROYECTO BÁSICO Y DE EJECUCIÓN DE REHABILITACIÓN
DE LA CASA DE CULTURA DE CERVERA DEL RÍO ALHAMA

Situación: CALLE CANDELEN, nº5 26520, CERVERA
DEL RÍO ALHAMA (LA RIOJA)

Plano de: CLIMATIZACIÓN. ESQUEMAS DE PRINCIPIO.
ESTADO REFORMADO

La Propiedad:



Ayuntamiento de
Cervera del Río Alhama

El Arquitecto:

Pablo Ruiz Santos

nº Colegado

000936



Pablo Ruiz Santos

Sustituye a:

Fecha:
OCTUBRE
2023

Escala:
1/100


Plano nº
CL_03_ER

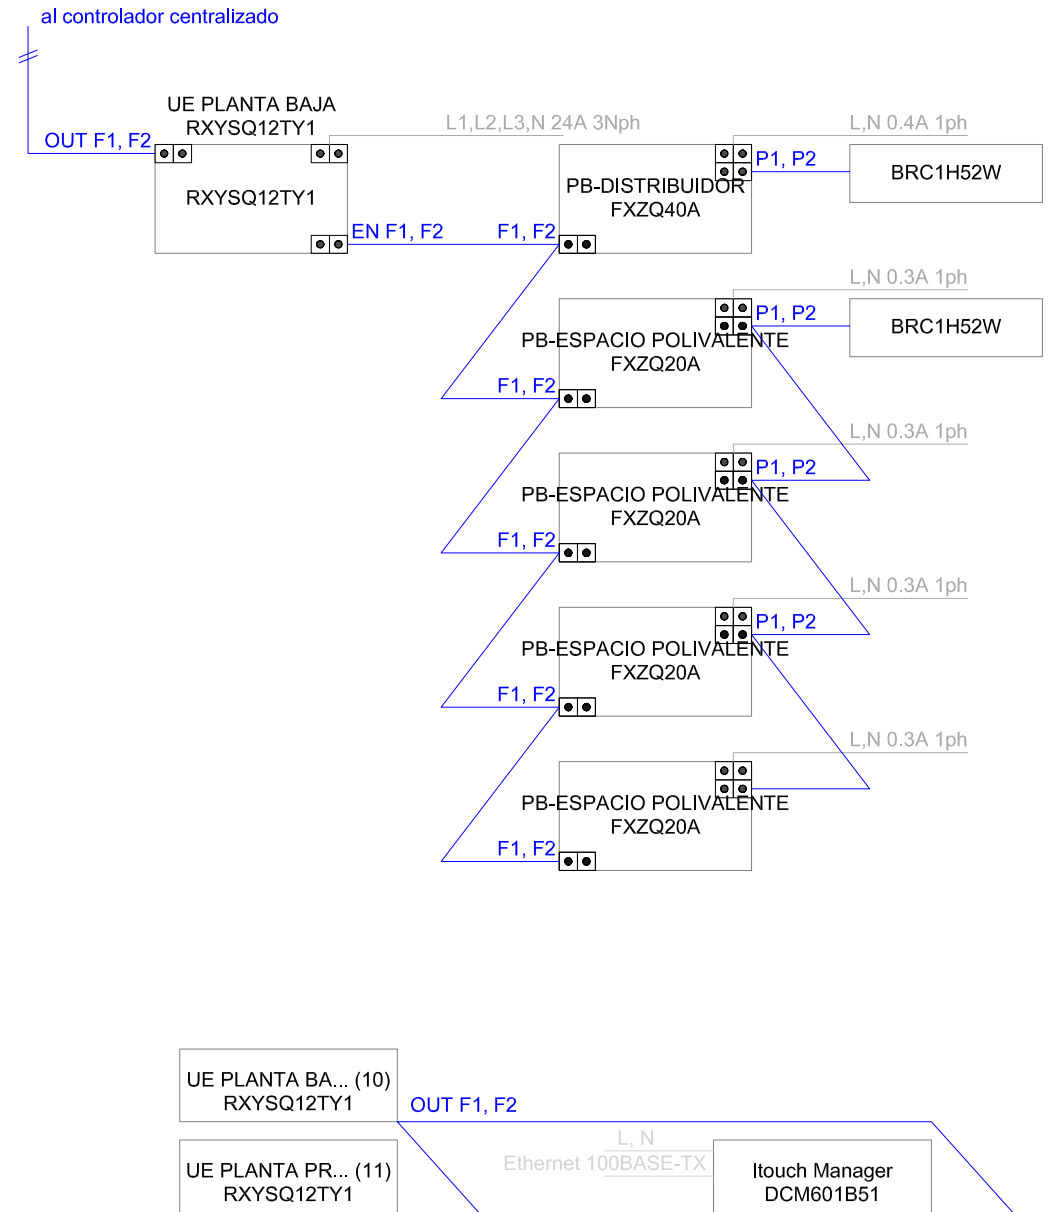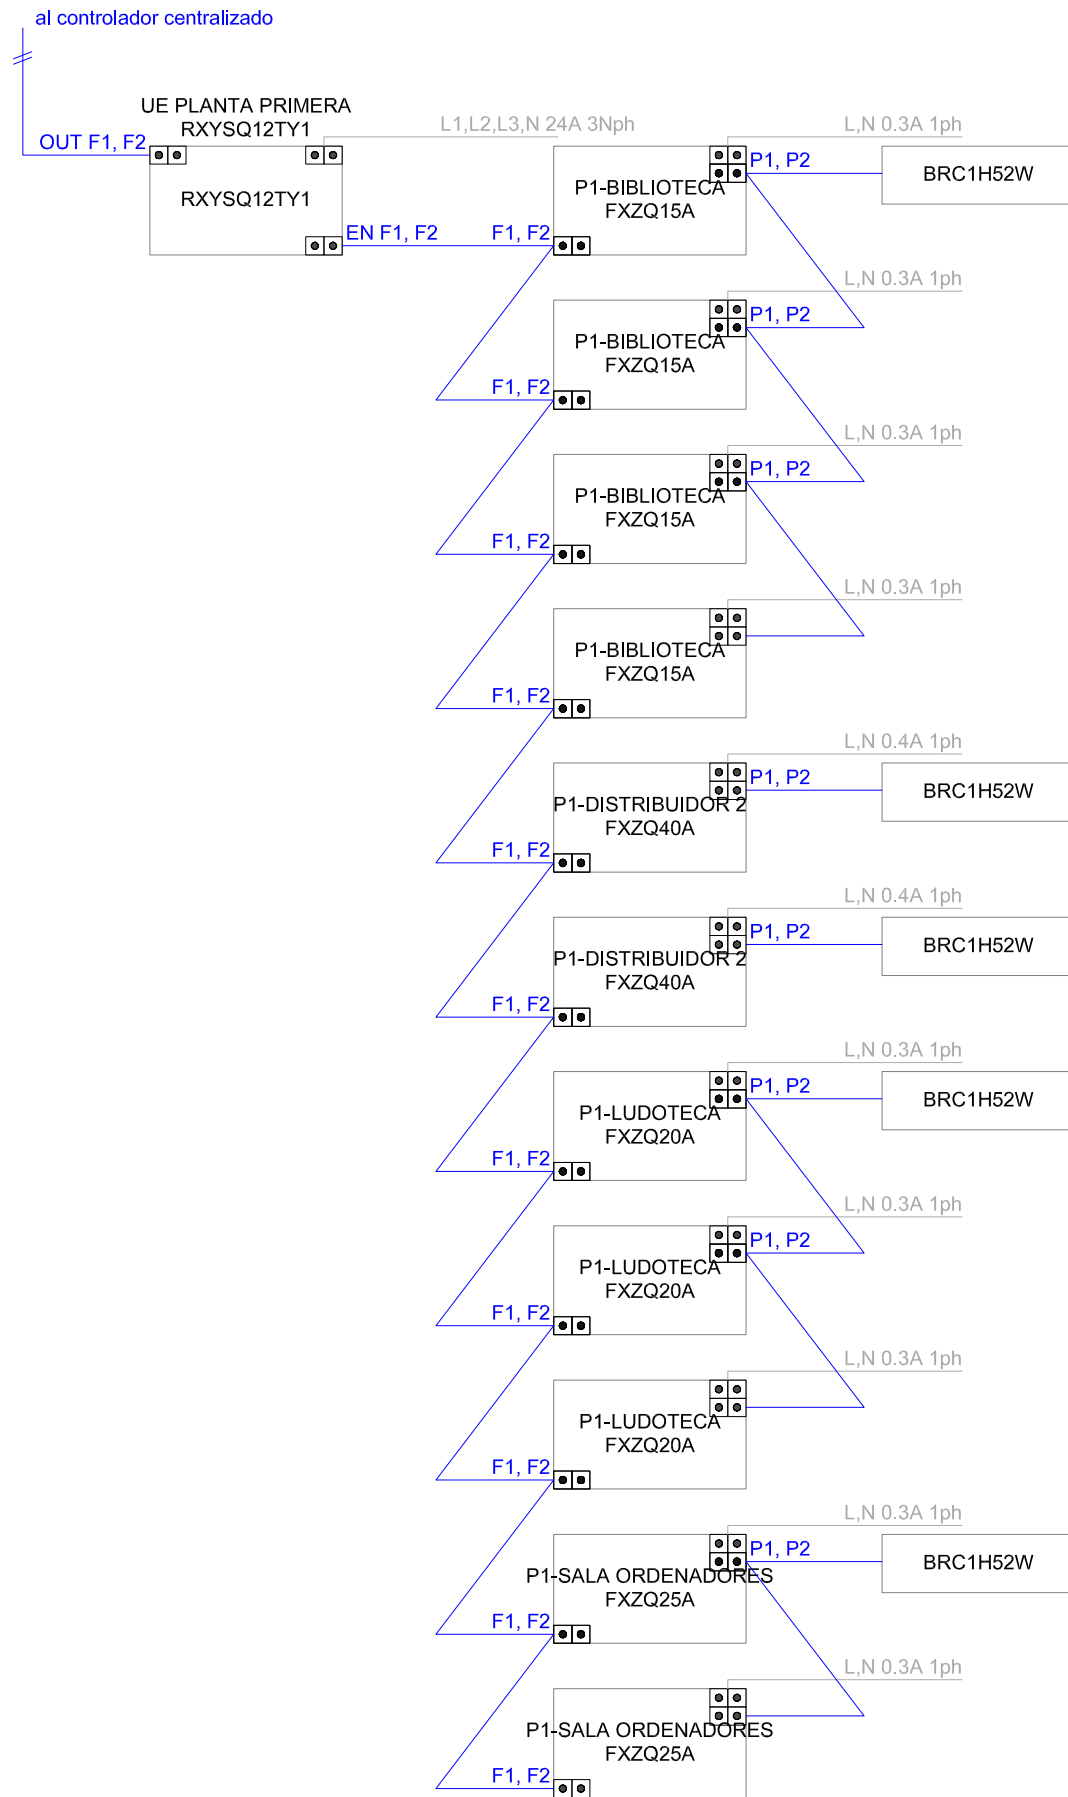

Plan de Recuperación,
Transformación y Resiliencia



Financiado por
la Unión Europea
NextGenerationEU

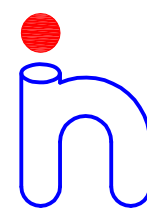

Runitek Ingenieros

ingeniería al servicio
de la construcción

Pza. Valladolid nº2 Bajo IZ, 33404
Las Vegas, Corvera (Asturias)
Tel y Fax: 984052831
<http://www.runitek.es>
runitek@runitek.es
móvil: 619385992 / 629281082

PROYECTO BÁSICO Y DE EJECUCIÓN DE REHABILITACIÓN
DE LA CASA DE CULTURA DE CERVERA DEL RÍO ALHAMA

Situación: CALLE CANDELEN, nº5 26520, CERVERA
DEL RÍO ALHAMA (LA RIOJA)

Plano de: CLIMATIZACIÓN. ESQUEMAS DE CABLEADO.
ESTADO REFORMADO

La Propiedad:



Ayuntamiento de
Cervera del Río Alhama

El Arquitecto:

Pablo Ruiz Santos

nº Colegado

000936

Pablo Ruiz Santos


Sustituye a:

Fecha:
OCTUBRE
2023

Escala:
1/100

Plano nº

CL_04_ER

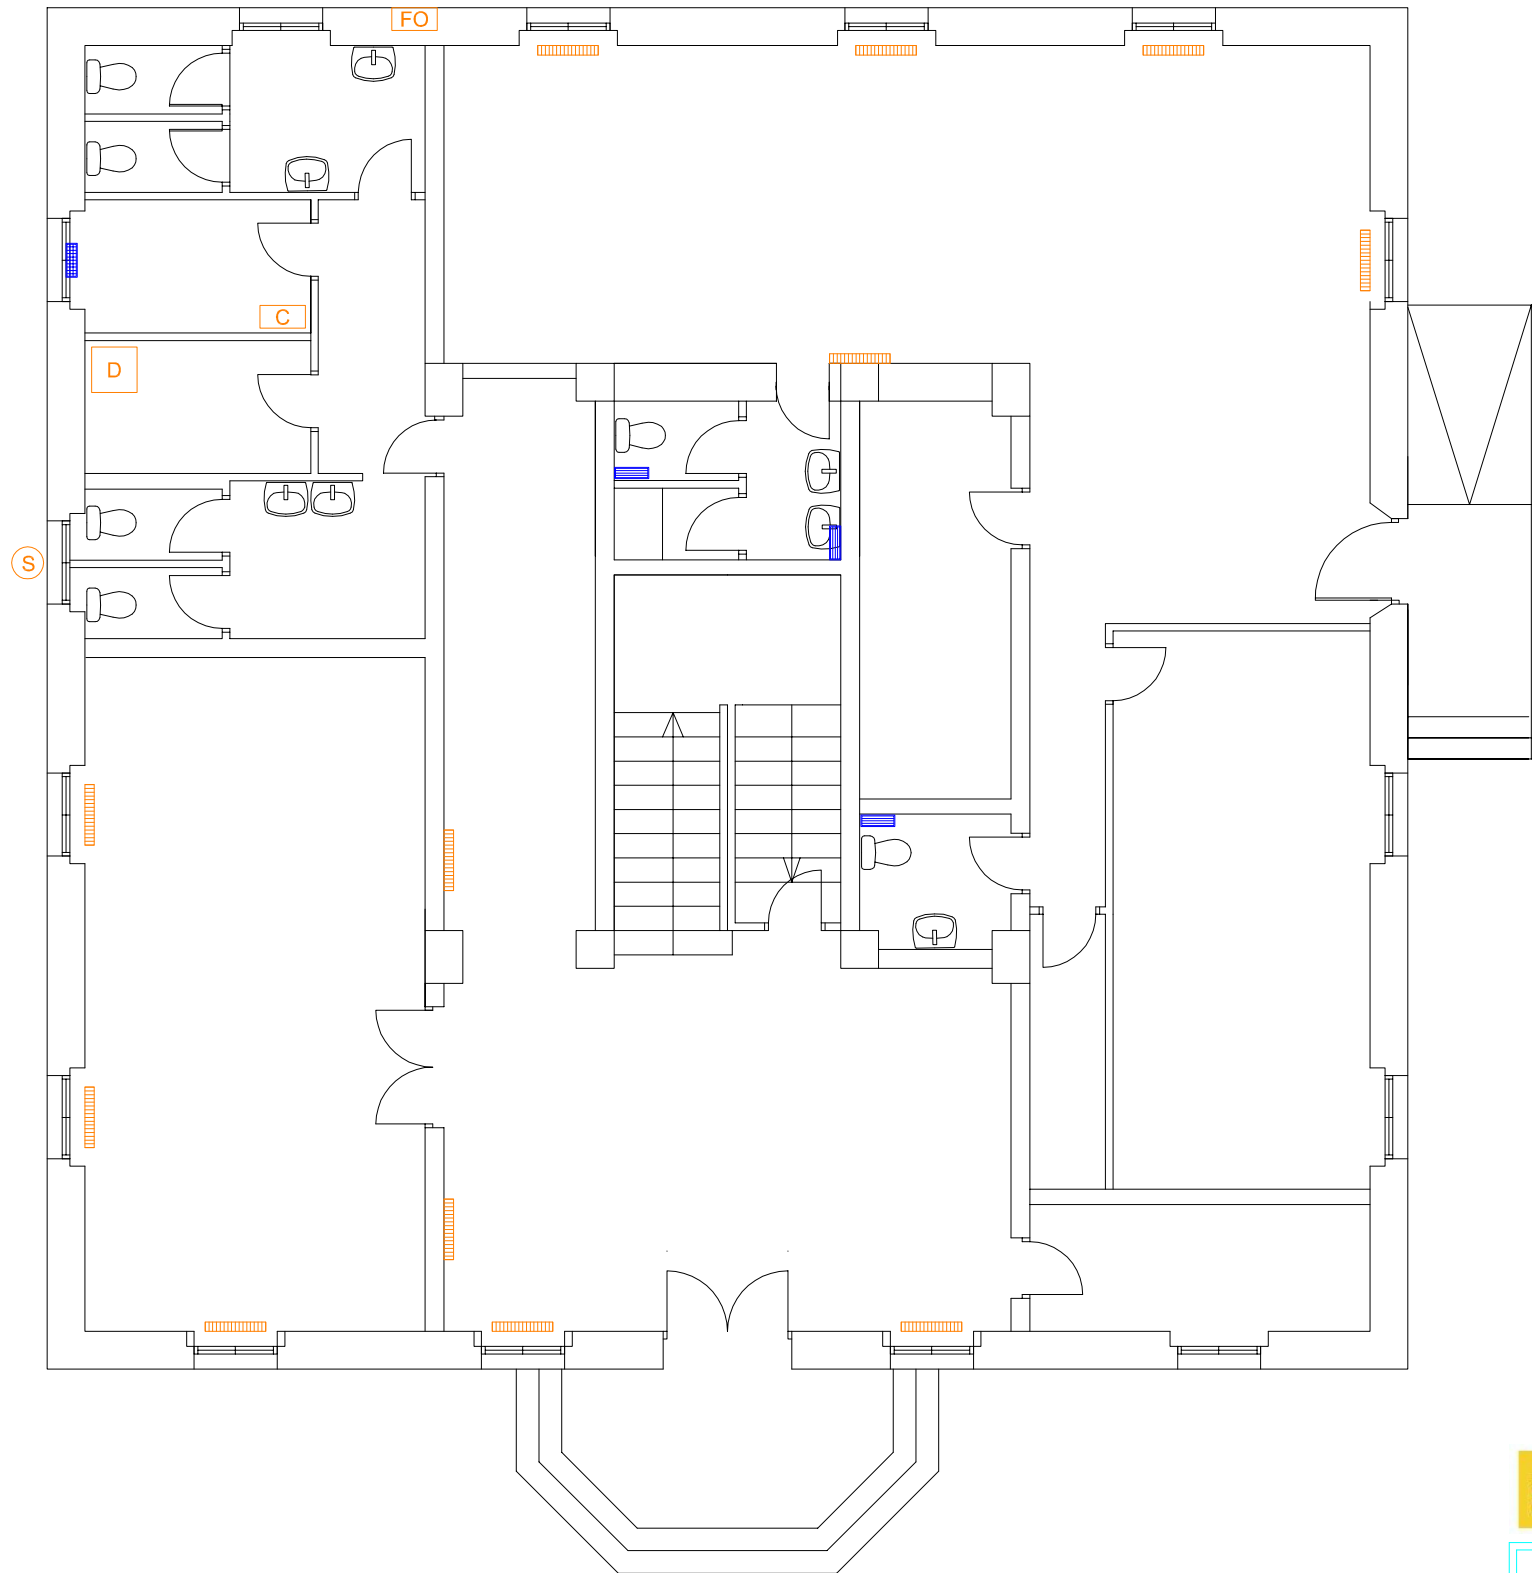


LEYENDA VENTILACIÓN ESTADO ACTUAL

-  Rejilla
-  Rejilla en pared

LEYENDA CALEFACCIÓN, ACS Y SANEAMIENTO ESTADO ACTUAL


-  Radiador
-  Arqueta acometida saneamiento
-  Depósito de gasóleo 1000l
-  Caldera Domusa 69/112kW
-  Hornacina acometida fontanería

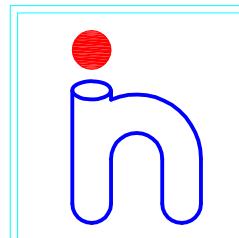

Runitek Ingenieros

ingeniería al servicio
de la construcción

 Pza. Valladolid nº2 Bajo IZ, 33404
Las Vegas, Corvera (Asturias)
Tel y Fax: 984052831
<http://www.runitek.es>
runitek@runitek.es
móvil: 619385992 / 629281082



**PROYECTO BÁSICO Y DE EJECUCIÓN DE REHABILITACIÓN
DE LA CASA DE CULTURA DE CERVERA DEL RÍO ALHAMA**

Situación: CALLE CANDELEN, nº5 26520, CERVERA
DEL RÍO ALHAMA (LA RIOJA)

Plano de: CALEFACCIÓN Y VENTILACIÓN. PLANTA BAJA.
ESTADO ACTUAL

La Propiedad:



Ayuntamiento de
Cervera del Río Alhama

El Arquitecto:

Pablo Ruiz Santos

nº Colegado

000936

Sustituye a:

Fecha:
OCTUBRE
2023

Escala:
1/100

Plano nº

CL_VEN_01_EA