



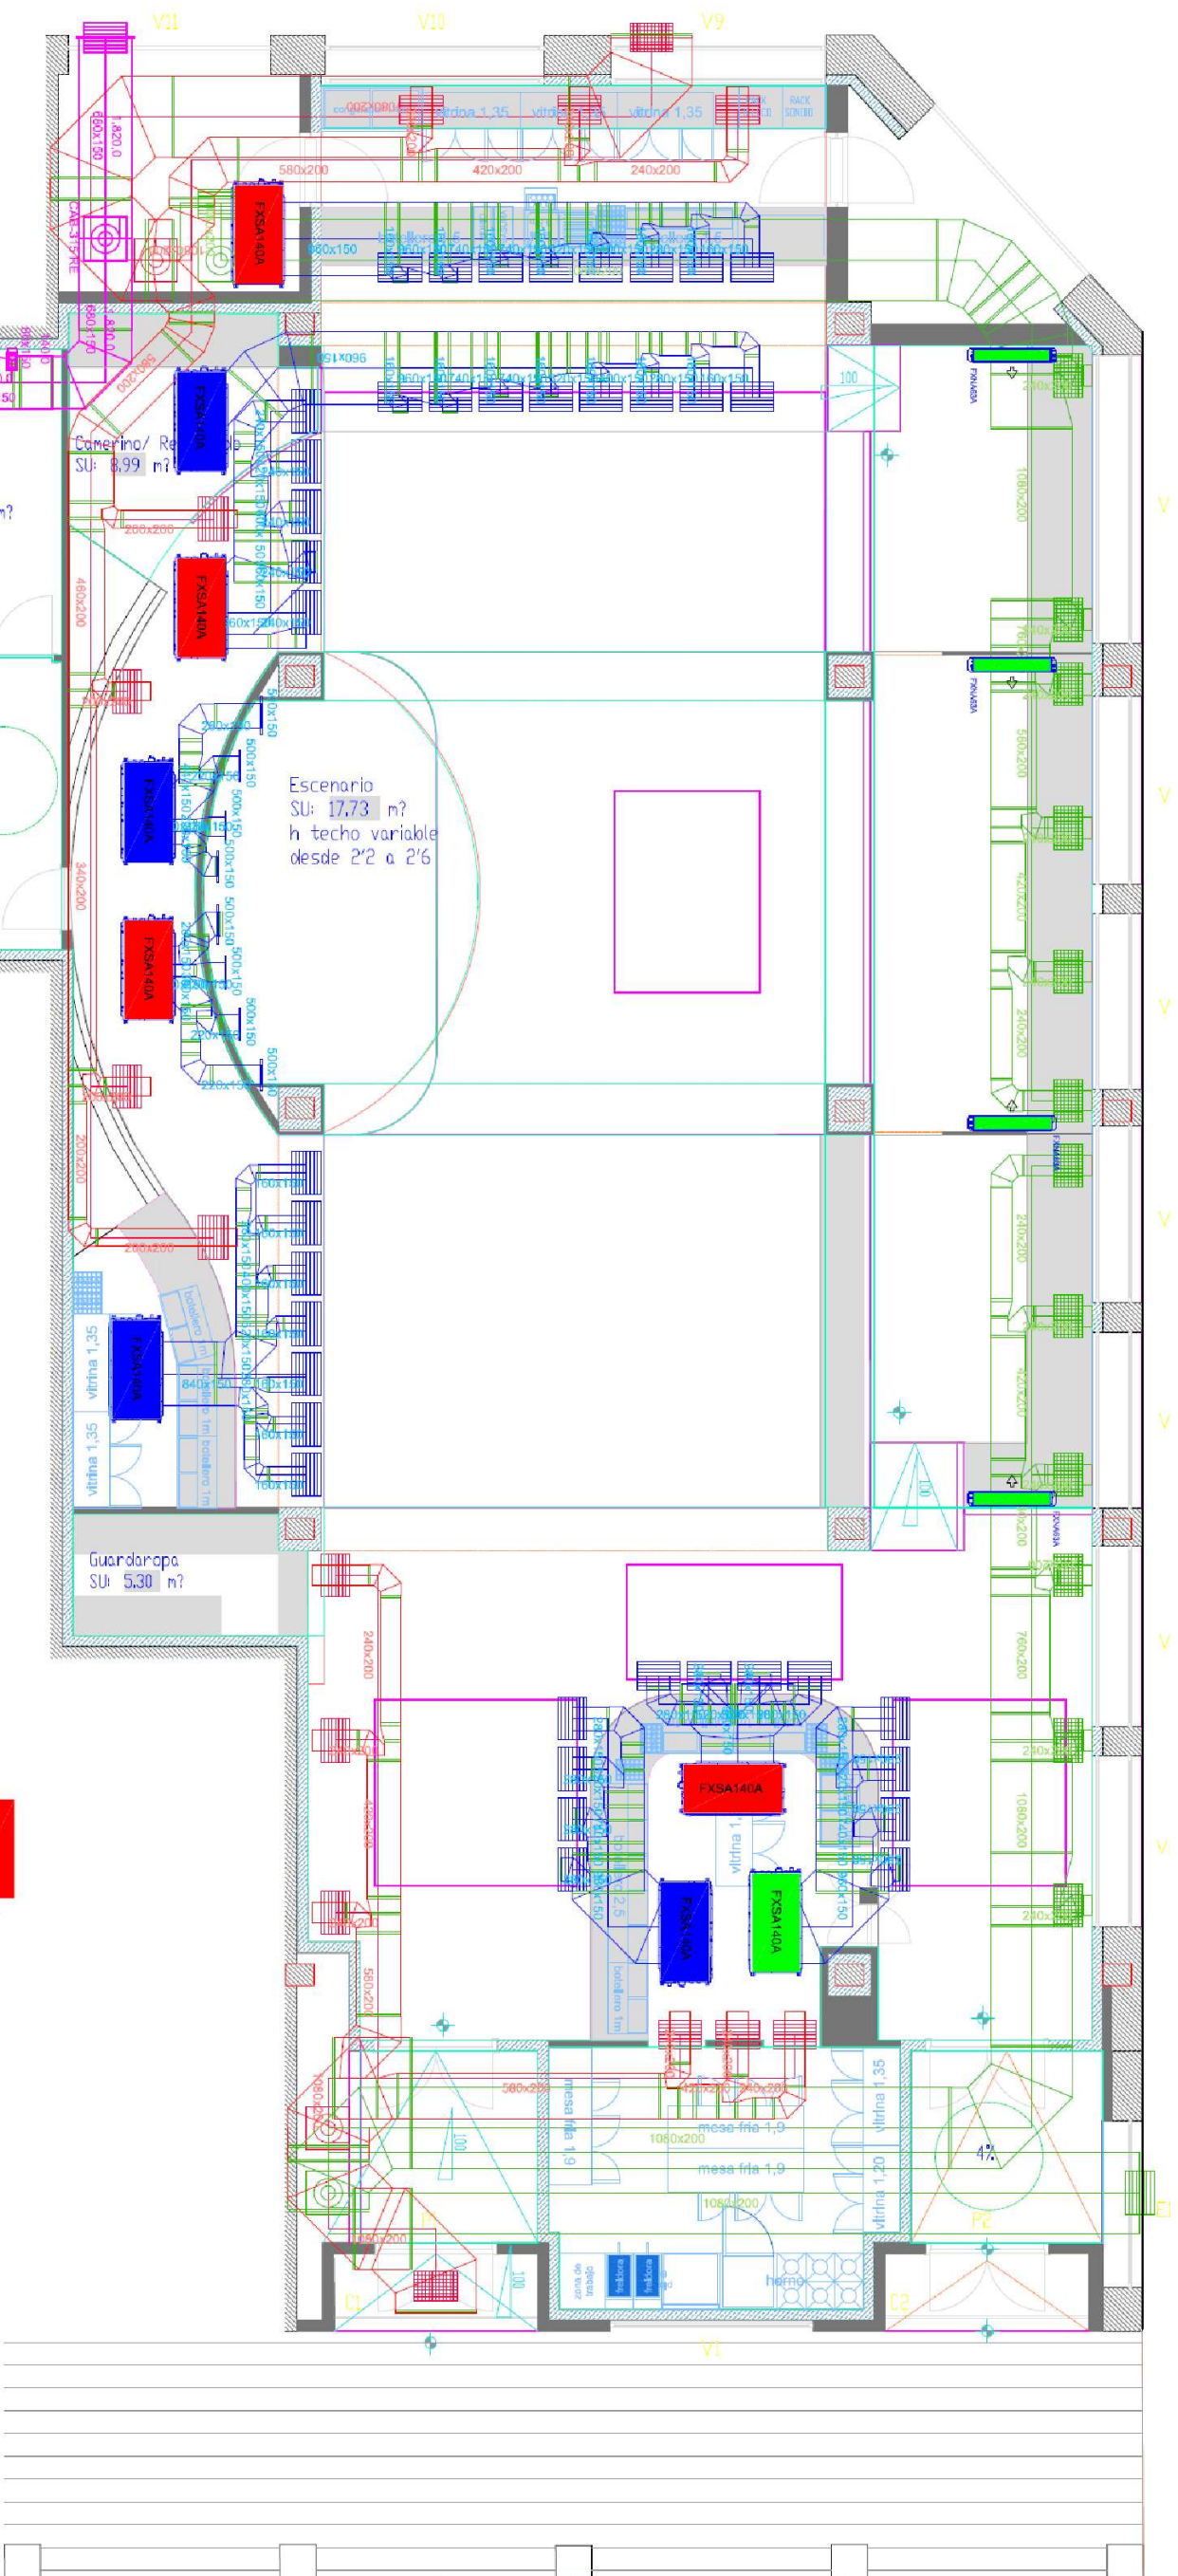


- Sistema 1 V/R/V R-32
- Sistema 1 V/R/V R-32
- Sistema 3 V/R/V R-32

PROYECTO DE ESTABLECIMIENTO DE HOSTELERÍA  
CON MÚSICA, COCINA Y AUDITORIO

PLACETA RADIO GRANADA, Nº3, PLANTA 1ª, OFICINA 1, GR. CAMPAÑA Y MAQUINARIA

|                                                                                                |  |  |                 |  |
|------------------------------------------------------------------------------------------------|--|--|-----------------|--|
| PROMOTOR: LDMEG INVESTIMENT, S.L.                                                              |  |  | Nº de plano: 05 |  |
| AUTOR DEL PROYECTO: El ingeniero técnico industrial: Alberto Molina Ortiz - Colegiado Nº: 1446 |  |  | Ref.: E220775   |  |
|                                                                                                |  |  | Rev.: DT AYUNT. |  |
|                                                                                                |  |  | Fecha: 4-4-2025 |  |
|                                                                                                |  |  | Escala: 1/100   |  |

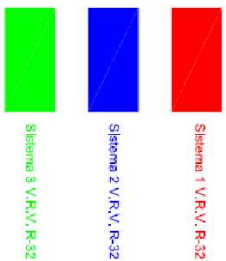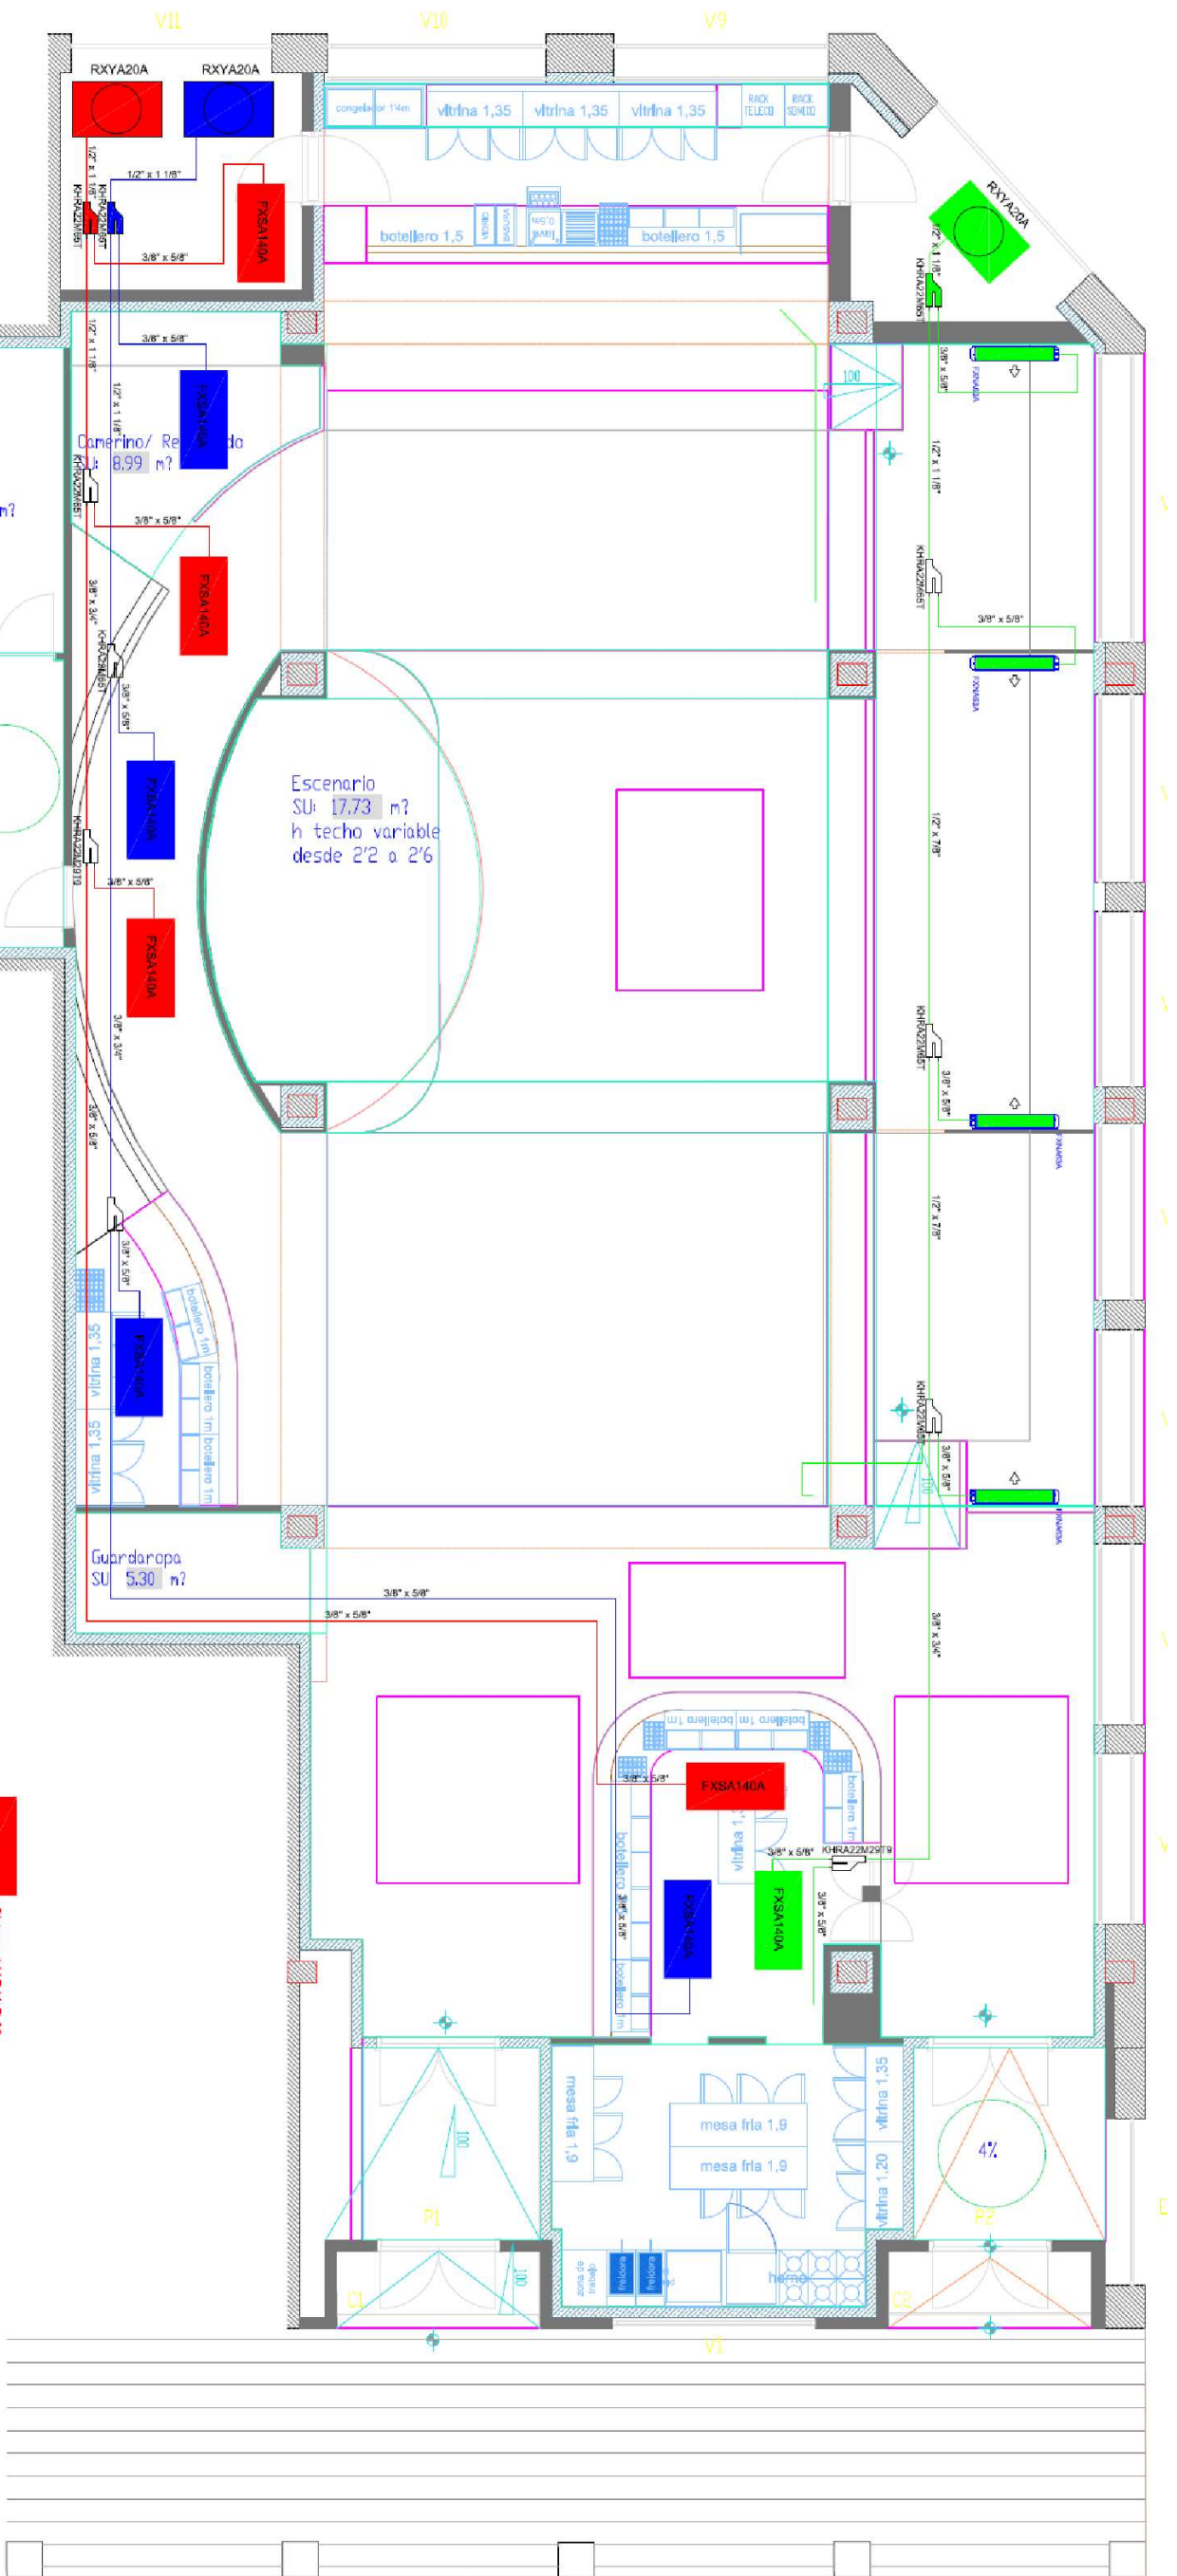

pkmir

PROYECTO DE ESTABLECIMIENTO DE HOSTELERÍA  
CON MÚSICA, COCINA Y AUDITORIO

|                                                                                    |  |                                   |         |
|------------------------------------------------------------------------------------|--|-----------------------------------|---------|
| PLACETA RADIO GRANADA, Nº3, PLANTA 1ª, OFICINA 1, GR.                              |  | PLANO:                            |         |
| Móvil: 667 773 952                                                                 |  | INSTALACION DE CLIMATIZACION/FRIG |         |
| Email: info@pkmyr.com                                                              |  |                                   |         |
| UBICACION: PLAZA DEL CAMPILLO, Nº5, LOCAL 4 (Acceso C/Angel Canivet), GRANADA      |  |                                   |         |
| PROMOTOR: LDMEG INVESTMENT, S.L.                                                   |  |                                   |         |
| AUTOR DEL PROYECTO:                                                                |  | Ref.:                             | 06      |
| El ingeniero técnico industrial:                                                   |  | Rev.:                             |         |
| Alberto Molina Ortiz - Colegiado Nº: 1446                                          |  | Fecha:                            |         |
|  |  | Fecha:                            |         |
|                                                                                    |  | Fecha:                            | Escala: |