

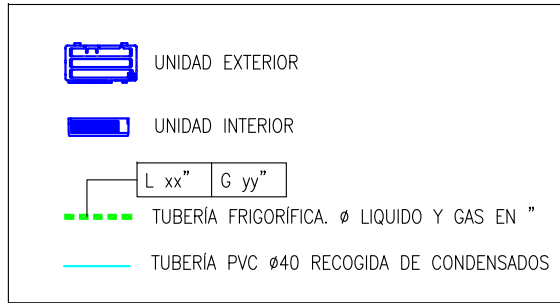
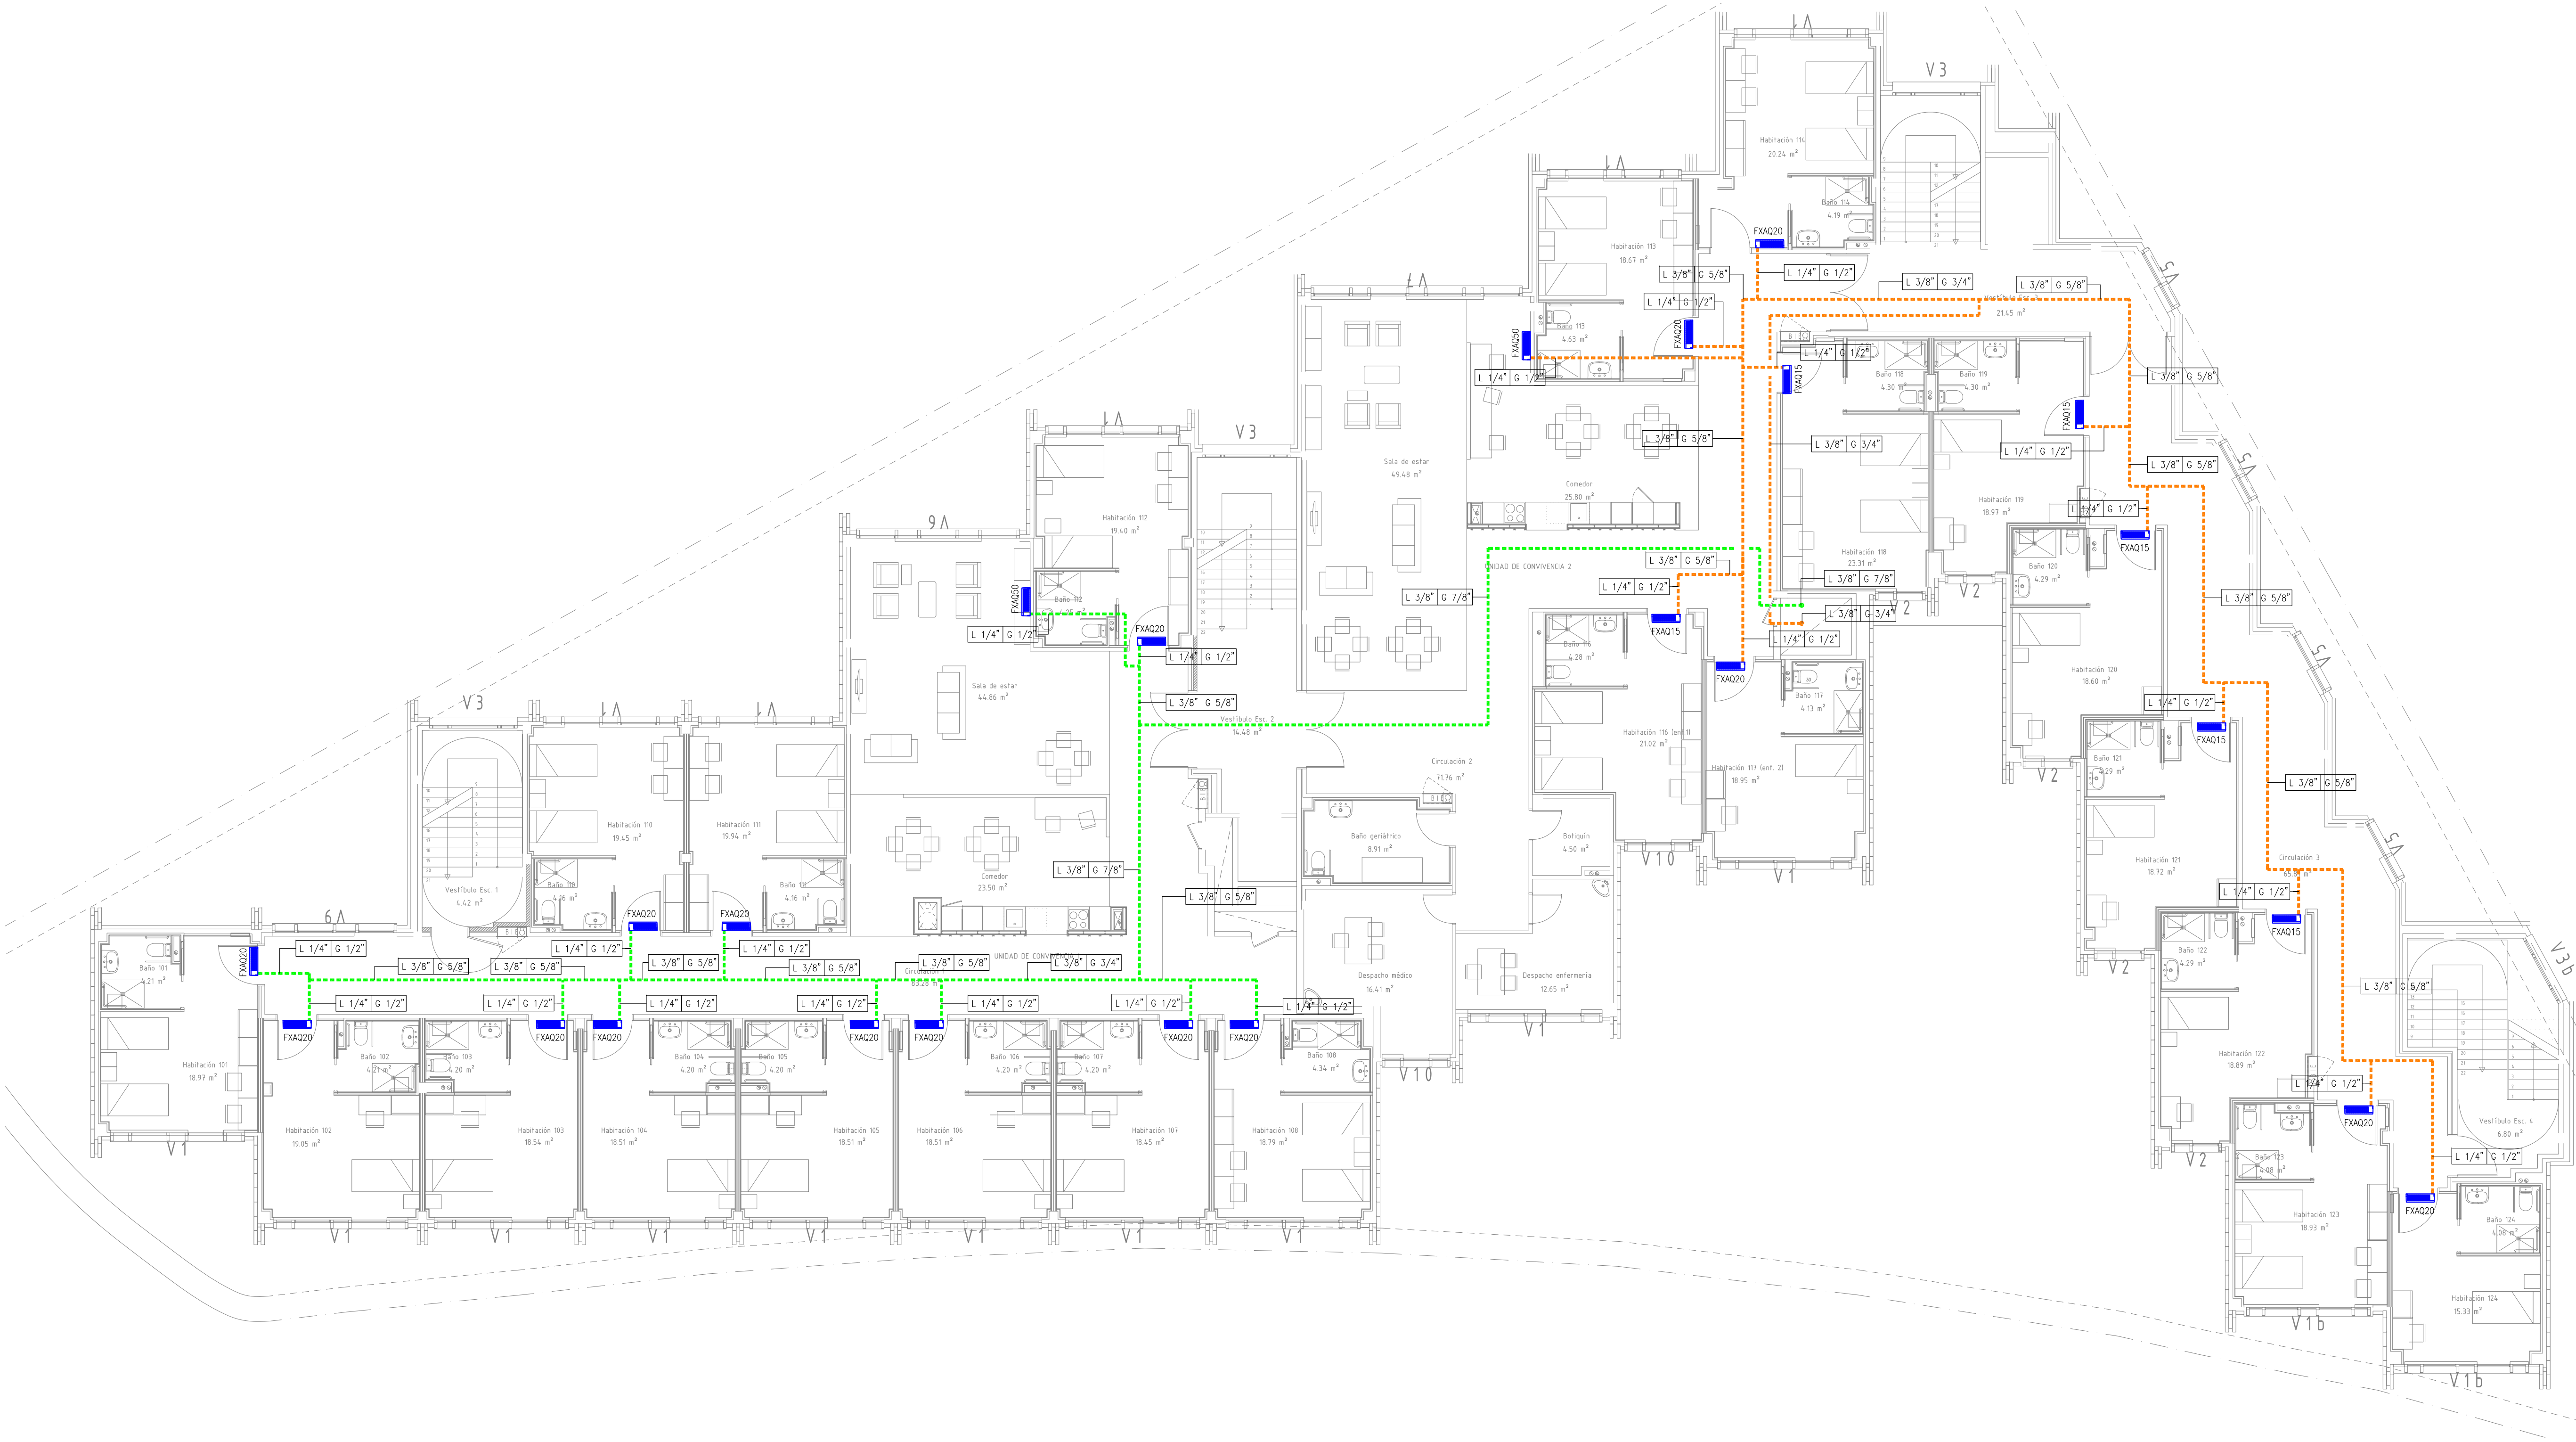


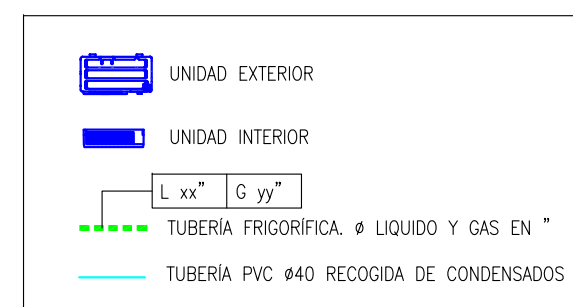



NOTA: LA TUBERÍA DE RECOGIDA DE CONDENSADOS Y SU CONEXIÓN CON LAS BALANTES SÓLO SE INDICA EN EL PLANO DE PLANTA 3ª SIENDO EL MISMO RECORRIDO EN EL RESTO DE LAS PLANTAS.

Modificado	Fecha	Description	Rev.
PROYECTO DE: INSTALACIÓN DE AIRE ACONDICIONADO PARA RESIDENCIA PARA MAYORES Y CENTRO DE DÍA CL. LAS MIESES Nº30. VALLADOLID			
El Ingeniero Técnico Industrial			
Fdo: Juan Torme Pardo			
GTMI			
INGENIEROS,S.L.			
PLANO DE: PLANTA PRIMERA		TITULAR: SERVICIOS GERIÁTRICOS MIESES, S.L.	
Escala: 1/100		Ref.: A001	
Dibujado: G.M.		Proyecto: 24-001	
Fecha: FEBRERO 2024		Anulo a:	

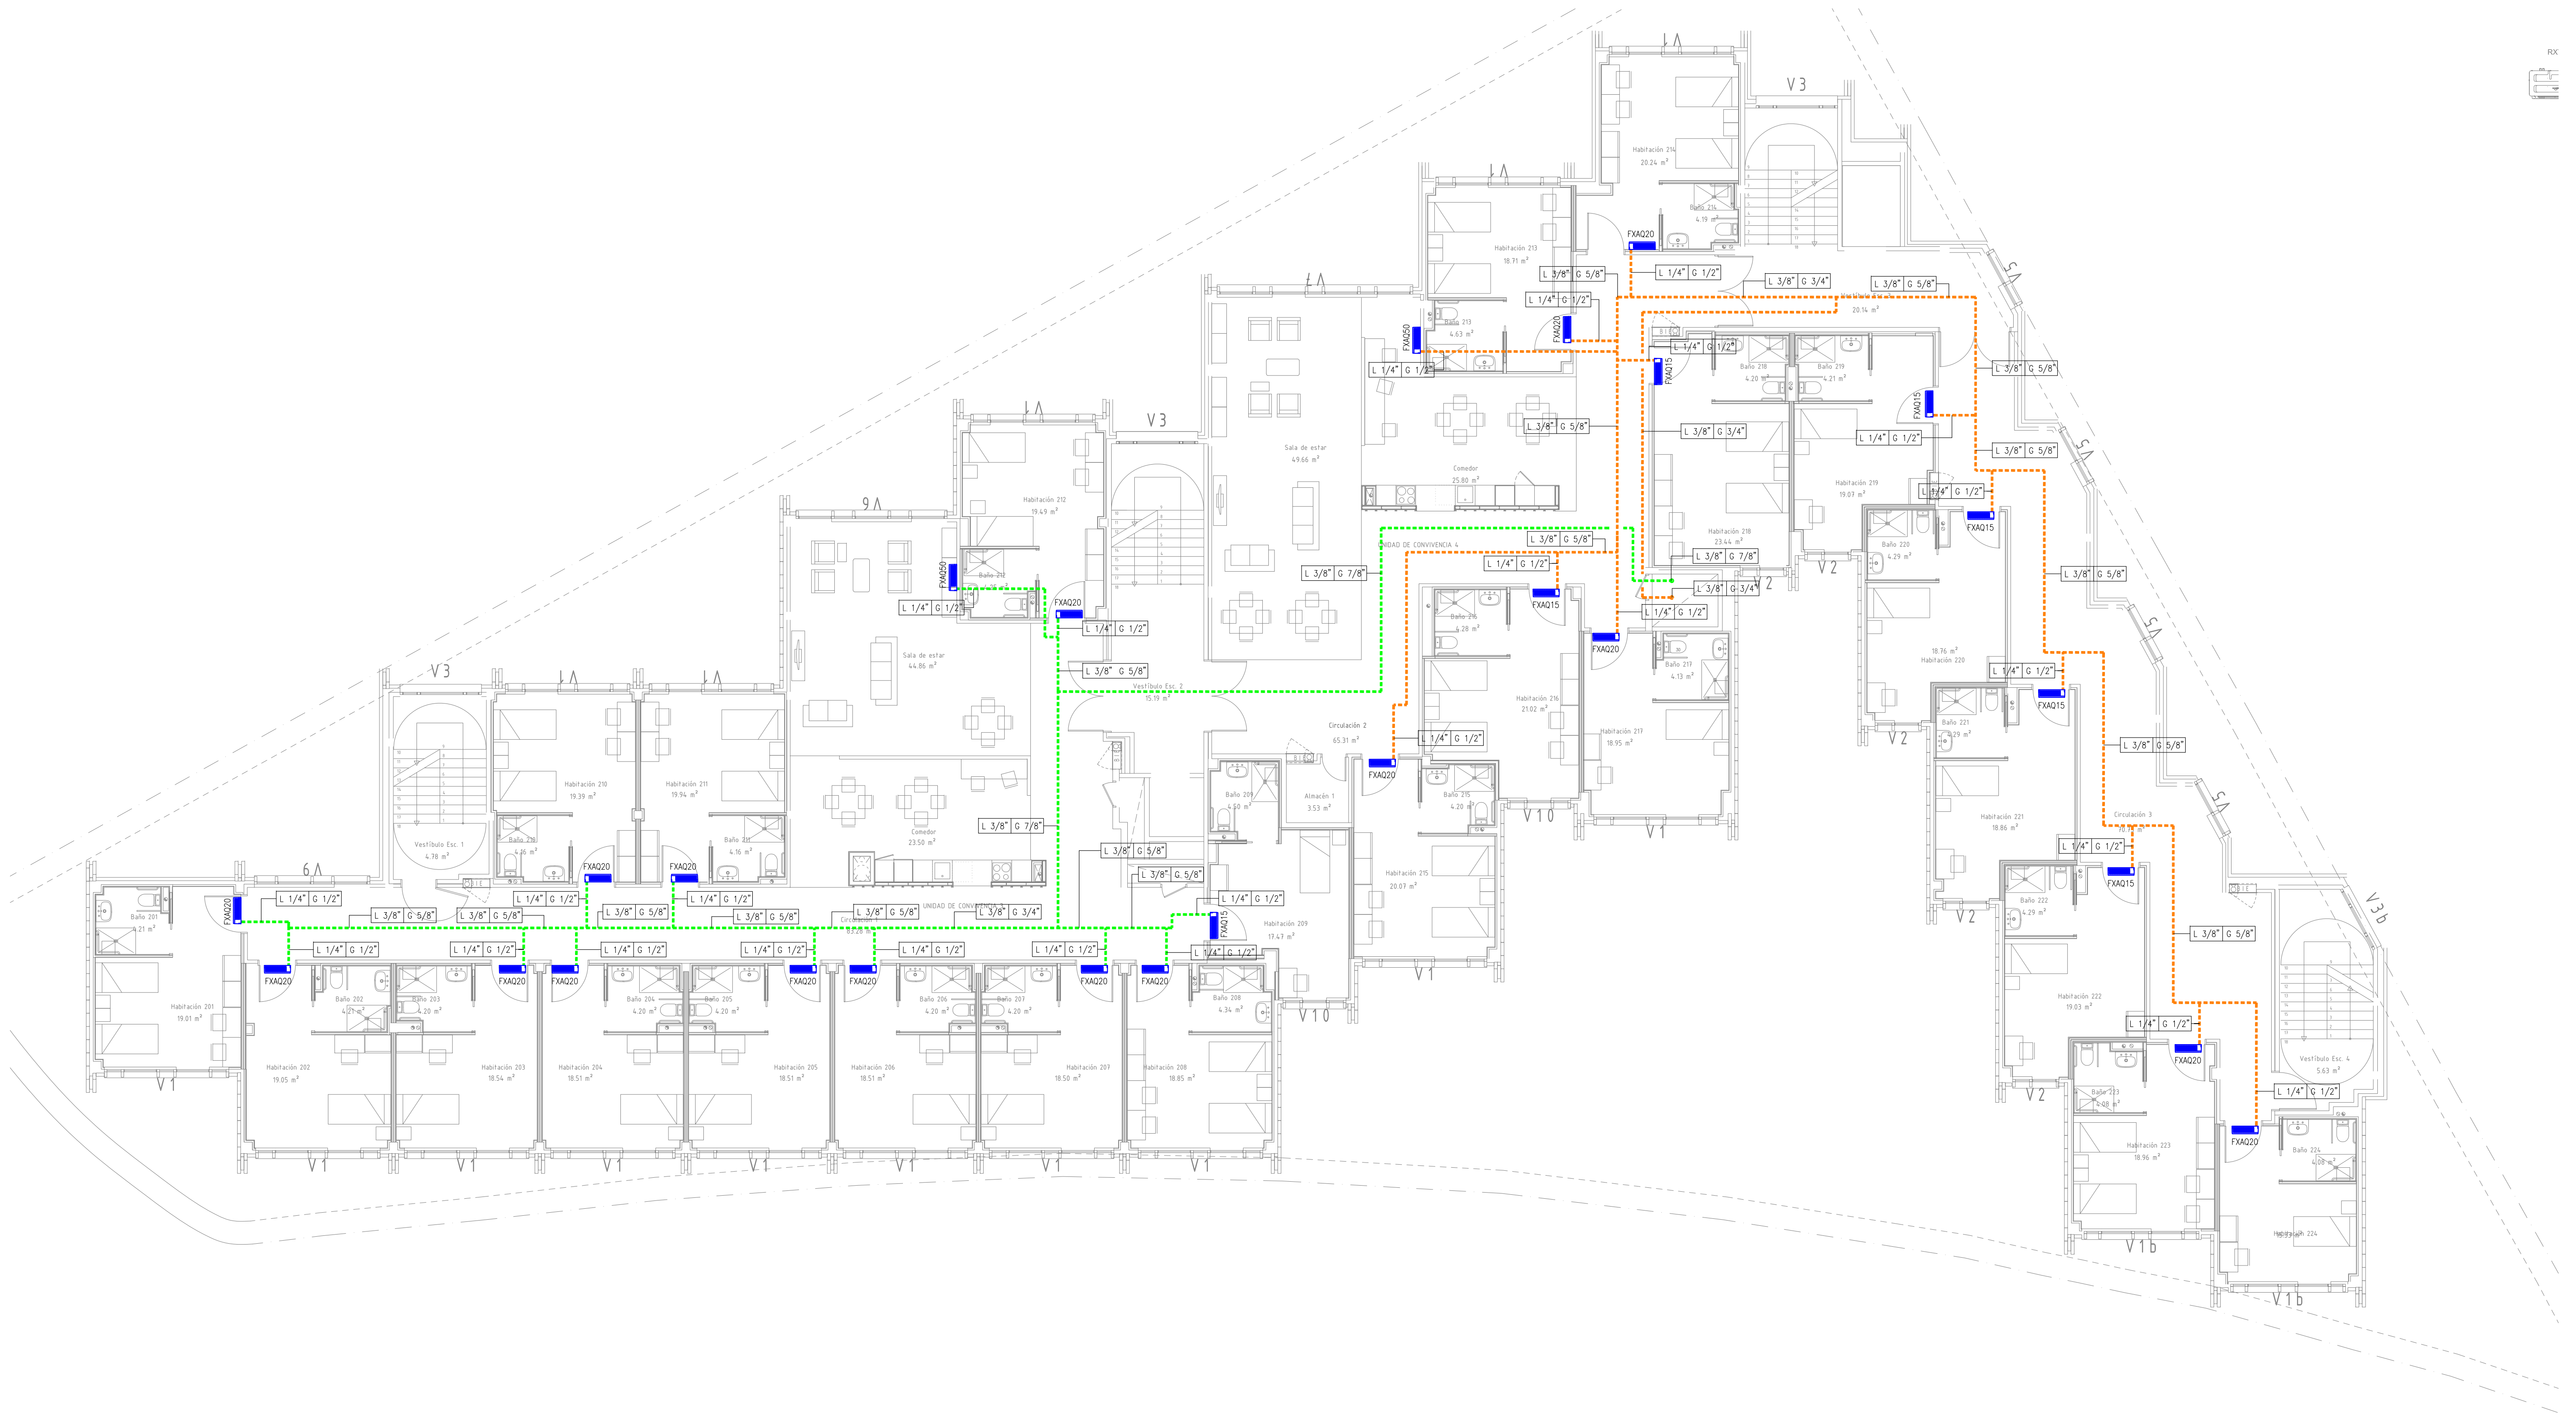



NOTA: LA TUBERÍA DE RECOGIDA DE CONDENSADOS Y SU CONEXIÓN CON LAS BAJANTES SÓLO SE INDICA EN EL PLANO DE PLANTA 3ª SIENDO EL MISMO RECORRIDO EN EL RESTO DE LAS PLANTAS.

Modificado	Fecha	Descripción	Rev.
PROYECTO DE: INSTALACIÓN DE AIRE ACONDICIONADO PARA RESIDENCIA PARA MAYORES Y CENTRO DE DÍA CL. LAS MIESES N°30. VALLADOLID			El Ingeniero Técnico Industrial  Fdo: Juan Torne Pardo
PLANO DE: PLANTA SEGUNDA			
Escala: 1/100		TITULAR: SERVICIOS GERIÁTRICOS MIESES, S.L.	Ref.: A002
Dibujado: G.M.	Fecha FEBRERO 2024		
			Proyecto: 24-001 Anulo a:

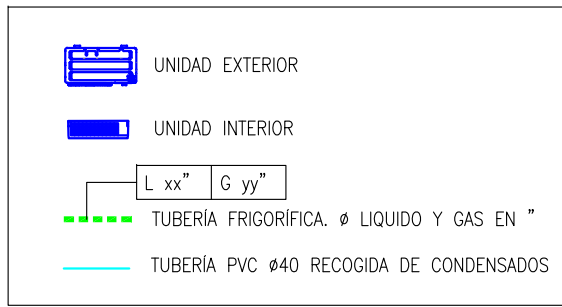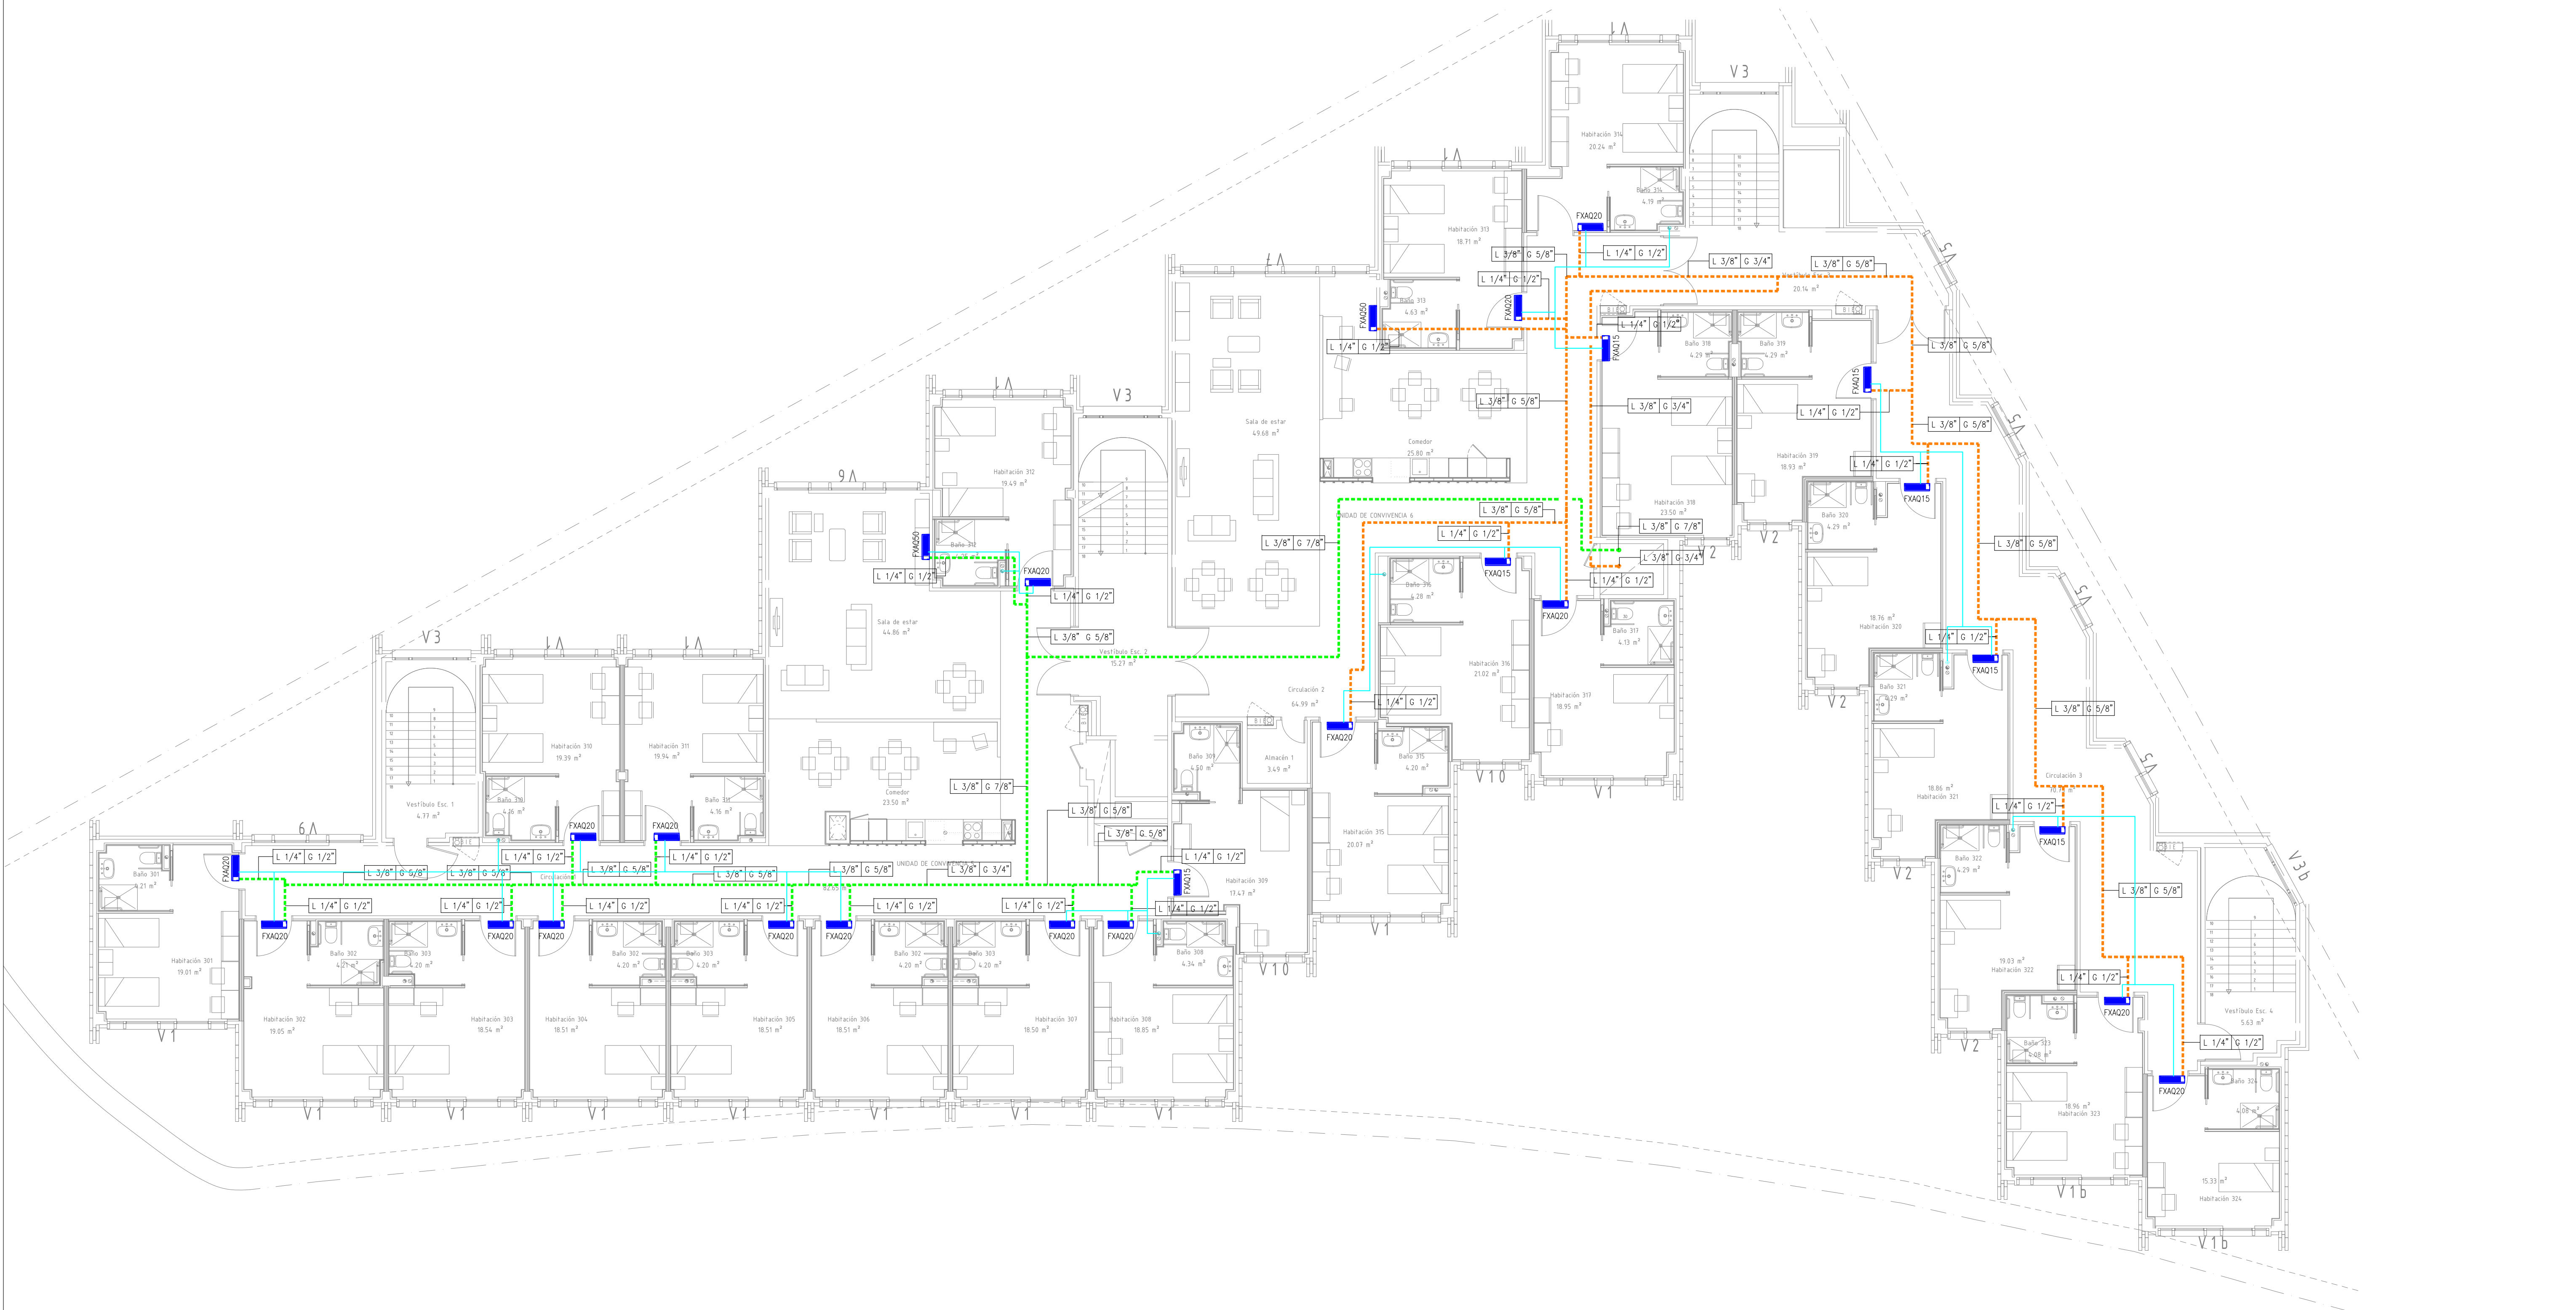

NOTA: LA TUBERÍA DE RECOGIDA DE CONDENSADOS Y SU CONEXIÓN CON LAS BALANTES SÓLO SE INDICA EN EL PLANO DE PLANTA 3ª SIENDO EL MISMO RECORRIDO EN EL RESTO DE LAS PLANTAS.

Modificado	Fecha	Descripción	Rev.
PROYECTO DE: INSTALACIÓN DE AIRE ACONDICIONADO PARA RESIDENCIA PARA MAYORES Y CENTRO DE DÍA CL. LAS MIESES Nº30, VALLADOLID			
El Ingeniero Técnico Industrial Fdo: Juan Torne Pardo			
PLANO DE: PLANTA TERCERA			
GTM INGENIEROS, S.L.			
Escala: 1/100		TITULAR: SERVICIOS GERIÁTRICOS MIESES, S.L.	
Dibujado: G.M.		Ref.: A003 Proyecto: 24-001 Anulo a:	
Fecha: FEBRERO 2024			

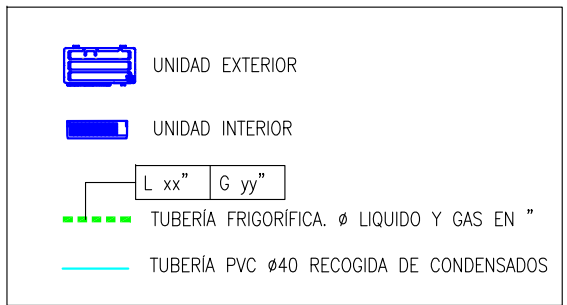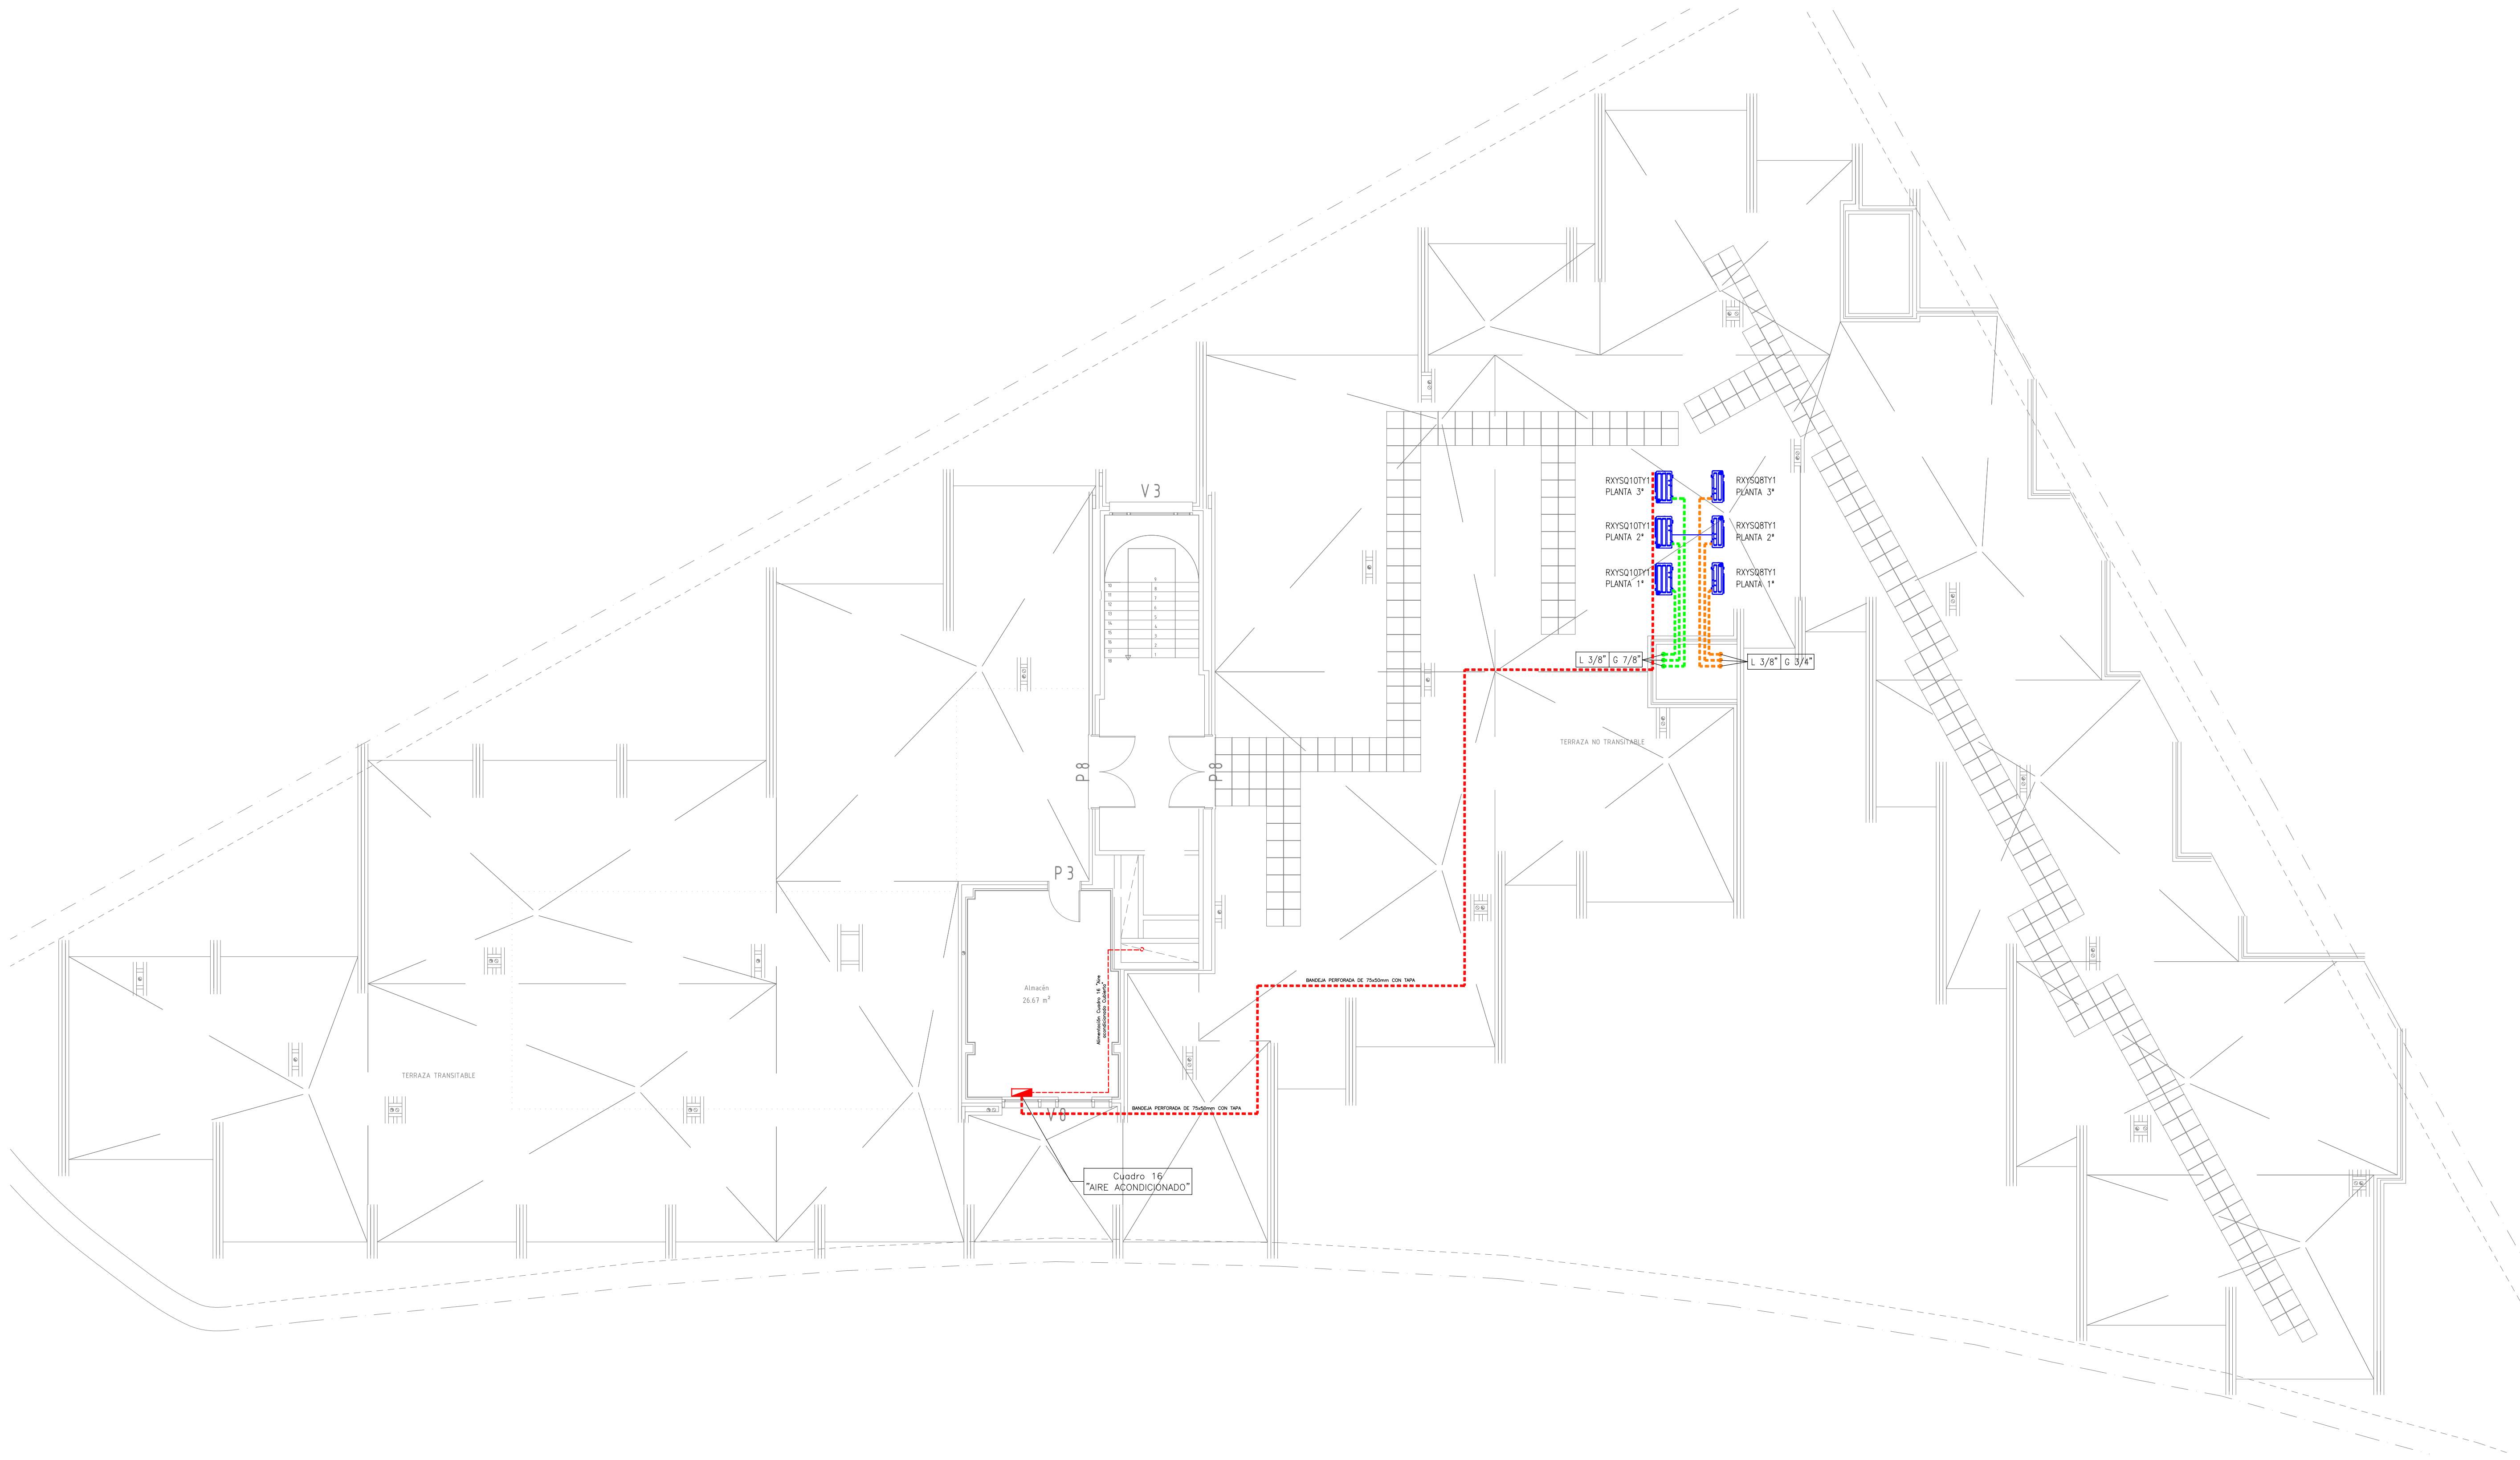

NOTA: LA TUBERÍA DE RECOGIDA DE CONDENSADOS Y SU CONEXIÓN CON LAS SALIDAS SÓLO SE INDICA EN EL PLANO DE PLANTA 3ª SIENDO EL MISMO RECORRIDO EN EL RESTO DE LAS PLANTAS.

Modificado	Fecha	Descripción		Rev.
PROYECTO DE: INSTALACIÓN DE AIRE ACONDICIONADO PARA RESIDENCIA PARA MAYORES Y CENTRO DE DÍA CL. LAS MIESES Nº30, VALLADOLID		El Ingeniero Técnico Industrial Fdo: Juan Torme Pardo		
PLANO DE: PLANTA CUBIERTA				
Escala: 1/100 Dibujado: G.M.		TITULAR: SERVICIOS GERIÁTRICOS MIESES, S.L.		Ref.: A004 Proyecto: 24-001 Anula a:
Fecha: FEBRERO 2024				