


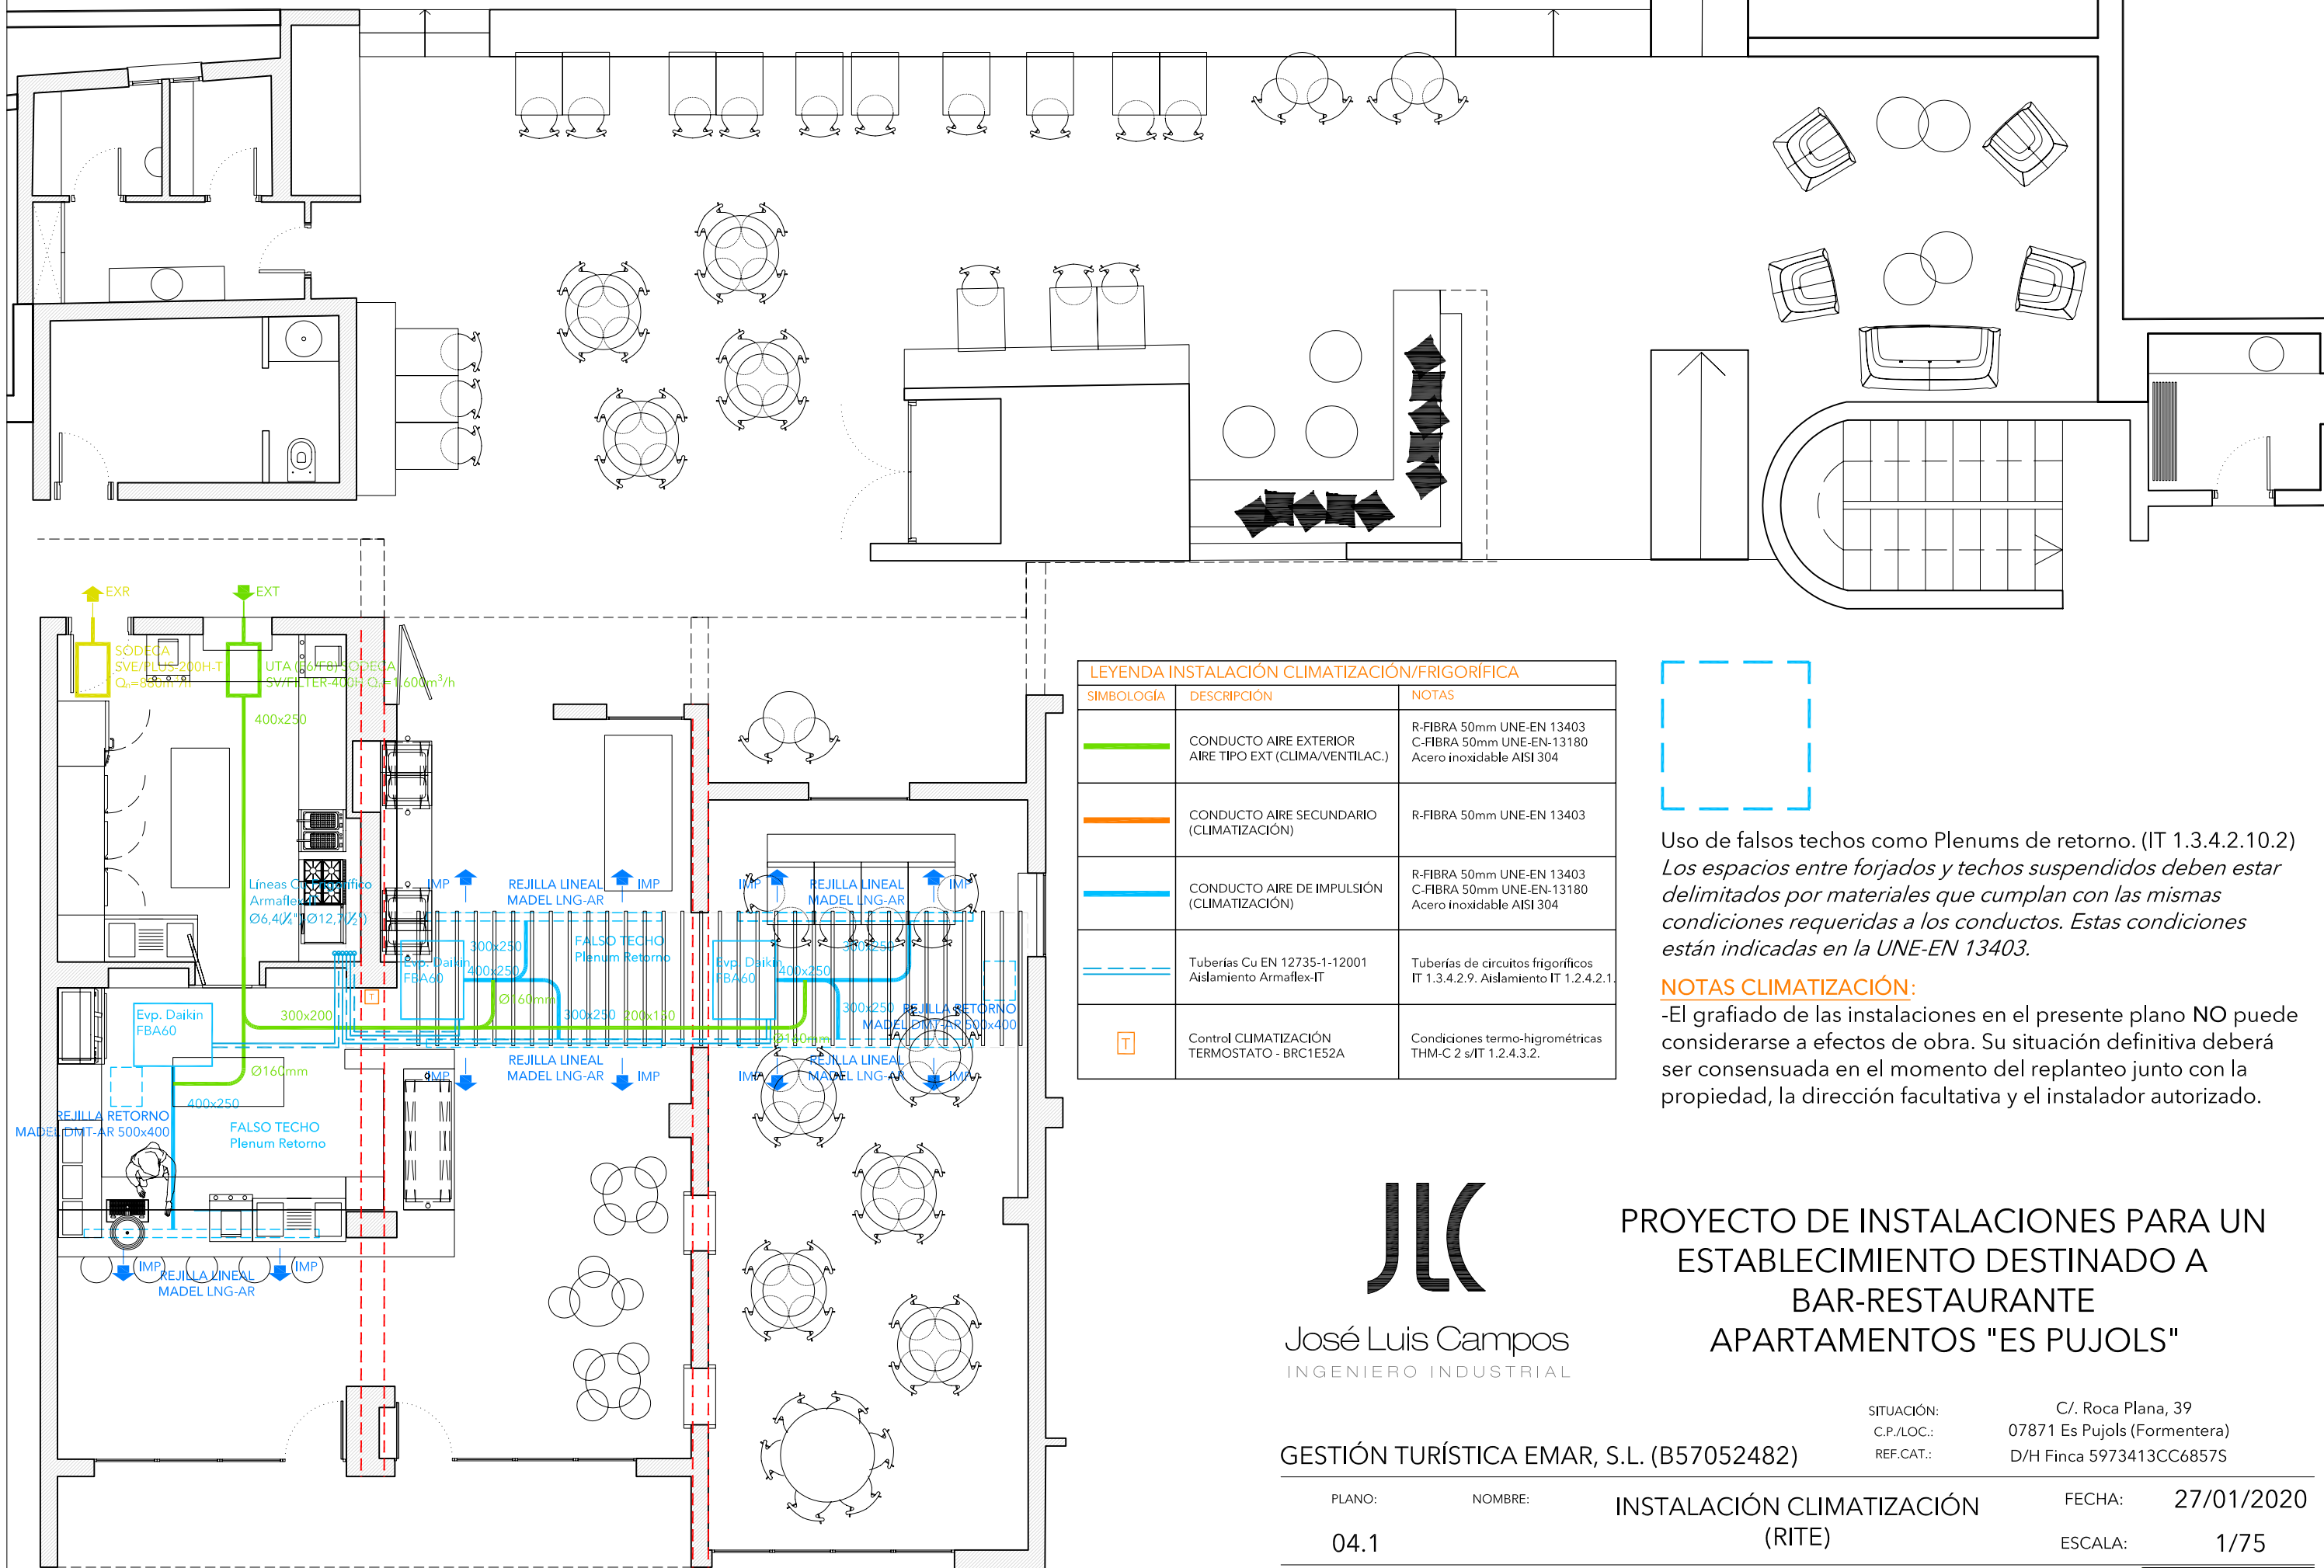

LEYENDA INSTALACIÓN CLIMATIZACIÓN/FRIGORÍFICA		
SIMBOLOGÍA	DESCRIPCIÓN	NOTAS
	CONDUCTO AIRE EXTERIOR AIRE TIPO EXT (CLIMA/VENTILAC.)	R-FIBRA 50mm UNE-EN 13403 C-FIBRA 50mm UNE-EN-13180 Acero inoxidable AISI 304
	CONDUCTO AIRE SECUNDARIO (CLIMATIZACIÓN)	R-FIBRA 50mm UNE-EN 13403
	CONDUCTO AIRE DE IMPULSIÓN (CLIMATIZACIÓN)	R-FIBRA 50mm UNE-EN 13403 C-FIBRA 50mm UNE-EN-13180 Acero inoxidable AISI 304
	Tuberías Cu EN 12735-1-12001 Aislamiento Armaflex-IT	Tuberías de circuitos frigoríficos IT 1.3.4.2.9. Aislamiento IT 1.2.4.2.1.
	Control CLIMATIZACIÓN TERMOSTATO - BRC1E52A	Condiciones termo-higrométricas THM-C 2 s/IT 1.2.4.3.2.



Uso de falsos techos como Plenums de retorno. (IT 1.3.4.2.10.2)
Los espacios entre forjados y techos suspendidos deben estar delimitados por materiales que cumplan con las mismas condiciones requeridas a los conductos. Estas condiciones están indicadas en la UNE-EN 13403.

NOTAS CLIMATIZACIÓN:

-El grafiado de las instalaciones en el presente plano NO puede considerarse a efectos de obra. Su situación definitiva deberá ser consensuada en el momento del replanteo junto con la propiedad, la dirección facultativa y el instalador autorizado.

JLC
José Luis Campos
INGENIERO INDUSTRIAL

PROYECTO DE INSTALACIONES PARA UN
ESTABLECIMIENTO DESTINADO A
BAR-RESTAURANTE
APARTAMENTOS "ES PUJOLS"

GESTIÓN TURÍSTICA EMAR, S.L. (B57052482)

SITUACIÓN: C/. Roca Plana, 39
C.P./LOC.: 07871 Es Pujols (Formentera)
REF.CAT.: D/H Finca 5973413CC68575

PLANO: 04.1 NOMBRE: INSTALACIÓN CLIMATIZACIÓN (RITE) FECHA: 27/01/2020
ESCALA: 1/75

REF.: LA PROPIEDAD: EL TÉCNICO REDACTOR:

2020.251

Dirección: C/. Carlos III, Nº28 - Local 7 - 07800 IBIZA Contacto: Tel./Fax. (971) 31 24 50 Móv. (616) 99 24 40 e-mail: jlc campos@ies.es José Luis Campos Giménez. Ingeniero Industrial. Colegiado Nº403

