



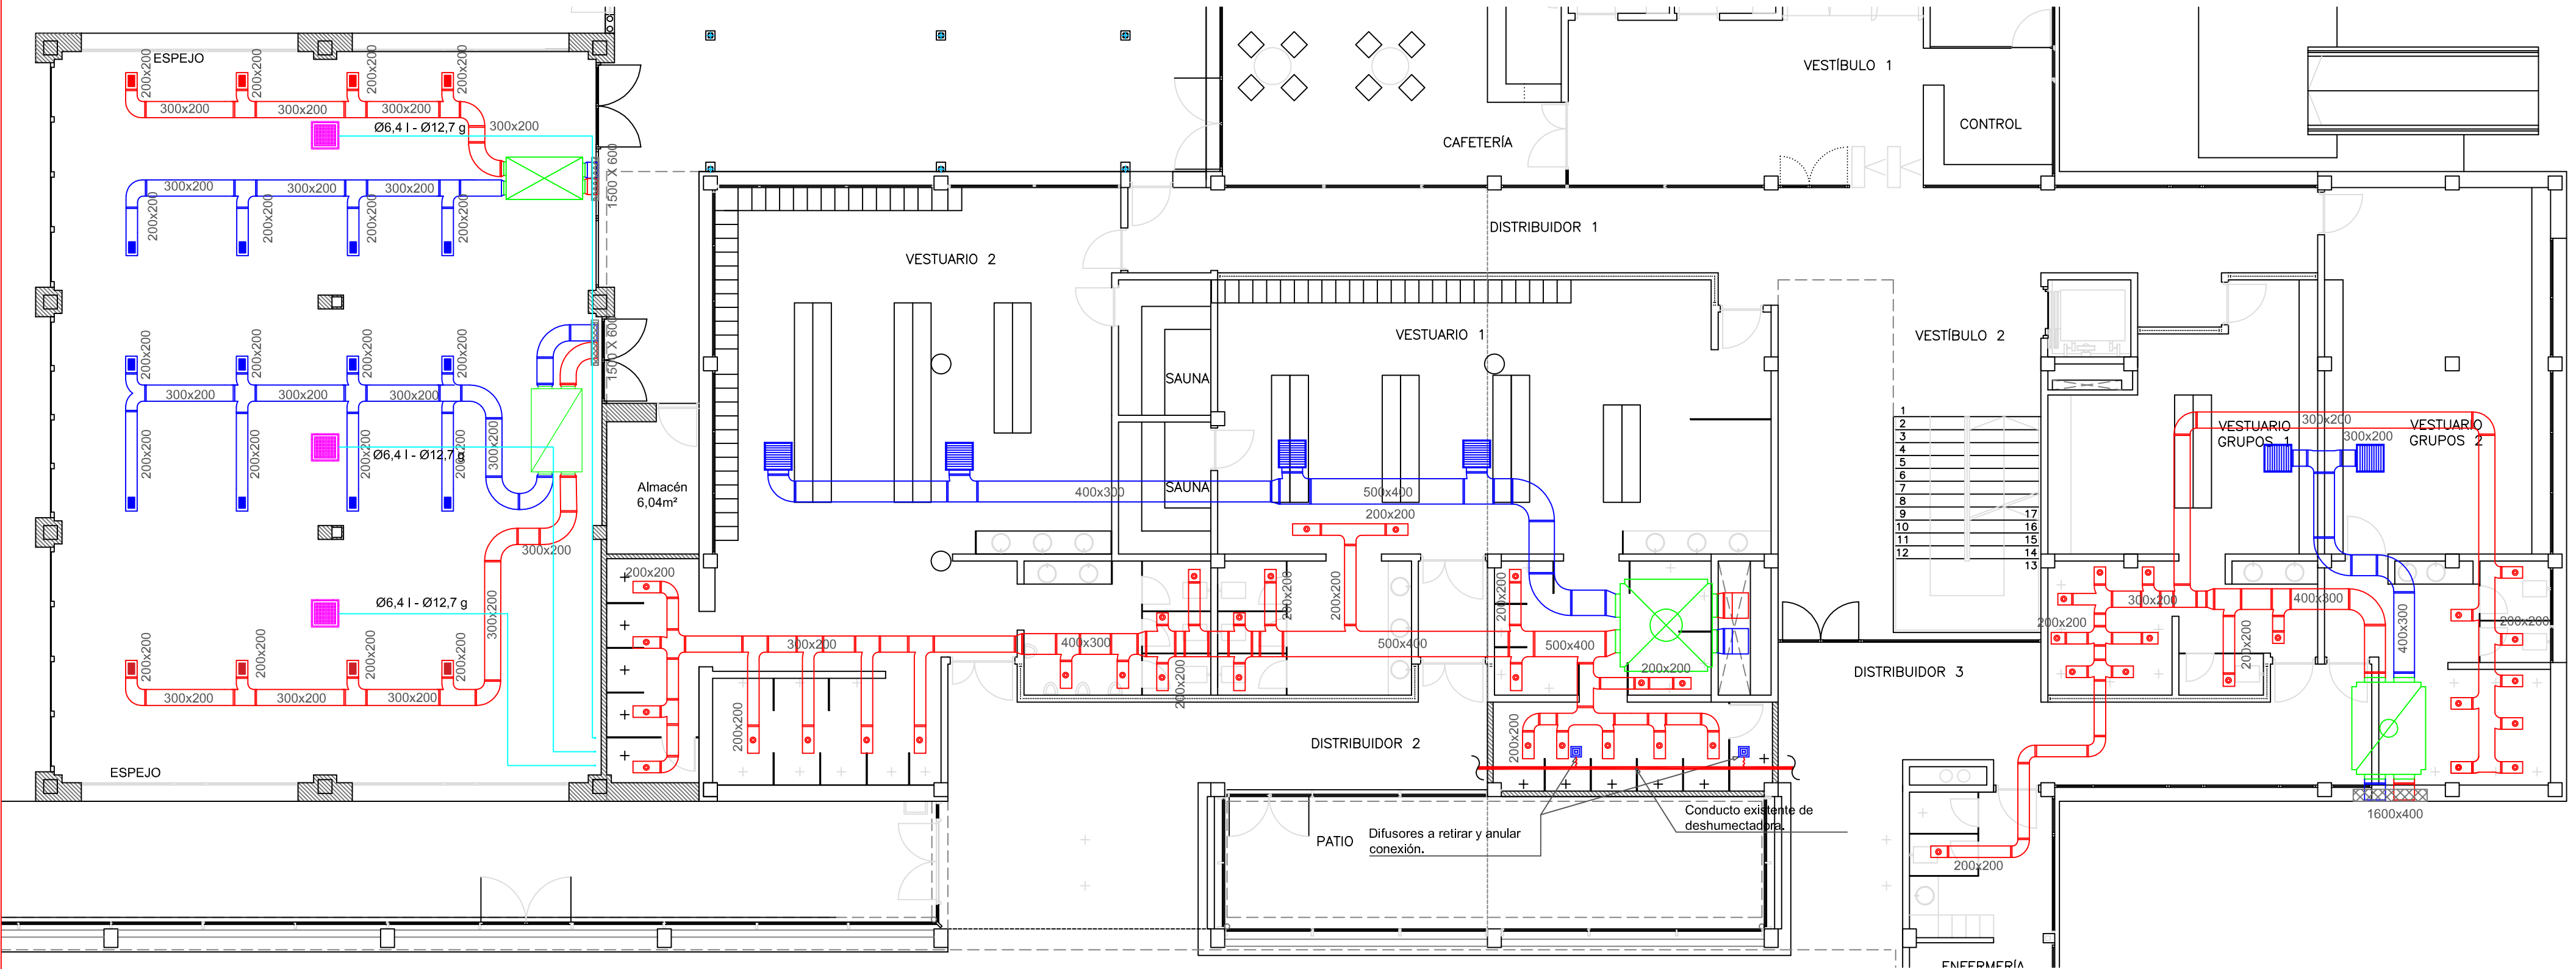

LEYENDA DE CLIMATIZACIÓN Y VENTILACIÓN

	UNIDAD DE RECUPERACIÓN DE CALOR DE ALTA EFICIENCIA DAIKIN DAHU MODULAR LIGHT SMART MOD-L-SMART-3.
	UNIDAD DE RECUPERACIÓN DE CALOR DE ALTA EFICIENCIA DAIKIN DAHU MODULAR LIGHT SMART MOD-L-XX-2.
	UNIDAD DE RECUPERACIÓN DE CALOR DE ALTA EFICIENCIA DAIKIN DAHU MODULAR LIGHT SMART MOD-L-SMART-5.
	UNIDAD DE RECUPERACIÓN DE CALOR DE ALTA EFICIENCIA DAIKIN DAHU MODULAR LIGHT SMART MOD-L-SMART-7.
	UNIDAD EXTERIOR SKY AIR SERIE ALPHA MODELO RZAG60A.
	UNIDAD DE CASSETTE INTEGRADO MODELO FFA60A9.
	TUBERÍA FRIGORÍFICA DE COBRE ESTIRADO. 2 TUBOS, LÍQUIDO Y GAS. MEDIDA EN mm CON COQUILLA ARMAFLEX O EQUIVALENTE A ELEGIR POR LA D.F.
	CONDUCTO DE AIRE RECTANGULAR DE IMPULSIÓN CLIMAVER O EQUIVALENTE.
	CONDUCTO DE AIRE RECTANGULAR DE RETORNO CLIMAVER O EQUIVALENTE.
	REJILLA IMPULSIÓN 600x600.
	BOCA EXTRACCIÓN Ø 125 mm.
	REJILLA RETORNO 200 x100.
	REJILLA IMPULSIÓN 200 x100.
	REJILLA EXTERIOR.

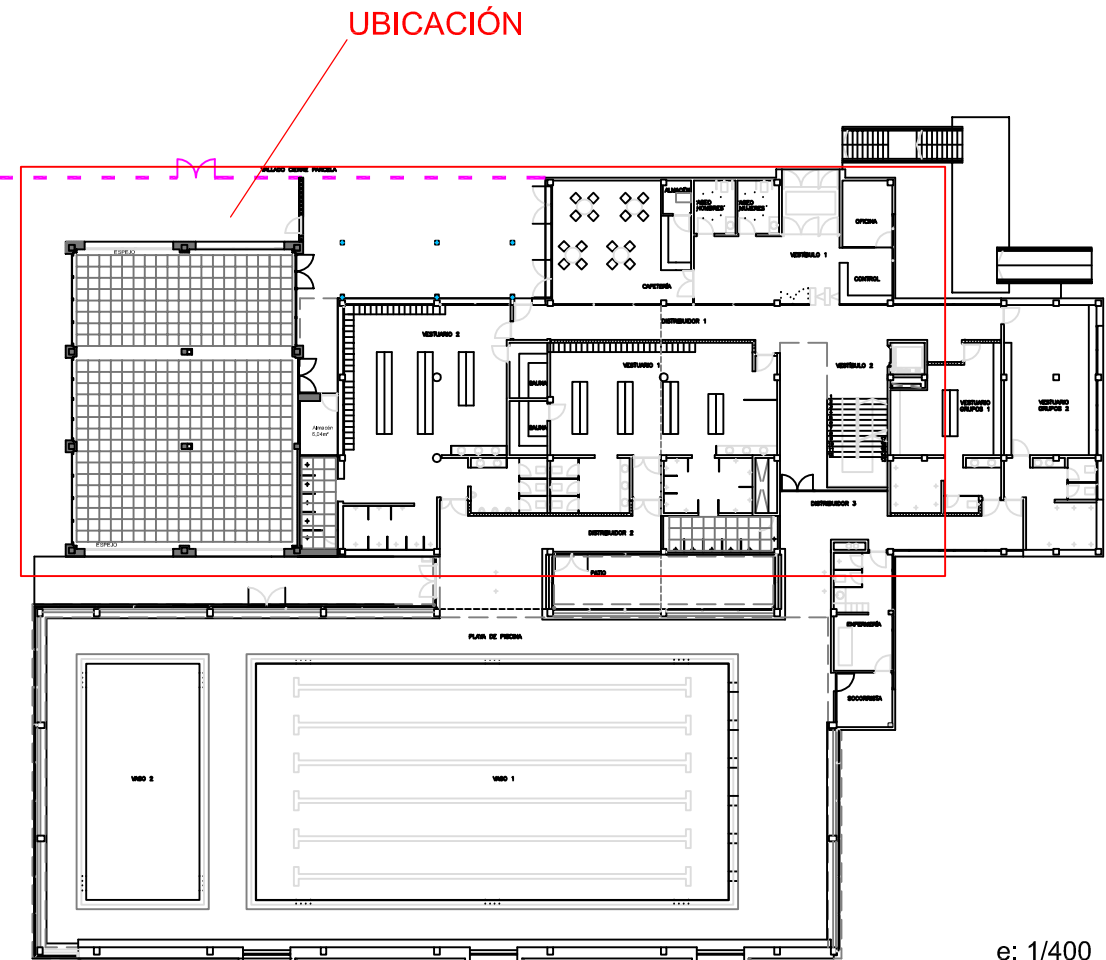

e: 1/400

Runitek Ingenieros
Ingeniería al servicio de la construcción
Plaza Valladolid nº 2 Bajo 2
33404 Corvera de Asturias (Asturias)
Tel y Fax: 984052831
http://www.runitek.es
runitek@runitek.es
movil: 619385992 / 629281082

Proyecto de ampliación en Complejo Deportivo Municipal de Las Vegas		Sustituye a: ---
Situación: C/ Miguel Ángel Blanco 1, Las Vegas 33404 Corvera de Asturias (Asturias)		Fecha: FEB 2023
Plano de: Estado reformado. Planta baja. Instalación climatización y ventilación 1.		Escala: 1/100
La Propiedad:	El Ingeniero Industrial: RUBÉN FERNÁNDEZ ALONSO	Plano nº I-07
	nº Colegiado 2447	Firma