



PLANTA BAJA

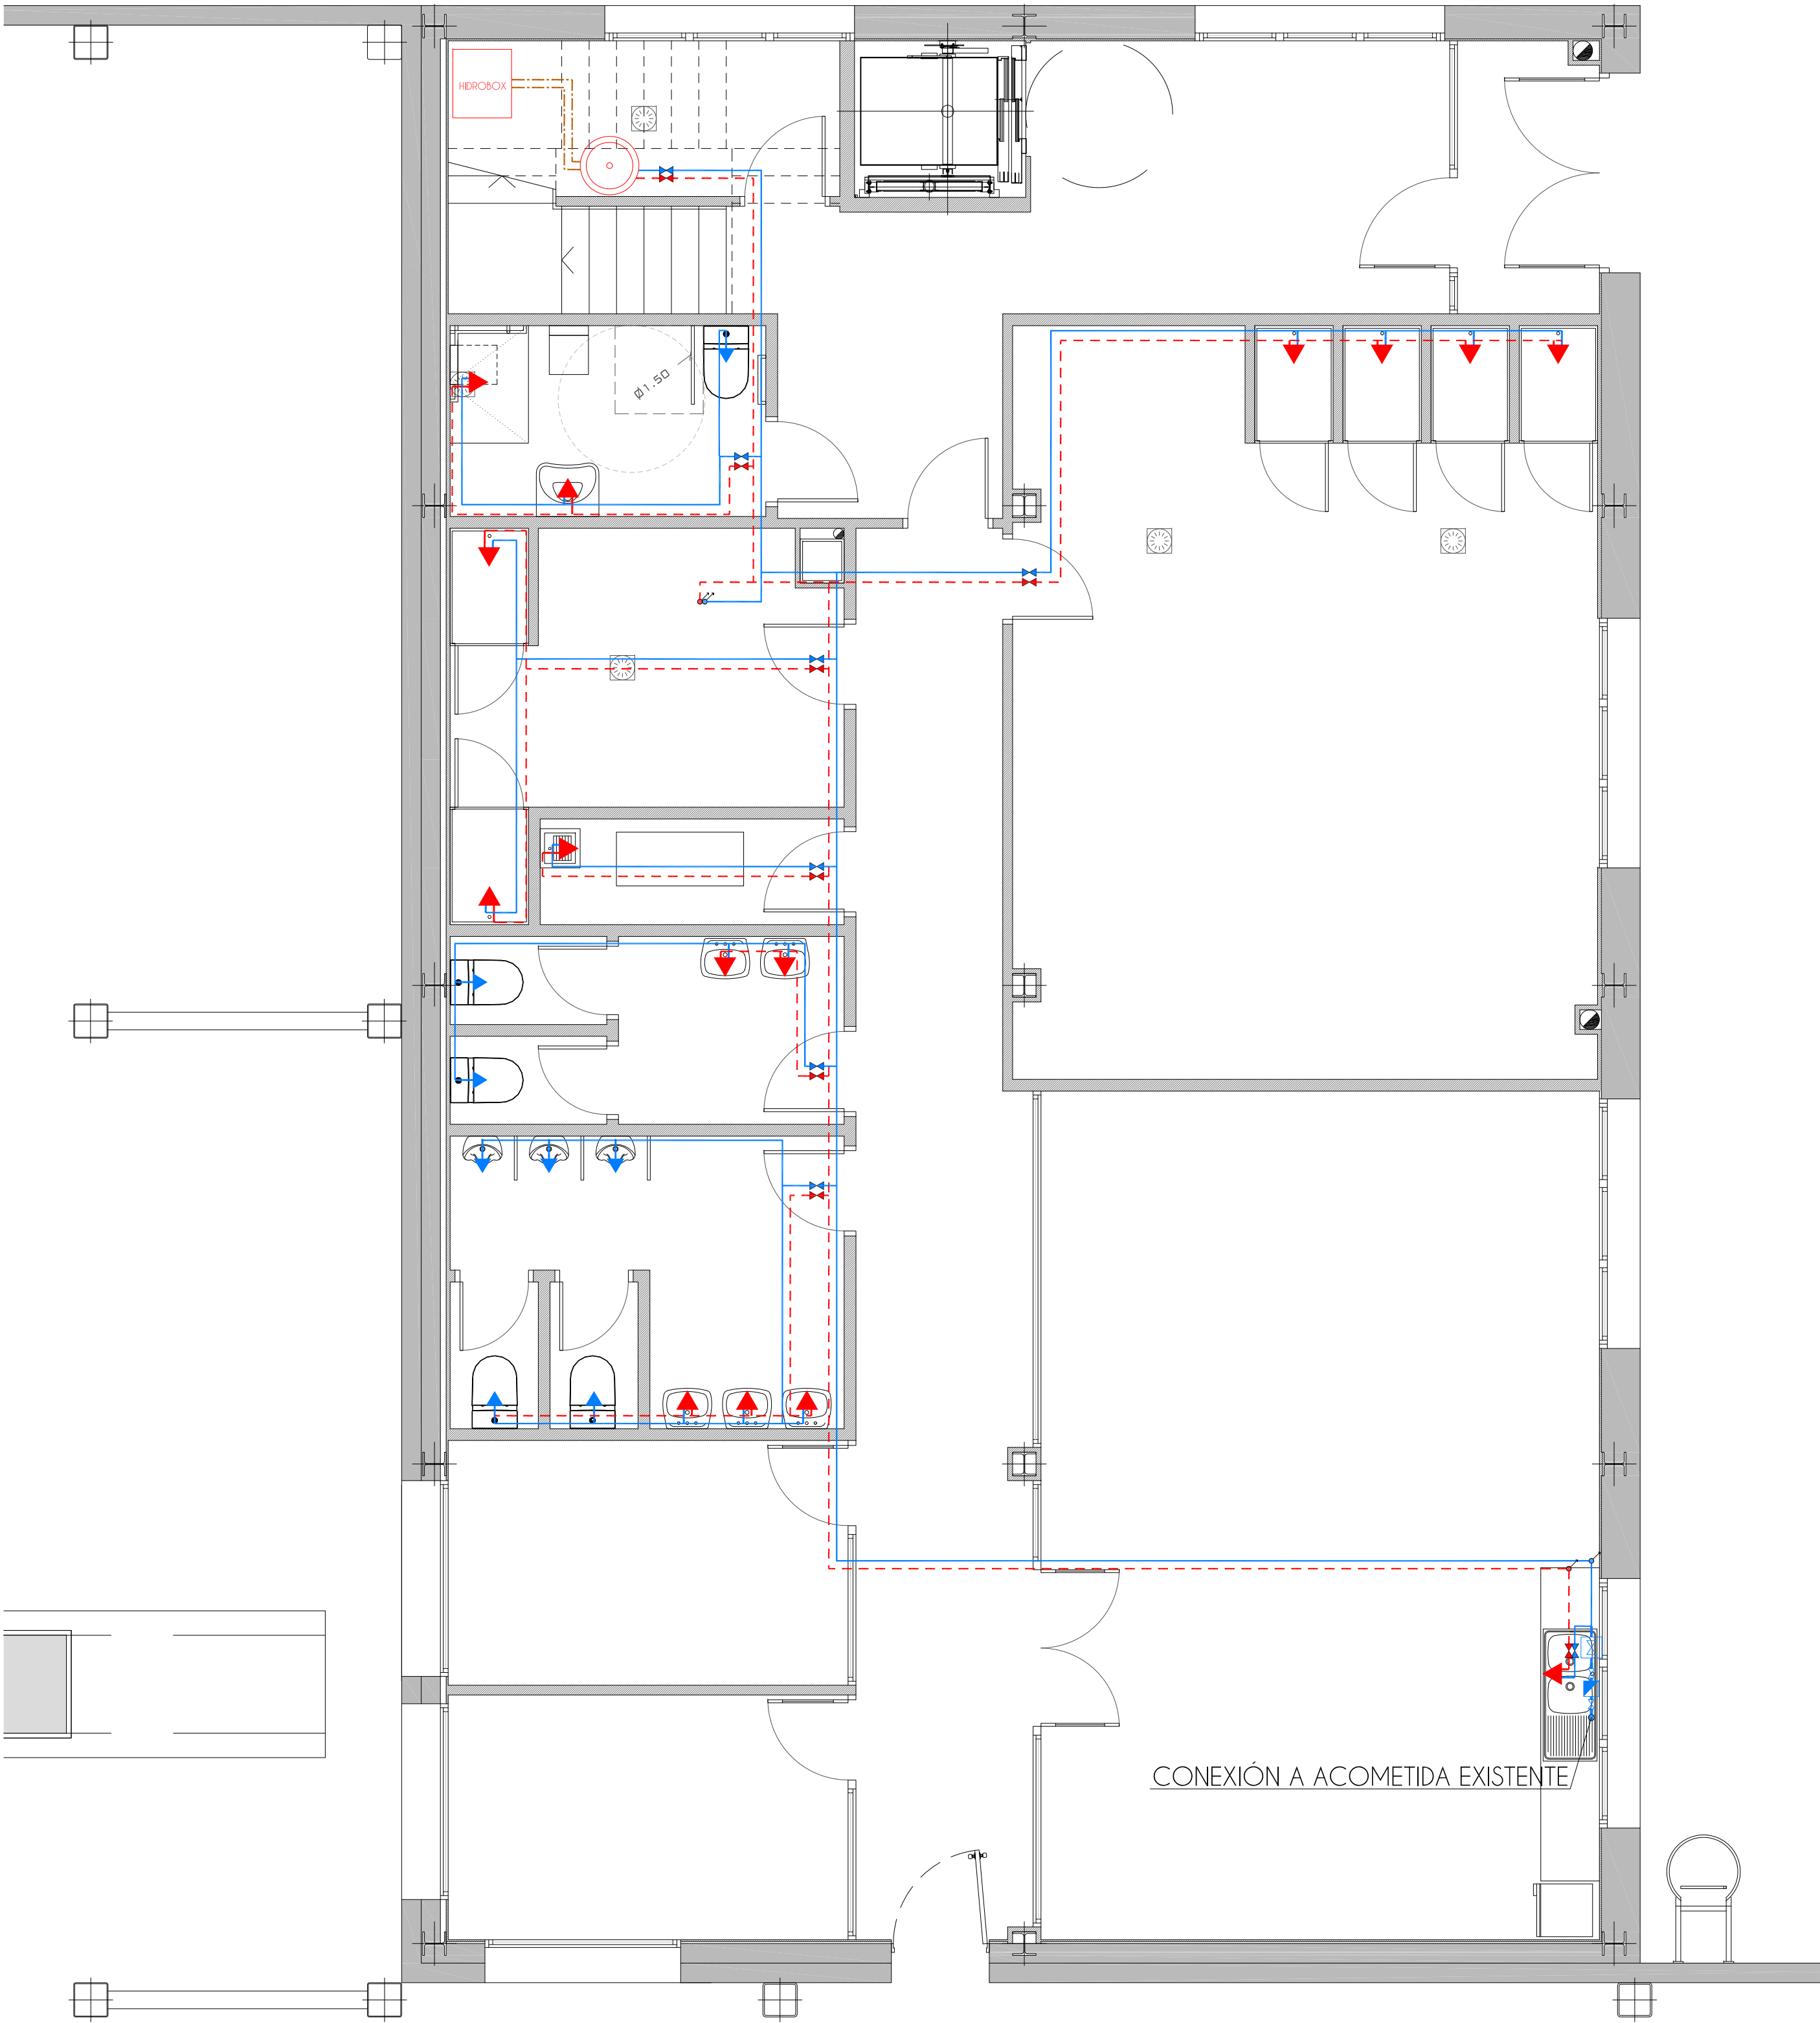


PLANTA PRIMERA

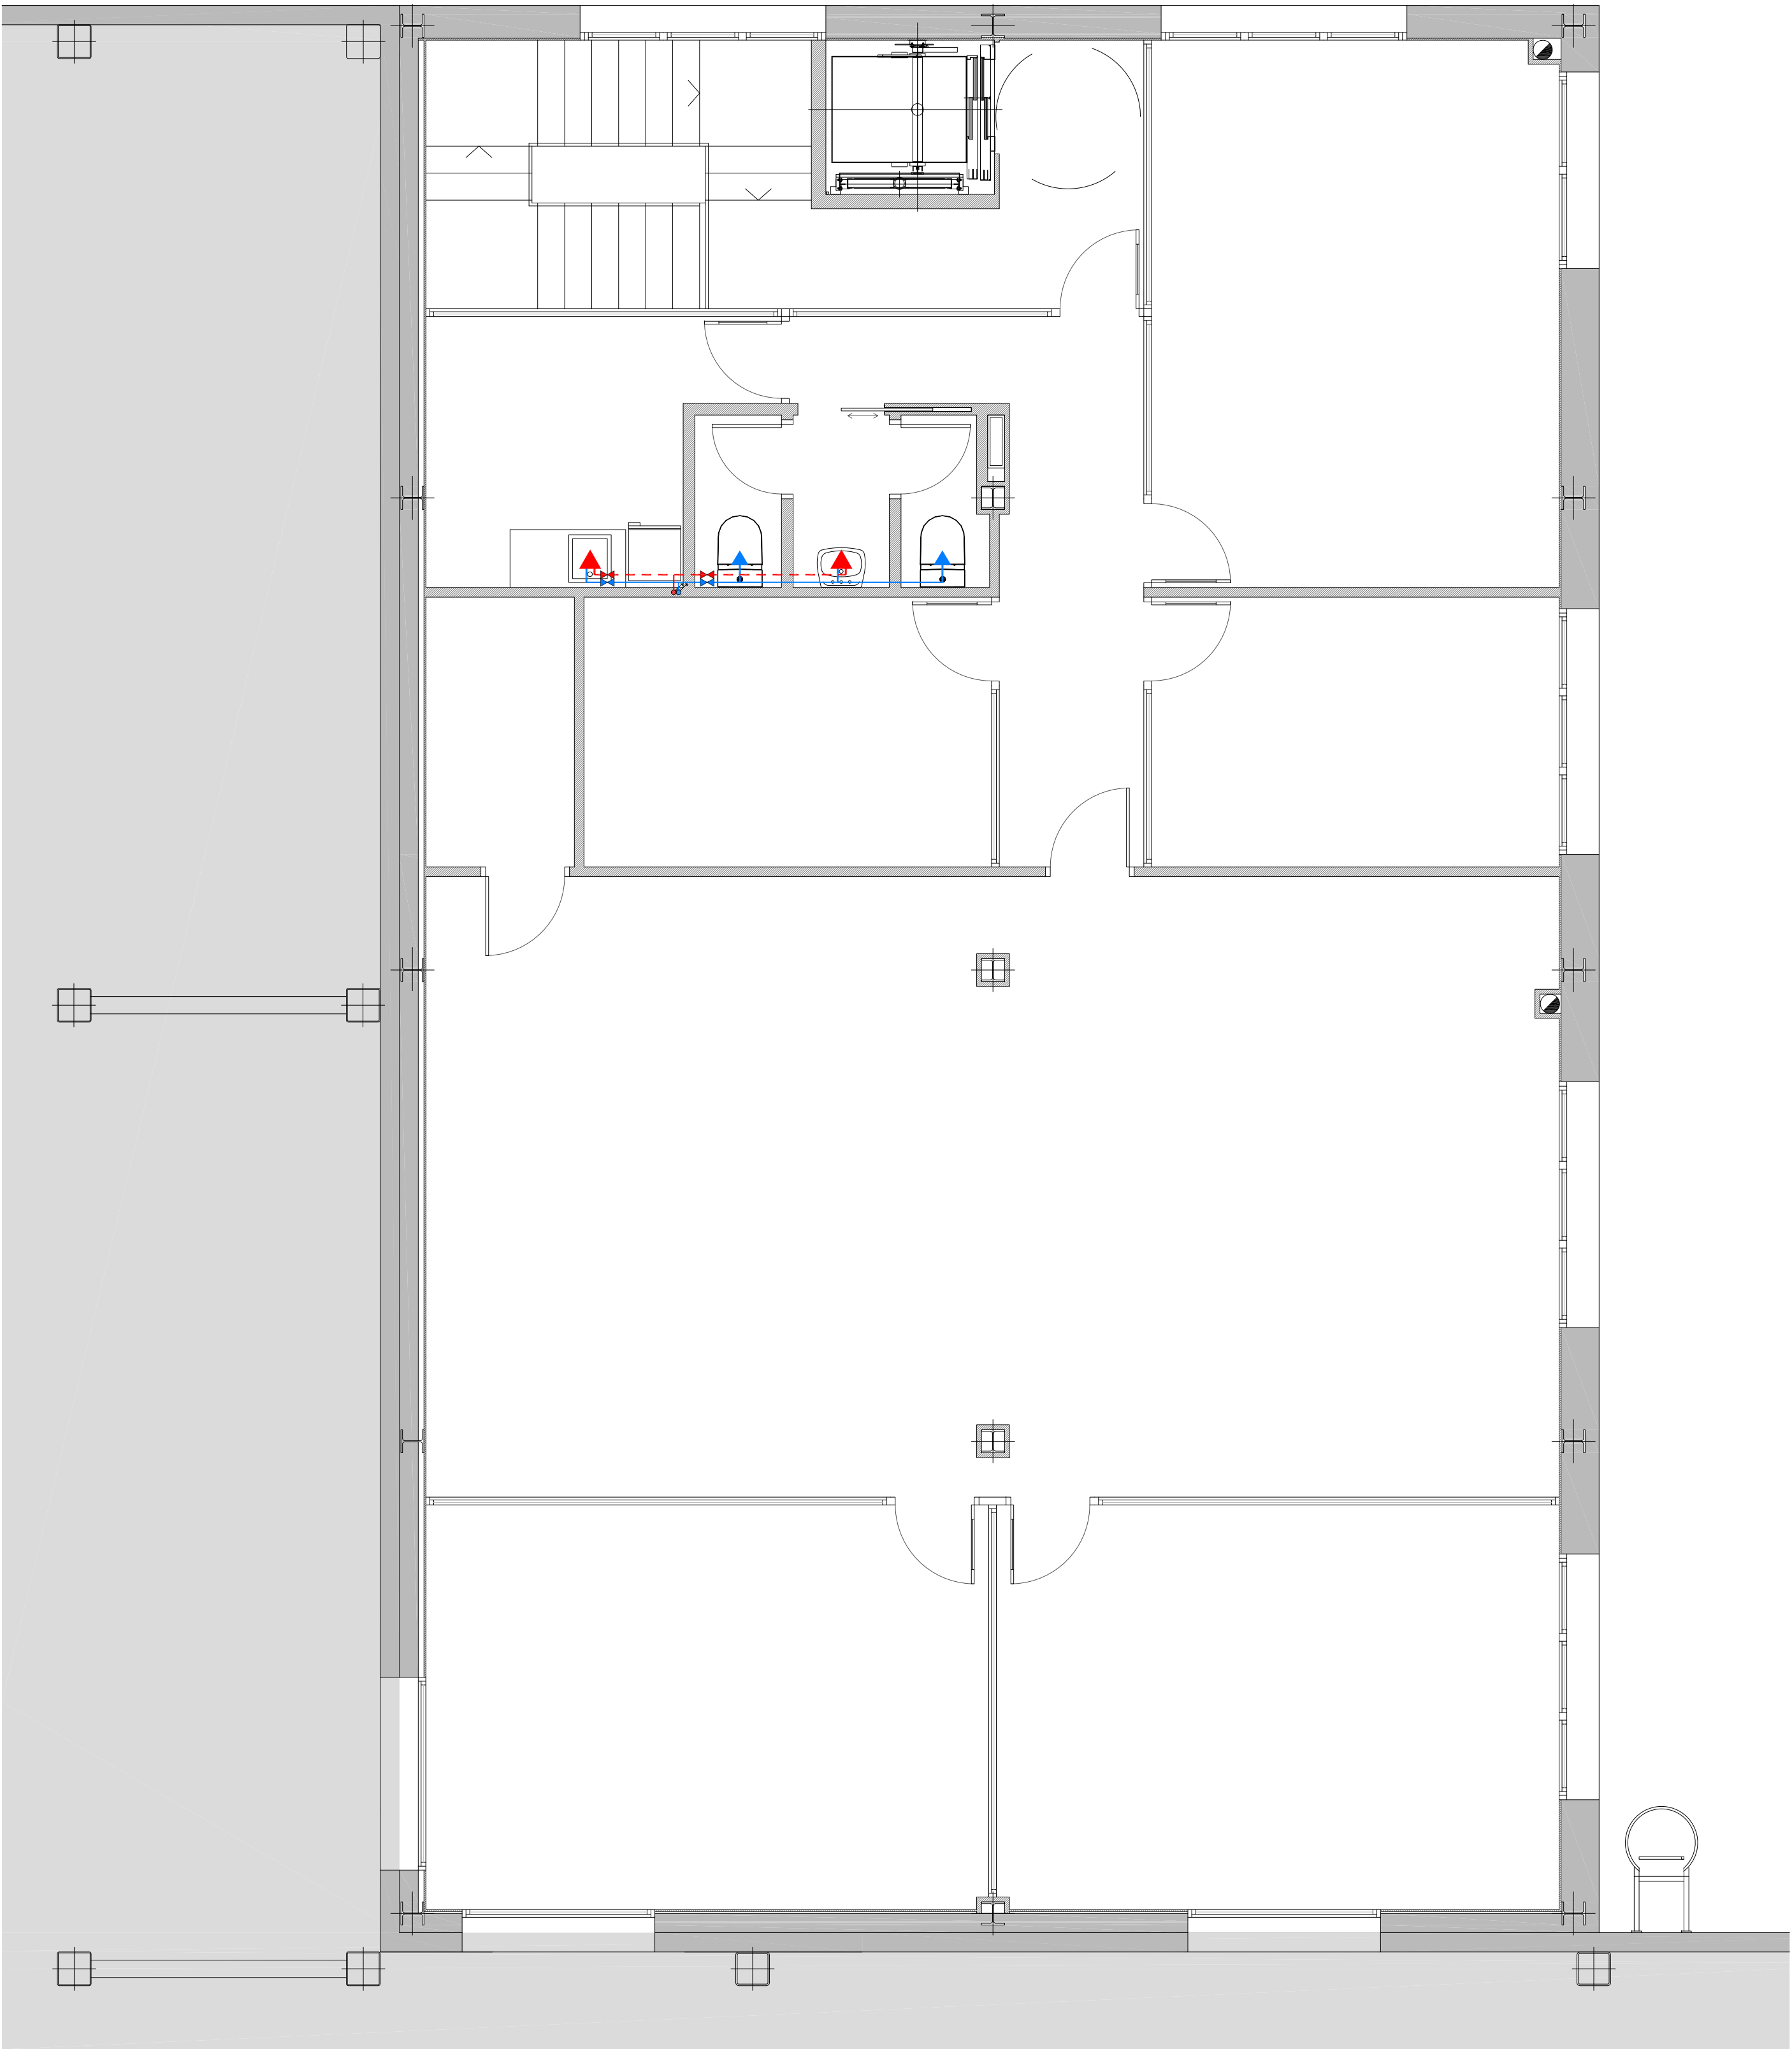


	LLAVE GENERAL
	CONTADOR
	TUBERÍA A.F.
	TUBERÍA A.C.
	DEPÓSITO ACUMULADOR 200l
	LLAVE DE PASO
	PUNTO CONSUMO A.F.
	GRIFO HIÐRONEZCLADOR
	MONTANTES

PROYECTO DE ADECUACIÓN DE EDIFICIO PARA OFICINAS DEL HANGAR 3 EN EL AEROPUERTO DE TERUEL

SITUACIÓN	POLIGONO DE TIRO, Nº4. AEROPUERTO DE TERUEL	FECHA	MARZO 2023
PROMOTOR	INTERNATIONAL AEROSPACE COATINGS SPAIN S.L.	ESCALA	1/50
 Ingeniería y edificación CENTRO EMPRESARIAL CALLEJO C/ Los Enebro, 74, 1º 44002 TERUEL Teléf: 978 61 88 00 - Fax 978 61 87 90	 INGENIERO INDUSTRIAL DAVID GUTIÉRREZ SÁNCHEZ COLEGIADO Nº 2.048	PLANO	5.2 INSTALACIONES FONTANERÍA

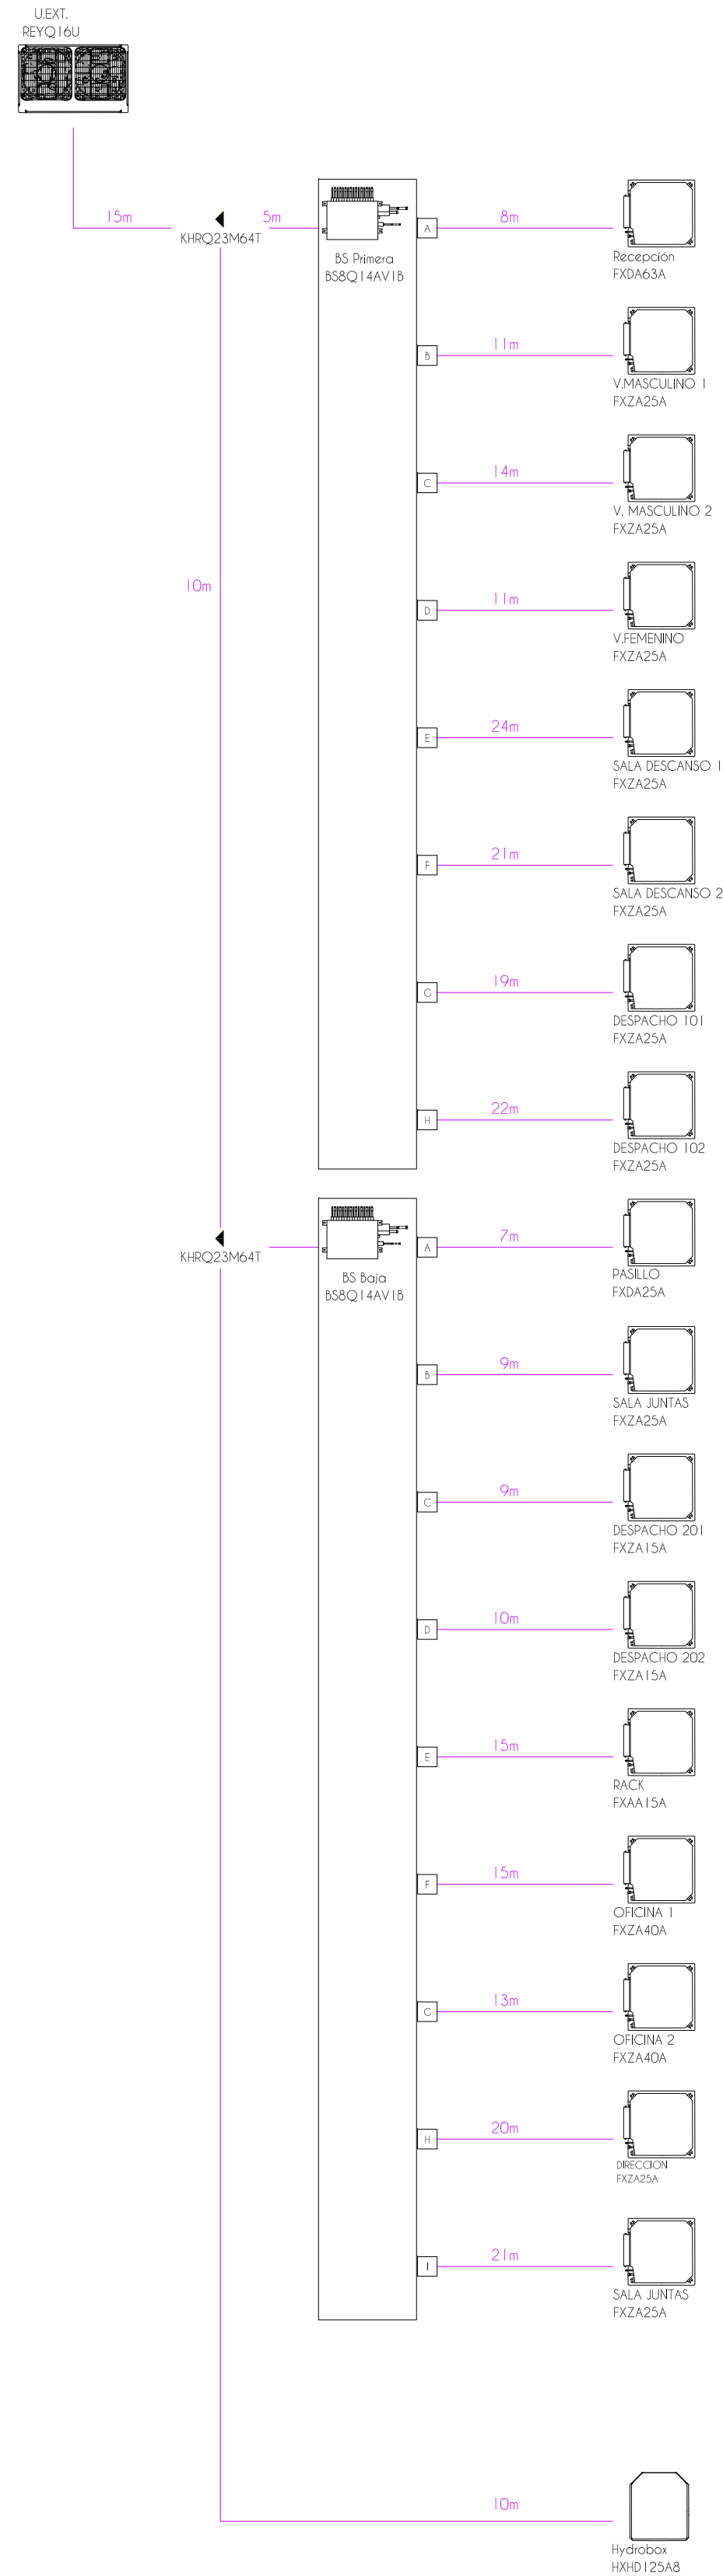



PLANTA BAJA

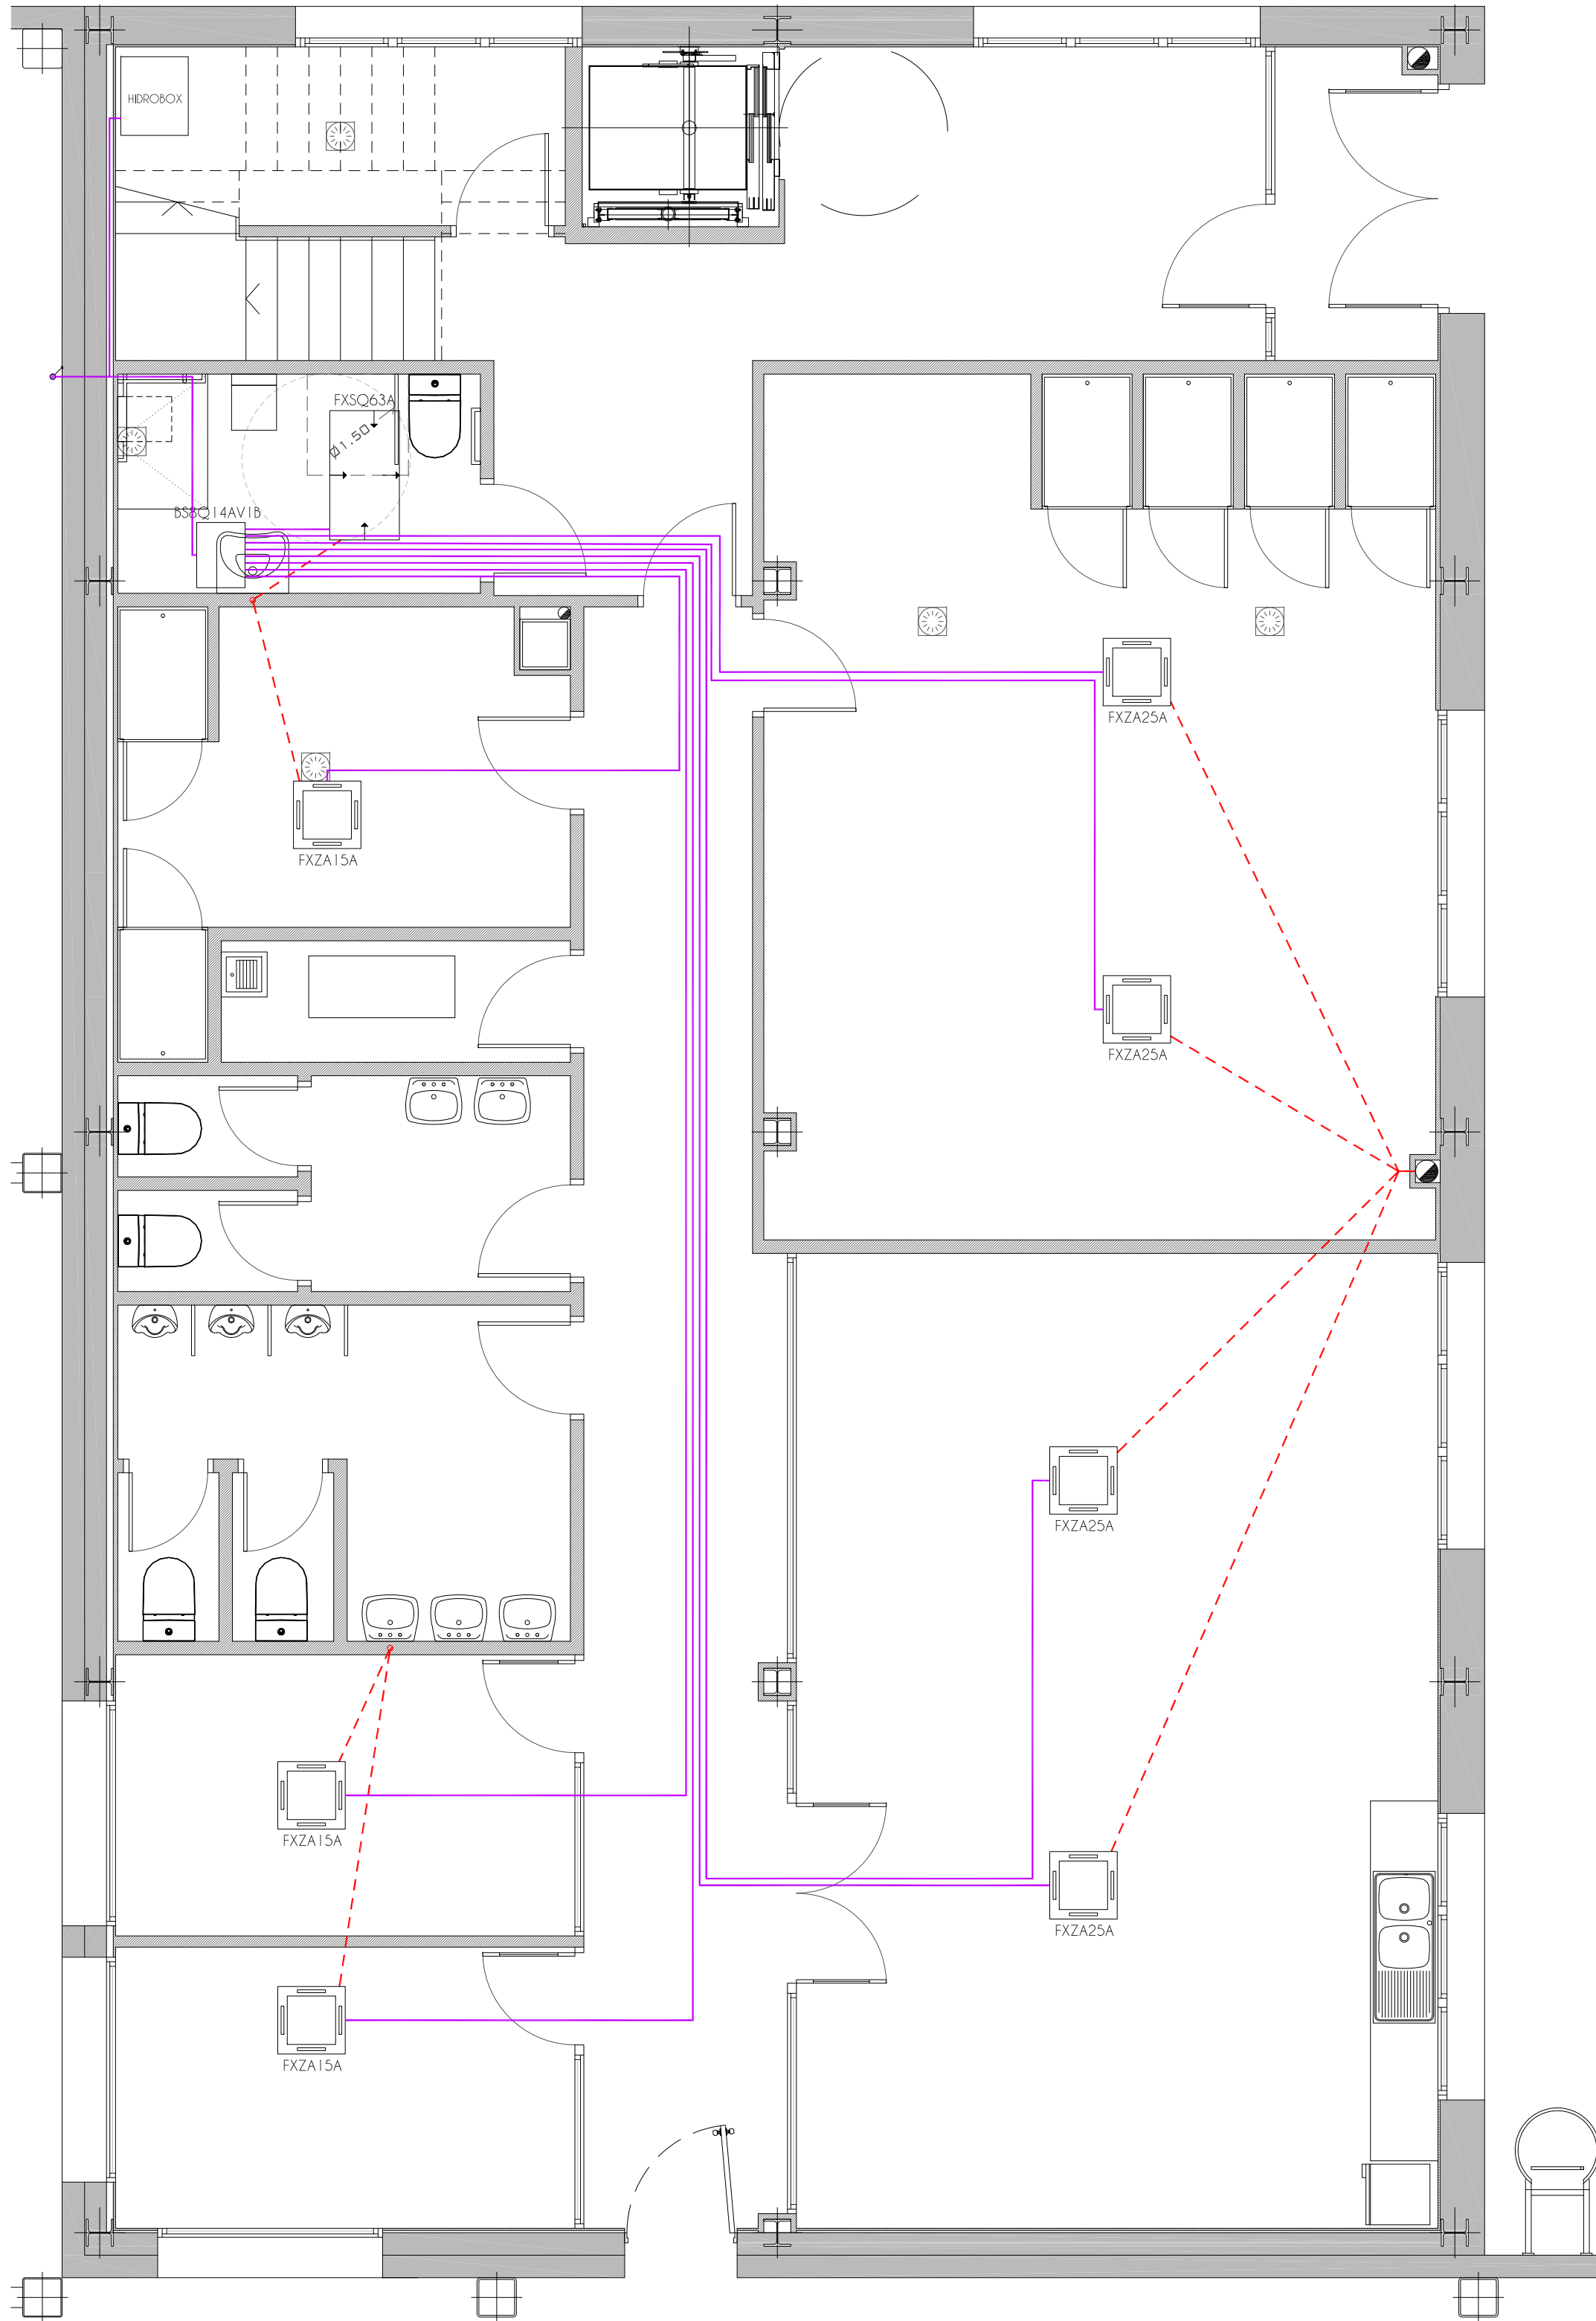



—	TUBERIA FRIGORIFICA
- - -	DESAGÜE CONDENSADOS

PLANTA PRIMERA

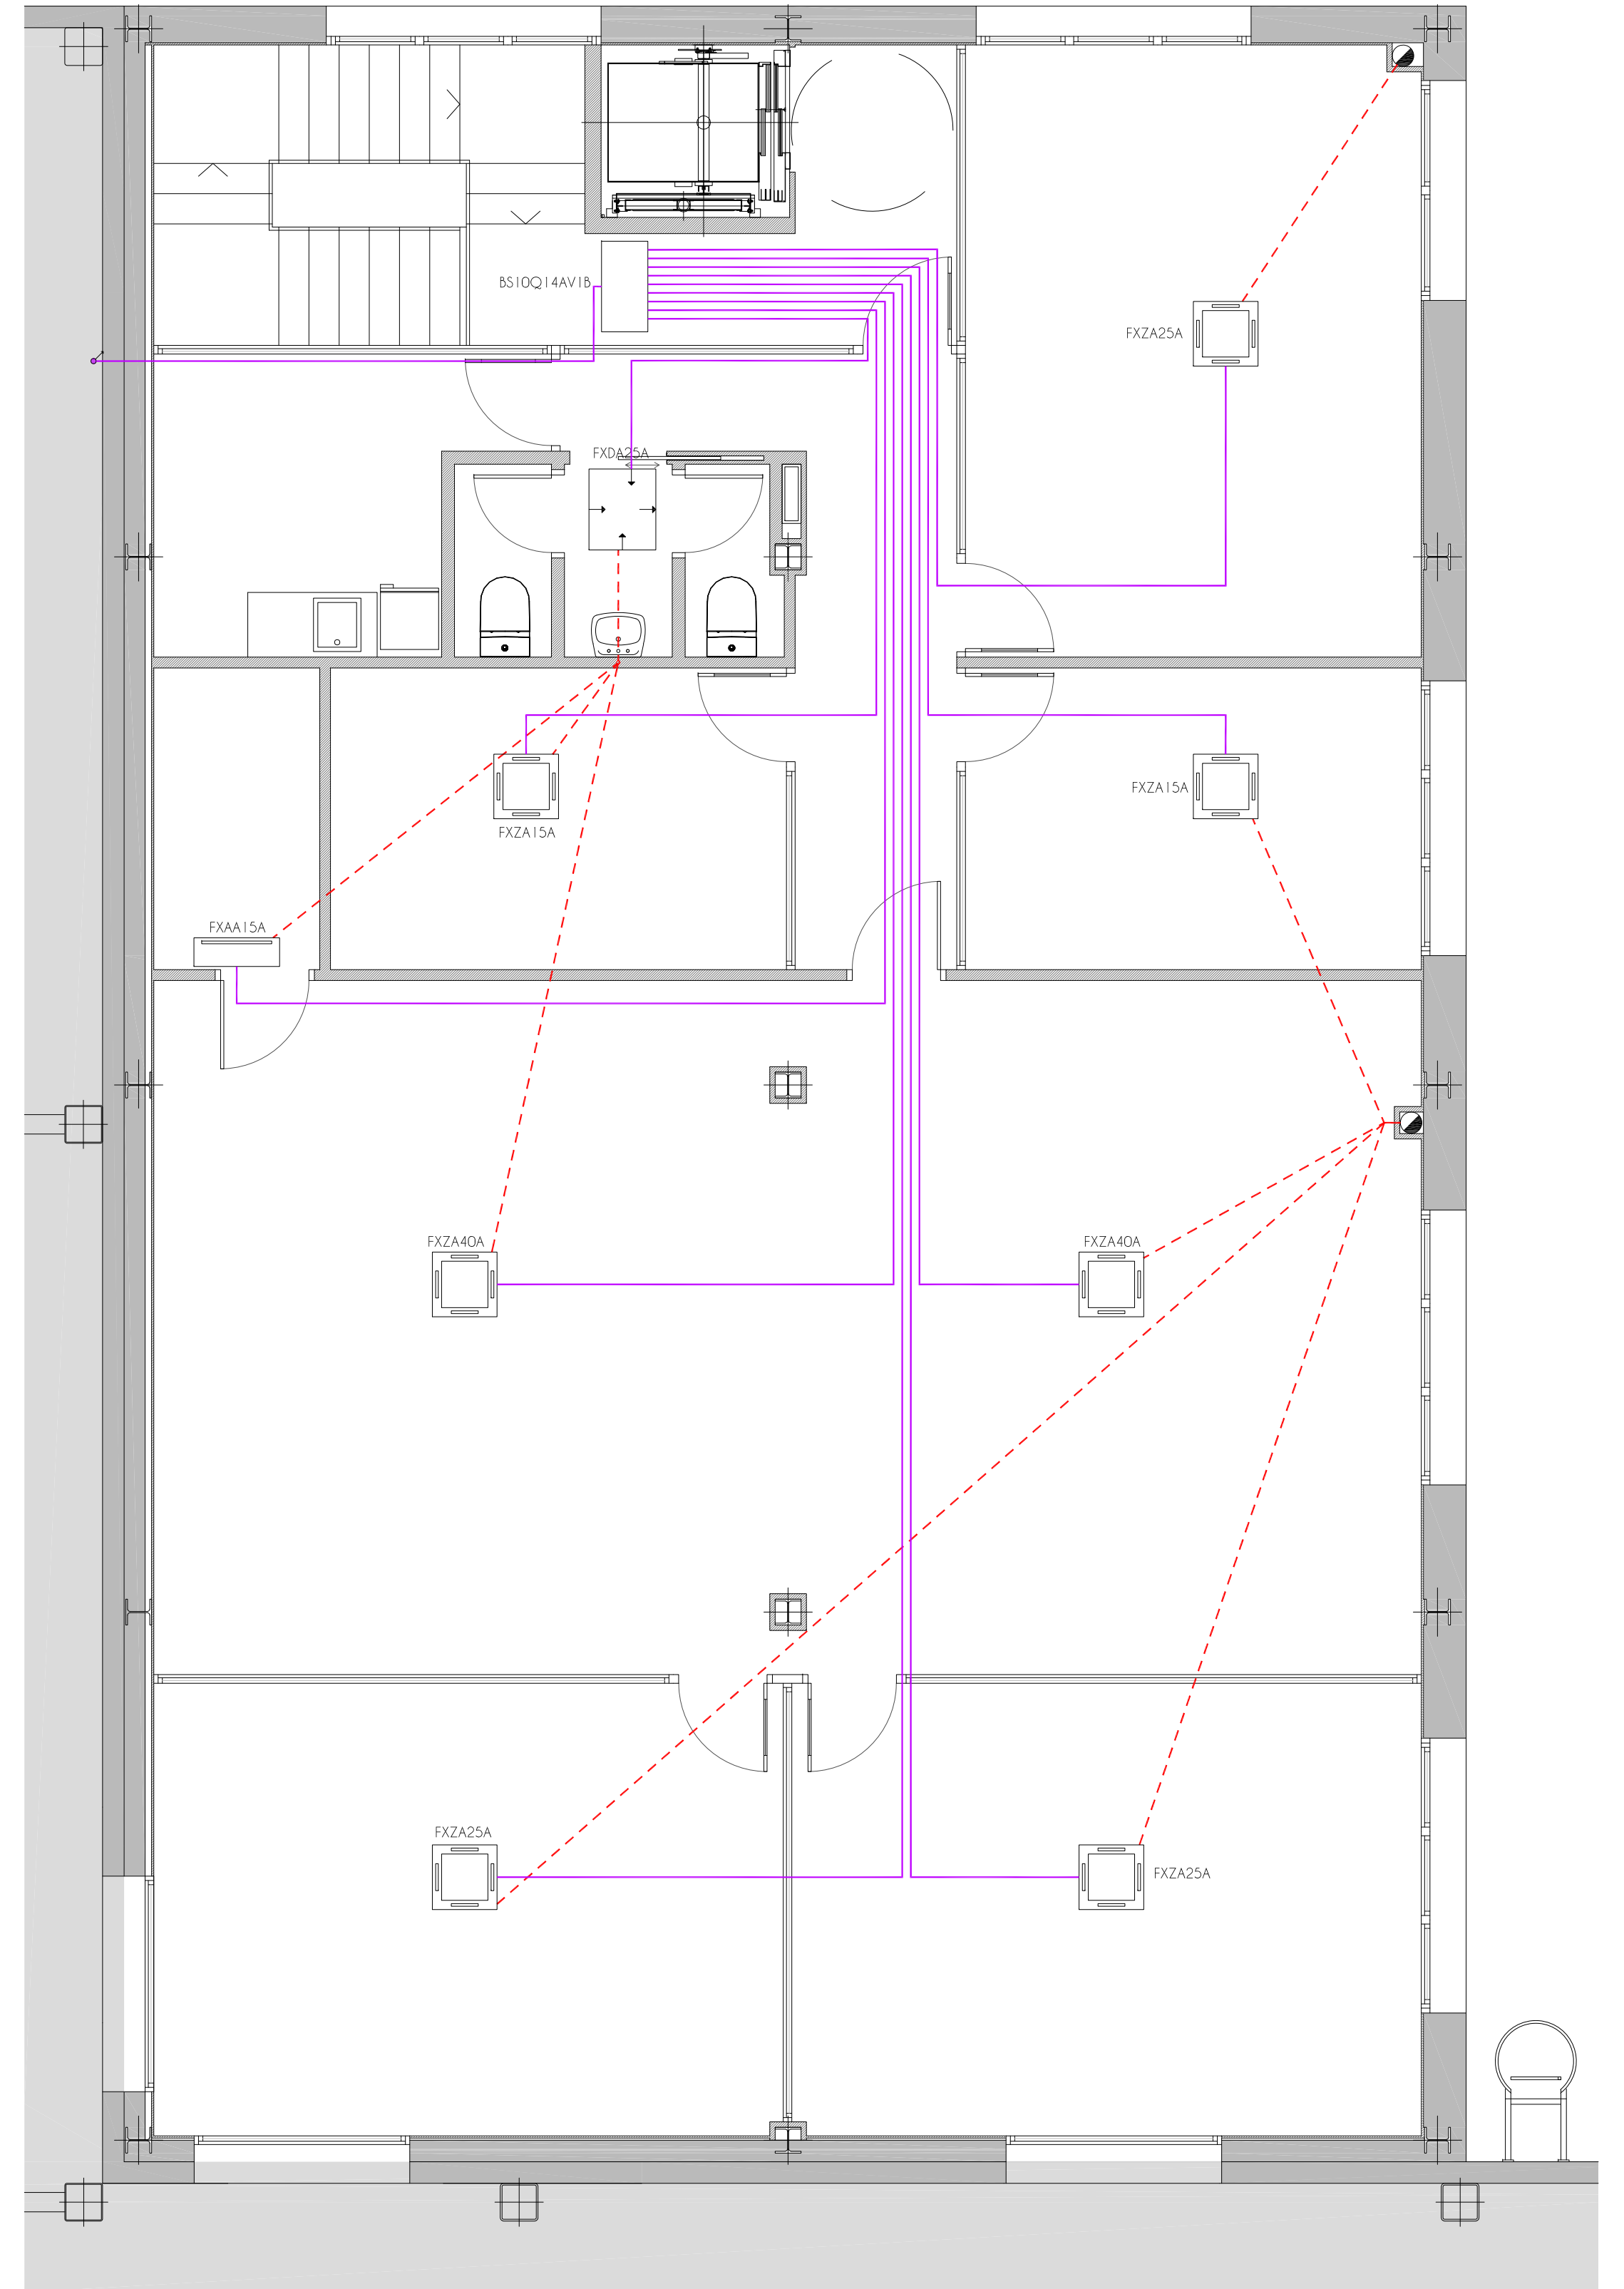

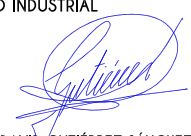
PROYECTO DE ADECUACIÓN DE EDIFICIO PARA OFICINAS DEL HANGAR 3 EN EL AEROPUERTO DE TERUEL			
SITUACIÓN	POLIGONO DE TIRO, Nº4. AEROPUERTO DE TERUEL	FECHA	MARZO 2023
PROMOTOR	INTERNATIONAL AEROSPACE COATINGS SPAIN S.L.	ESCALA	1/50
 Turiving Ingeniería y edificación CENTRO EMPRESARIAL CALIBRO C/ Los Enebro, 74, 1º 44002 TERUEL Tel: 978 61 88 00 - Fax 978 61 87 90	 INGENIERO INDUSTRIAL DAVID GUTIÉRREZ SÁNCHEZ COLEGIADO Nº 2.048	PLANO	
		INSTALACIONES CLIMATIZACIÓN TUBERÍA FRIGORÍFICA DESAGÜES MÁQUINAS 5.3.1	

PLANTA BAJA

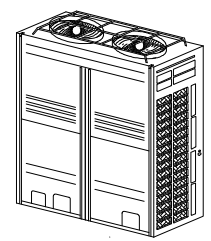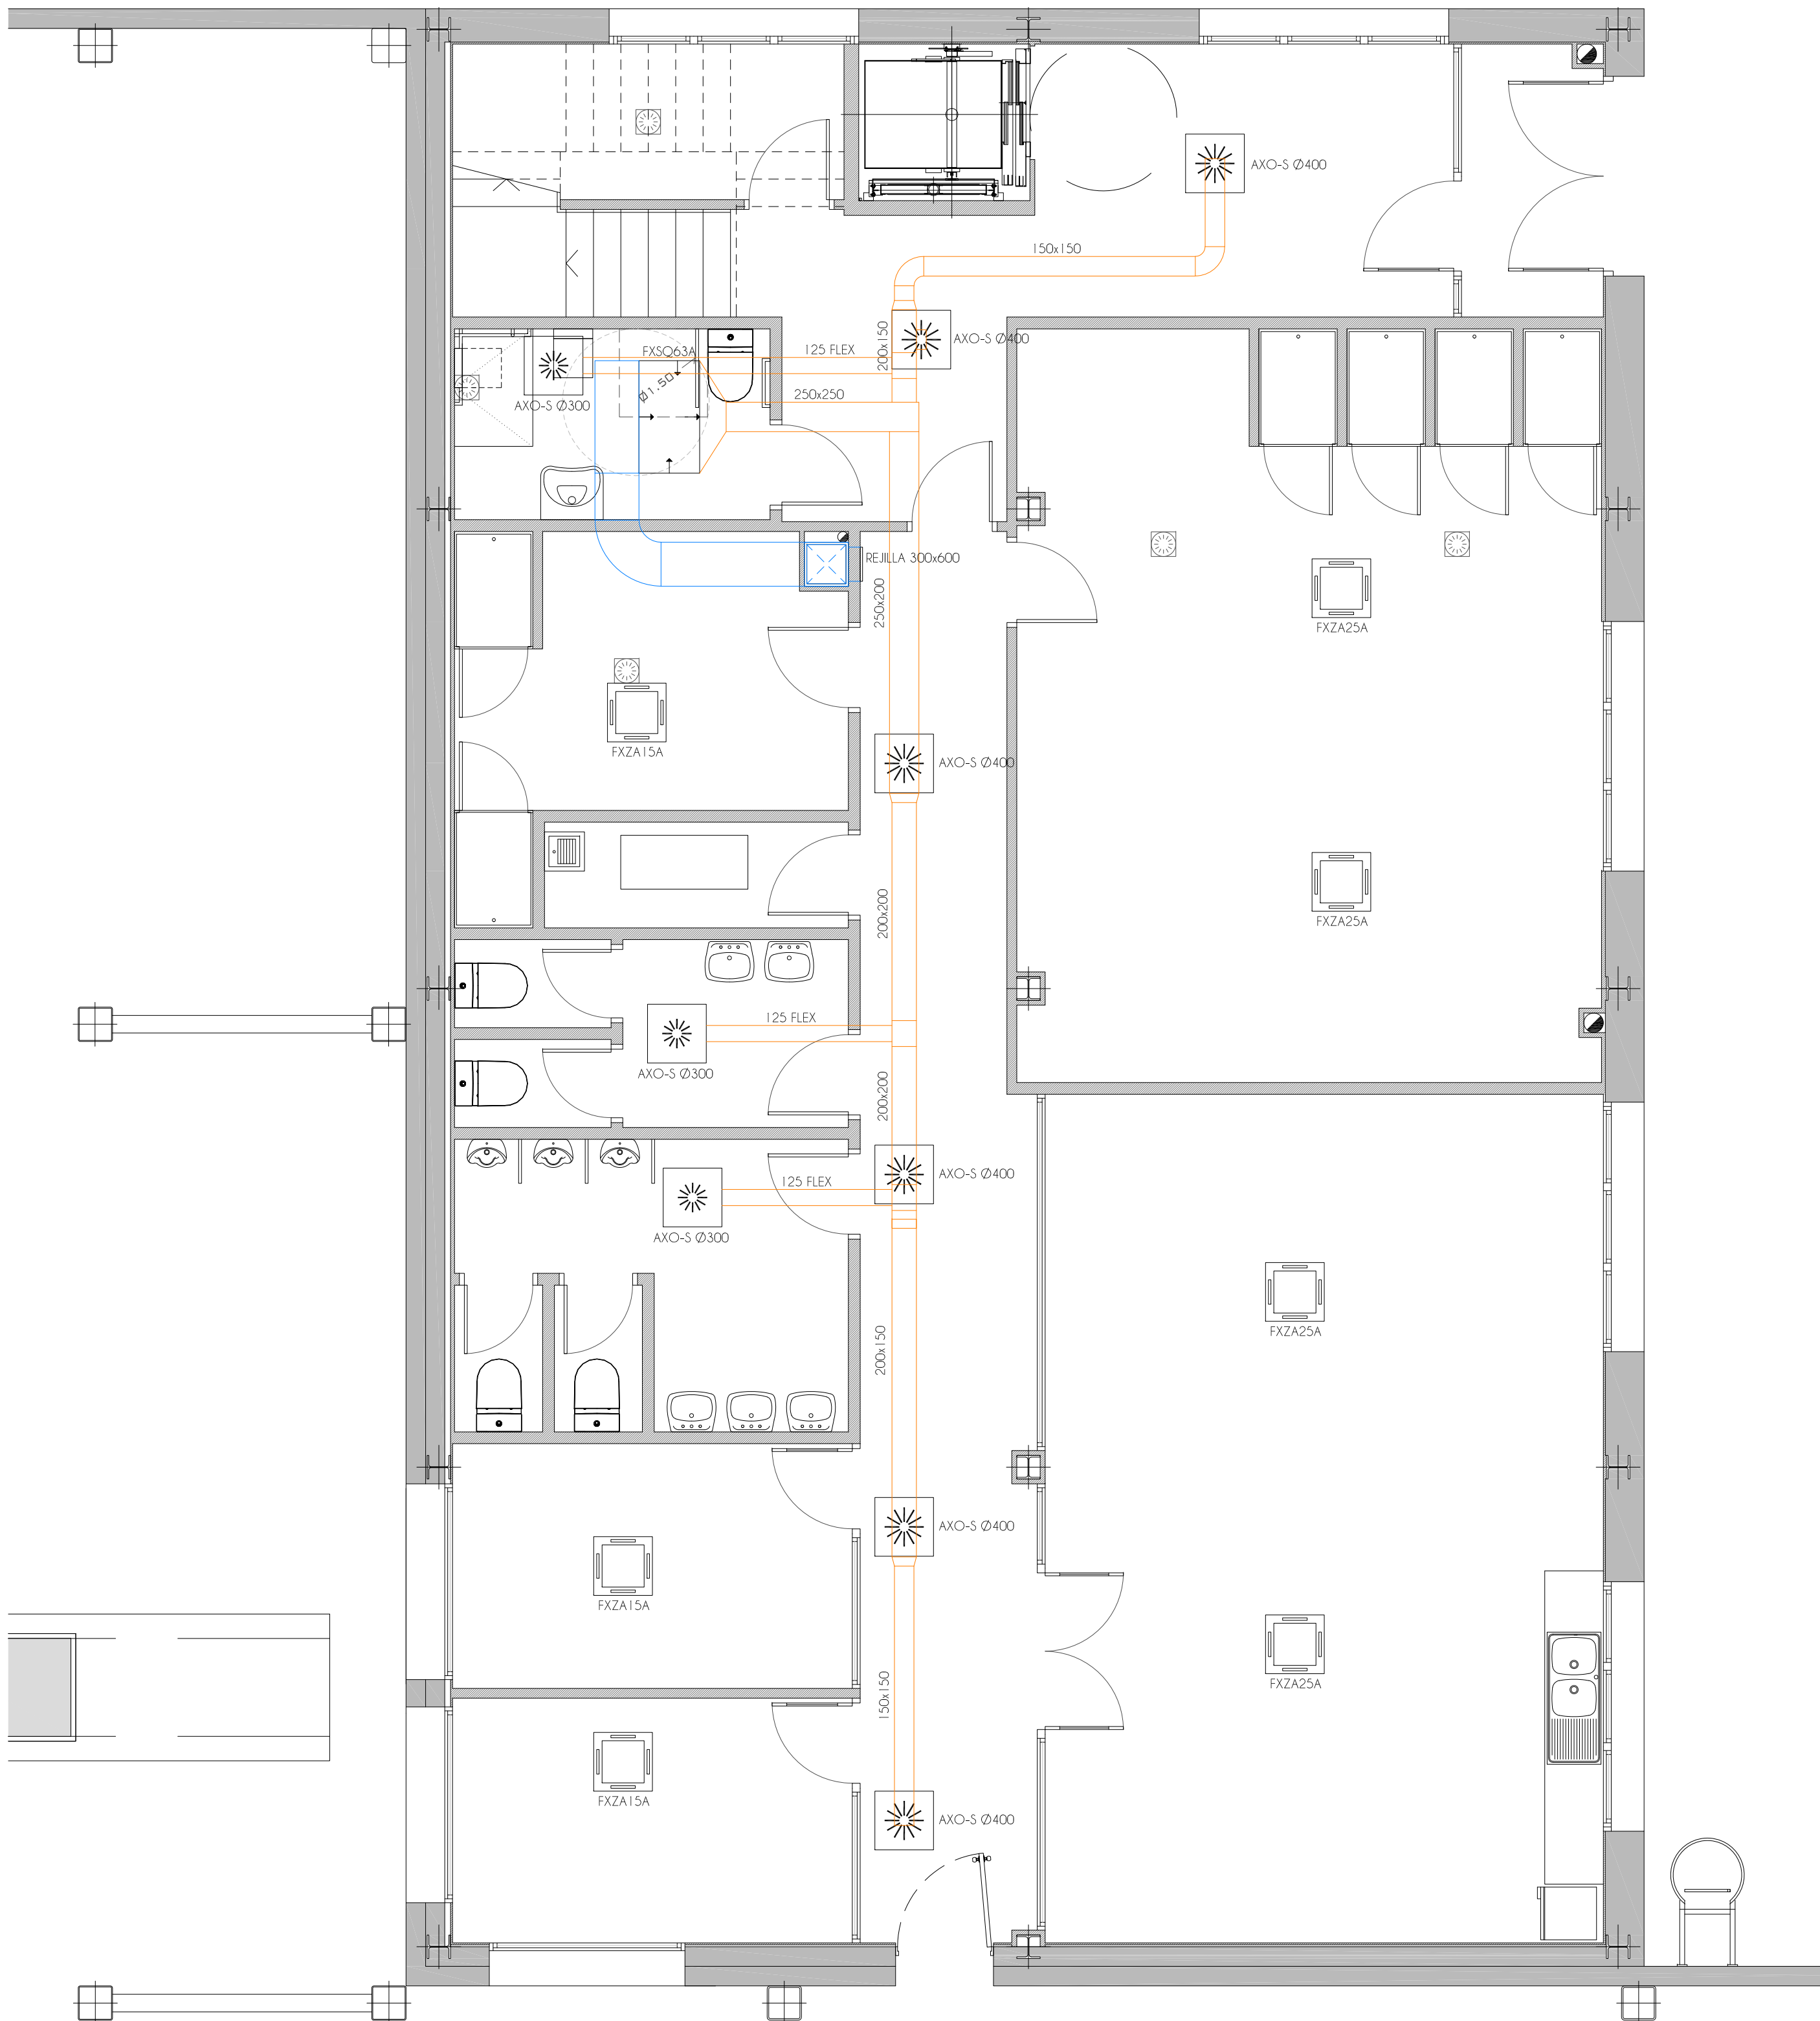


BRYSEQ41V9 (sistema Mini VRF-VV S)
 Índice de capacidad: 88.00
 Combinación: 1.15 %
 Capacidad frigorífica nominal: 12.10 kW
 Capacidad calorífica nominal: 12.10 kW
 Carga de refrigerante: 5.26 kg
 Carga de refrigerante estándar de fábrica: 3.60 kg
 Carga de refrigerante adicional: 0.0 kg + 8.72 m (1/4") x 0.022 + 8.96 m (3/8") x 0.059 + 7.87 m (1/2") x 0.120 = 1.66 kg
 Volumen mínimo abastecido: 6.329 m³
 Cubierta

KHRQ22M29T9
 7.87 m
 1/2" - 5/8"

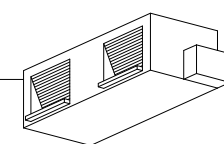


Con distribución por conductos
 FXSQ63A
 Capacidad frigorífica nominal: 7.10 kW
 Capacidad calorífica nominal: 8.00 kW
 Planta baja

8.72 m
 1/4" - 1/2"

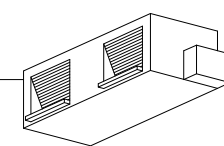

Con distribución por conductos
 FXSQ25A
 Capacidad frigorífica nominal: 2.80 kW
 Capacidad calorífica nominal: 3.20 kW
 Planta primera

PLANTA PRIMERA

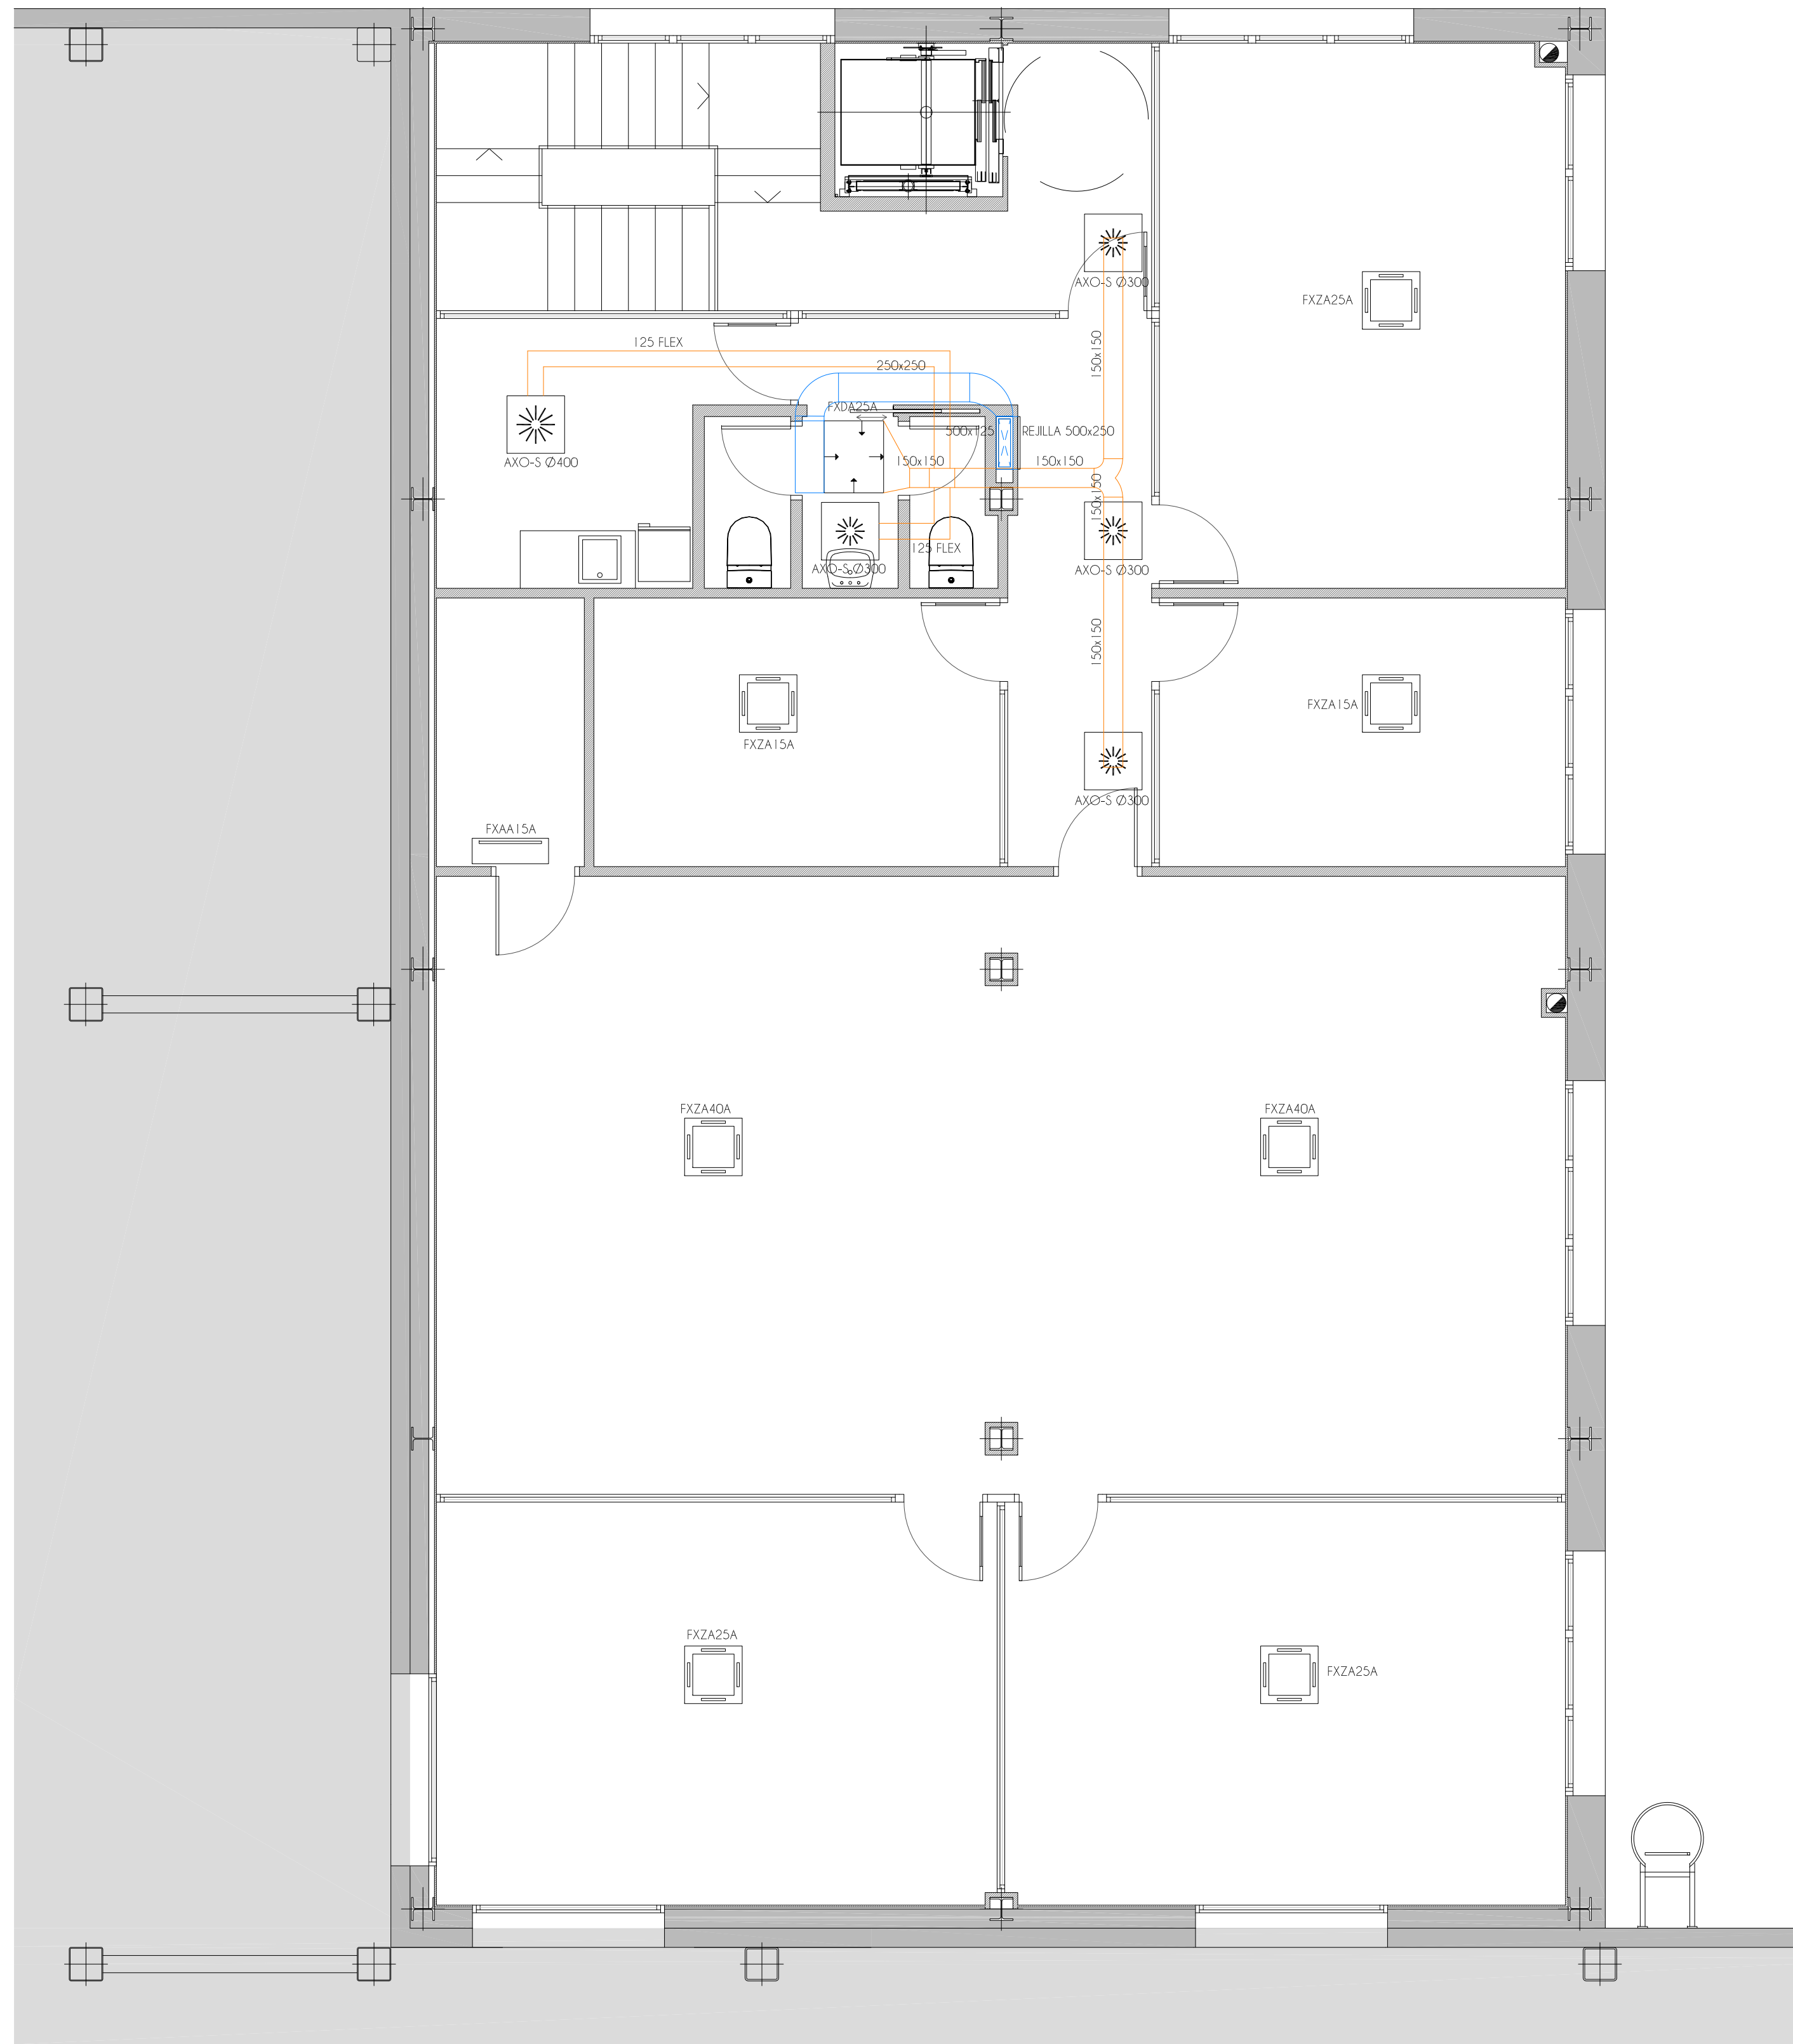

—	CONDUCTO IMPULSIÓN
—	CONDUCTO RETORNO
	DEFUSOR ROTACIONAL DIRECCIONABLE

PROYECTO DE ADECUACIÓN DE EDIFICIO PARA OFICINAS DEL HANGAR 3 EN EL AEROPUERTO DE TERUEL

SITUACIÓN POLIGONO DE TIRO, Nº4. AEROPUERTO DE TERUEL FECHA MARZO 2023


PROMOTOR INTERNATIONAL AEROSPACE COATINGS SPAIN S.L. ESCALA 1/50

Turiving
 Ingeniería y edificación
 CENTRO EMPRESARIAL CALIBRO C/ Los Enebrós, 74, 1º 44002 TERUEL
 Teléf: 978 61 88 00 - Fax: 978 61 87 90


INGENIERO INDUSTRIAL

 DAVID GUTIÉRREZ SÁNCHEZ
 COLEGIO Nº 2.048

PLANO
 5.3.2 INSTALACIONES CLIMATIZACIÓN CONDUCTOS

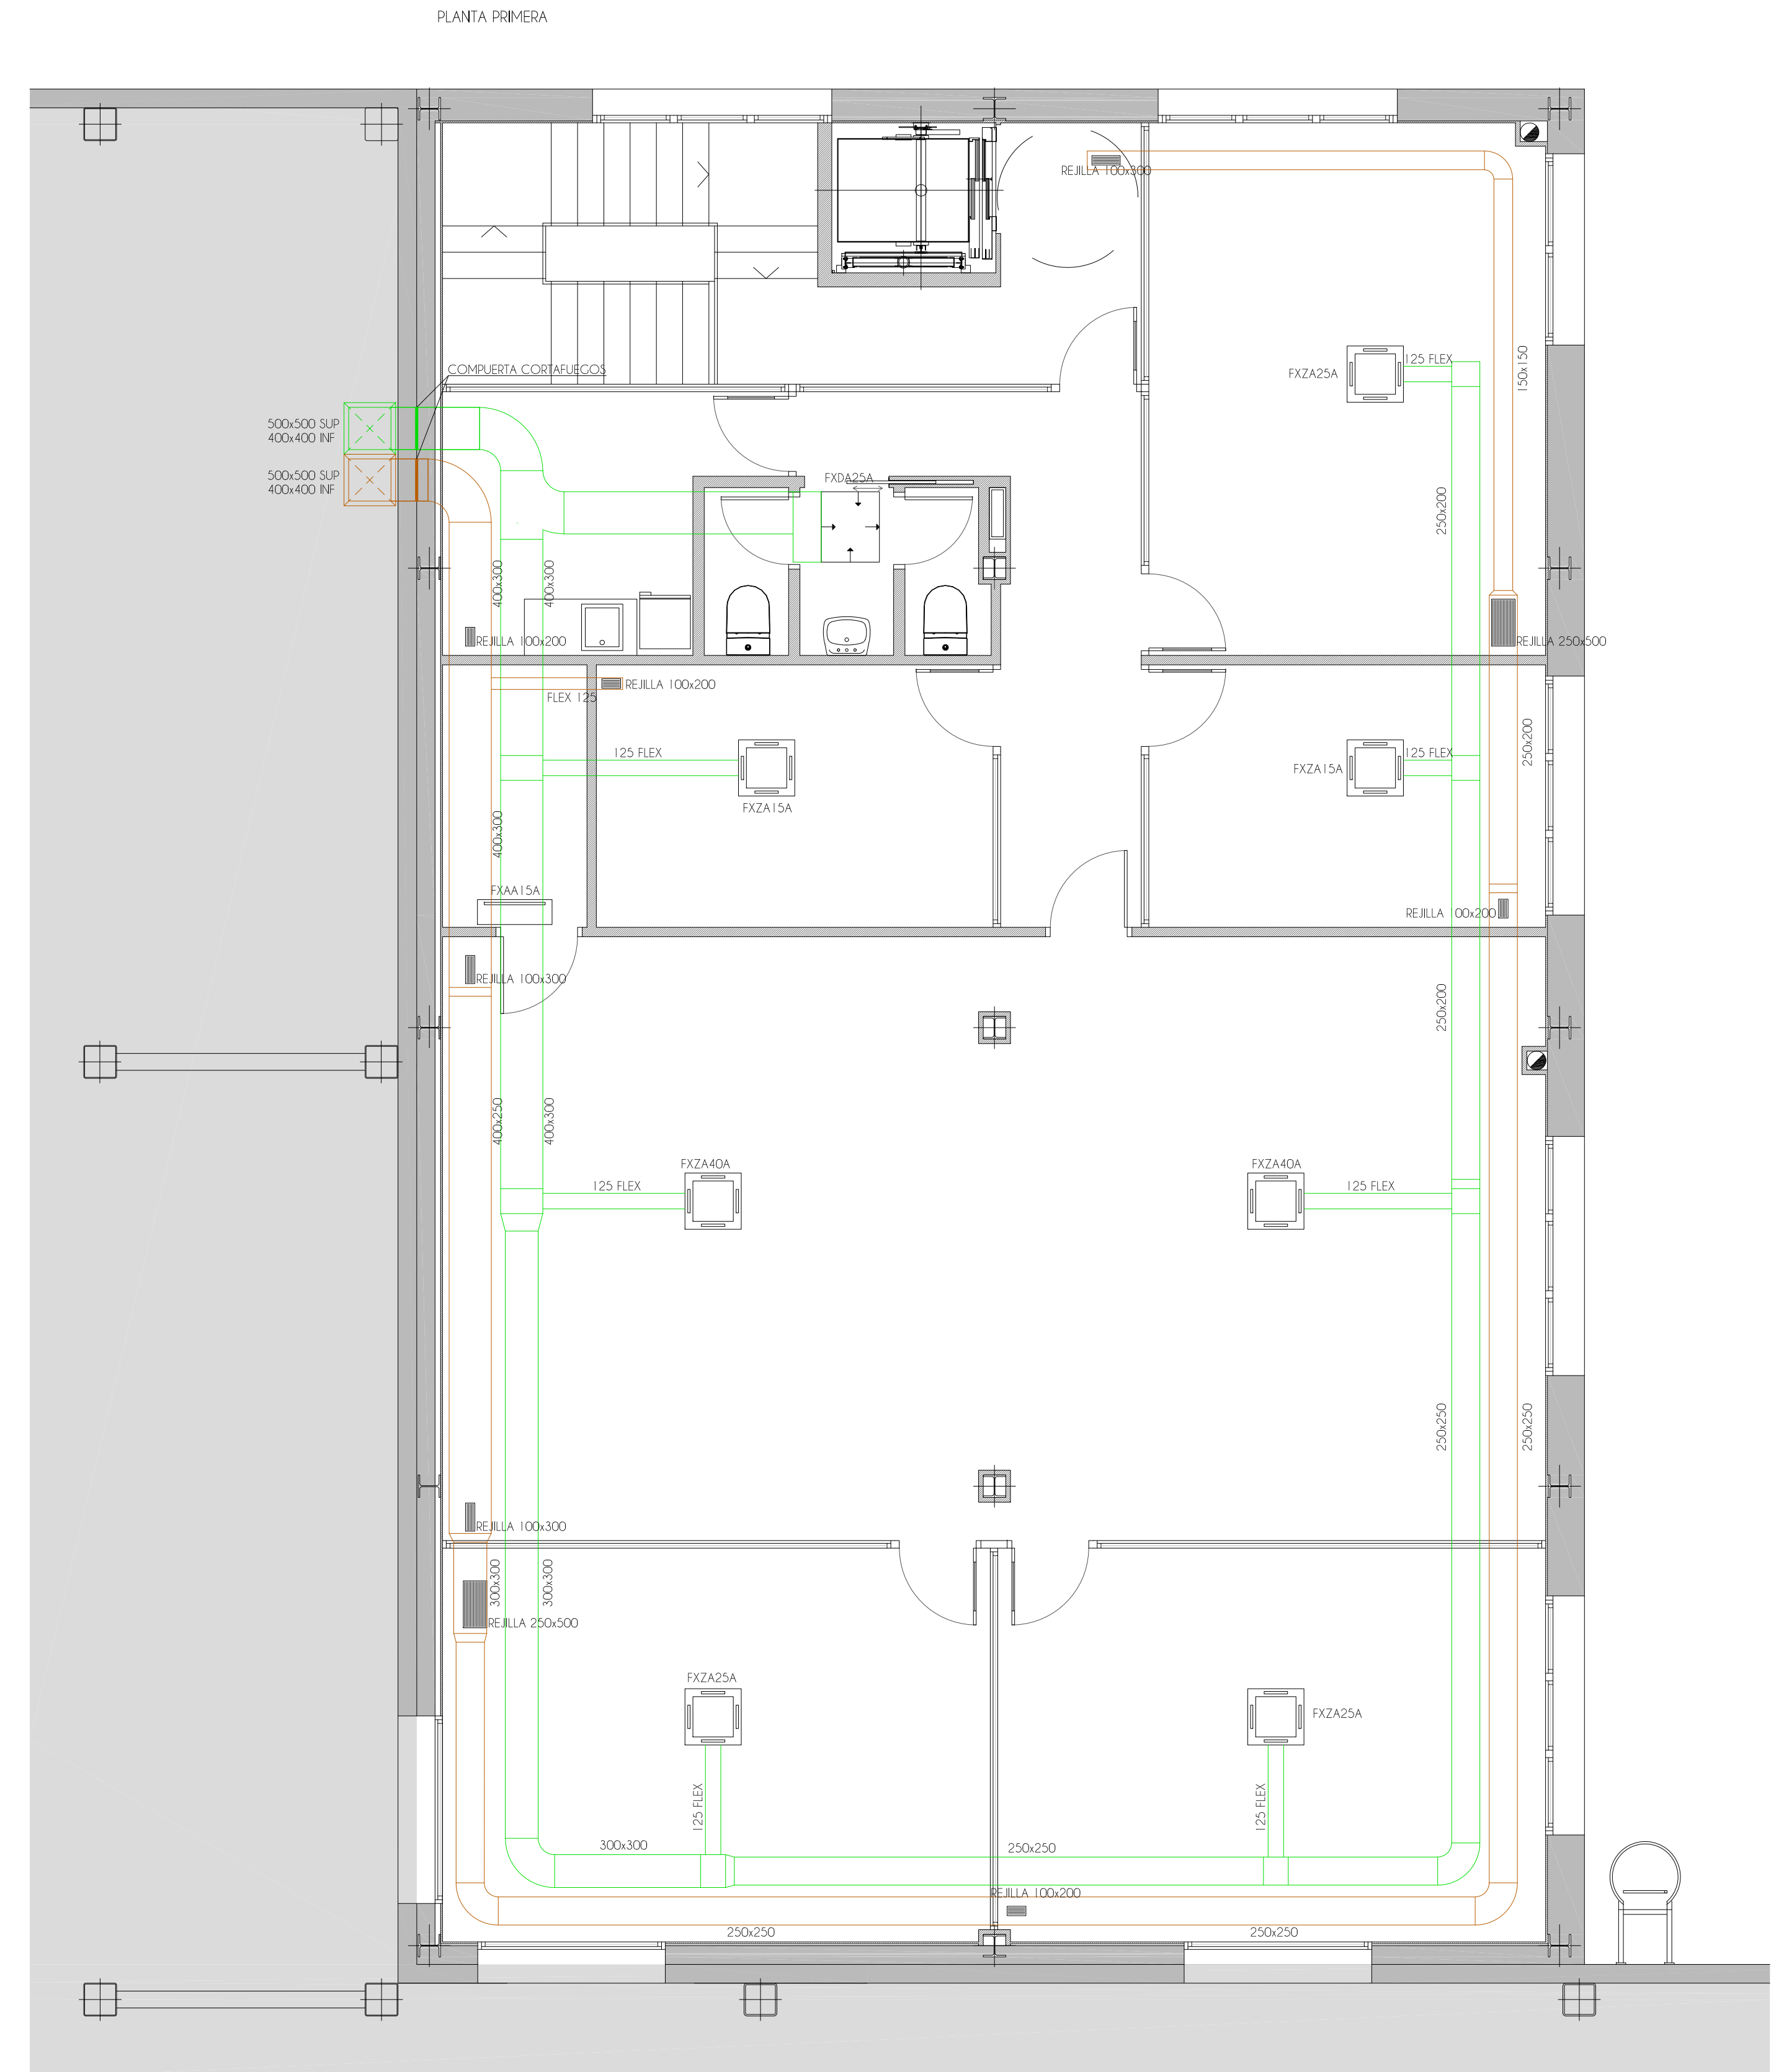

	CONDUCTO APOORTE DE AIRE
	CONDUCTO EXTRACCIÓN DE AIRE
	REJILLA DE LAMAS FIJAS

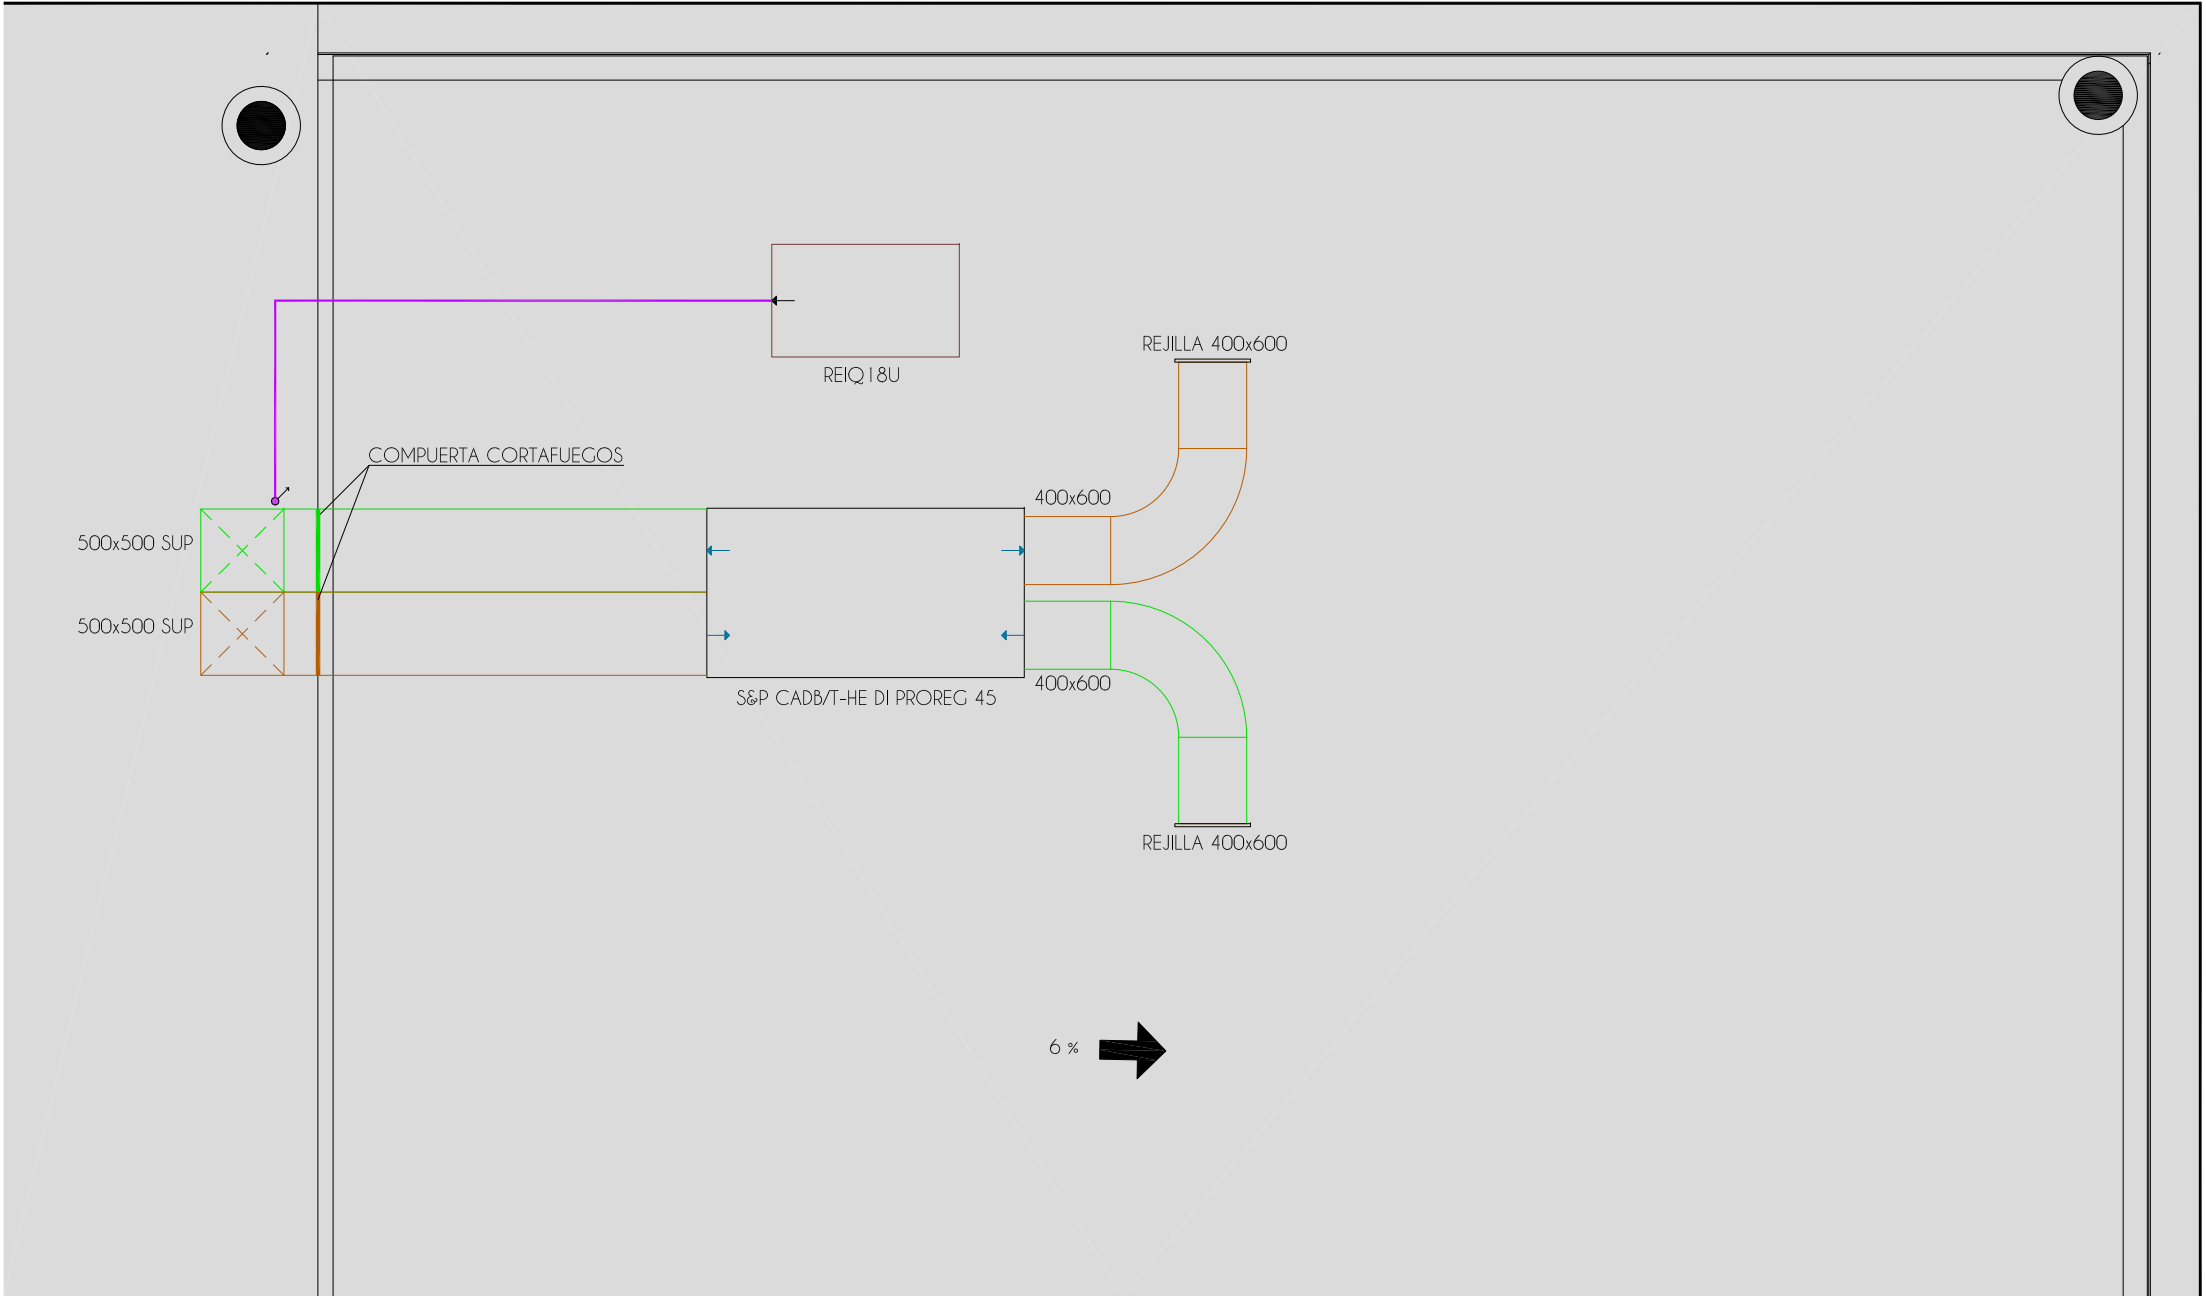

CT 1144000 - TR 06342 - SJH - ED. 1 - REV. 0

PROYECTO DE ADECUACIÓN DE EDIFICIO PARA OFICINAS DEL HANGAR 3 EN EL AEROPUERTO DE TERUEL			
SITUACIÓN	POLIGONO DE TIRO, Nº4. AEROPUERTO DE TERUEL	FECHA	MARZO 2023
PROMOTOR	INTERNATIONAL AEROSPACE COATINGS SPAIN S.L.	ESCALA	1/50
 ingeniería y edificación CENTRO EMPRESARIAL GALILEO C/ Los Enebros, 74, 1º. 44002 TERUEL Telef. 978 61 88 00 - Fax 978 61 87 90	INGENIERO INDUSTRIAL  DAVID GUTIÉRREZ SÁNCHEZ COLEGIADO Nº 2.048		PLANO
	5.5		INSTALACIONES MÁQUINAS EN CUBIERTA