


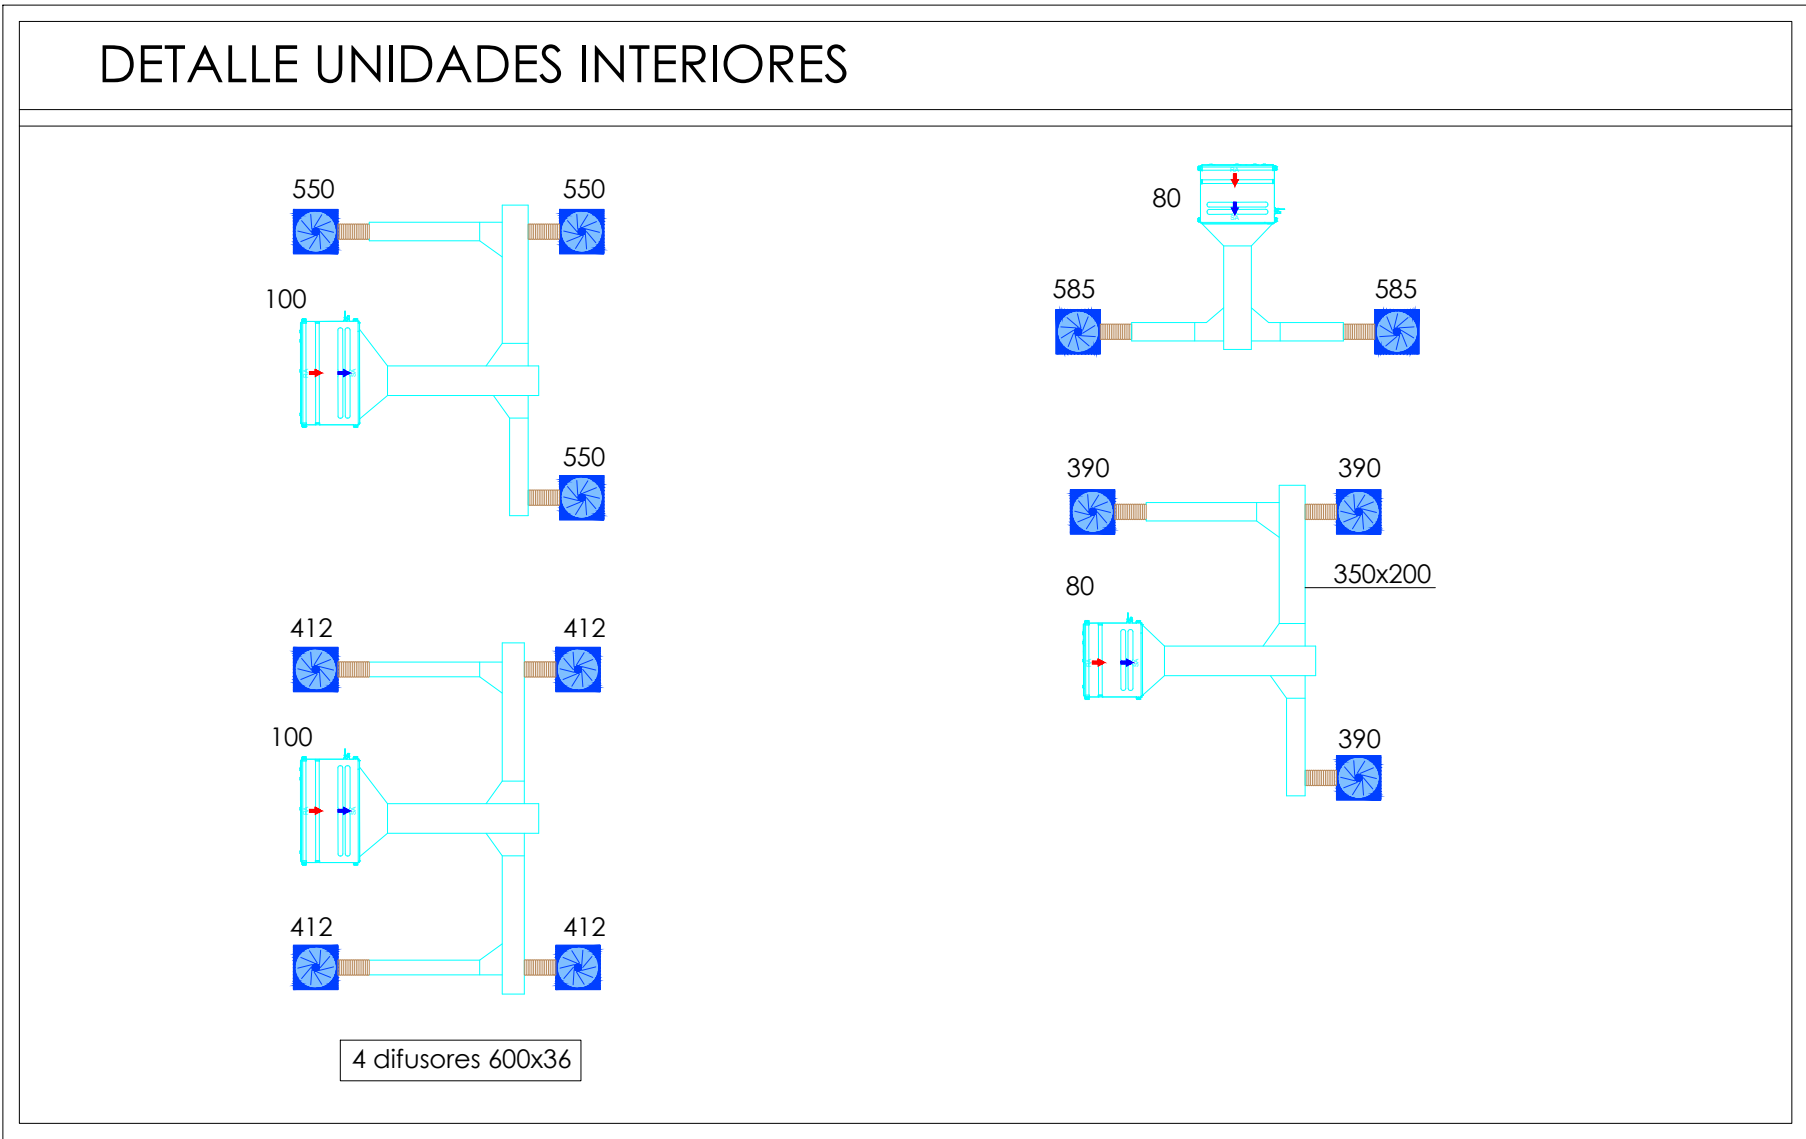
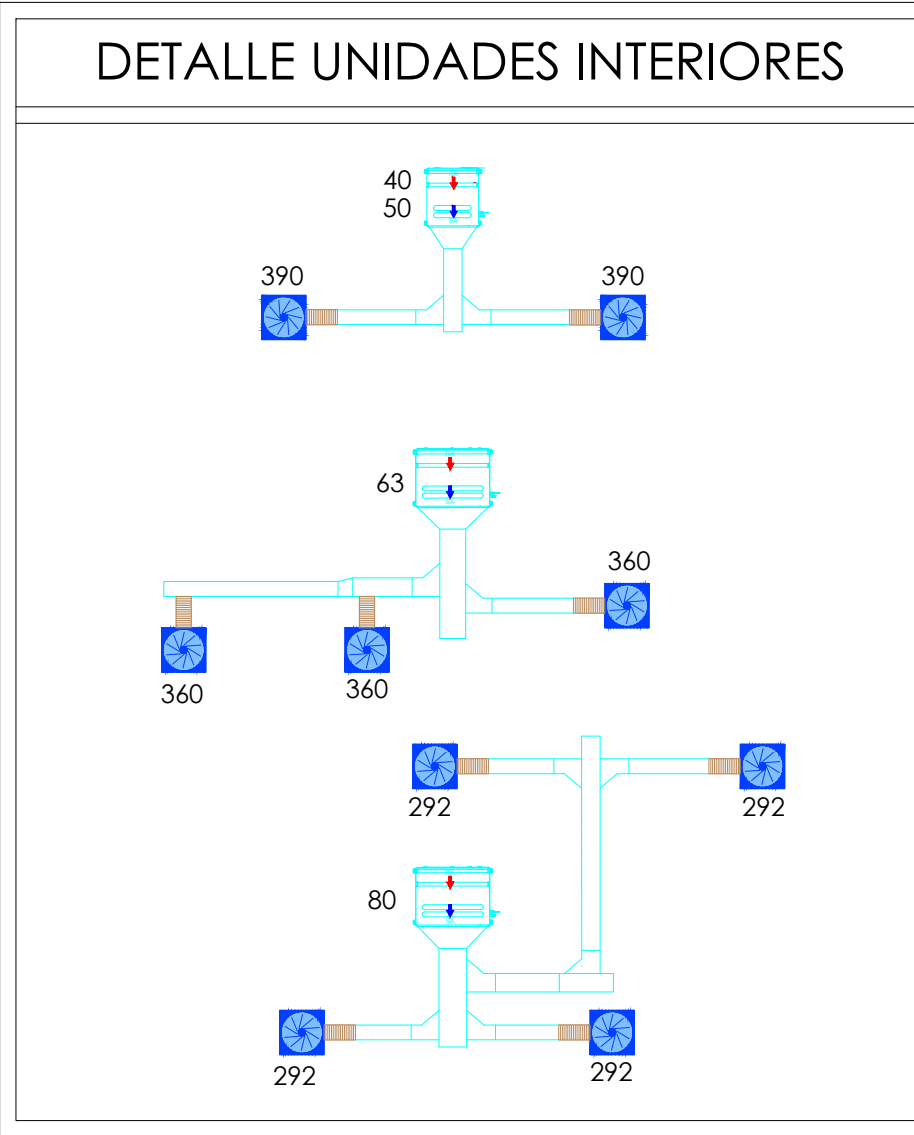
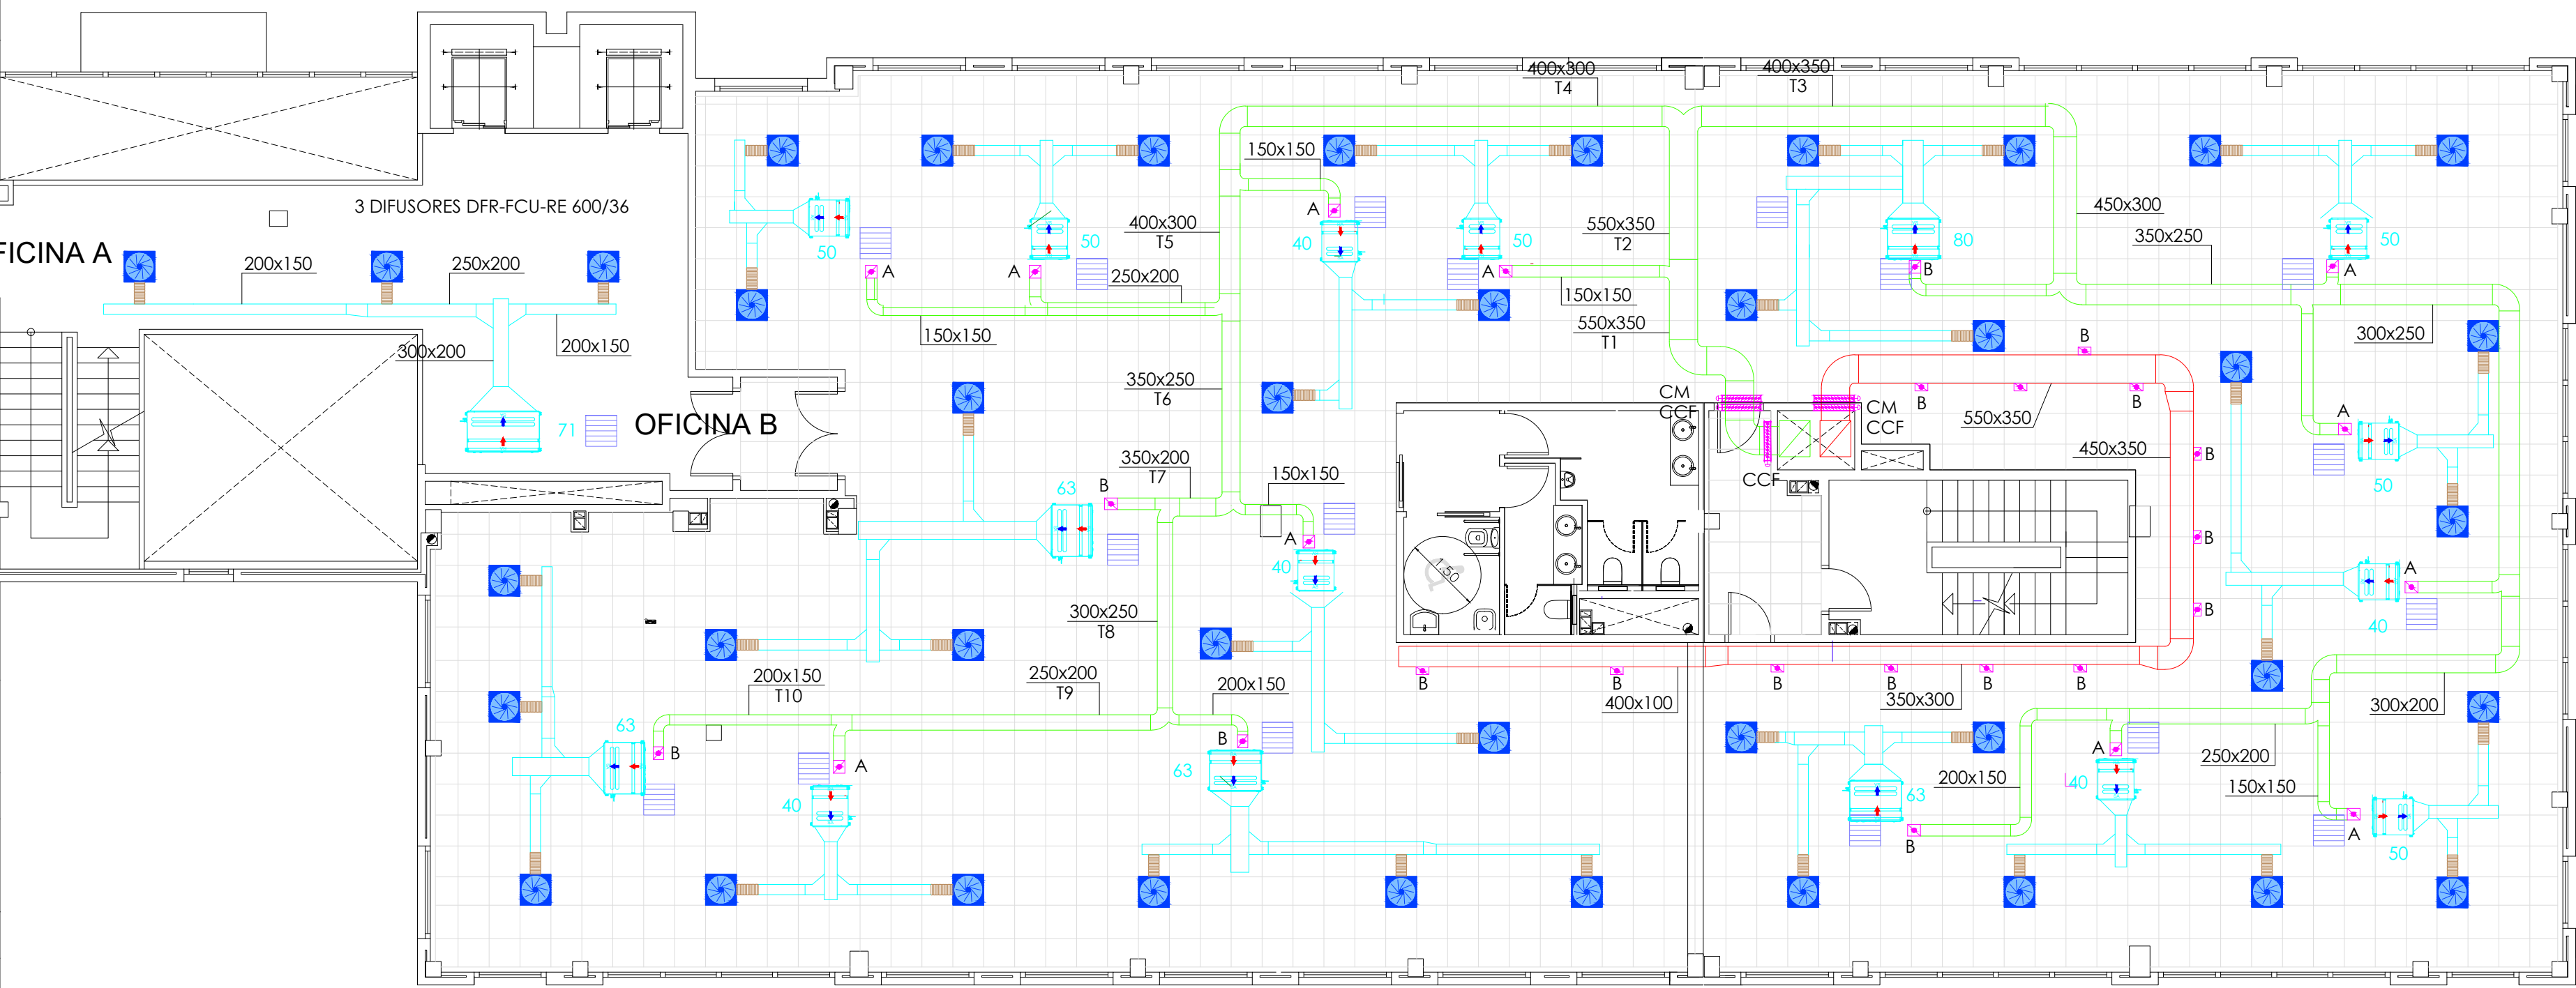


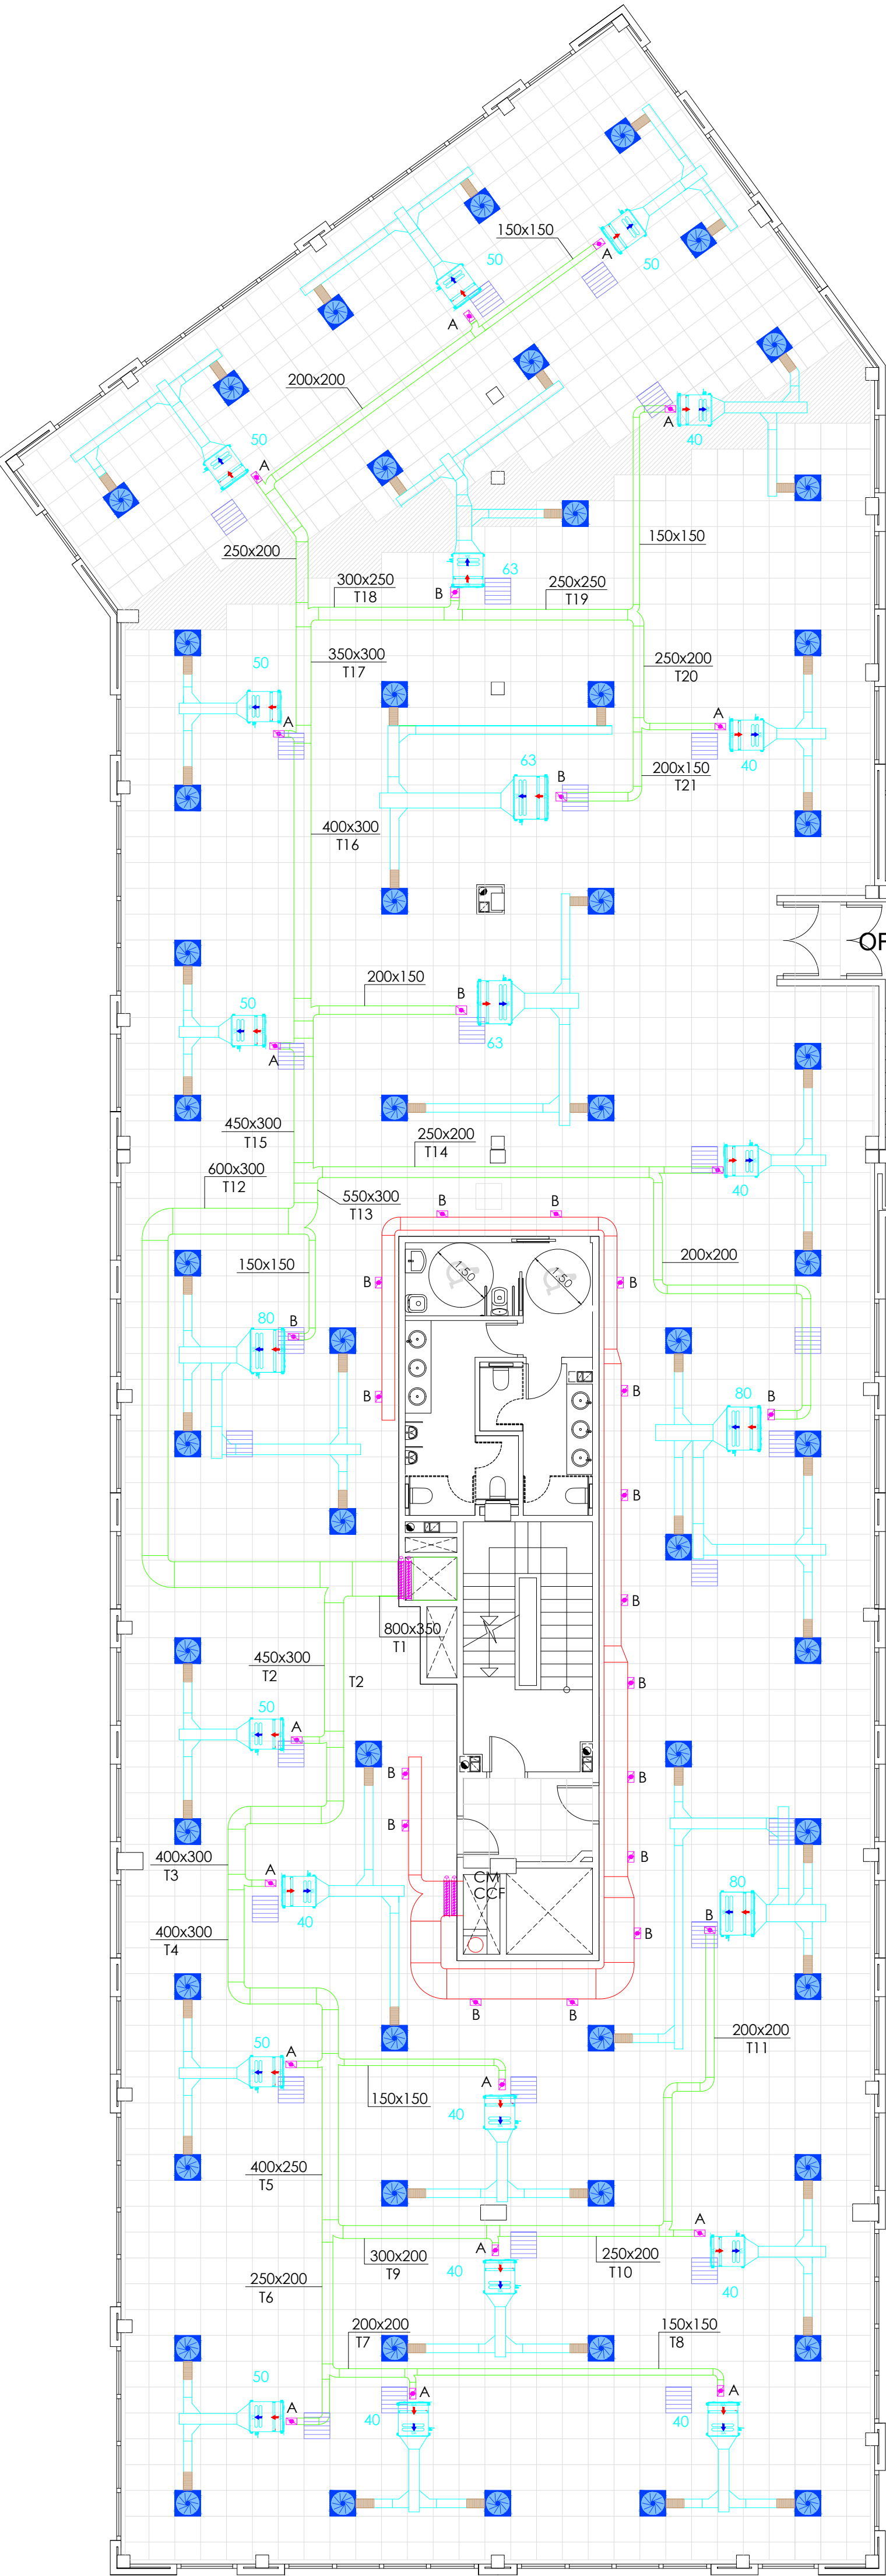

LEYENDA	
	UNIDAD INTERIOR DE CONDUCTOS
	DIFUSOR ROTACIONAL
	REJILLA DE RETORNO SERIE R600x600
	CONDUCTO DE CLIMATIZACIÓN
	CONDUCTO DE EXTRACCIÓN
	CONDUCTO DE VENTILACIÓN
	CONDUCTO FLEXIBLE Ø200
	COMPUERTA DE REGULACIÓN DE CAUDAL
	A: 200Ø B: 250Ø
	CCF COMPUERTA CORTAFUEGOS
	CM COMPUERTA MOTORIZADA



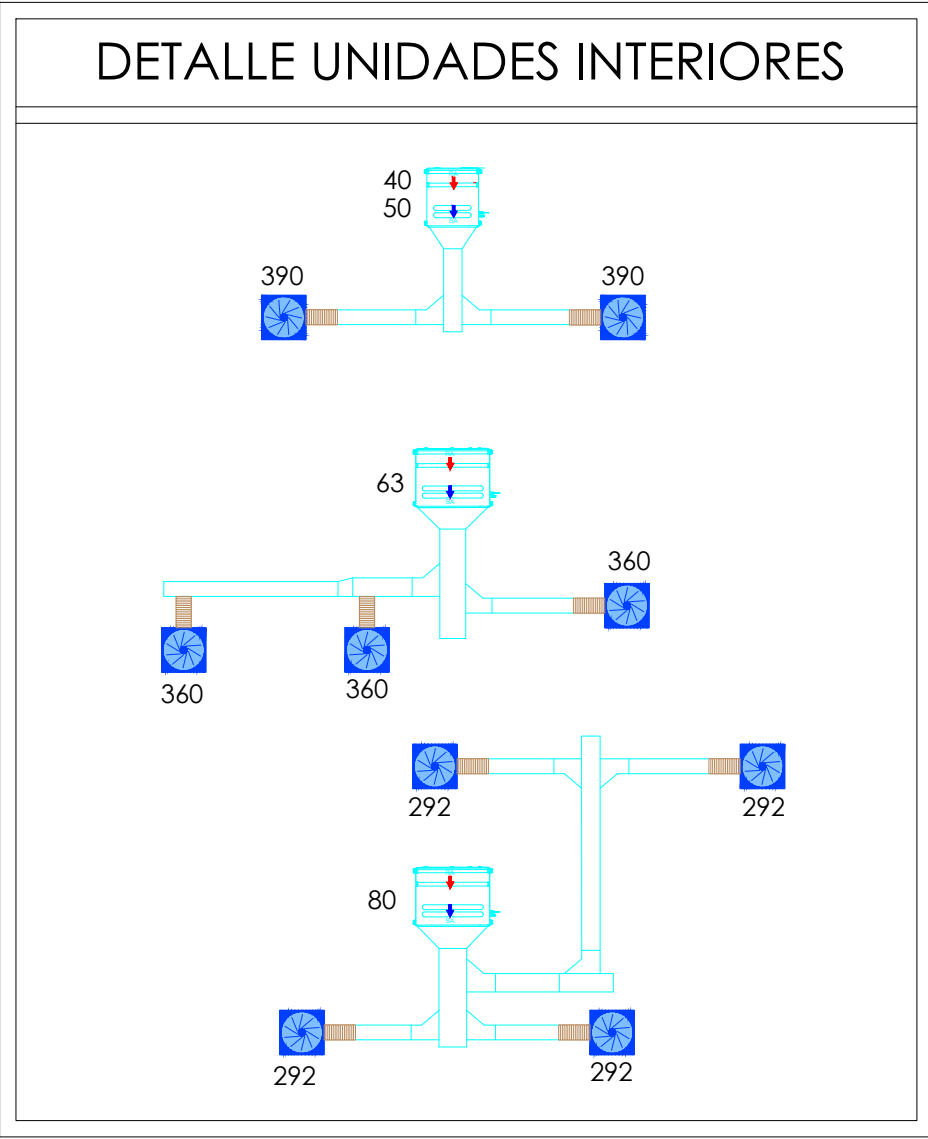


LEYENDA	
	UNIDAD INTERIOR DE CONDUCTOS
	DIFUSOR ROTACIONAL
	REJILLA DE RETORNO SERIE R600x600
	CONDUCTO DE CLIMATIZACIÓN
	CONDUCTO DE EXTRACCIÓN
	CONDUCTO DE VENTILACIÓN
	CONDUCTO FLEXIBLE Ø200
	COMPUERTA DE REGULACIÓN DE CAUDAL A: 200Ø B: 250Ø
	CCF COMPUERTA CORTAFUEGOS
	CM COMPUERTA MOTORIZADA

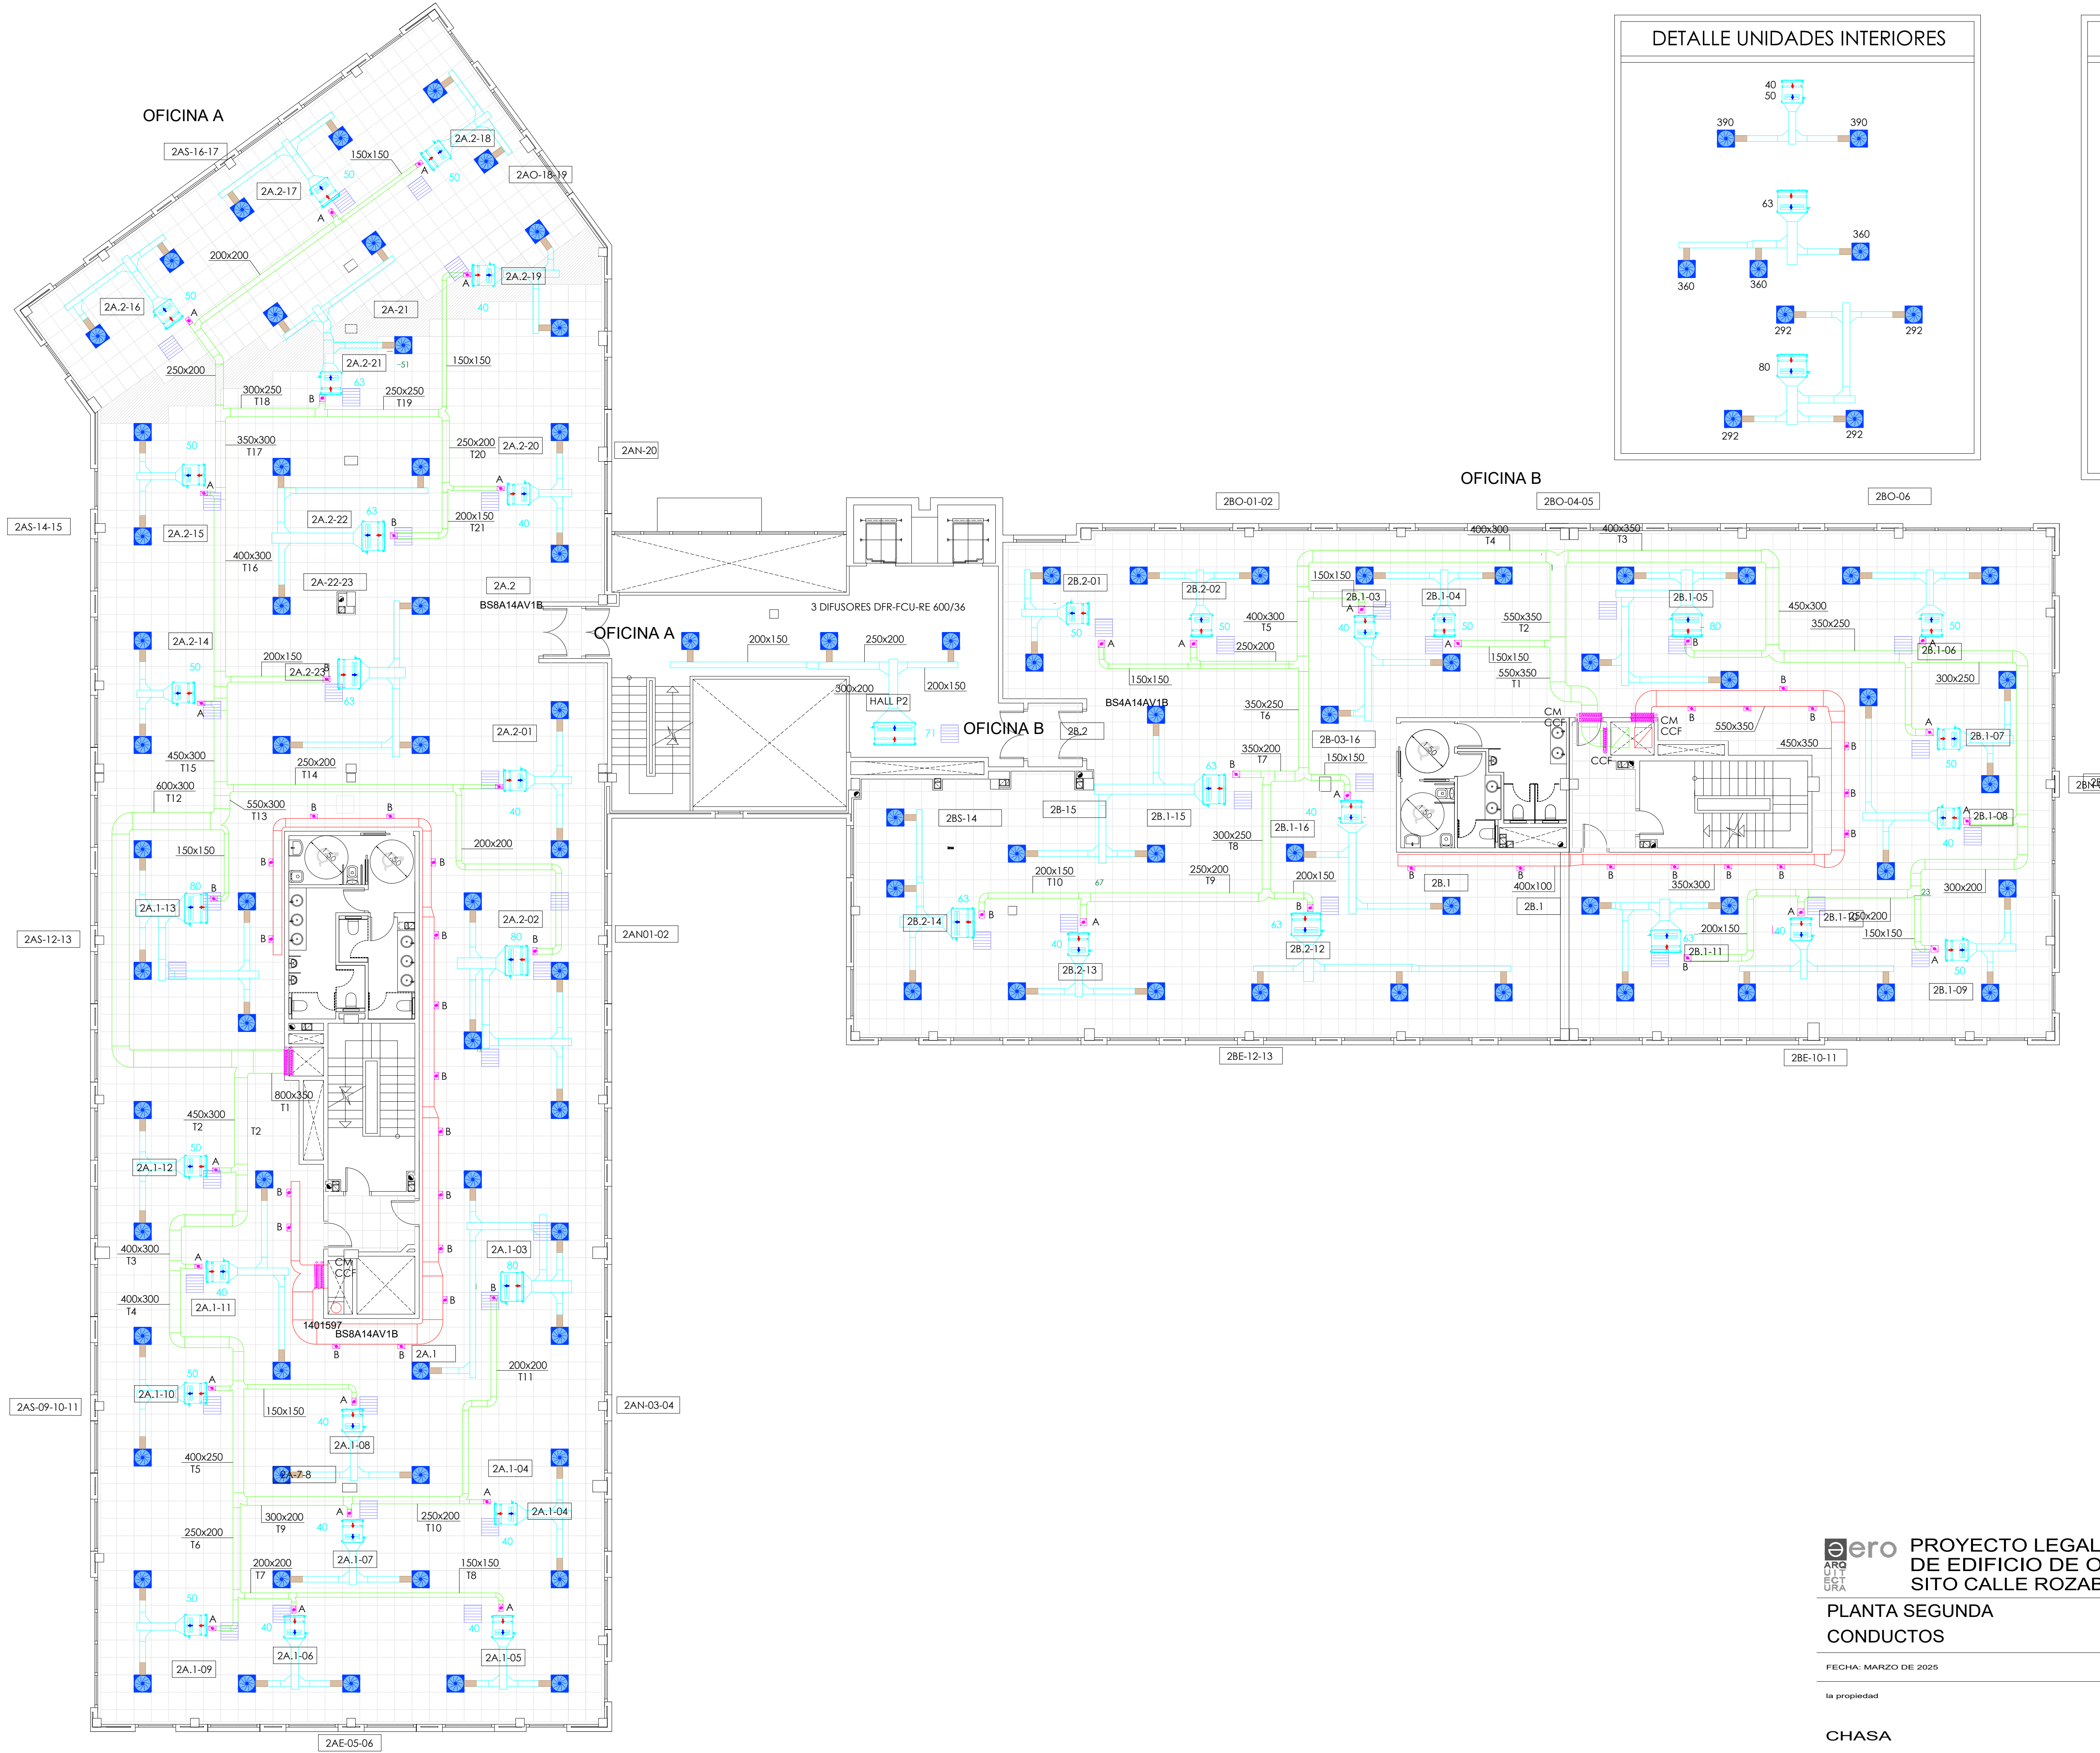


LEYENDA

	UNIDAD INTERIOR DE CONDUCTOS
	DIFUSOR ROTACIONAL
	REJILLA DE RETORNO SERIE R600x600
	CONDUCTO DE CLIMATIZACIÓN
	CONDUCTO DE EXTRACCIÓN
	CONDUCTO DE VENTILACIÓN
	CONDUCTO FLEXIBLE Ø200
	COMPUERTA DE REGULACIÓN DE CAUDAL A: 200Ø B: 250Ø
	CCF COMPUERTA CORTAFUEGOS
	CM COMPUERTA MOTORIZADA

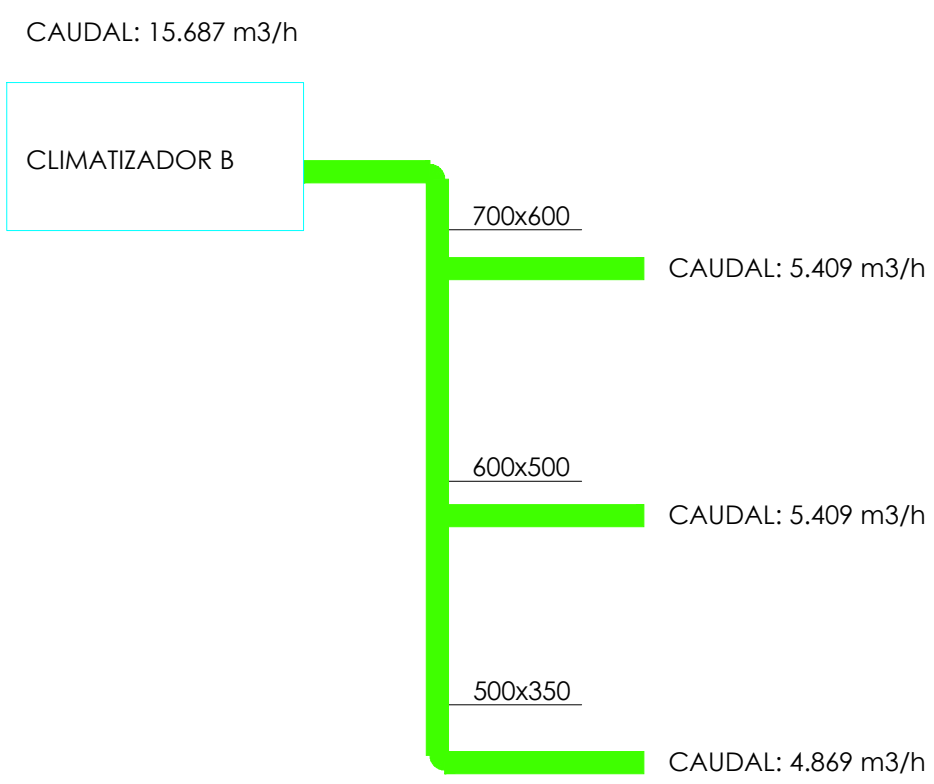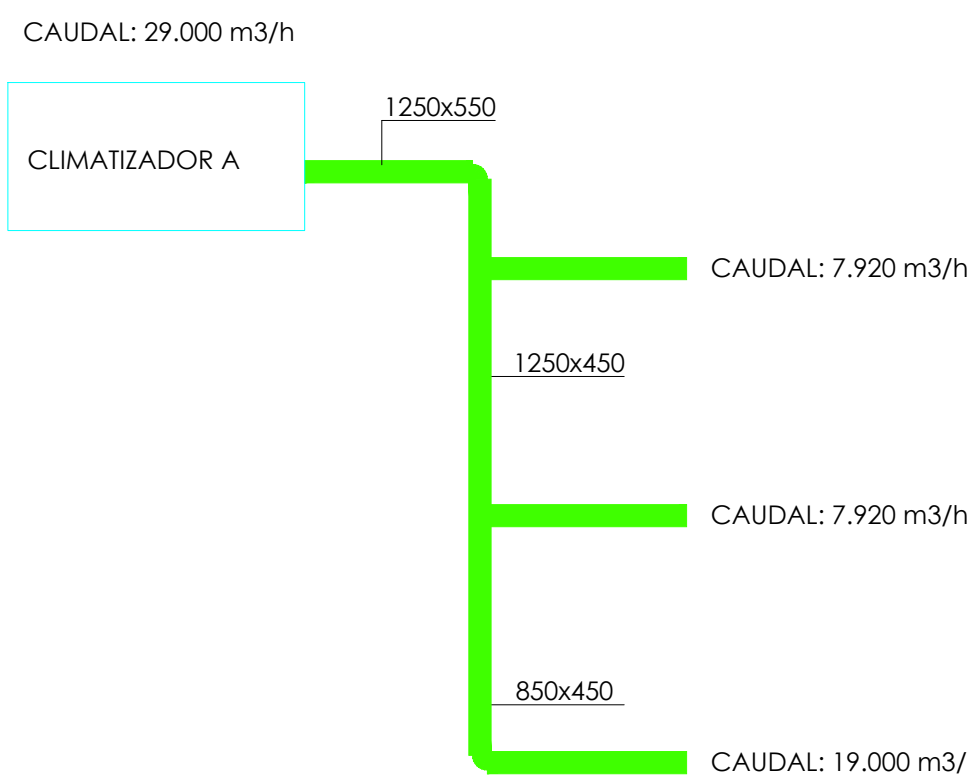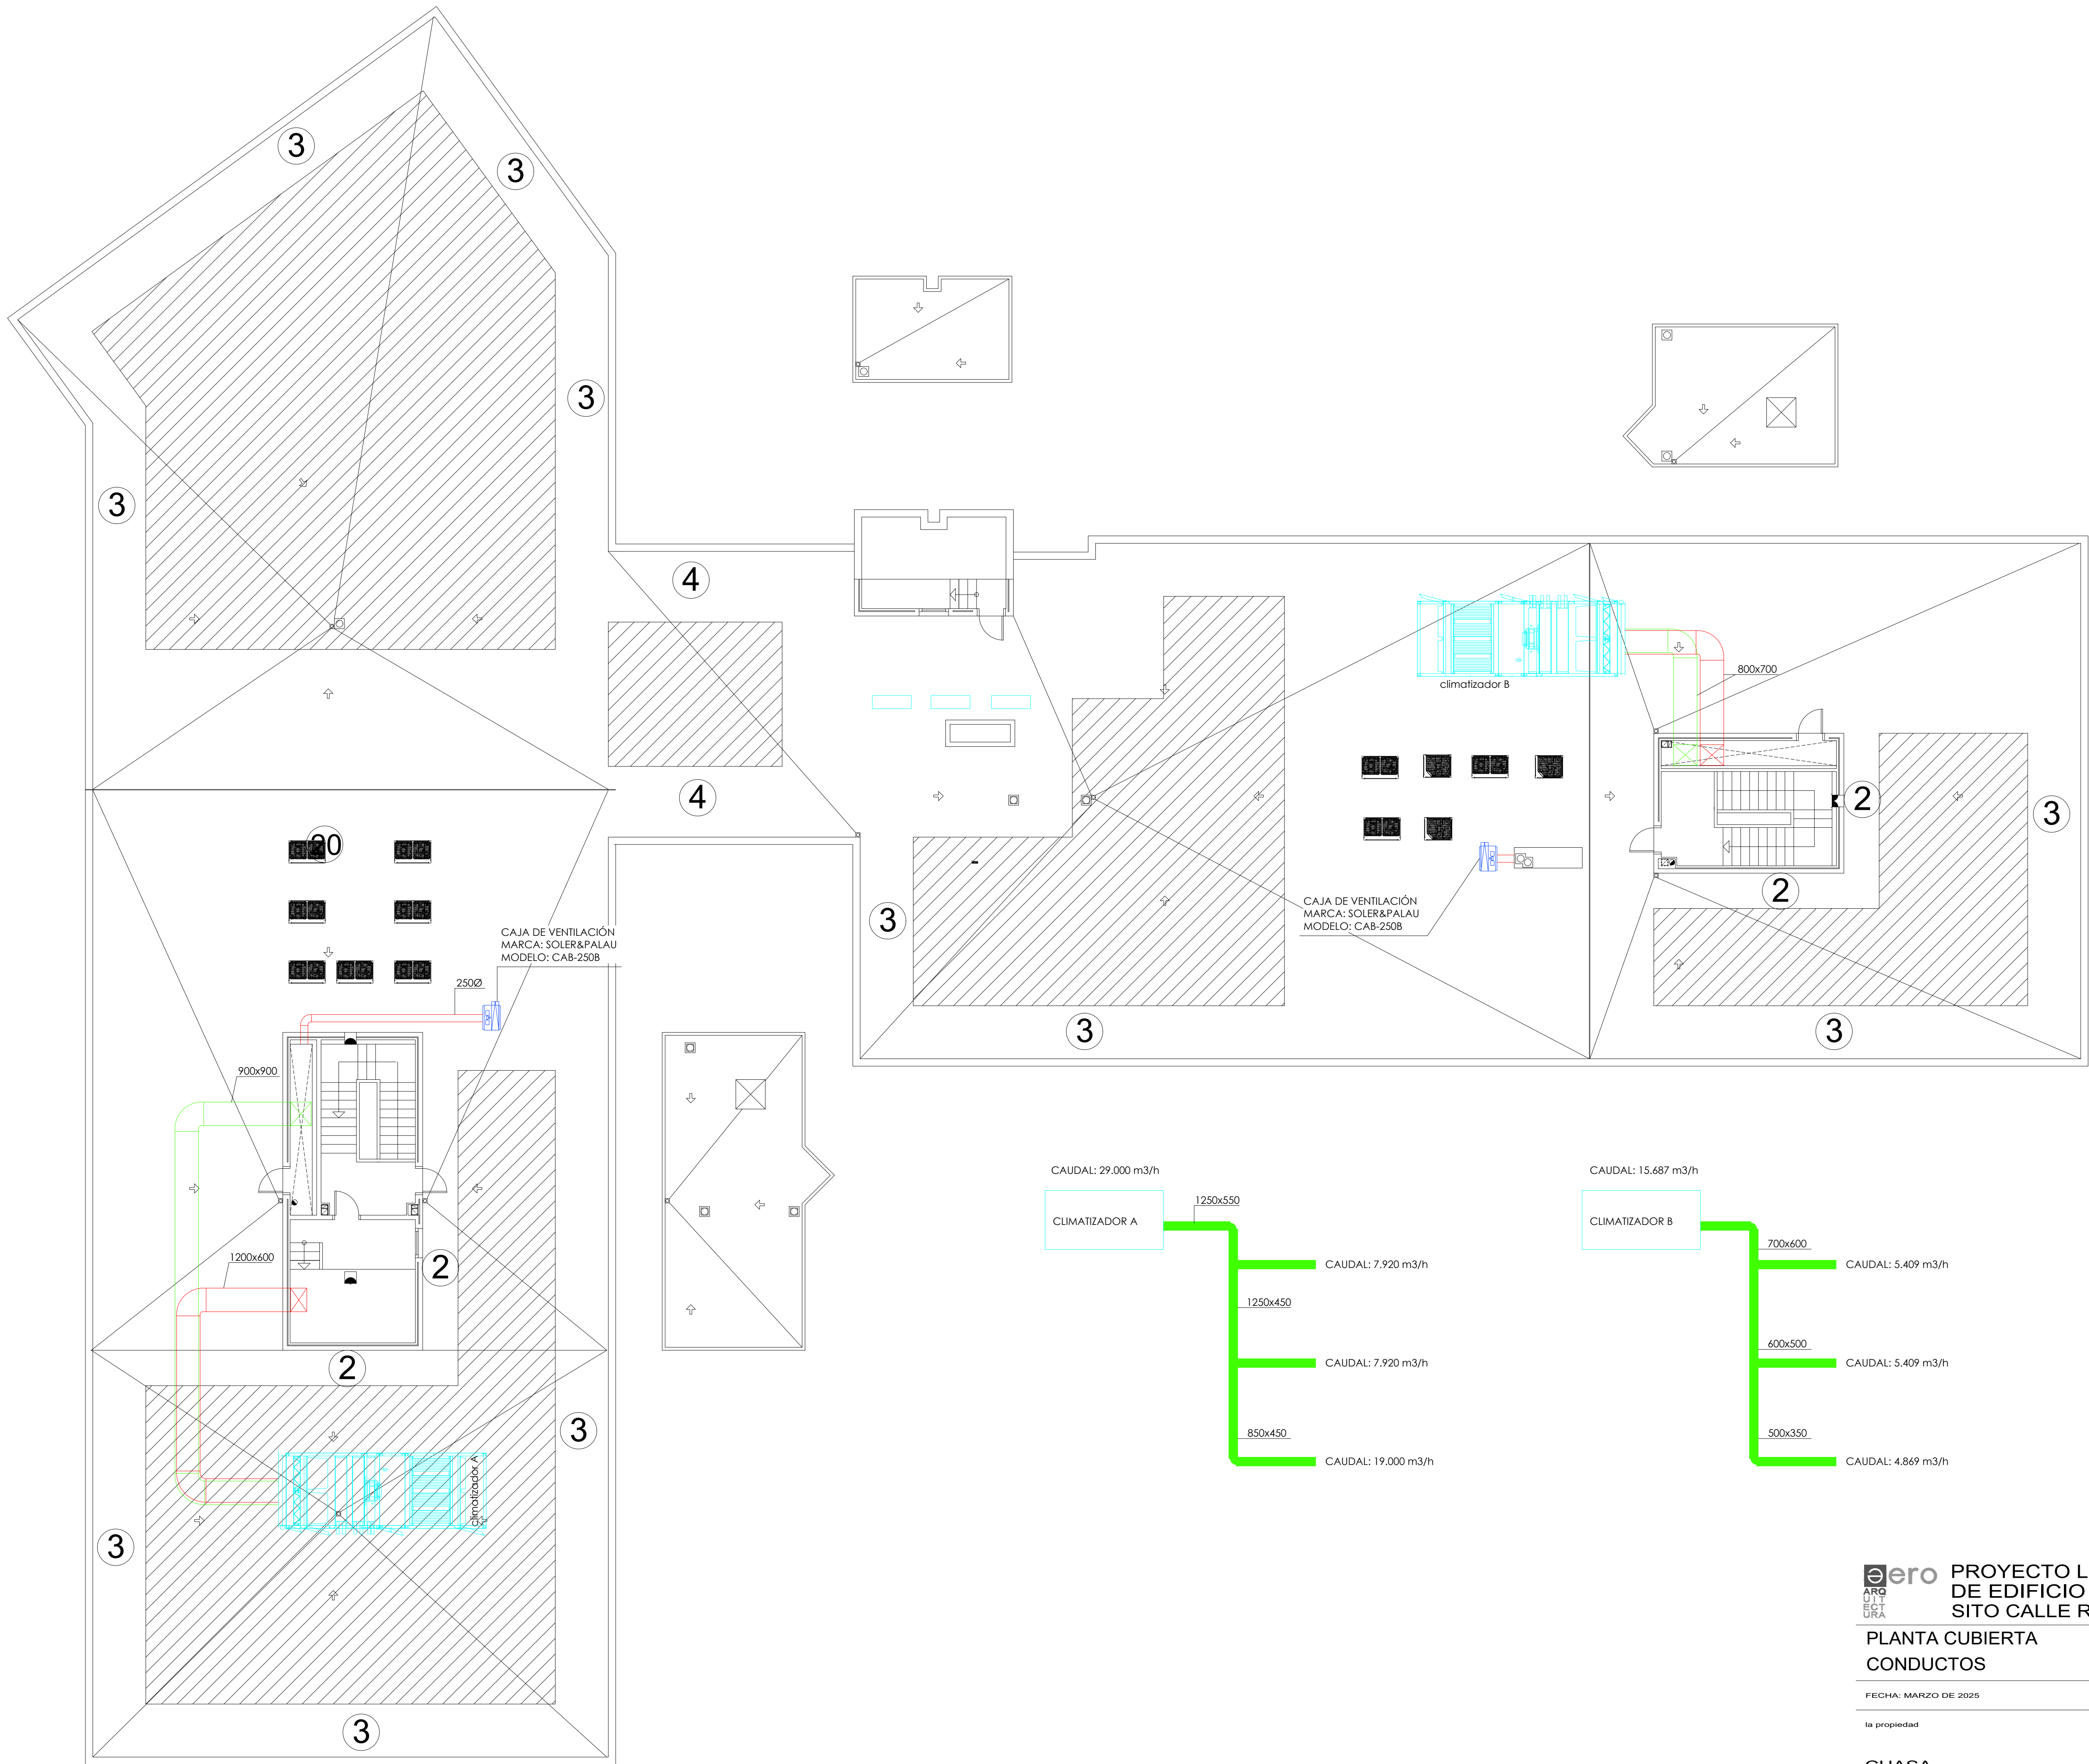


EQUIPOS	
40	UNIDAD INTERIOR DE CONDUCTOS: POTENCIA FRIGORÍFICA: 4.5 kW POTENCIA TÉRMICA: 5.0 kW CAUDAL: 15 m ³ /min
50	UNIDAD INTERIOR DE CONDUCTOS: POTENCIA FRIGORÍFICA: 5.6 kW POTENCIA TÉRMICA: 6.3 kW CAUDAL: 15 m ³ /min
63	UNIDAD INTERIOR DE CONDUCTOS: POTENCIA FRIGORÍFICA: 7.1 kW POTENCIA TÉRMICA: 8.0 kW CAUDAL: 21 m ³ /min


LEYENDA	
	UNIDAD INTERIOR DE CONDUCTOS
	DOBLE TUBERÍA FRIGORÍFICA 1/4" 1/2"
	TRIPLE TUBERÍA FRIGORÍFICA
	TERMOSTATO
	DETECTOR CO

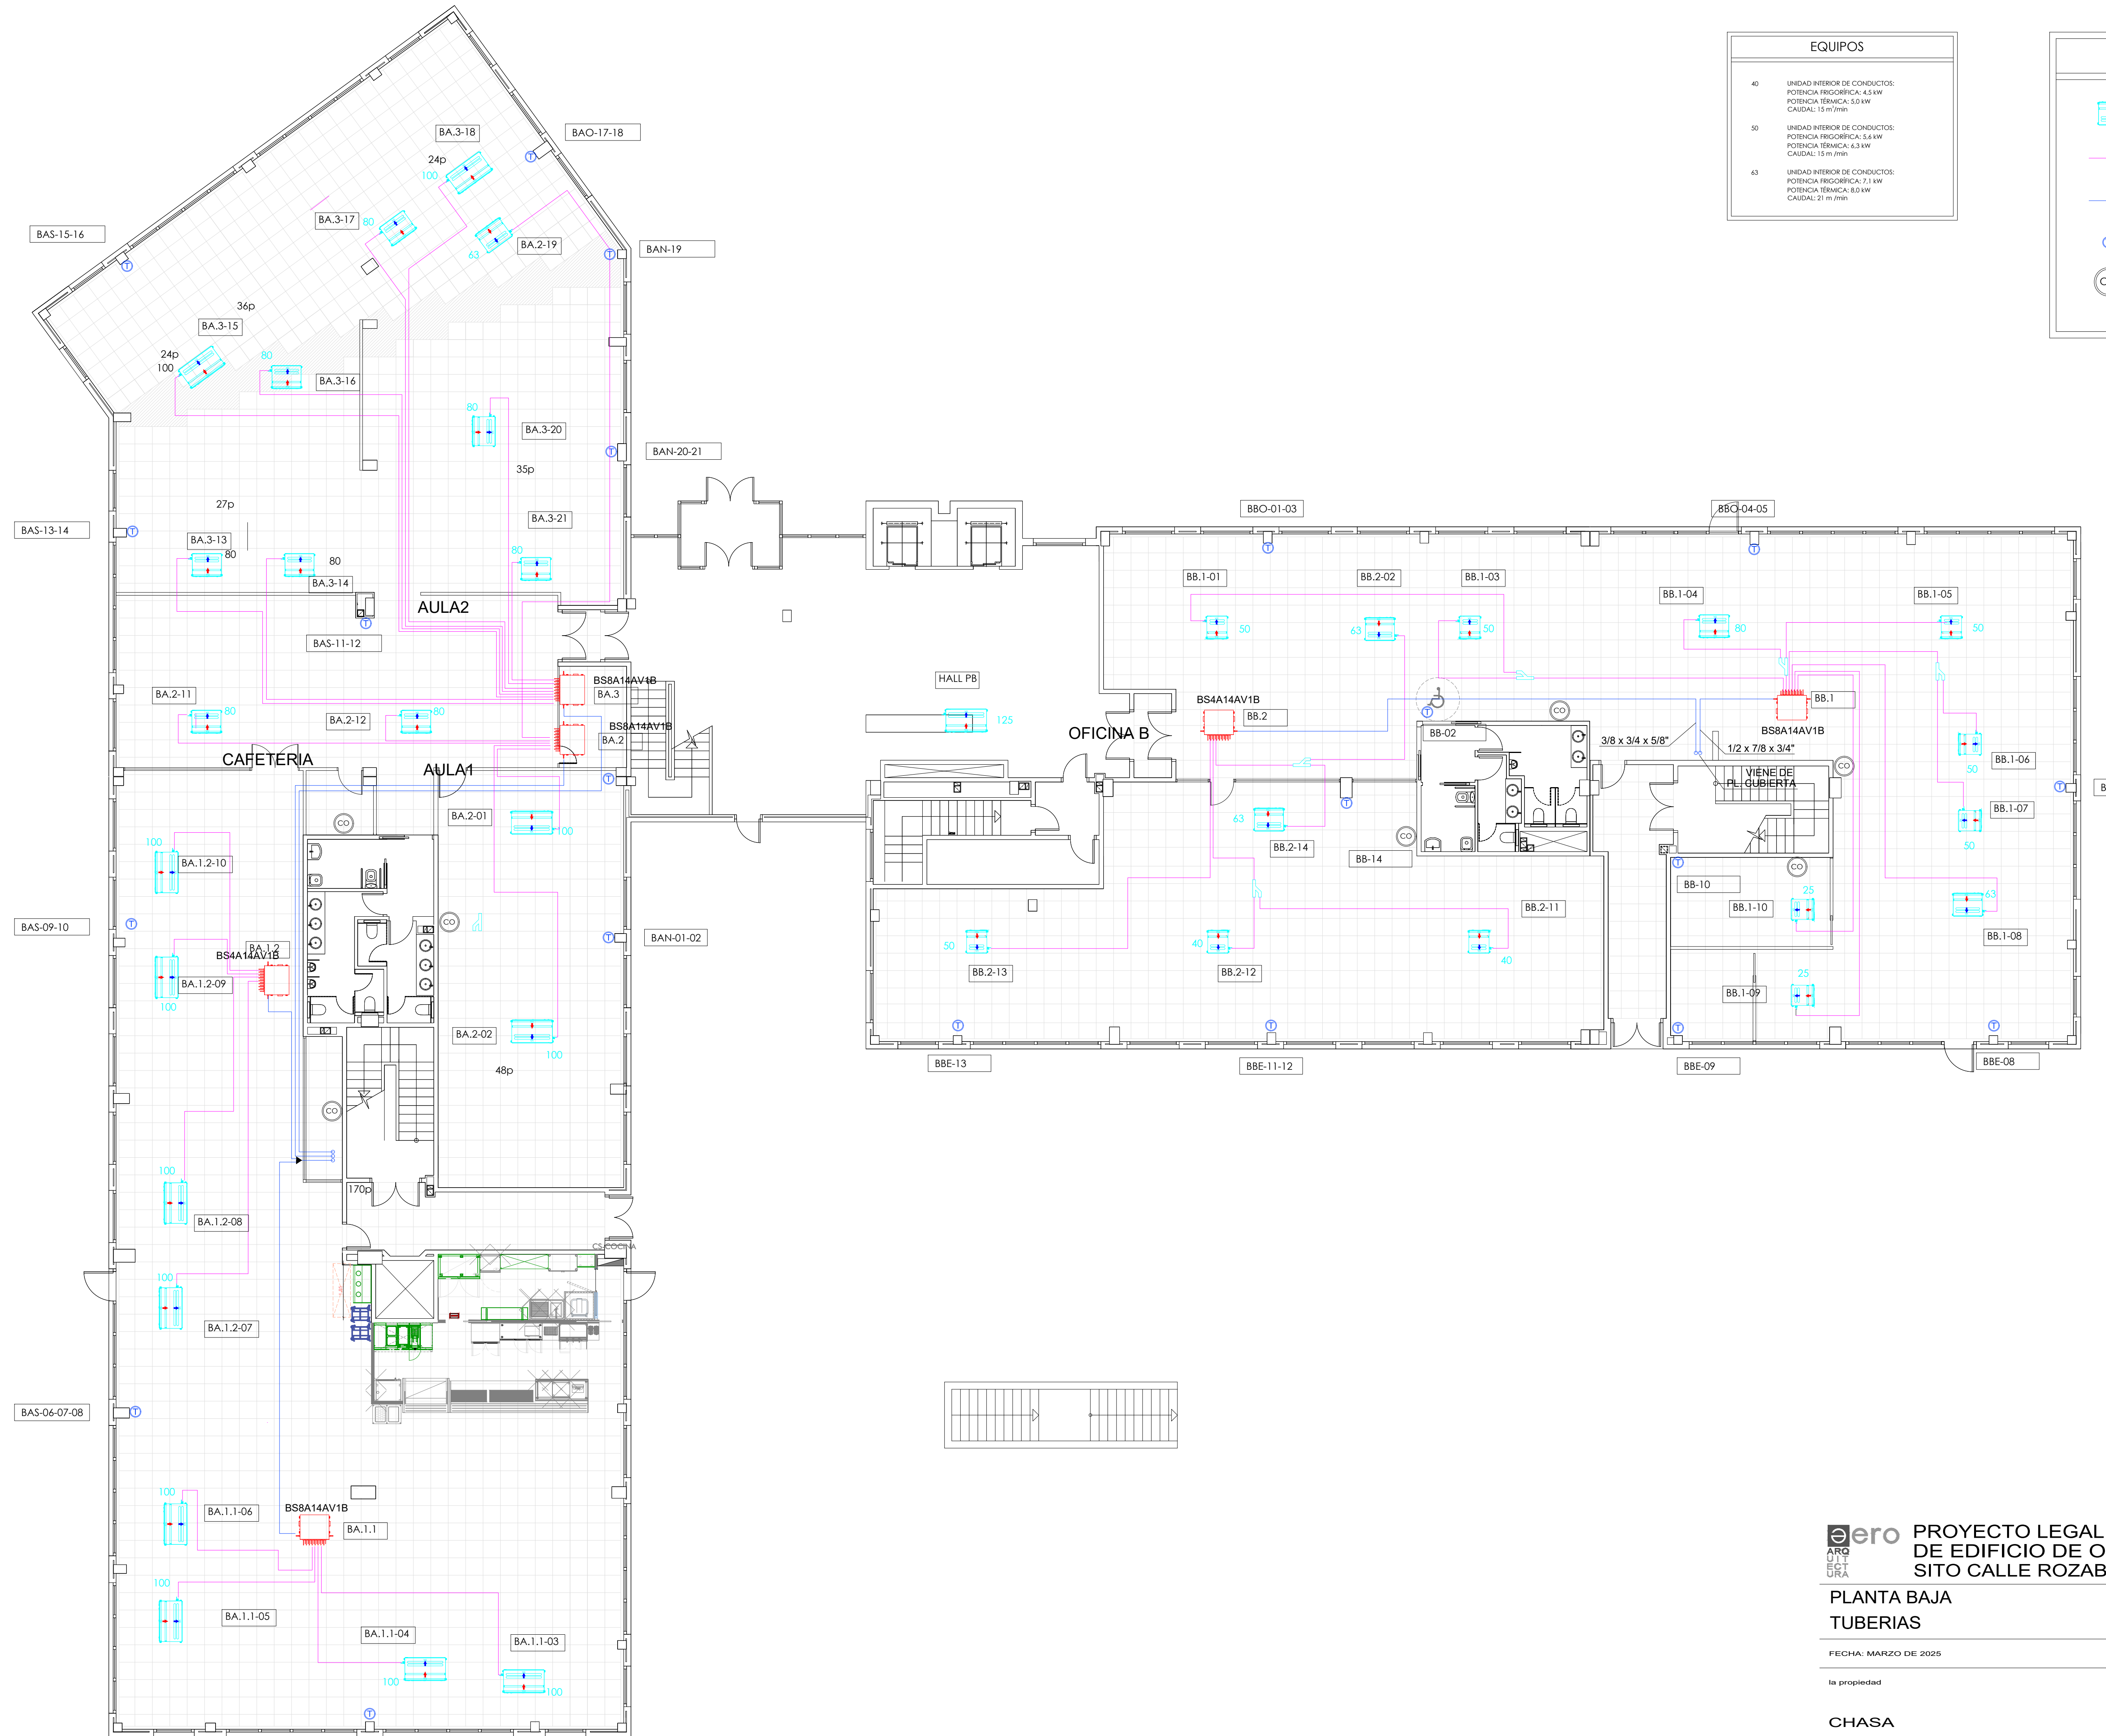

EQUIPOS	
40	UNIDAD INTERIOR DE CONDUCTOS: POTENCIA FRIGORÍFICA: 4,5 kW POTENCIA TÉRMICA: 5,0 kW CAUDAL: 15 m ³ /min
50	UNIDAD INTERIOR DE CONDUCTOS: POTENCIA FRIGORÍFICA: 5,6 kW POTENCIA TÉRMICA: 6,3 kW CAUDAL: 15 m ³ /min
63	UNIDAD INTERIOR DE CONDUCTOS: POTENCIA FRIGORÍFICA: 7,1 kW POTENCIA TÉRMICA: 8,0 kW CAUDAL: 21 m ³ /min

LEYENDA	
	UNIDAD INTERIOR DE CONDUCTOS
	DOBLE TUBERÍA FRIGORÍFICA 1/4" 1/2"
	TRIPLE TUBERÍA FRIGORÍFICA
	TERMOSTATO
	DETECTOR CO

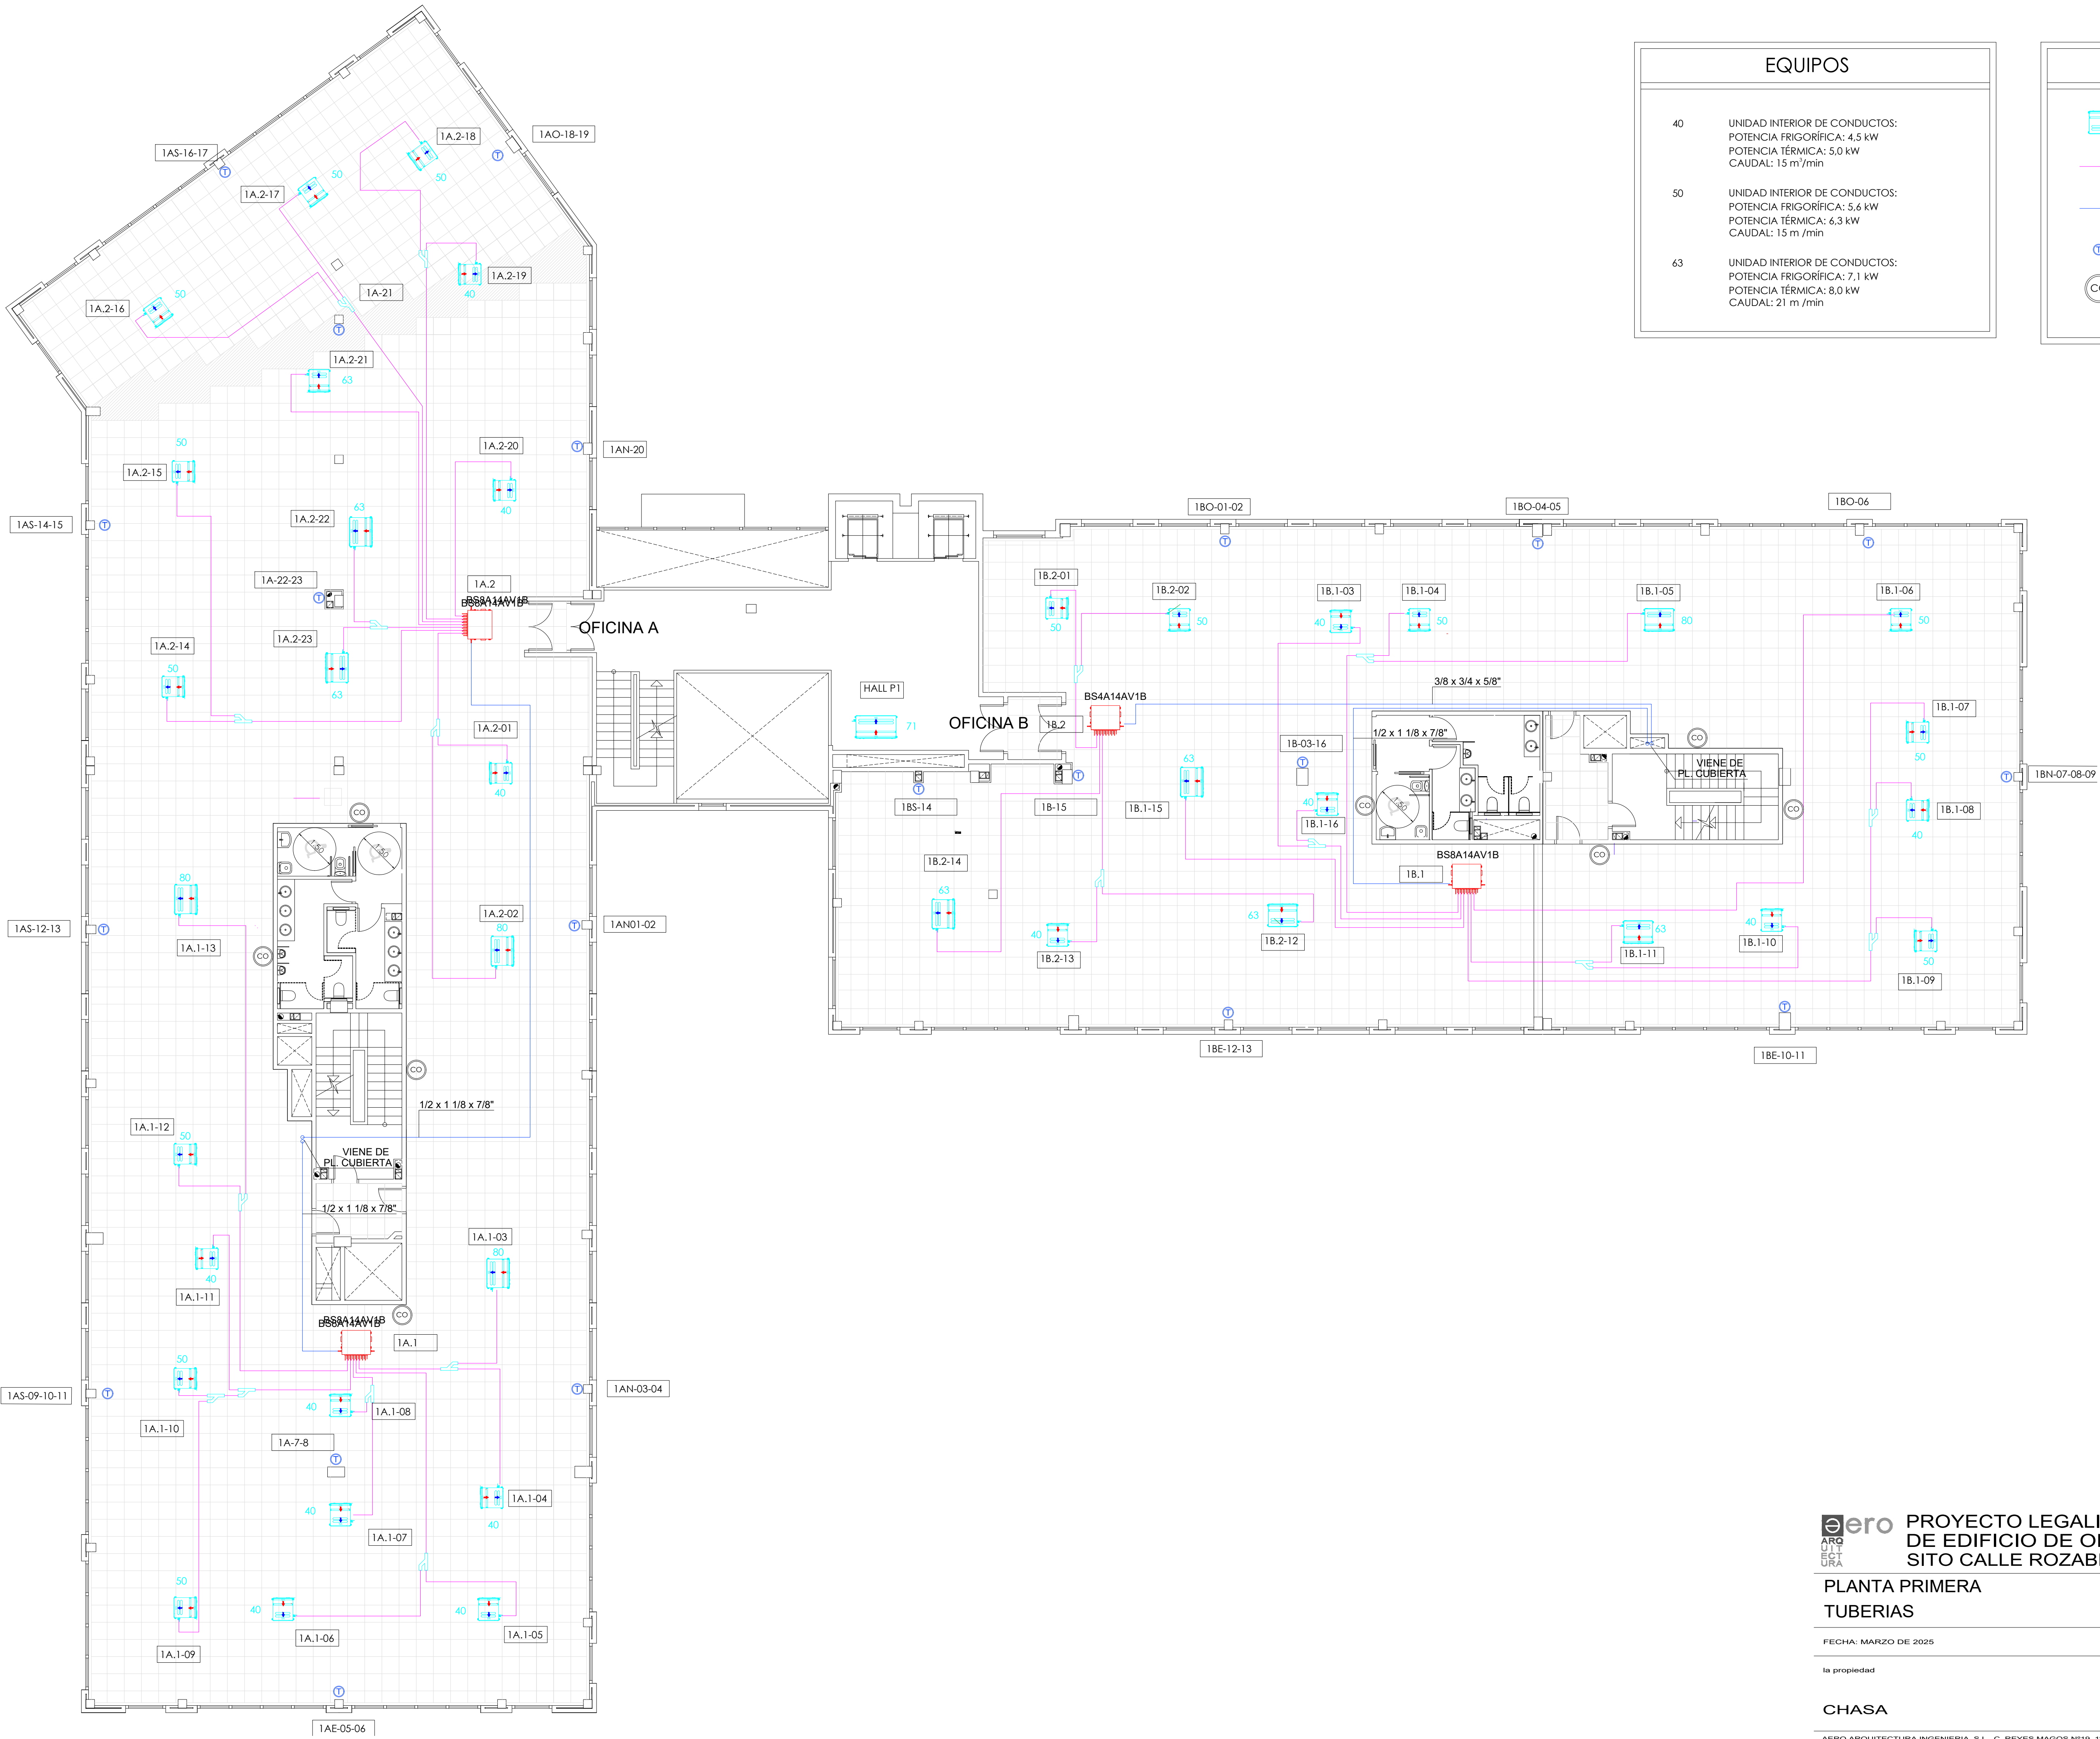

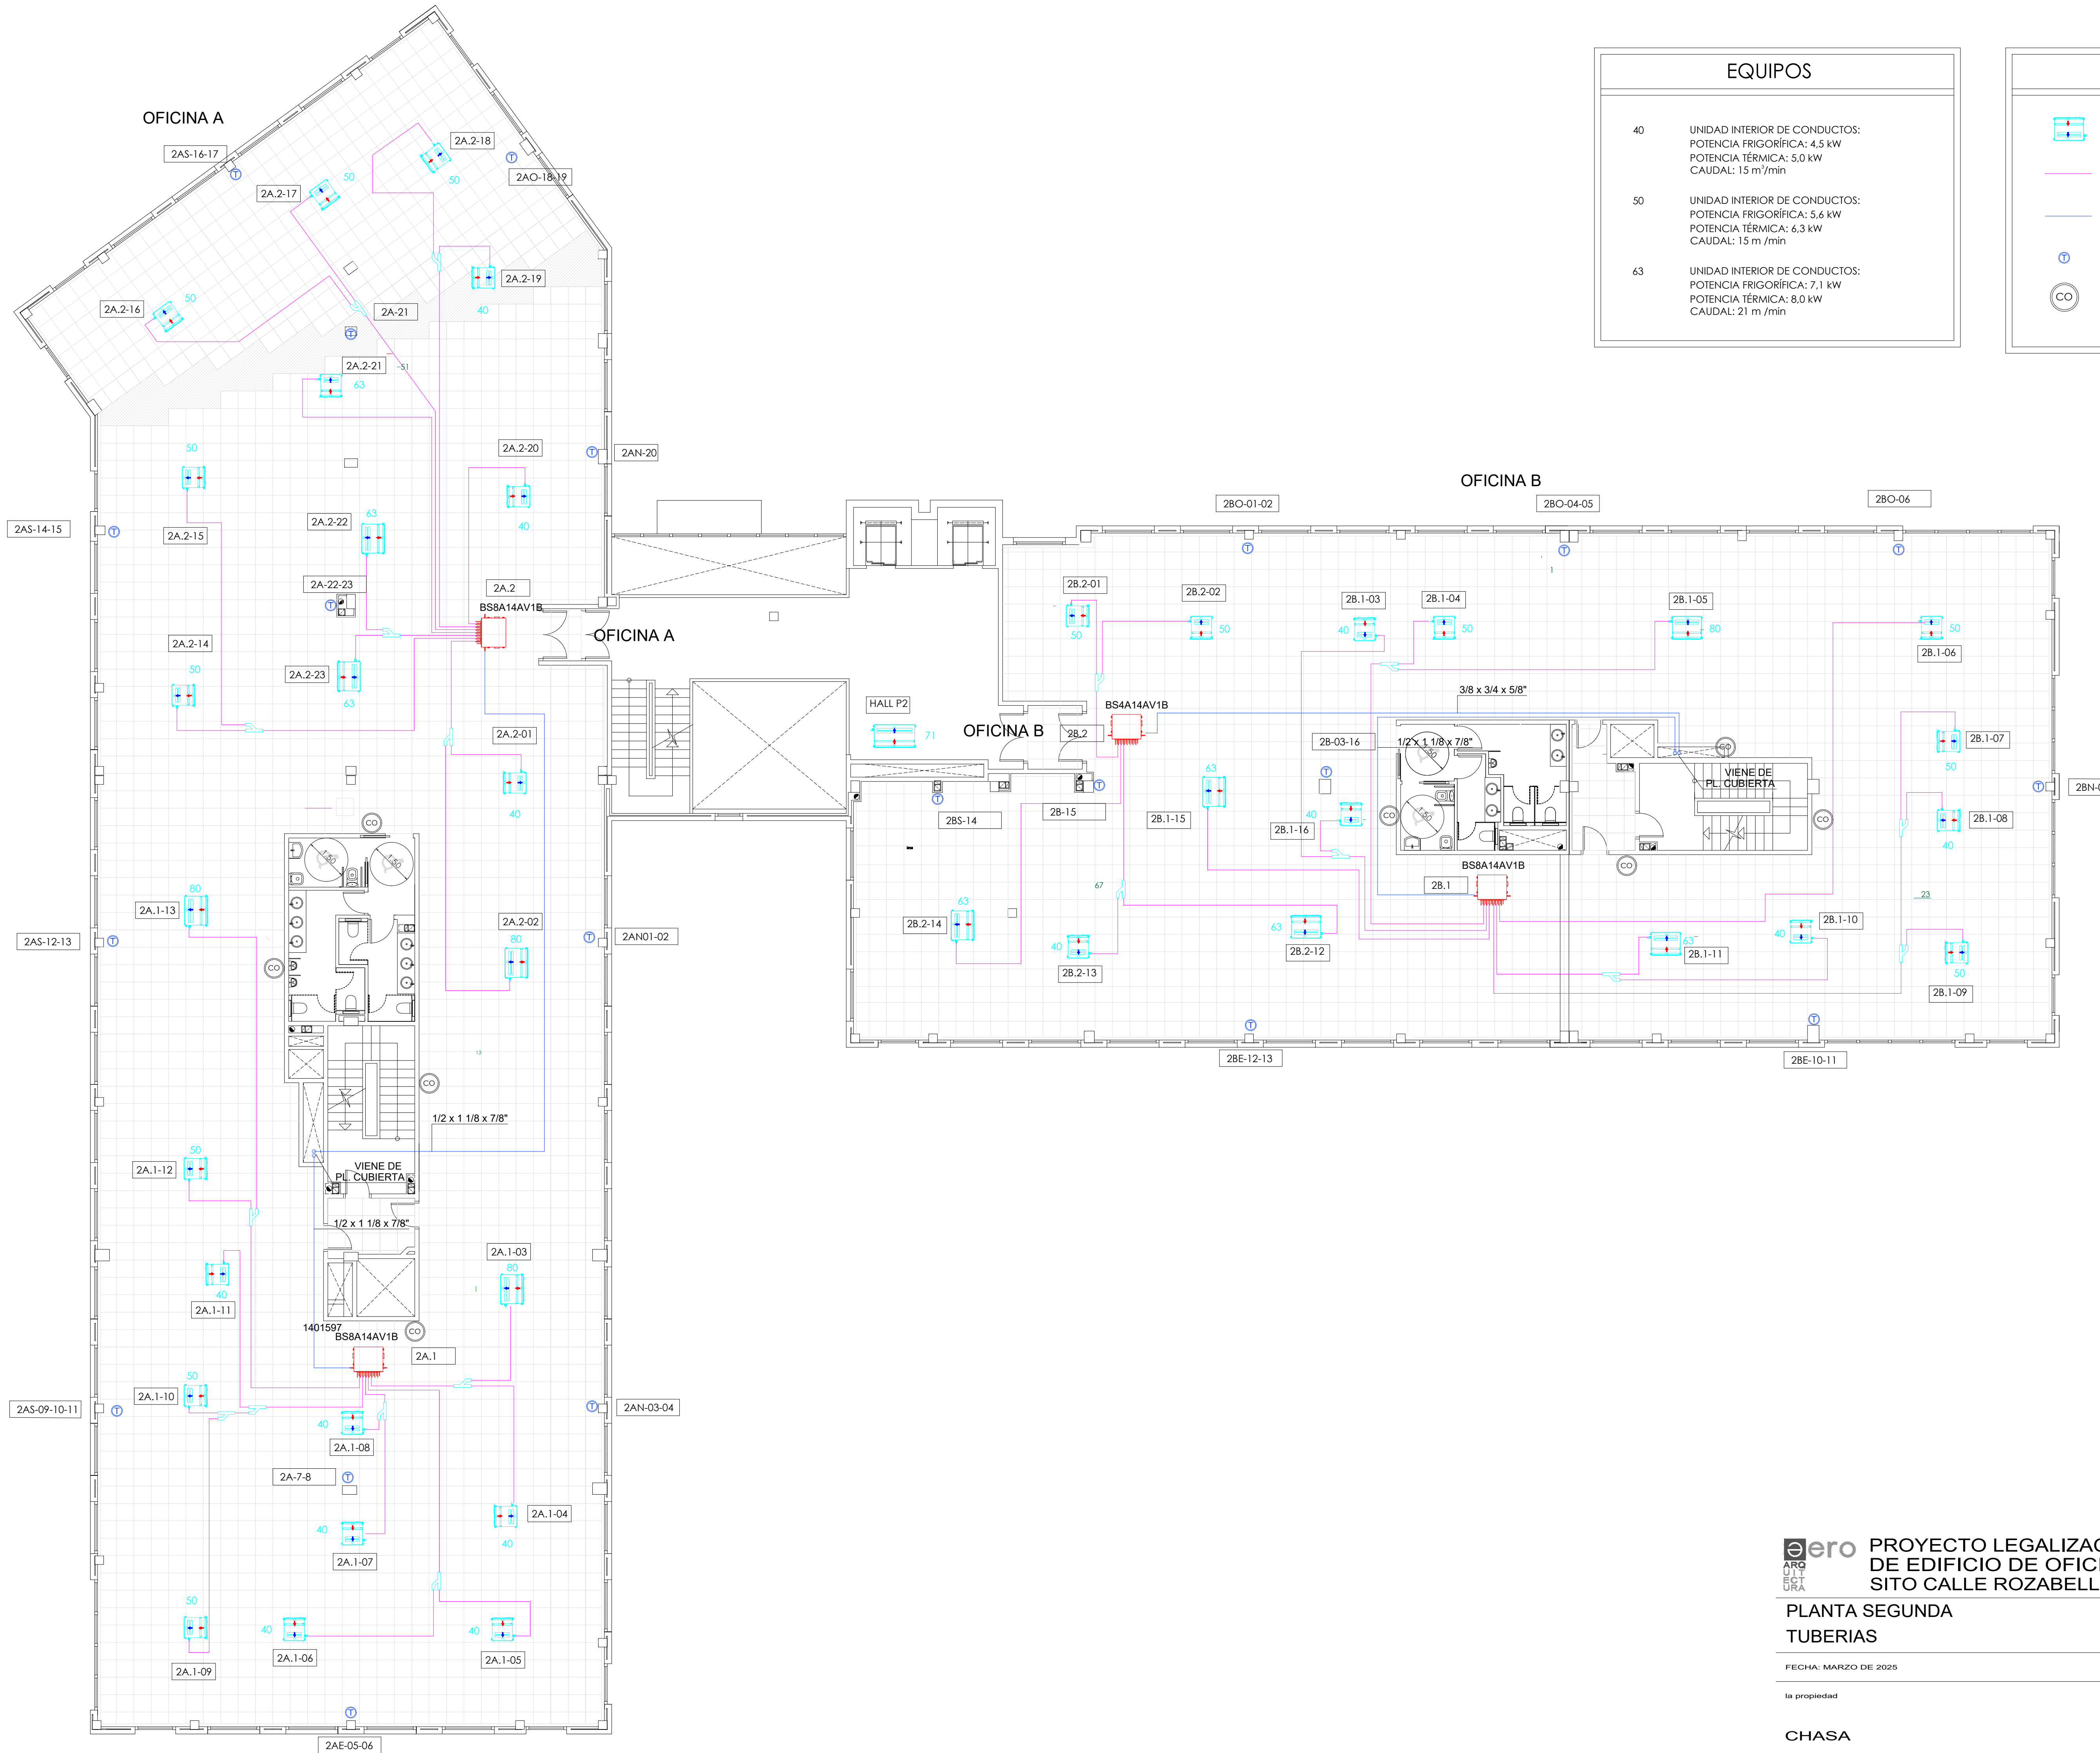

EQUIPOS	
40	UNIDAD INTERIOR DE CONDUCTOS: POTENCIA FRIGORÍFICA: 4,5 kW POTENCIA TÉRMICA: 5,0 kW CAUDAL: 15 m ³ /min
50	UNIDAD INTERIOR DE CONDUCTOS: POTENCIA FRIGORÍFICA: 5,6 kW POTENCIA TÉRMICA: 6,3 kW CAUDAL: 15 m ³ /min
63	UNIDAD INTERIOR DE CONDUCTOS: POTENCIA FRIGORÍFICA: 7,1 kW POTENCIA TÉRMICA: 8,0 kW CAUDAL: 21 m ³ /min

LEYENDA	
	UNIDAD INTERIOR DE CONDUCTOS
	DOBLE TUBERÍA FRIGORÍFICA 1/4" 1/2"
	TRIPLE TUBERÍA FRIGORÍFICA
	TERMOSTATO
	DETECTOR CO

PROYECTO LEGALIZACIÓN INST. CLIMATIZACIÓN
DE EDIFICIO DE OFICINAS EDIFICIO BRUSELAS
SITO CALLE ROZABELLA Nº 4. LAS ROZAS. MADRID

PLANTA SEGUNDA
TUBERIAS

FECHA: MARZO DE 2025

la propiedad

CHASA

ESCALA: 1/100


el ingeniero


FDO: MARÍA MARTÍNEZ MIGUEL
COL. COITIM 26.450

C07


ARG
EST
URA

AERO ARQUITECTURA INGENIERIA, S.L. C. REYES MAGOS Nº19, 1º-1. 28007 MADRID. T. 91.767.85.51 T.M. 687.51.44.22 ingenierias@aeroarq.es

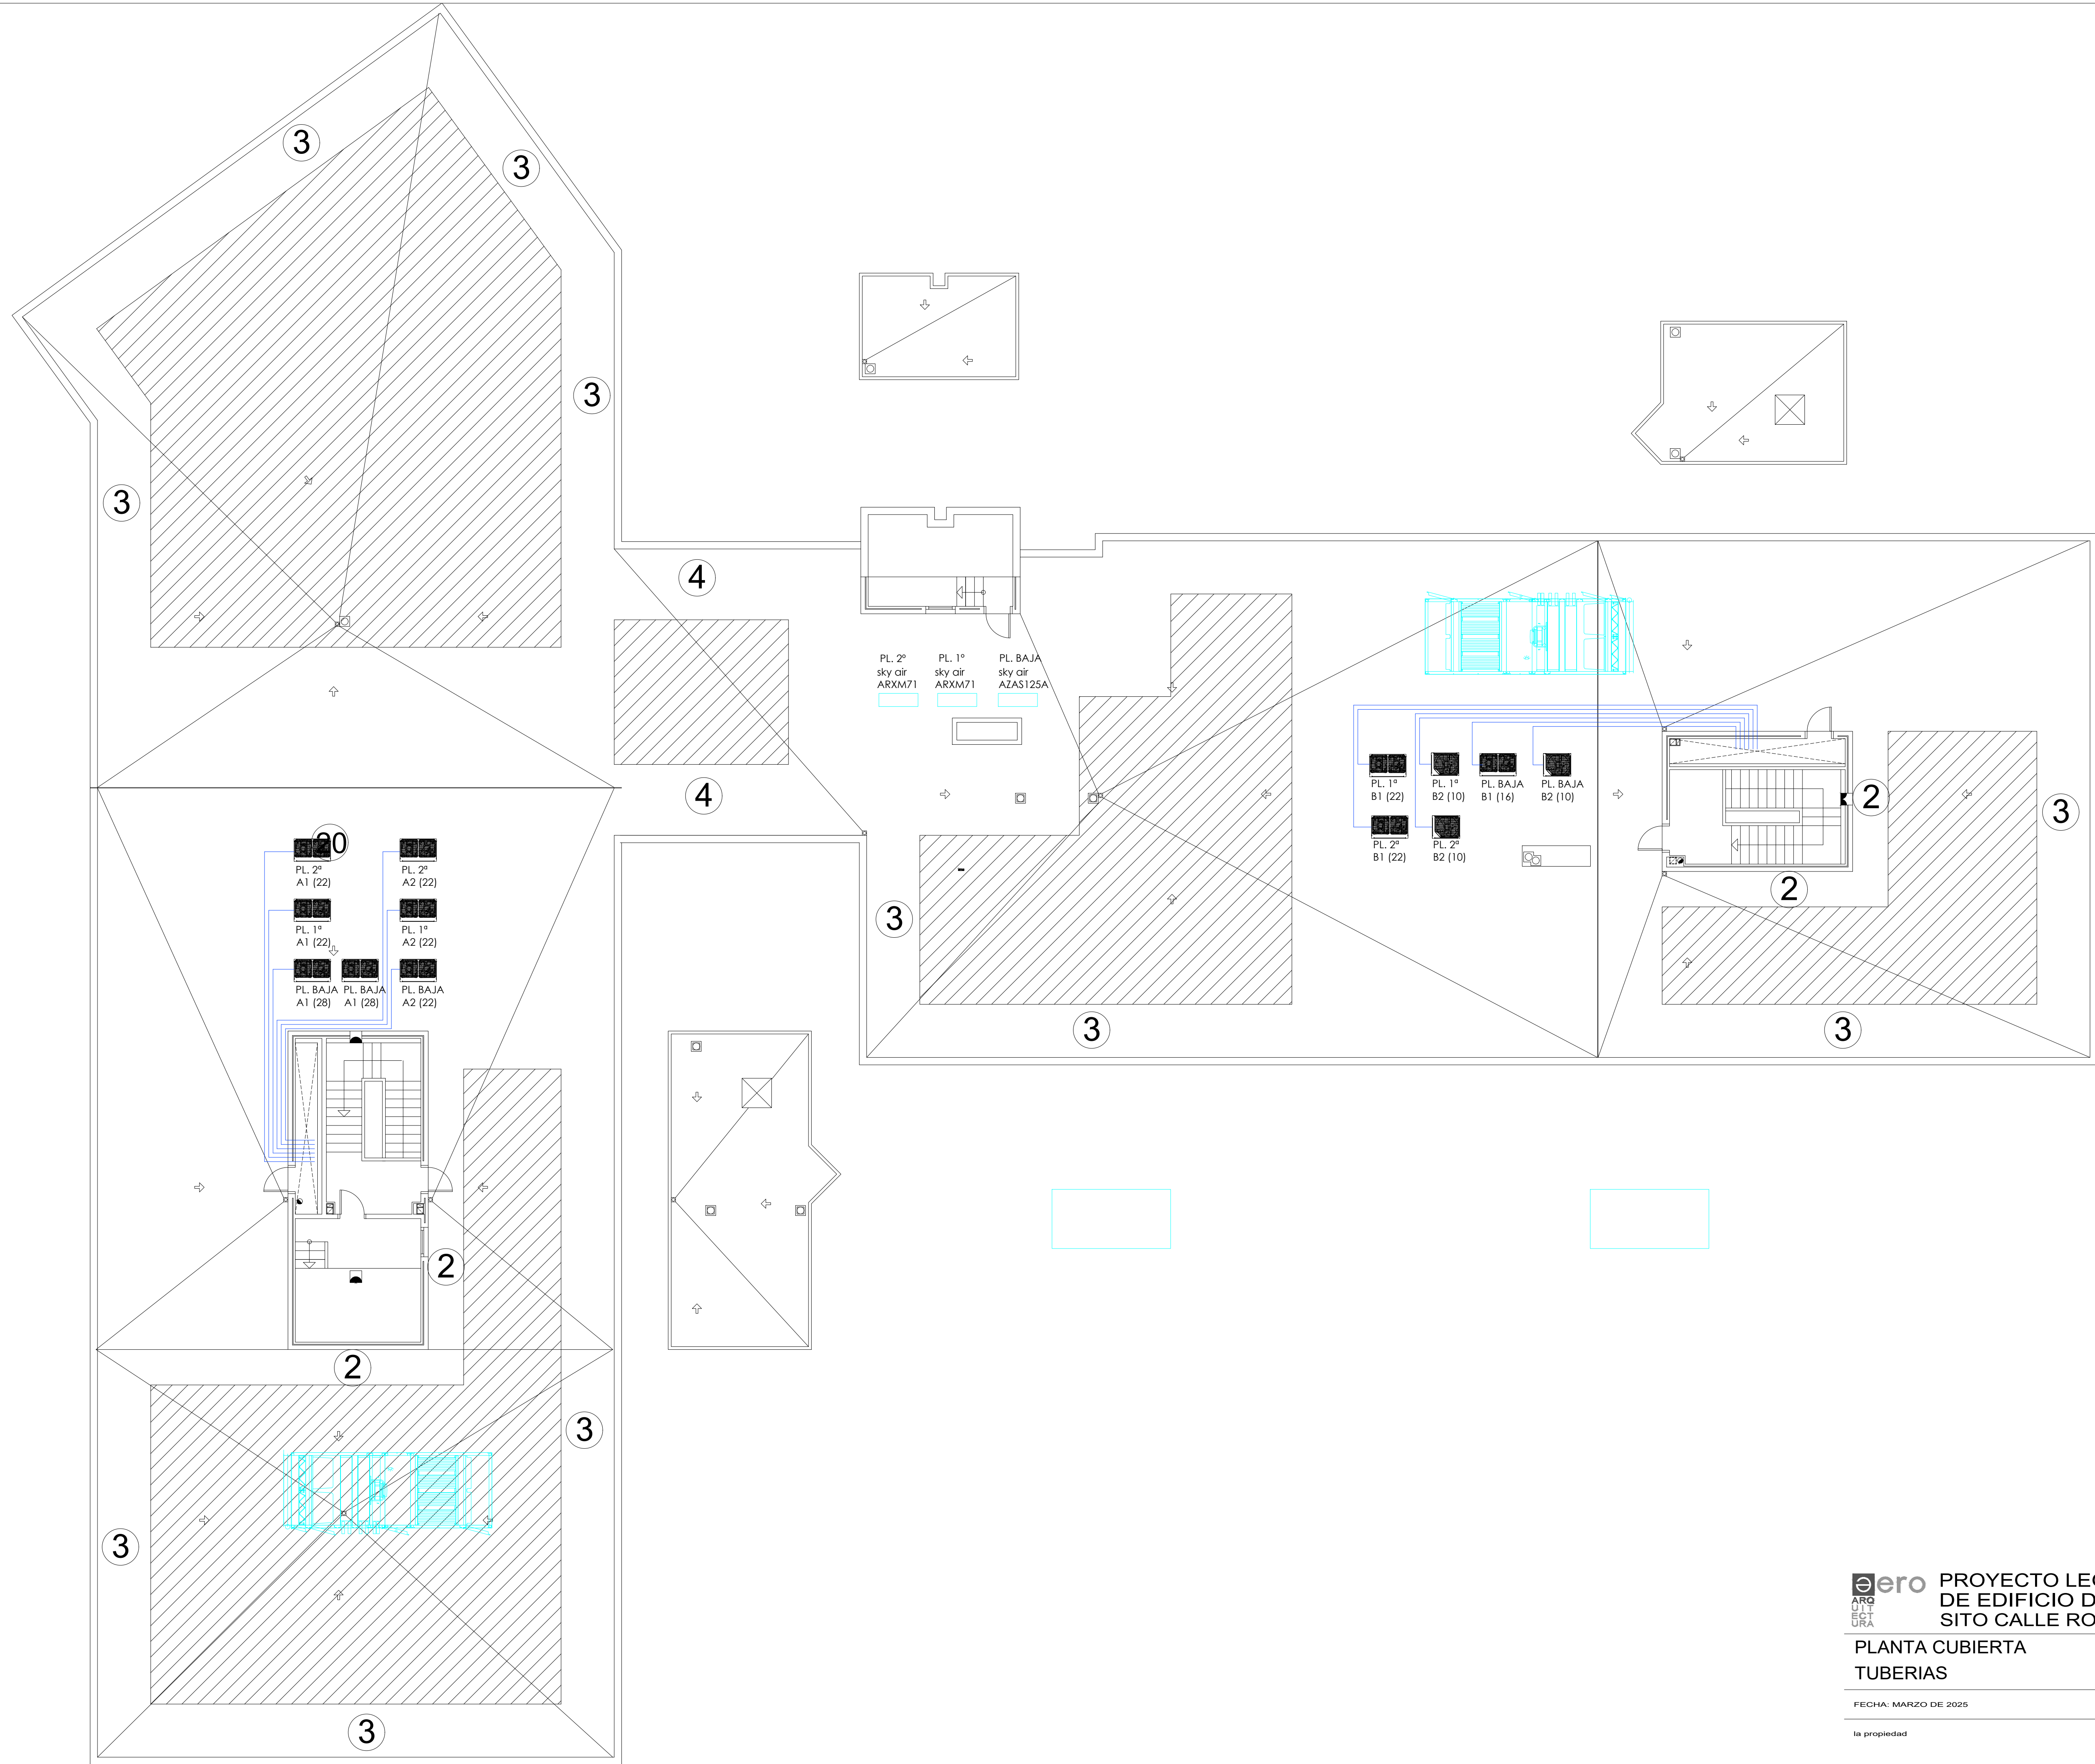

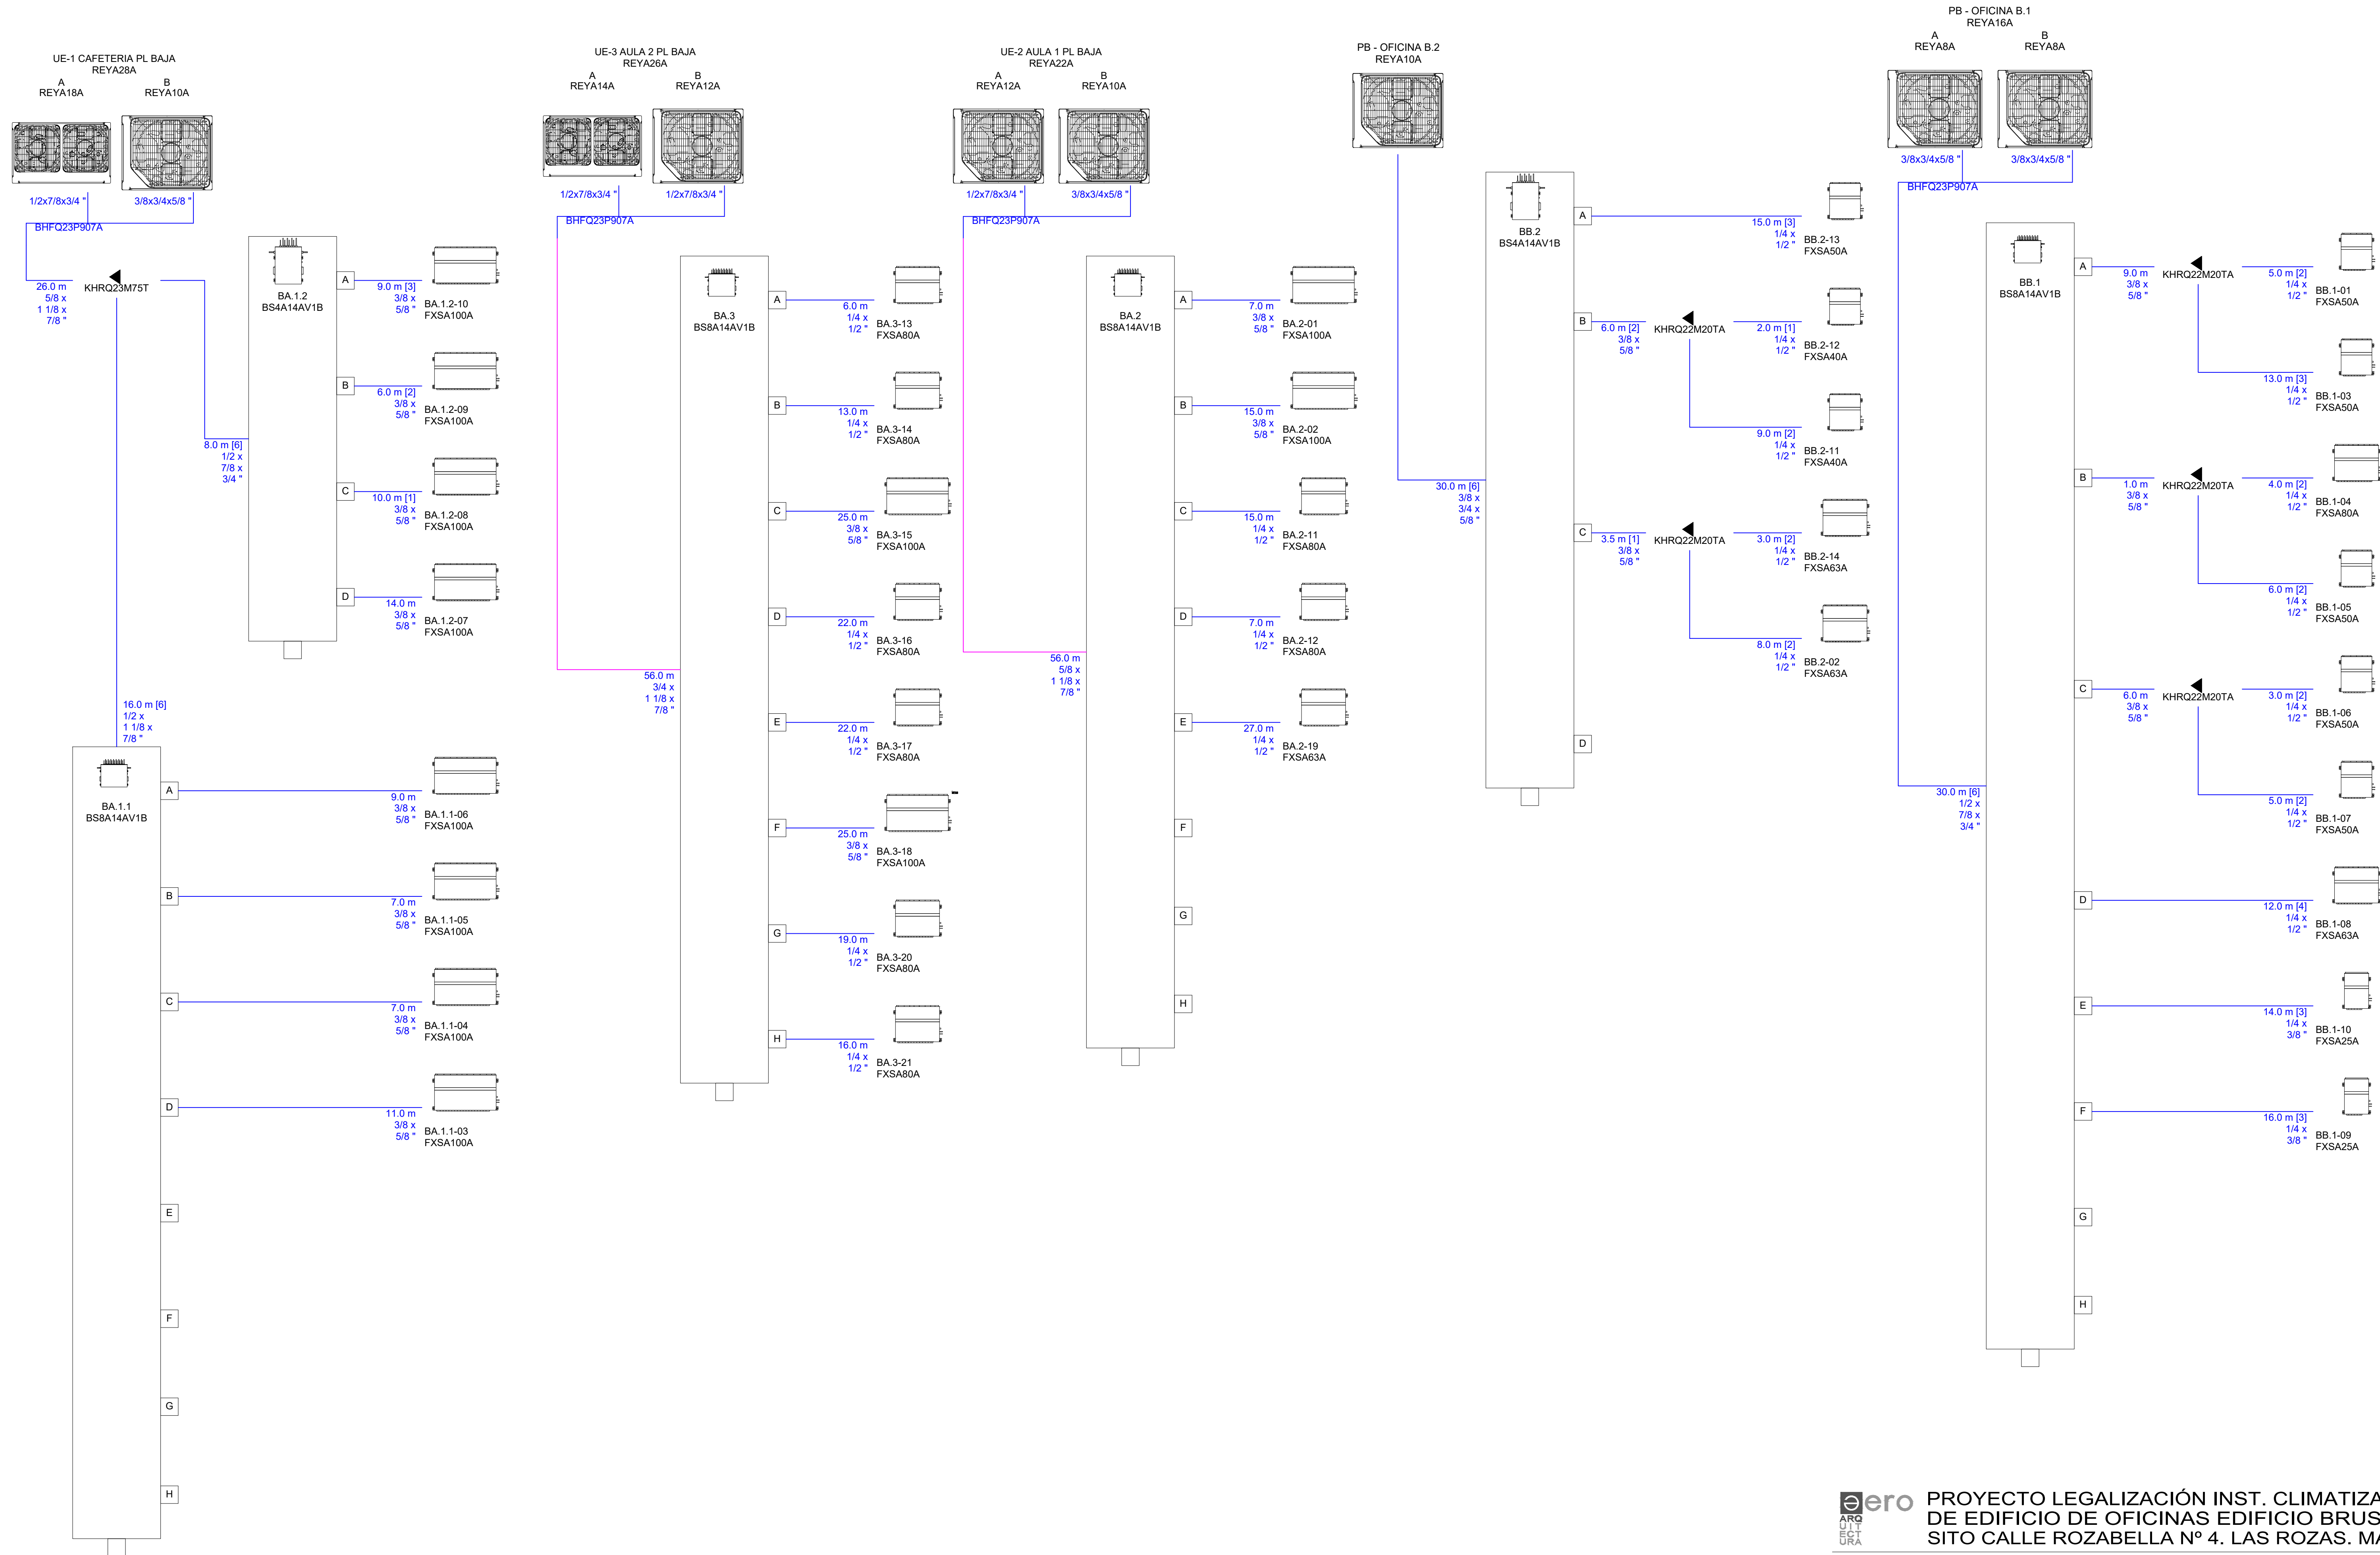


P1 - OFICINA A.1
REYA22A
A REYA12A B REYA10A

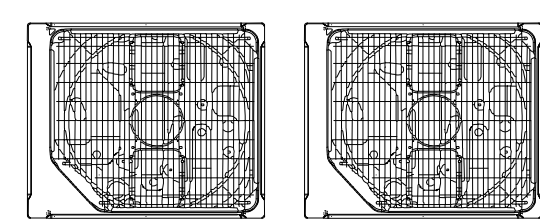


1/2x7/8x3/4" 3/8x3/4x5/8"

BHFQ23P907A

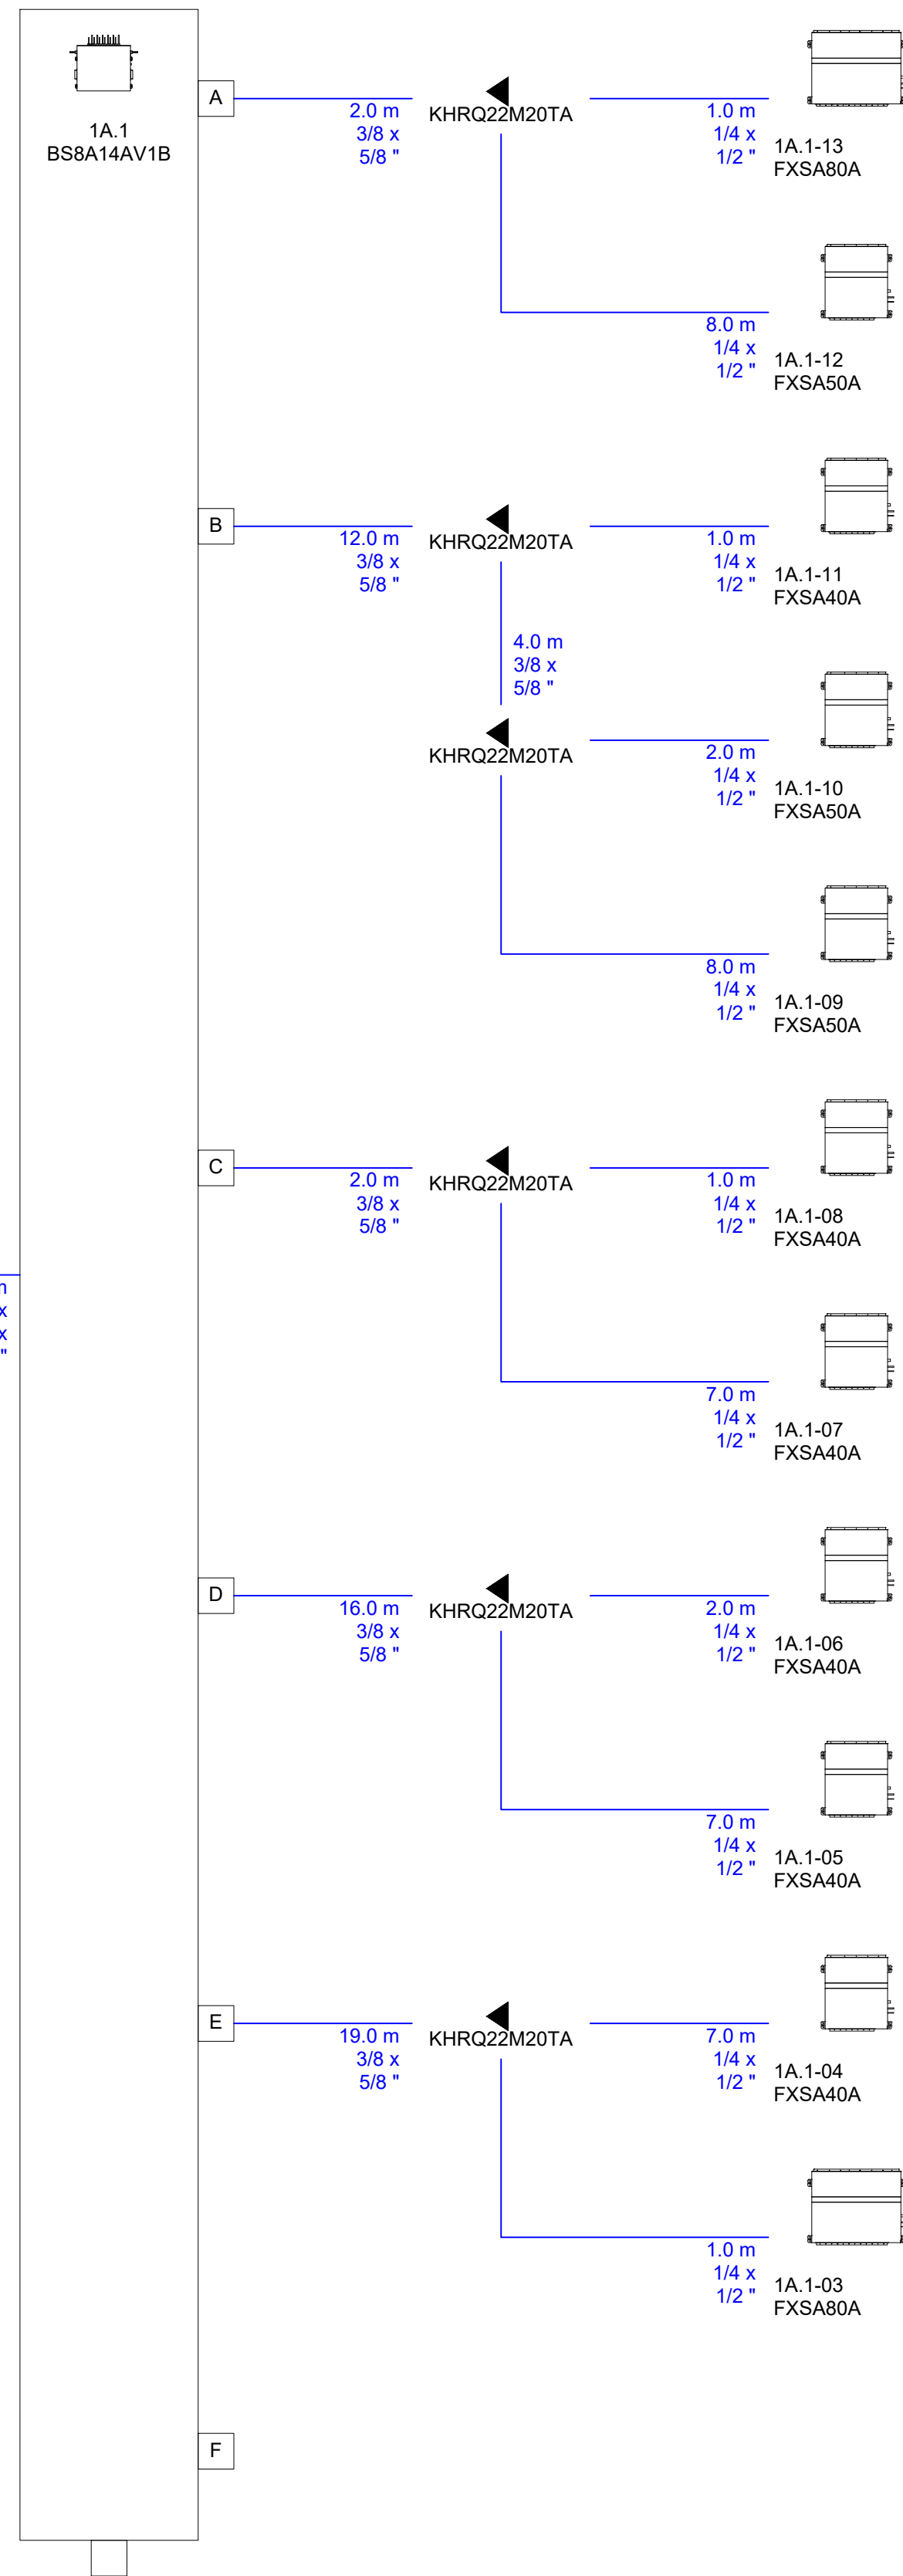


P1 - OFICINA A.2
REYA22A
A REYA12A B REYA10A

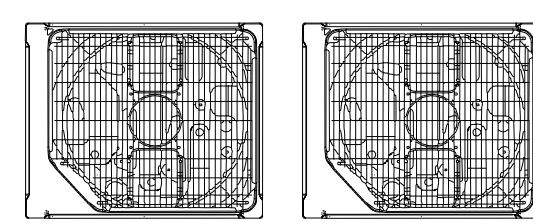


1/2x7/8x3/4" 3/8x3/4x5/8"

BHFQ23P907A

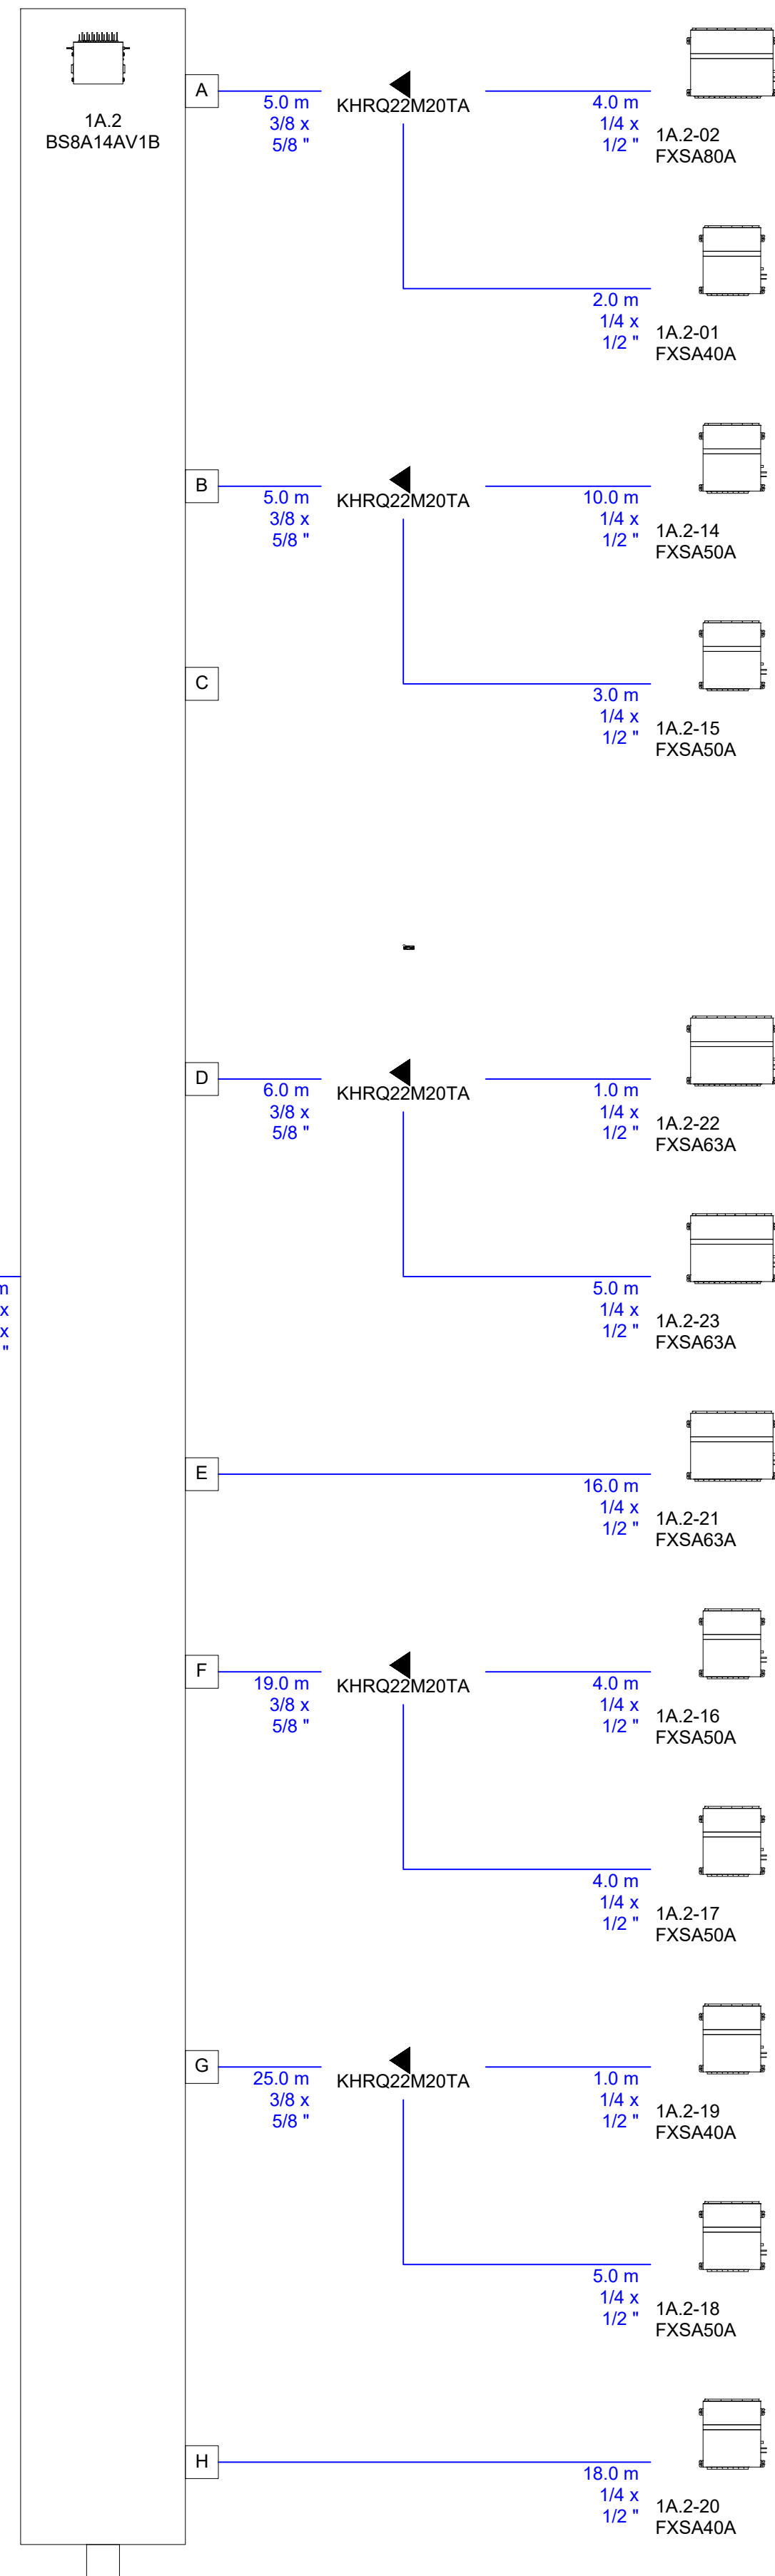


P1 - OFICINA B.1
REYA22A
A REYA12A B REYA10A


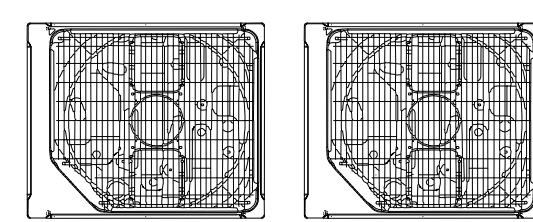


1/2x7/8x3/4" 3/8x3/4x5/8"

BHFQ23P907A

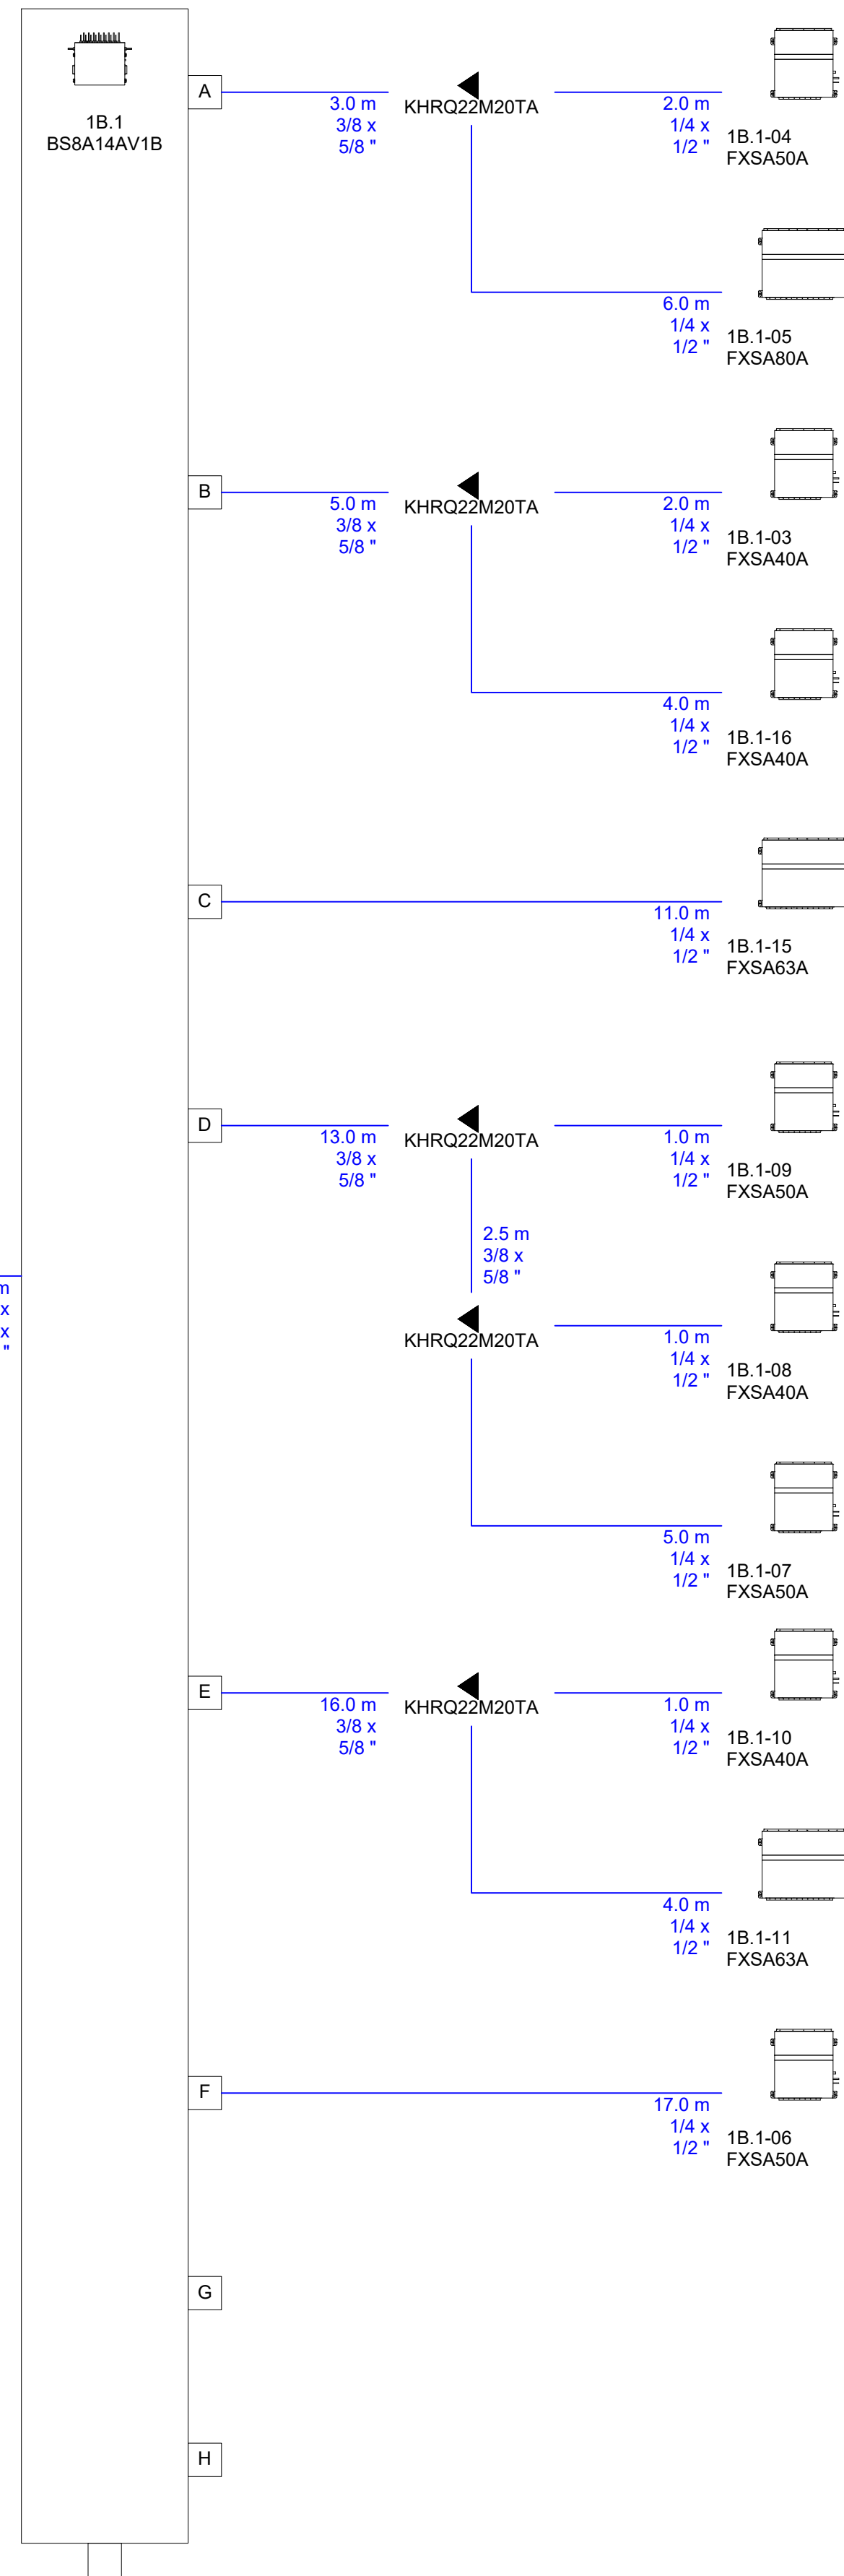

P1 - OFICINA B.2
REYA10A

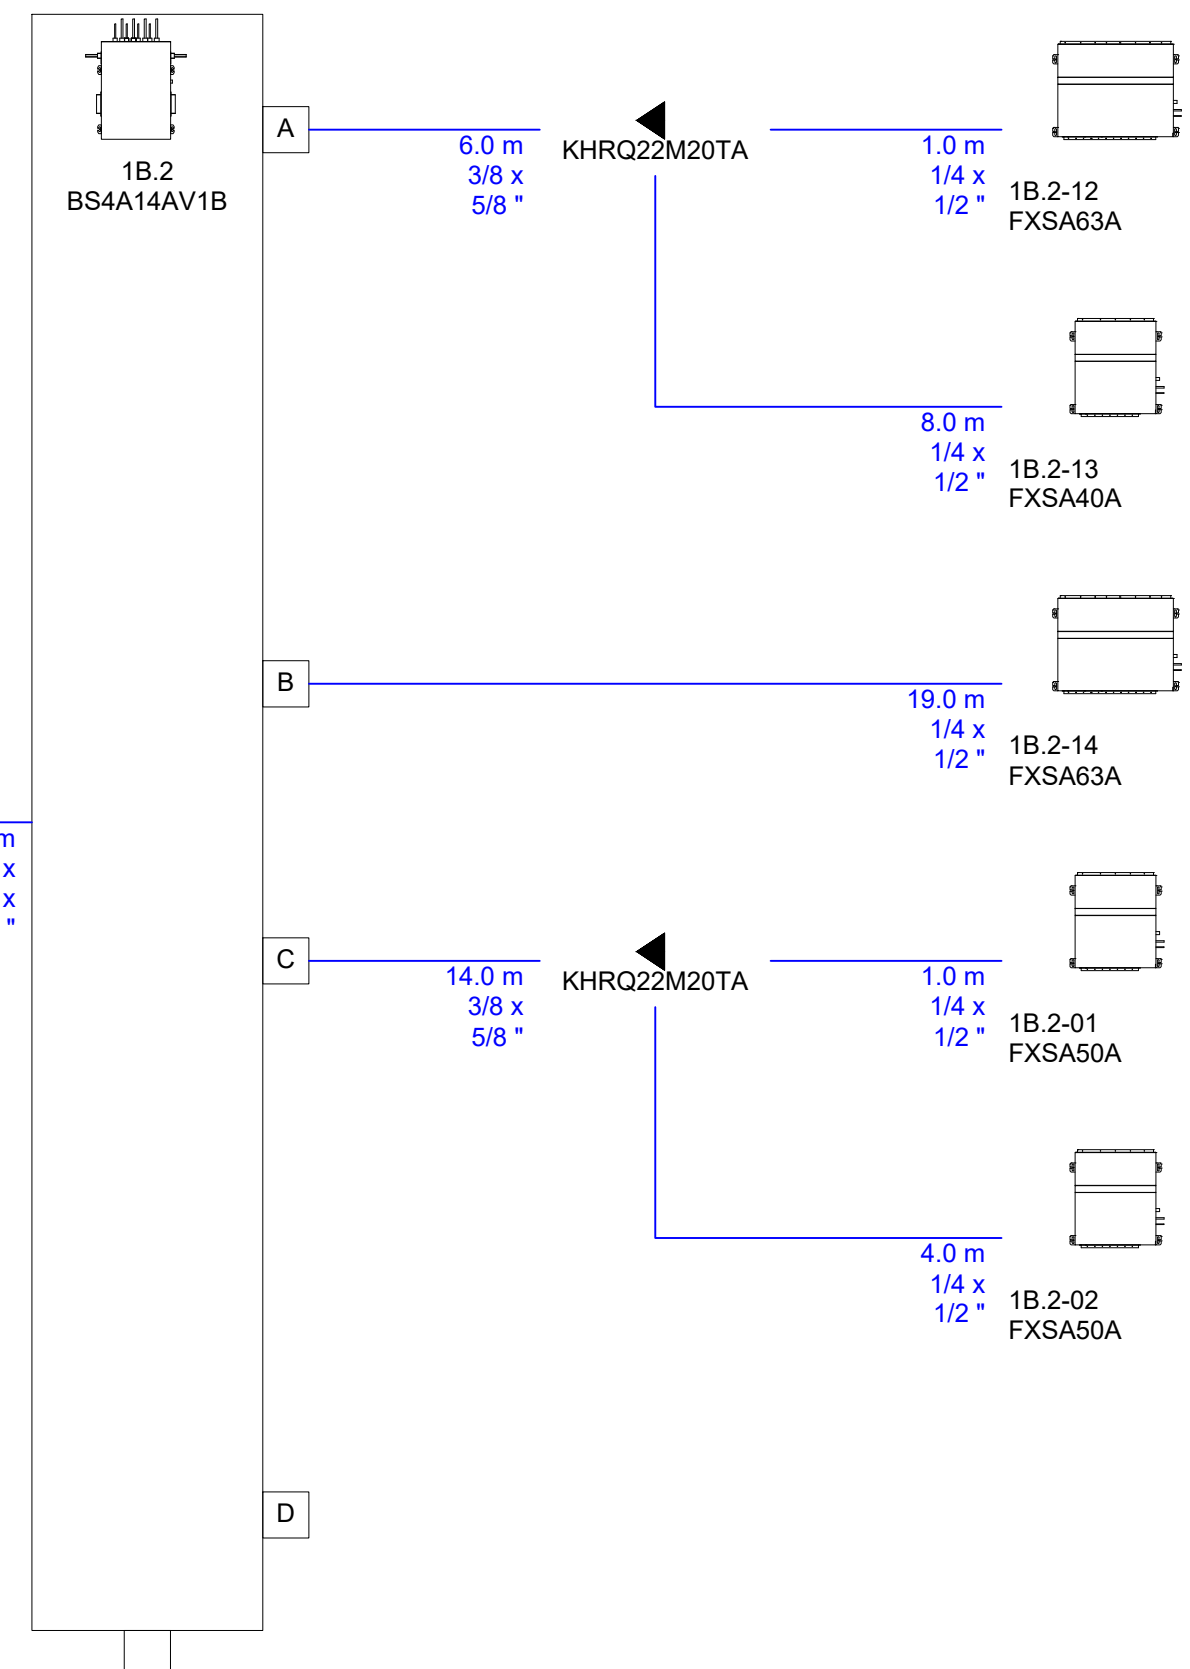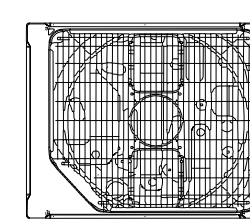

PROYECTO LEGALIZACIÓN INST. CLIMATIZACIÓN
DE EDIFICIO DE OFICINAS EDIFICIO BRUSELAS
SITO CALLE ROZABELLA Nº 4. LAS ROZAS. MADRID

ESQUEMAS
PL. PRIMERA

C10

FECHA: MARZO DE 2025

ESCALA: 1/100

la propiedad

el ingeniero

CHASA

FDO: MARÍA MARTÍNEZ MIGUEL
COL. COITIM 26.450

AERO ARQUITECTURA INGENIERIA, S.L. C. REYES MAGOS Nº19, 1º-1. 28007 MADRID. T. 91.767.85.51 T.M. 687.51.44.22 ingenieria@aeroarq.es

